


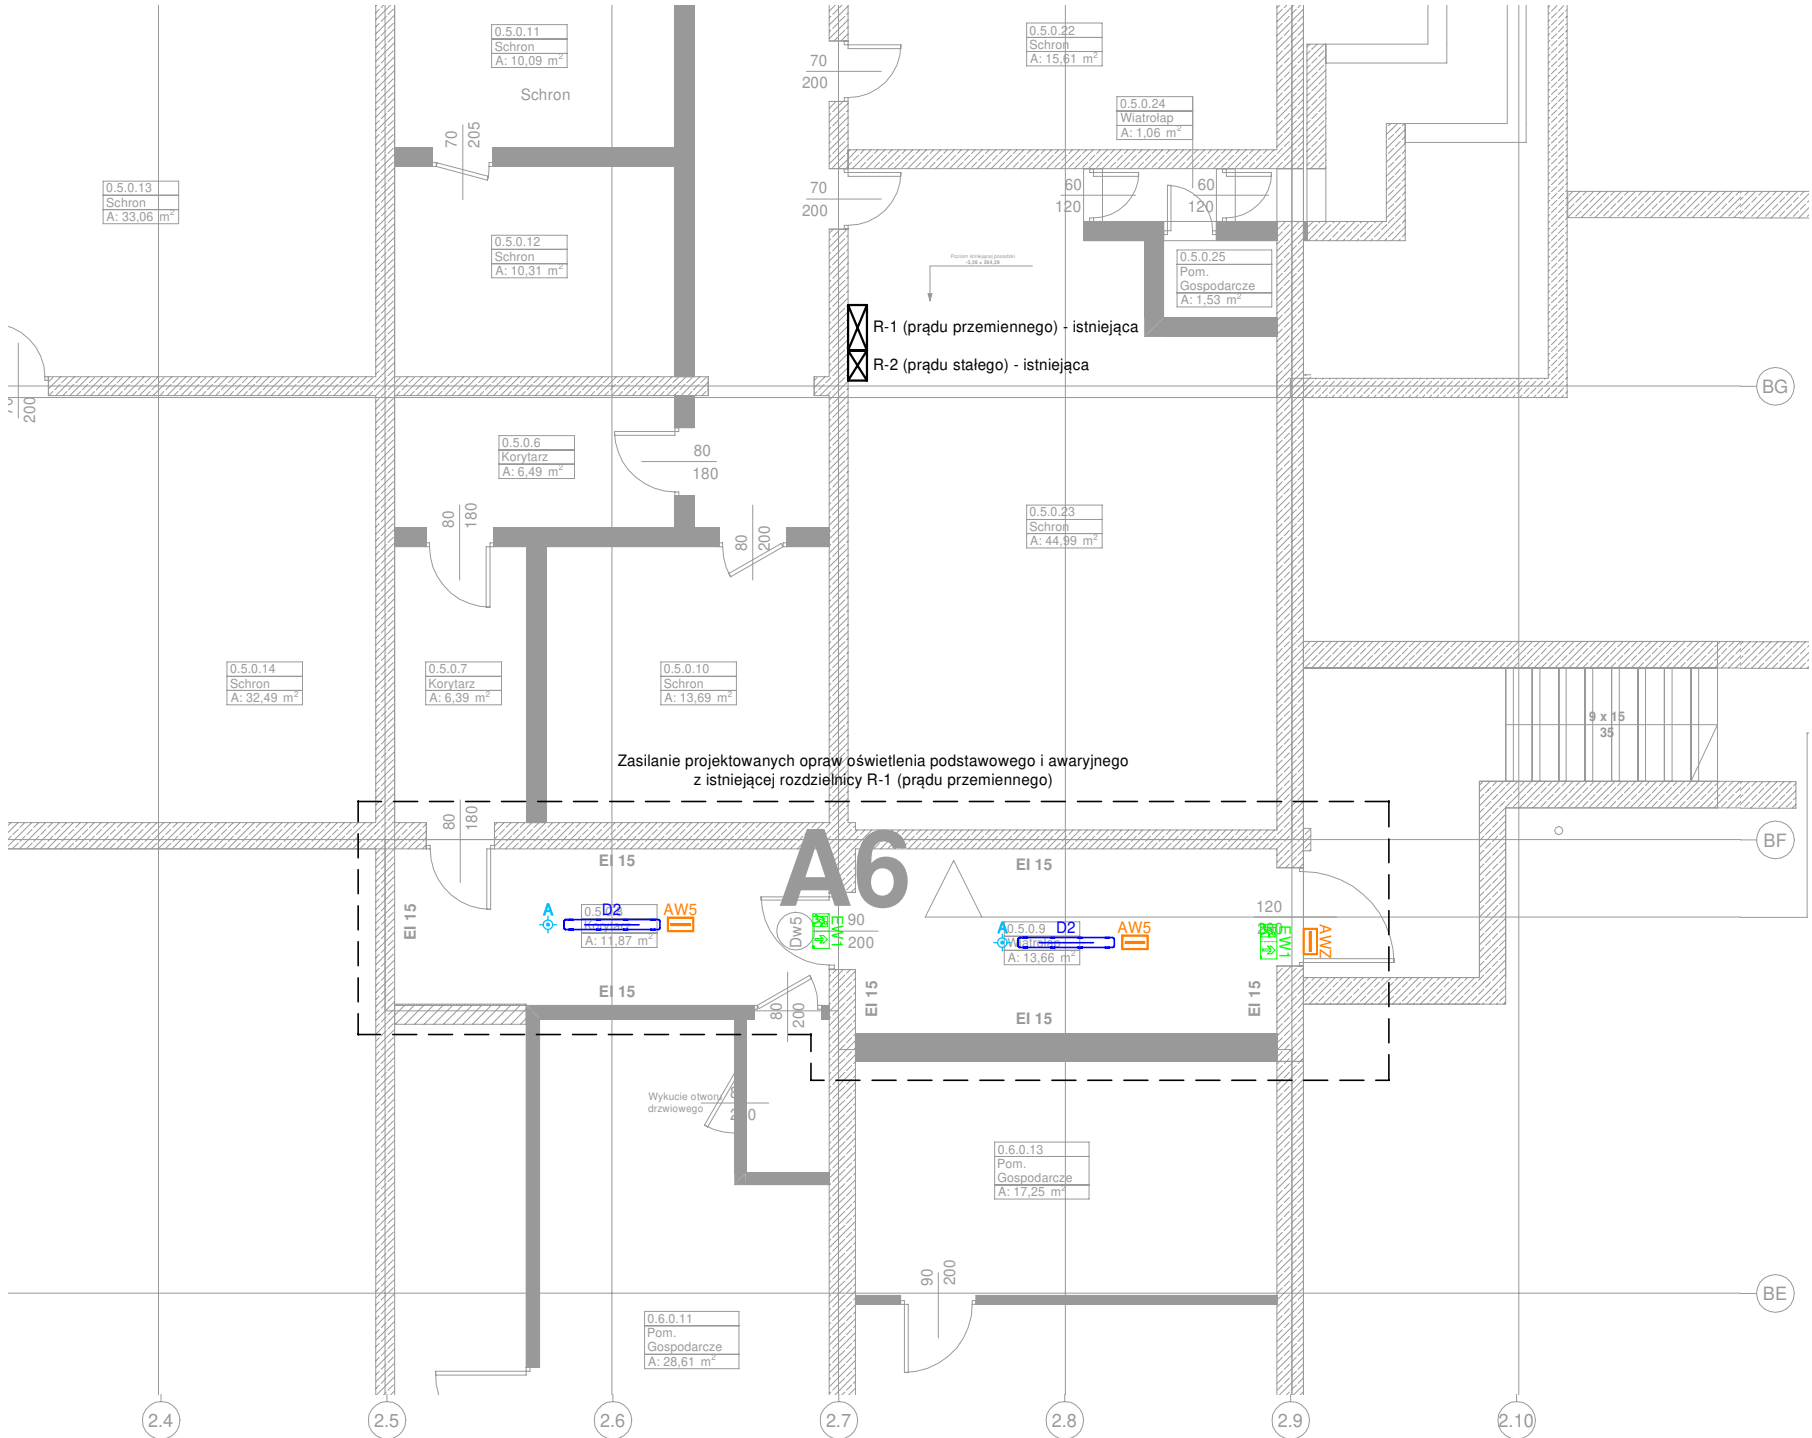

LEGENDA:	
	Oprawa LED LUXIONA - NEPTUN LED COMPACT V2 4000 PC-FROZEN E 21 840/1200 25W, 4230lm, 4000K, IP66, NT - zwieszana lub równoważna
	Oprawa awaryjna LED HYBRYD - PRIMOS II LED AP 2W 1H AT NM CNBOP 2W 250lm 5700K IP65 NT lub równoważna - optyka symetryczna do przestrzeni otwartych
	Oprawa awaryjna LED HYBRYD - PRIMOS CLA LED CL 5W 1H AT NM TE CNBOP 5W 300lm 5700K IP65 NT - zewnętrzna lub równoważna
	Piktogram fluoescencyjny
	Czujnik ruchu PIR z funkcją obecności 360° IP20 max. 1200W, zas. detekcji 6m (<24°), montaż NT

Em [lx]	Opis pomieszczenia
100	Wiatrołap, Korytarz
5	Oświetlenie awaryjne w pobliżu urządzeń ppoż.
1	Oświetlenie awaryjne

- UWAGI:
1. Przed przystąpieniem do wykonania robót należy sprawdzić w odpowiedniej dokumentacji roboty powiązane.
 2. Przed rozpoczęciem realizacji projektu należy sprawdzić możliwość montażu przewodów i urządzeń.
 3. Wykonanie podkonstrukcji do przewodów i urządzeń w zakresie Wykonawcy.
 4. W przypadku, gdy Wykonawca zamierza wprowadzić jakiegolwiek zmiany konieczne jest uzyskanie na to każdorazowej zgody nadzoru autorskiego oraz nadzoru inwestorskiego.
 5. Urządzenia elektryczne należy podłączać zgodnie z DTR producenta.
 6. Wszystkie prace wykonać zgodnie z przepisami i zasadami BHP.
 7. Wykonawca przed zakupem elementów instalacji elektrycznych ma obowiązek uzyskania akceptacji Inwestora przy wyborze urządzeń (typ i producent).
 8. Wszelkie kolizje elementów instalacji elektrycznych z elementami innych instalacji rozwiązać w trakcie realizacji projektu lub skontaktować się z projektantem.
 9. Na budowie należy potwierdzić wszystkie moce elektryczne urządzeń i sposób ich zasilenia.
 10. Instalację elektryczną należy wykonać zgodnie z obowiązującymi normami i przepisami.
 11. Tryb pracy opraw awaryjnych i ewakuacyjnych:
- oprawa awaryjne - "praca na ciemno"
 12. Oprawy oświetlenia awaryjnego muszą posiadać świadectwa dopuszczenia CNBOP.

JEDNOSTKA PROJEKTOWA	 APA ARCHES SP. Z O.O. SP. K. UL. JAWORNICKA 8/229, 60-161 POZNAŃ tel. +48 792 621 343		
Nazwa i adres obiektu budowlanego NADBUDOWA, PRZEBUDOWA, ROZBUDOWA BUDYNKU ZE ZMIANĄ SPOSOBU UŻYTKOWANIA WRAZ Z NIEZBĘDNĄ INFRASTRUKTURĄ Województwo: ŚLĄSKIE; Powiat: MIASTO TYCHY Jednostka ewidencyjna (identyfikator): TYCHY (247701_1) Obręb (identyfikator): PAPROCANY (247701_1.0006) Numer arkusza: 3; Działka o numerze ewidencyjnym: 1522/83 (247701_1.0006.AR_3.1522/83) Al. Jana Pawła II 38-40, ul. Elizy Orzeszkowej 15, Tychy			
Stadium dokumentacji PROJEKT TECHNICZNY			
Tytuł rysunku INSTALACJA OŚWIETLENIA - SCHRON - RZUT PIWNICY			
Imię i nazwisko projektanta		Specjalność i numer uprawnień	Podpis
Branża: Instalacje elektryczne PROJEKTANT mgr inż. Michał Kapka		Uprawnienia budowlane do projektowania bez ograniczeń w specjalności instalacyjnej w zakresie sieci, instalacji i urządzeń elektrycznych i elektroenergetycznych nr upr. WKP/0169/POOE/12	
Branża: Instalacje elektryczne PROJEKTANT SPRAWDZAJĄCY mgr inż. Michał Wincenciak		Uprawnienia budowlane do projektowania bez ograniczeń w specjalności instalacyjnej w zakresie sieci, instalacji i urządzeń elektrycznych i elektroenergetycznych nr upr. WKP/0136/PWOE/21	
Branża INSTALACJE ELEKTRYCZNE	Data sporządzenia rysunku 28.08.2025	Skala 1:100	Nr rysunku E-01.1
ROZPOWŚZECZNIANIE I REPRODUKACJA TEGO DOKUMENTU I WYKORZYSTYWANIE NIEZGODNIE Z UMOWĄ I PRZEZ OSOBY NIEUPRAWNIONE JEST ZABRONIONE BEZ AUTORYZOWANEJ ZGODY PROJEKTANTA. WSZYSTKIE PRAWA DO TEGO DOKUMENTU SĄ ZASTRZEŻONE.			