


Instalacje systemu oddymiania
/Rzut piwnicy/

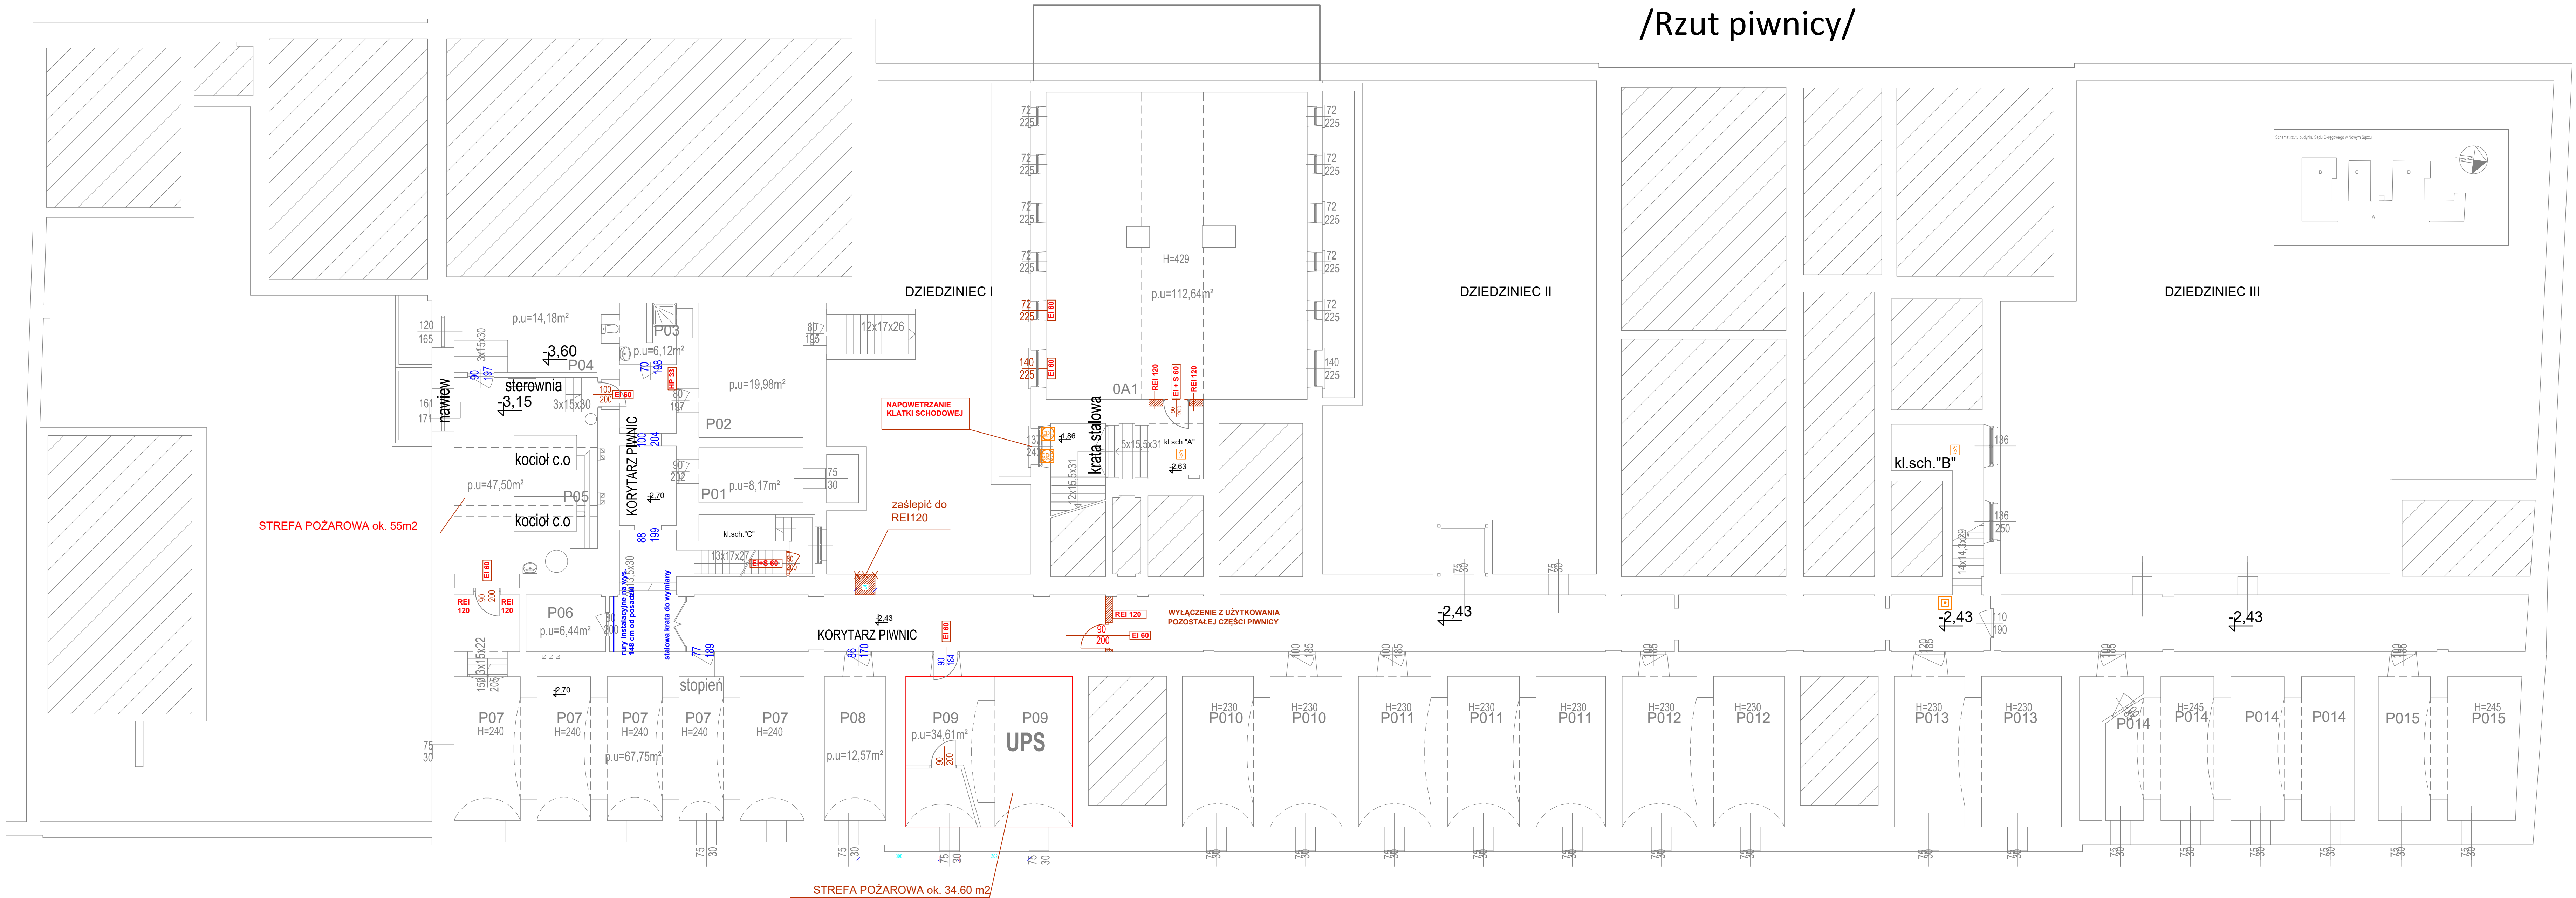

Objaśnienia – System Oddymiania	
	Centrala systemu oddymiania D+H Serii RZN 44xx
	Ręczny przycisk oddymiania D+H RT45
	Ręczny przycisk oddymiania z funkcją przewietrzania D+H RT45-LT
	Ręczny przycisk przewietrzania LT
	Optyczna czujka dymu
	Napęd drzwiowy DDS 54/500
	Napęd zębatkowy KA34/xxx
	Napęd zębatkowy CDC200/xxx
	Moduł przekaźników bezpotencjałowych TR43-K
	Moduł zamykania/otwierania sekwencyjnego FS41
	2x Napęd drzwiowy DDS + Moduł FS41 do otwierania drzwi dwuskrzydłowych
	2x Napęd drzwiowy DDS + Moduł FS41 + Moduł TR43-K w układzie otwierania drzwi dwuskrzydłowych z odryglowaniem kontroli dostępu
	Czujka pogodowa wiatr-deszcz
	Konwencjonalny sygnalizator akustyczny/optyczno-akustyczny
	Puszka instalacyjna ogniwa E90
	Zasilacz urządzeń pożarowych 230V/24V

"ZYGMAR" PROJEKTOWANIE-NADZORY SIECI ENERGETYCZNE I INSTALACJE ELEKTRYCZNE - mgr inż. Marek ZYGMUNT 33-300 Nowy Sącz ul. Konopnickiej 3 tel. 604 623 301, 18 544 64 46		STADIUM: projekt budowlany
OBIEKT:	SĄD OKRĘGOWY W NOWYM SĄCZU	SKALA 1 : 100
ADRES INWESTYCJI:	SĄD OKRĘGOWY W NOWYM SĄCZU 33-300 Nowy Sącz ul. Piłarska 3	NR RYS 10
INWESTOR:	Skarb Państwa - Sąd Okręgowy w Nowym Sączu 33-300 Nowy Sącz ul. Piłarska 3	DATA 08.2019
BRANŻA:	ELEKTRYCZNA - Instalacja systemu oddymiania	
TEMAT RYSUNKU:	RZUT PIWNICY	
PROJEKTANT:	mgr inż. Marek ZYGMUNT Upr. UAN I-8340/A-182/88	SPRAWDZAJĄCY: ZESPÓŁ PROJEKTOWY: Anna MICZOLEK