


Instalacje systemu oddymiania /Rzut I piętra/

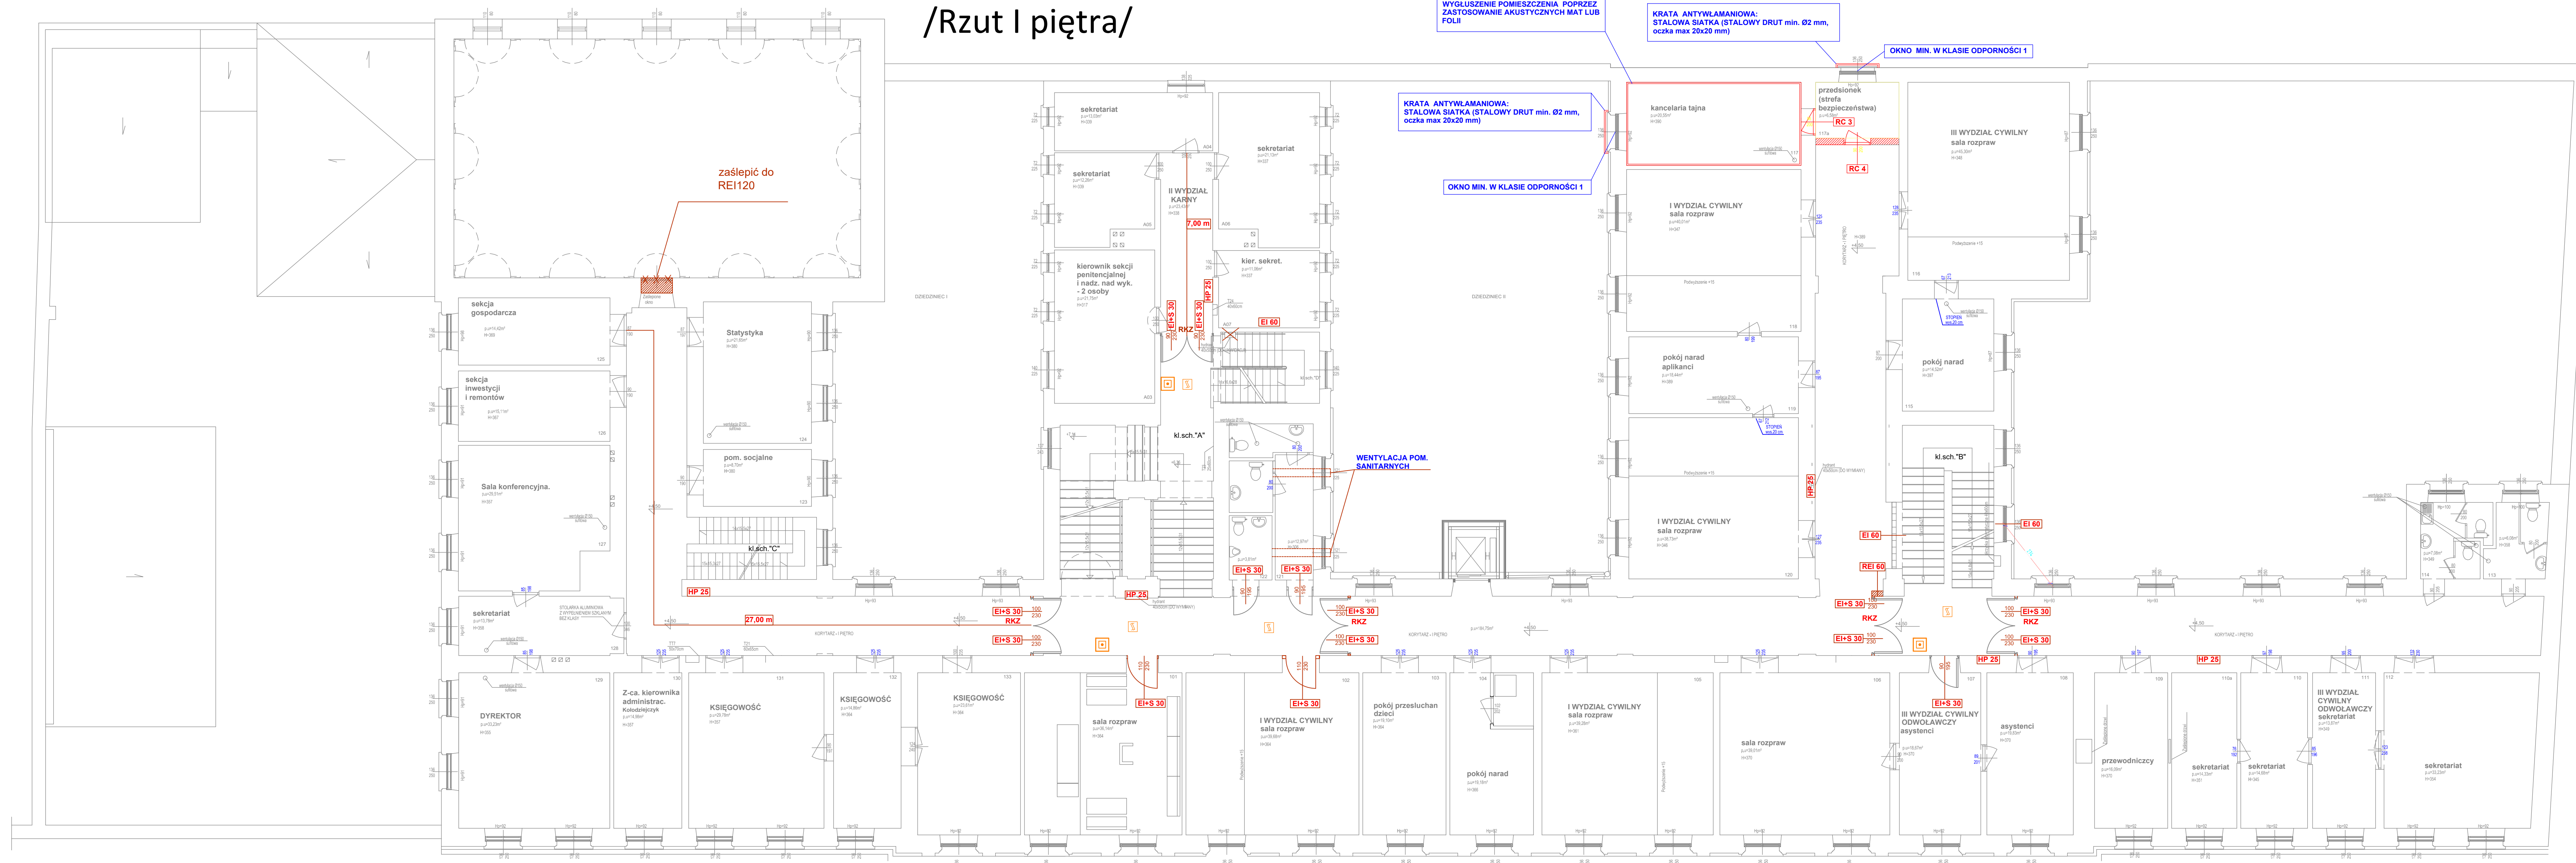

Objaśnienia – System Oddymiania	
	Centrala systemu oddymiania D+H Serii RZN 44xx
	Ręczny przycisk oddymiania D+H RT45
	Ręczny przycisk oddymiania z funkcją przewietrzania D+H RT45-LT
	Ręczny przycisk przewietrzania LT
	Optyczna czujka dymu
	Napęd drzwiowy DDS 54/500
	Napęd zębatkowy KA34/xxx
	Napęd zębatkowy CDC200/xxx
	Moduł przekazników bezpotencjałowych TR43-K
	Moduł zamykania/otwierania sekwencyjnego FS41
	2x Napęd drzwiowy DDS + Moduł FS41 do otwierania drzwi dwuskrzydłowych
	2x Napęd drzwiowy DDS + Moduł FS41 + Moduł TR43-K w układzie otwierania drzwi dwuskrzydłowych z odryglowaniem kontroli dostępu
	Czujka pogodowa wiatr-deszcz
	Konwencjonalny sygnalizator akustyczny/optyczny-akustyczny
	Puszka instalacyjna ogniowa E90
	Zasilacz urządzeń pożarowych 230V/24V

"ZYG-MAR" PROJEKTOWANIE-NADZORY SIECI ENERGETYCZNE I INSTALACJE ELEKTRYCZNE - mgr inż. Marek ZYGMUNT 33-300 Nowy Sącz ul. Konopnickiej 3 tel. 604 623 301 , 18 544 84 46			STADIUM: projekt budowlany
OBIEKT:	SAD OKRĘGOWY W NOWYM SĄCZU	SKALA 1 : 100	
ADRES INWESTYCJI:	SAD OKRĘGOWY W NOWYM SĄCZU 33-300 Nowy Sącz ul. Piłska 3		
INWESTOR:	Skarb Państwa - Sąd Okręgowy w Nowym Sączu 33-300 Nowy Sącz ul. Piłska 3	NR RYS 12	
BRANŻA:	ELEKTRYCZNA - Instalacja systemu oddymiania		
TEMAT RYSUNKU:	RZUT I PIĘTRA	DATA 08.2019	
PROJEKTANT:	SPRAWDZAJĄCY:	ZESPÓŁ PROJEKTOWY:	
mgr inż. Marek ZYGMUNT Upr. IAN -183404-182/88		Anna MICZOLEK	