


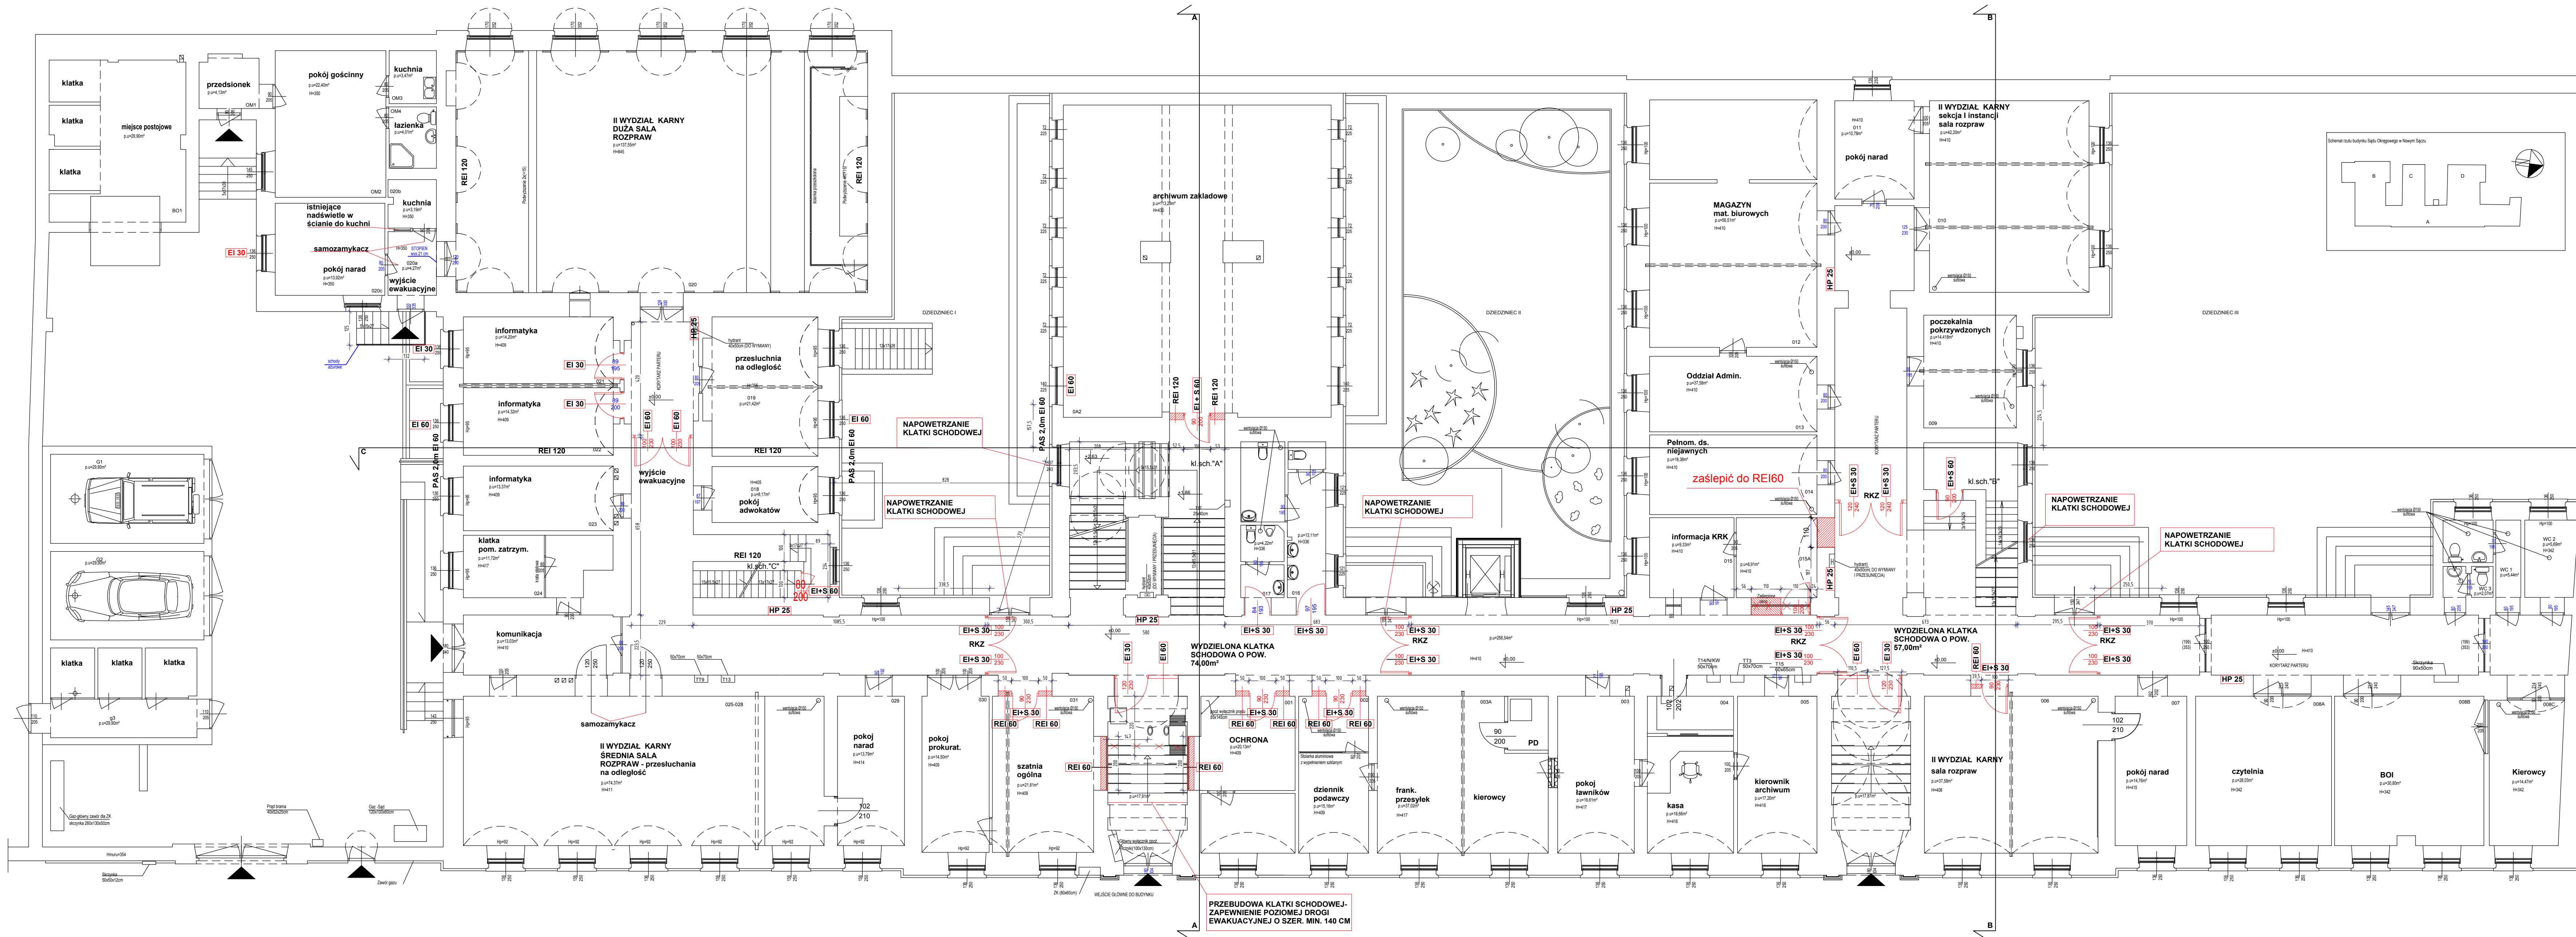

"ZYGMUNT" PROJEKTOWANIE NADZORY SIECI ENERGETYCZNE I INSTALACJE ELEKTRYCZNE - mgr inż. Marek ZYGMUNT 33-300 Nowy Sącz ul. Konopnickiego 3 tel. 604 623 301, 18 544 84 46		STADIUM: projekt budowlany
OBIEKT:	SĄD OKRĘGOWY W NOWYM SĄCZU	SKALA 1 : 100
ADRES INWESTYCJI:	SĄD OKRĘGOWY W NOWYM SĄCZU 33-300 Nowy Sącz ul. Piłska 3	
INWESTOR:	Starob Państwowa - Sąd Okręgowy w Nowym Sączu 33-300 Nowy Sącz ul. Piłska 3	NR RYS A-2
BRANŻA:	ARCHITEKTURA - Wydzielenie stref ochrony i p.poz	DATA 08.2019
TEMAT RYSUNKU:	Rzut parteru	
PROJEKTANT:	ZESPÓŁ PROJEKTOWY:	
	SPRAWIAJĄCY:	