


SCHEMAT TABLICY T - 23 A-B / II PIĘTRO /

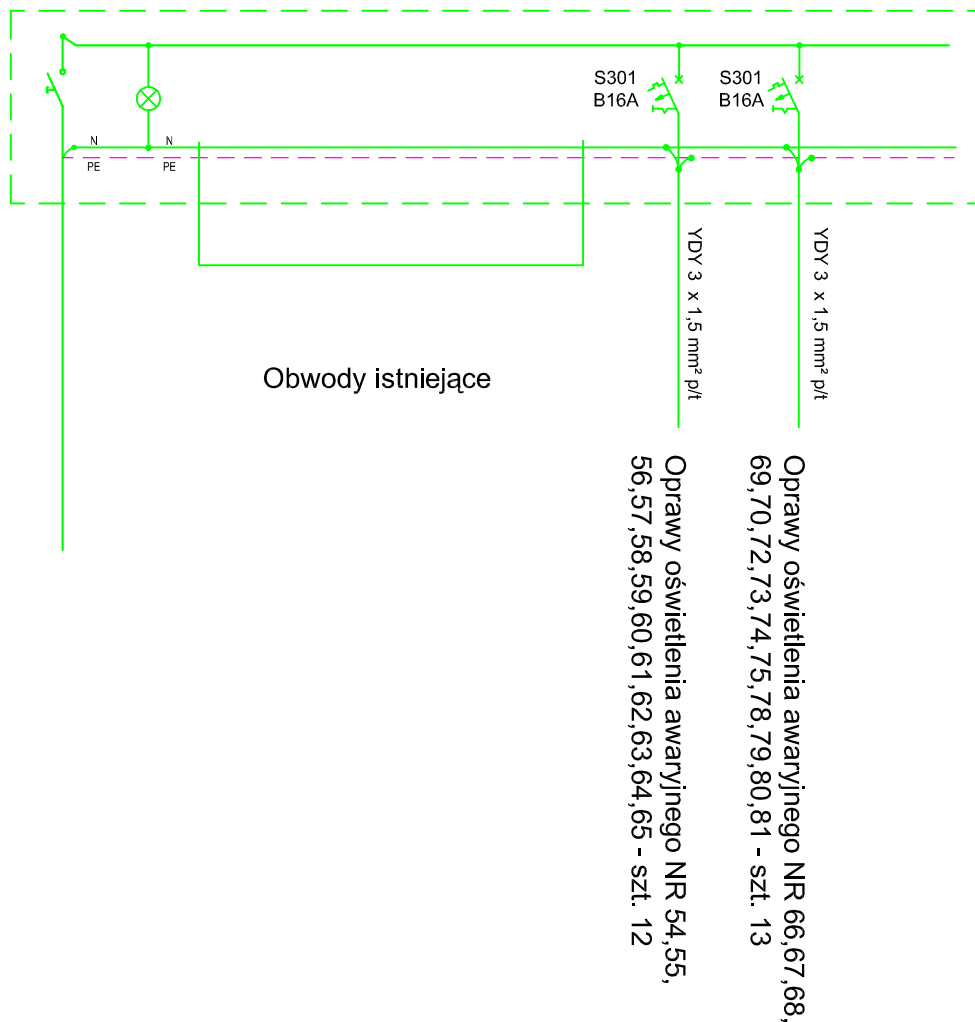

"ZYG-MAR" PROJEKTOWANIE-NADZORY SIECI ENERGETYCZNE I INSTALACJE ELEKTRYCZNE - mgr Inż. Marek ZYGMUNT 33-300 Nowy Sącz ul. Konopnickiej 3 tel. 604 623 301 , 18 544 84 46		STADIUM: projekt wykonawczy
OBIEKT:	SĄD OKRĘGOWY W NOWYM SĄCZU	SKALA 1 : 50
ADRES INWESTYCJI:	SĄD OKRĘGOWY W NOWYM SĄCZU 33-300 Nowy Sącz ul. Pijarska 3	NR RYS 14
INWESTOR:	Skarb Państwa - Sąd Okręgowy w Nowym Sączu 33-300 Nowy Sącz ul. Pijarska 3	DATA 08.2019
BRANŻA:	ELEKTRYCZNA - Instalacja oświetlenia awaryjnego i ewakuacyjnego	
TEMAT RYSUNKU:	Schemat tablicy T- 23 A-B /II piętro /	
PROJEKTANT:	ZESPÓŁ PROJEKTOWY:	
mgr Inż. Marek ZYGMUNT Upr. UAN I-8340/A-182/88	Anna MICZOŁEK	