


SCHEMAT TABLICY T - 33 / II PIĘTRO /

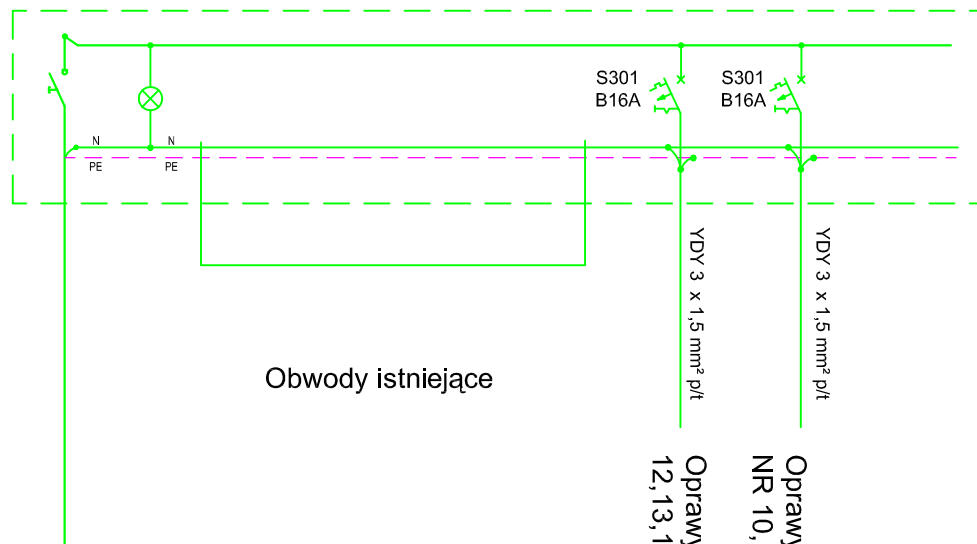

Obwody istniejące

Oprawy oświetlenia ewakuacyjnego
NR 10,14,15,17,34,38,52,53,71,76,77 - szt. 11

Oprawy oświetlenia awaryjnego NR 1,2,3,4,5,6,7,8,9,11,
12,13,16,18,19,20, 21,22,23,24,25,26,27- szt. 23

"ZYG-MAR" PROJEKTOWANIE-NADZORY SIECI ENERGETYCZNE I INSTALACJE ELEKTRYCZNE - mgr inż. Marek ZYGMUNT 33-300 Nowy Sącz ul. Konopnickiej 3 tel. 604 623 301 , 18 544 84 46		STADIUM:
		projekt wykonawczy
OBIEKT:	SĄD OKRĘGOWY W NOWYM SĄCZU	SKALA 1 : 50
ADRES INWESTYCJI:	SĄD OKRĘGOWY W NOWYM SĄCZU 33-300 Nowy Sącz ul. Pijarska 3	NR RYS 12
INWESTOR:	Skarb Państwa - Sąd Okręgowy w Nowym Sączu 33-300 Nowy Sącz ul. Pijarska 3	DATA 08.2019
BRANŻA:	ELEKTRYCZNA - Instalacja oświetlenia awaryjnego i ewakuacyjnego	
TEMAT RYSUNKU:	Schemat tablicy T- 33 /II piętro /	
PROJEKTANT:	ZESPÓŁ PROJEKTOWY:	
mgr inż. Marek ZYGMUNT Upr. UAN I-8340/A-182/88	Anna MICZOŁEK	