


SCHEMAT TABLICY T - 34 / II PIĘTRO /

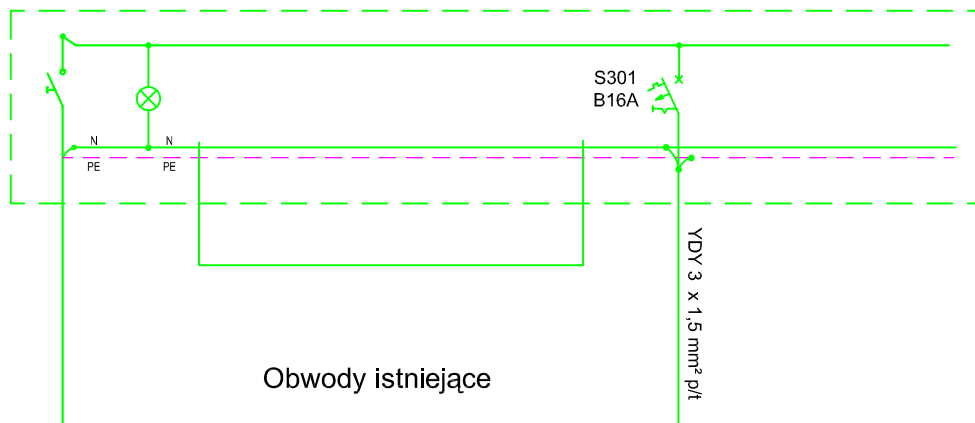

Obwody istniejące

Oprawy oświetlenia awaryjnego NR 28,29,30,31,32,33,
35,36,37,39,40,41,42,43,44,45,46,47,48,49,50,51 - szt. 22

"ZYG-MAR" PROJEKTOWANIE-NADZORY SIECI ENERGETYCZNE I INSTALACJE ELEKTRYCZNE - mgr inż. Marek ZYGMUNT 33-300 Nowy Sącz ul. Konopnickiej 3 tel. 604 623 301 , 18 544 84 46		STADIUM: projekt wykonawczy
OBIEKT:	SĄD OKRĘGOWY W NOWYM SĄCZU	SKALA 1 : 50
ADRES INWESTYCJI:	SĄD OKRĘGOWY W NOWYM SĄCZU 33-300 Nowy Sącz ul. Pijarska 3	NR RYS 13
INWESTOR:	Skarb Państwa - Sąd Okręgowy w Nowym Sączu 33-300 Nowy Sącz ul. Pijarska 3	DATA 08.2019
BRANŻA:	ELEKTRYCZNA - Instalacja oświetlenia awaryjnego i ewakuacyjnego	
TEMAT RYSUNKU:	Schemat tablicy T- 34 / II piętro /	
PROJEKTANT:	ZESPÓŁ PROJEKTOWY:	
mgr inż. Marek ZYGMUNT Upr. UAN I-8340/A-182/88	Anna MICZOŁEK	