


SCHEMAT TABLICY T - 21 A-B / I PIĘTRO /

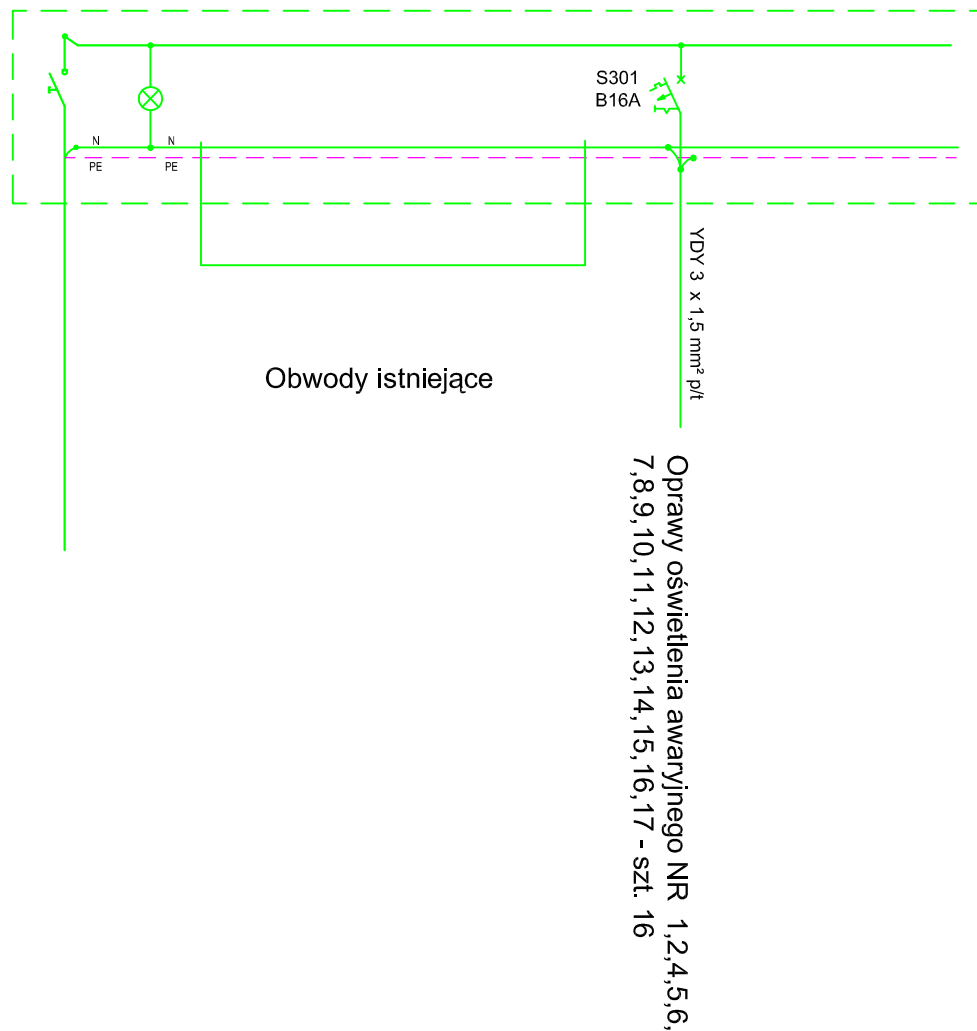

"ZYG-MAR" PROJEKTOWANIE-NADZORY SIECI ENERGETYCZNE I INSTALACJE ELEKTRYCZNE - mgr inż. Marek ZYGMUNT 33-300 Nowy Sącz ul. Konopnickiej 3 tel. 604 623 301, 18 544 84 46		STADIUM: projekt wykonawczy
OBIEKT:	SĄD OKRĘGOWY W NOWYM SĄCZU	SKALA 1 : 50
ADRES INWESTYCJI:	SĄD OKRĘGOWY W NOWYM SĄCZU 33-300 Nowy Sącz ul. Piłarska 3	NR RYS 9
INWESTOR:	Skarb Państwa - Sąd Okręgowy w Nowym Sączu 33-300 Nowy Sącz ul. Piłarska 3	DATA 08.2019
BRANŻA:	ELEKTRYCZNA - Instalacja oświetlenia awaryjnego i ewakuacyjnego	
TEMAT RYSUNKU:	Schemat tablicy T- 21 A-B / I piętro /	
PROJEKTANT:	ZESPÓŁ PROJEKTOWY:	
mgr inż. Marek ZYGMUNT Upr. UAN I-8340/A-182/88	Anna MICZOŁEK	