


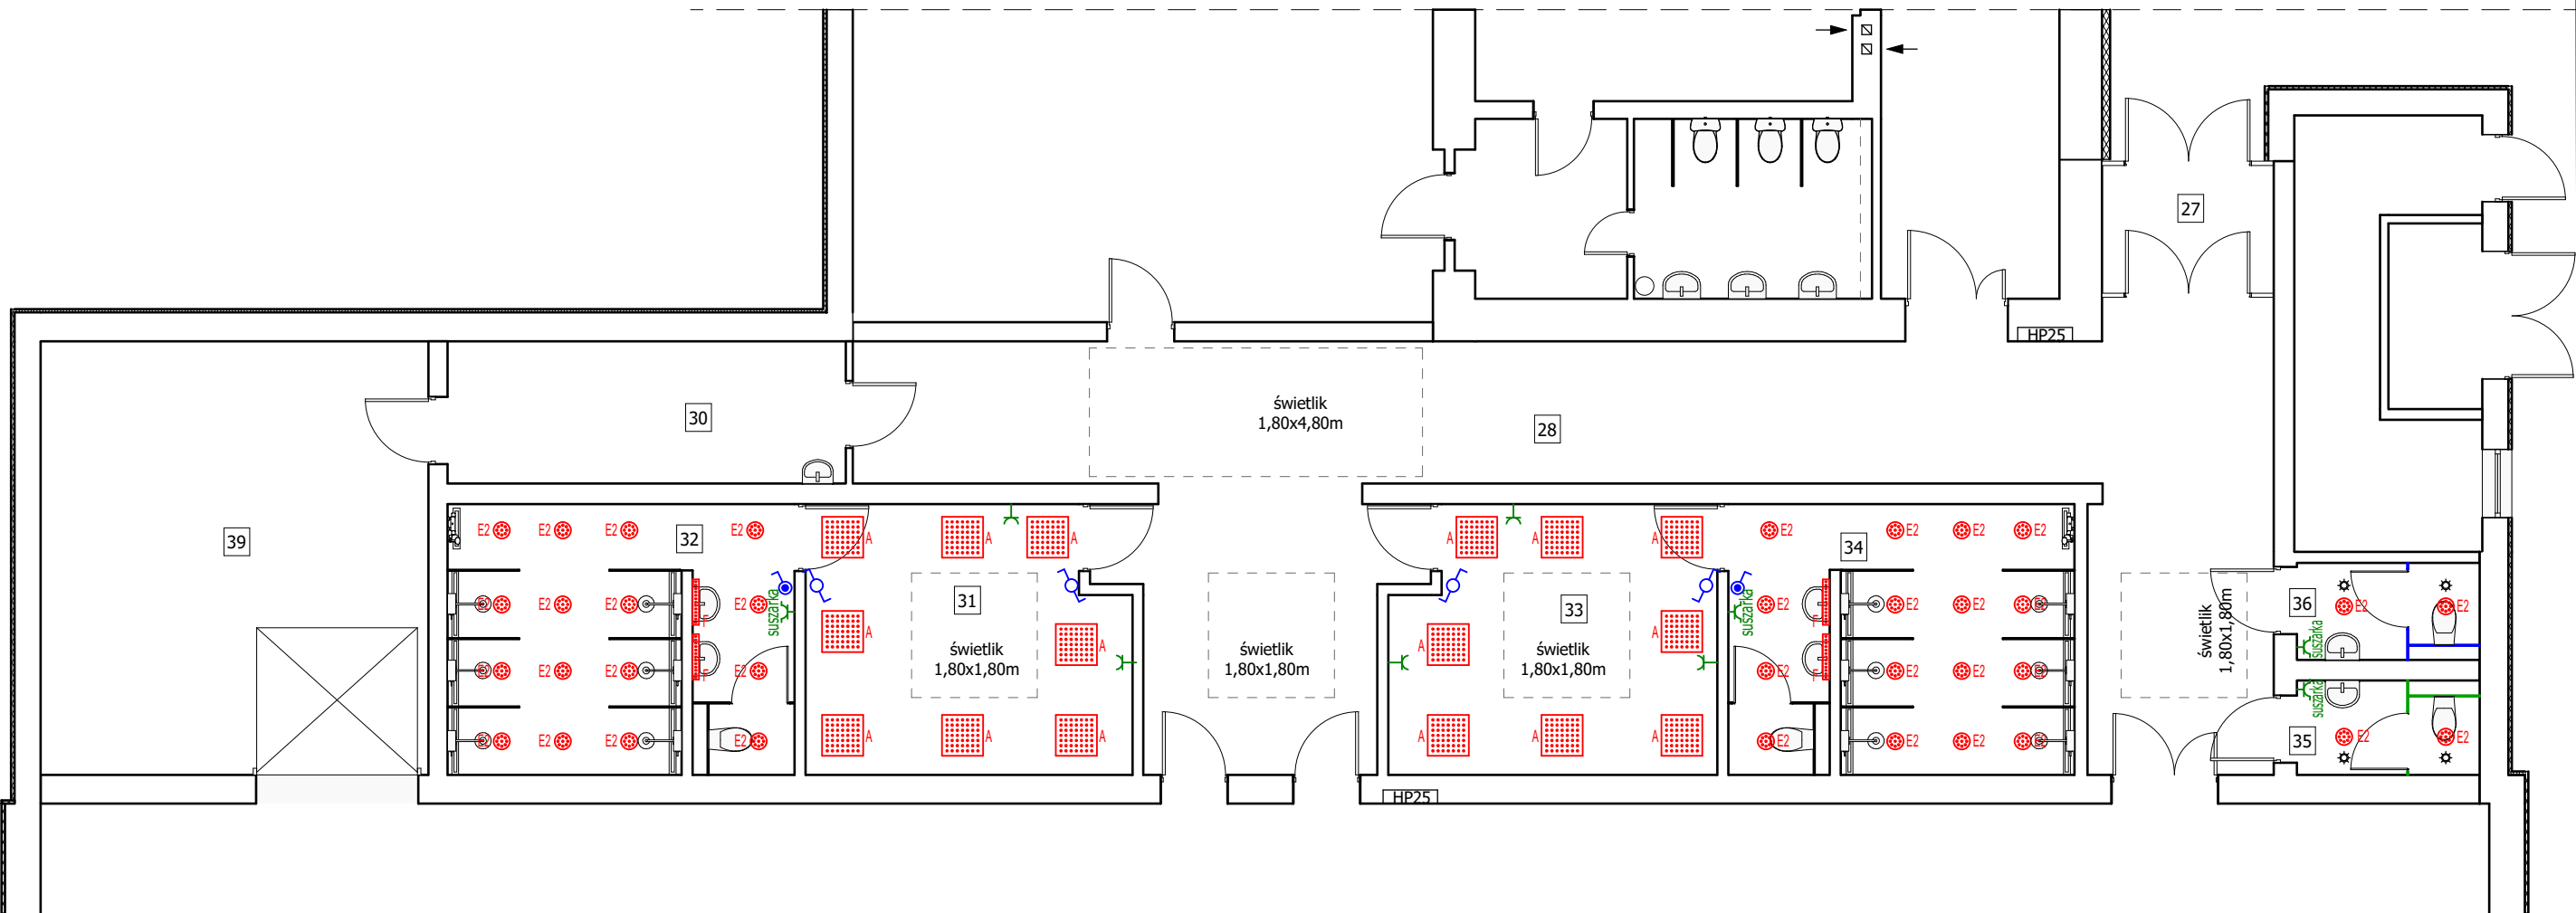

ZESTAWIENIE POWIERZCHNI ZAPLECZA SZATNIOWO-SANITARNEGO SALI GIMNASTYCZNEJ		
Nr.pom.	Nazwa pom.	pow. [m2]
27.	PRZEDSIONEK	4,7 m ²
28.	KOMUNIKACJA	72,5 m ²
30.	MAGAZYNEK	11,9 m ²
31.	SZATNIA	17,9 m ²
32.	UMYWALNIA	19,6 m ²
33.	SZATNIA	18,0 m ²
34.	UMYWALNIA	19,6 m ²
35.	WC	3,7 m ²
36.	WC	3,8 m ²
39.	MAGAZYNEK	35,9 m ²
RAZEM		207,6 m2

Legenda:	
	czujnik ruchu MF 360°
	łącznik jednobiegunowy szczelny 10AX 250V
	łącznik jednobiegunowy 10AX 250V
	łącznik jednobiegunowy schodowy 10AX 250V
	punkt świetlny - typ oprawy wg wykazu
	punkt świetlny liniowy nad lustrem - typ oprawy wg wykazu
	punkt świetlny - typ oprawy wg wykazu
	gniazdo ~1f pojedyncze 2P+Z 16A ~250V
	gniazdo ~1f podwójne 2x2P+Z 16A ~250V
	gniazdo ~1f pojedyncze szczelne 2P+Z 16A ~250V

Wykaz zastosowanych opraw oświetleniowych:

- A oprawa n/t LED PLX 840 4471lm 34,0W
E2 oprawa n/t LED PC 840 2970lm 18,0W, IP44
F oprawa n/t LED IP44 840 PLX 1300lm 9,0W

- UWAGI:
- Szczegółowego doboru opraw dokona Wykonawca na etapie wykonawstwa - stosownie do postanowień PN-EN 12464-1.
 - Szczegółową lokalizację urządzeń oraz gniazd wtykowych należy ustalić z Inwestorem na etapie wykonawstwa.
 - W pomieszczeniach wilgotnych, technicznych i na zewnątrz pomieszczeń należy stosować osprzęt i oprawy o stopniu ochrony min. IP 44 - IP 65.
 - Całość prac należy wykonać zgodnie z PN-IEC(HD) 60364.

PRACOWNIA NOWA IDEA S.C. Dorota Mikołajczyk, Jarosław Mikołajczyk 59-216 Pątnów Legnicki, ul. Pawia 5 tel. kom. 502-296-226				
Nazwa zadania	Remont zaplecza szatniowo-sanitarne przy sali gimnastycznej w Zespole Szkolno-Przedszkolnym w Lewinie Kłodzkim			
Adres	ul. Kościelna 1, 57-343 Lewin Kłodzki dz. nr 515, obr. 0013 Lewin Kłodzki j.ew. 020809- 2 Lewin Kłodzki		Projekt techniczny	
Inwestor	Gmina Lewin Kłodzki ul. Nad Potokiem 4, 57-343 Lewin Kłodzki			
Tyt. rys.	Rzut zaplecza szatniowo-sanitarne przy sali gimnastycznej - instalacje elektryczne		Skala 1:100	Rys. nr 5
Projektant upr. proj. nr 98/89/Lw	mgr inż. Stanisław Tomczyk	Data 13.01.2026	Podpis	
Opracował upr. proj. nr DOS/0088/PWBkb/20	mgr inż. Jarosław Mikołajczyk	Data 13.01.2026	Podpis	