


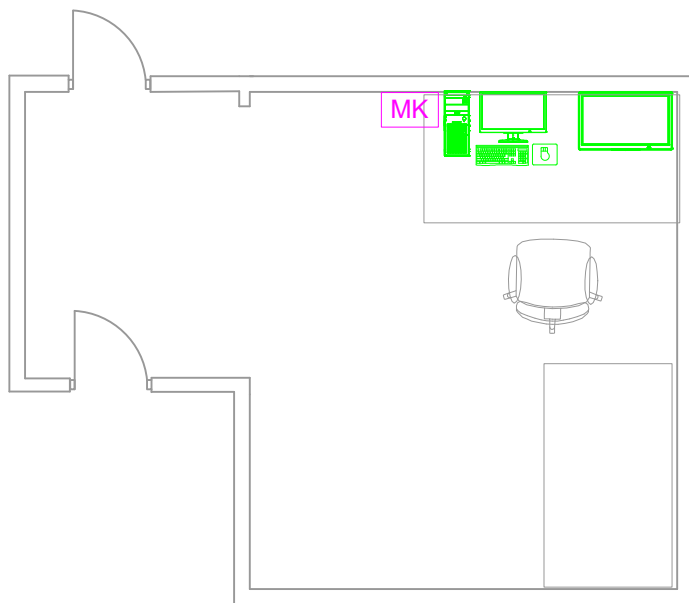


Stacja robocza wyposażona w
myszkę i klawiaturę



Istniejący monitor



Mediakonwerter

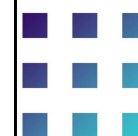

DB UNIT
Project and Management

Jednostka projektowa

DB UNIT

Tomasz Kuprianowicz

ul. Żytnia 5

05-831 Rozalin

biuro@dbunit.pl

tel. +48 519 827 578

Inwestor

**Przedsiębiorstwo Gospodarki Komunalnej Spółka z o.o.
23-400 Biłgoraj
ul. Łąkowa 13**

Nazwa projektu

**Dokumentacja projektowo-kosztorysowa przebudowy
systemu sygnalizacji pożarowej w Zakładzie
Zagospodarowania Odpadów w Korczowie**

Projektował

mgr inż.

Tomasz Kuprianowicz

Nr uprawnień

PDL/0193/PWBE/19

w specjalności

instalacji elektrycznych

Podpis

Sprawdził

mgr inż.

Dariusz Placzyński

Nr uprawnień

MAZ/0596/PWOE/12

w specjalności

instalacji elektrycznych

Podpis

Przedmiot rysunku

Rzut pomieszczenia ochrony

Faza projektu

PT

Branża

Instalacje elektryczne

Skala

1:100

Data

14/07/2025

Numer rysunku

SSP04