


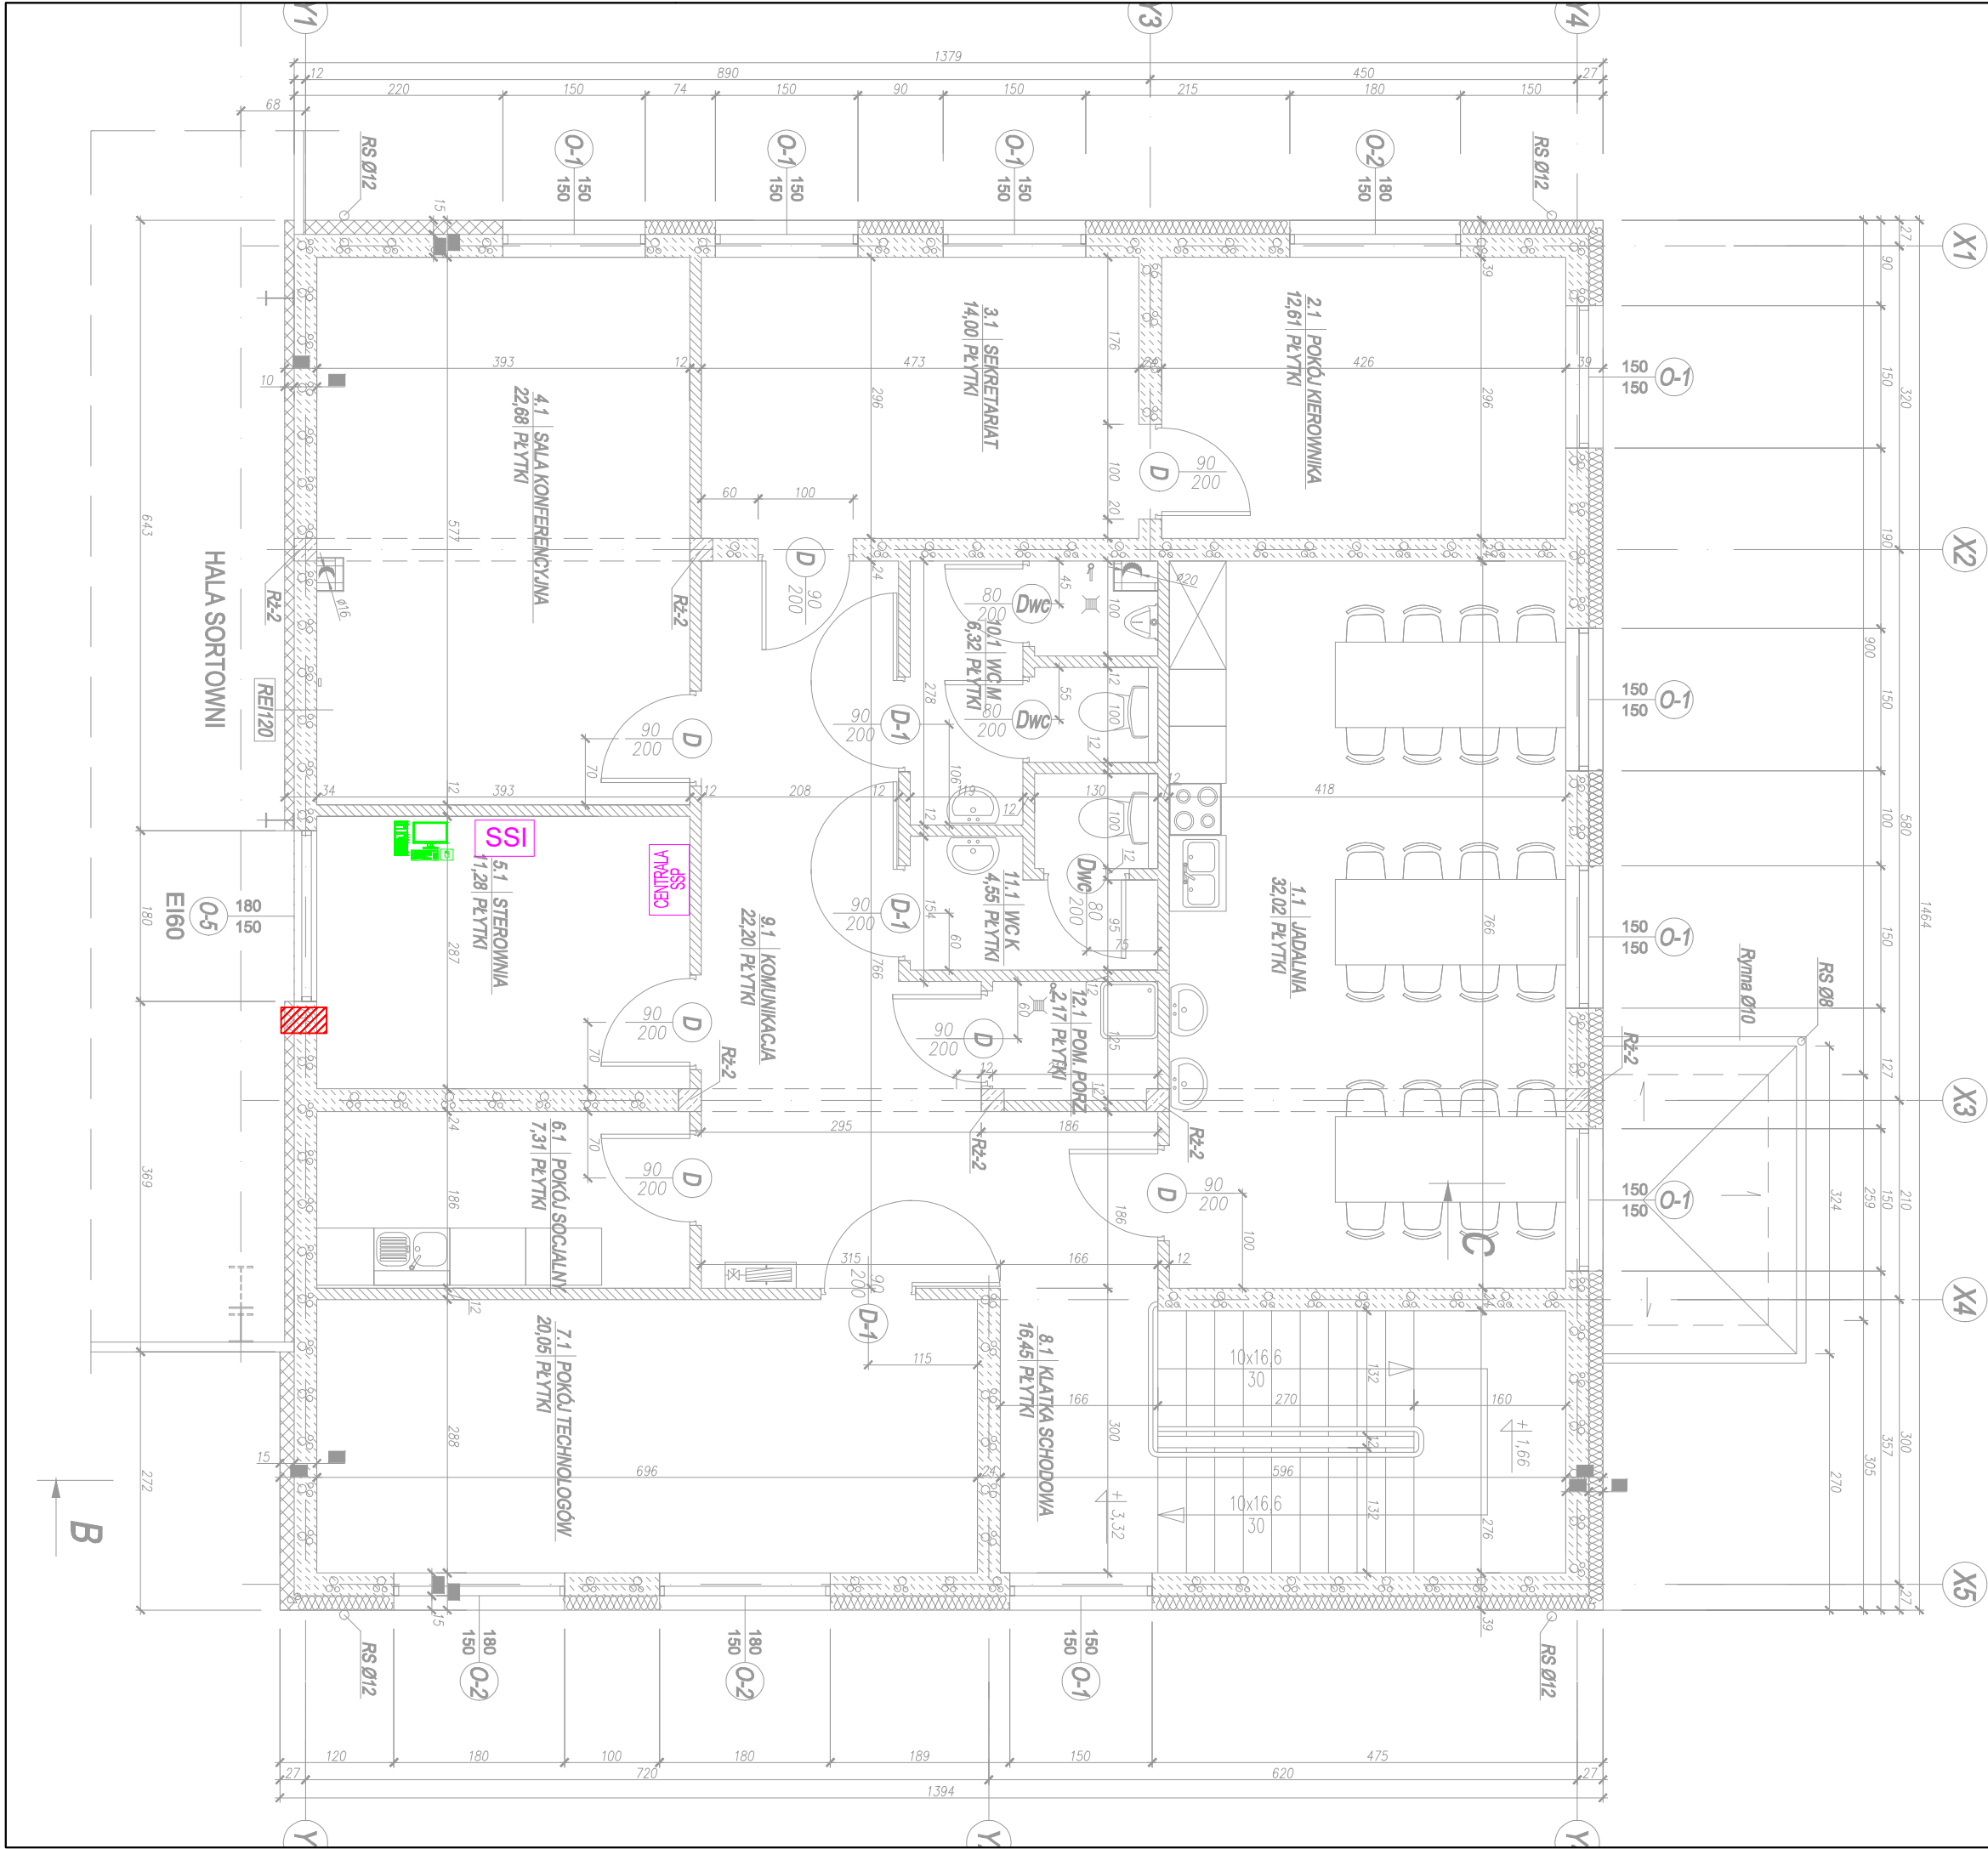

- Istniejąca centrala SSP
- Stacja robocza wyposażona w myszkę i klawiaturę
- Szafka systemu integrującego
- Istniejące przejście ppoż na halę

RZUT PIĘTRA
1:50

DB UNIT
Project and Management

Jednostka projektowa DB UNIT Tomasz Kuprianowicz		ul. Żytnia 5 05-831 Rozalin biuro@dbunit.pl tel. +48 519 827 578	
Inwestor Przedsiębiorstwo Gospodarki Komunalnej Spółka z o.o. 23-400 Biłgoraj ul. Łąkowa 13			
Nazwa projektu Dokumentacja projektowo-kosztorysowa przebudowy systemu sygnalizacji pożarowej w Zakładzie Zagospodarowania Odpadów w Korczowie			
Projektował mgr inż. Tomasz Kuprianowicz		Nr uprawnień PDL/0193/PWBE/19 w specjalności instalacji elektrycznych	Podpis
Sprawdził mgr inż. Dariusz Placzyński		Nr uprawnień MAZ/0596/PWOE/12 w specjalności instalacji elektrycznych	Podpis
Przedmiot rysunku Rzut sterowni			
Faza projektu PT	Branża Instalacje elektryczne	Skala 1:100	Data 14/07/2025
		Numer rysunku SSP05	