


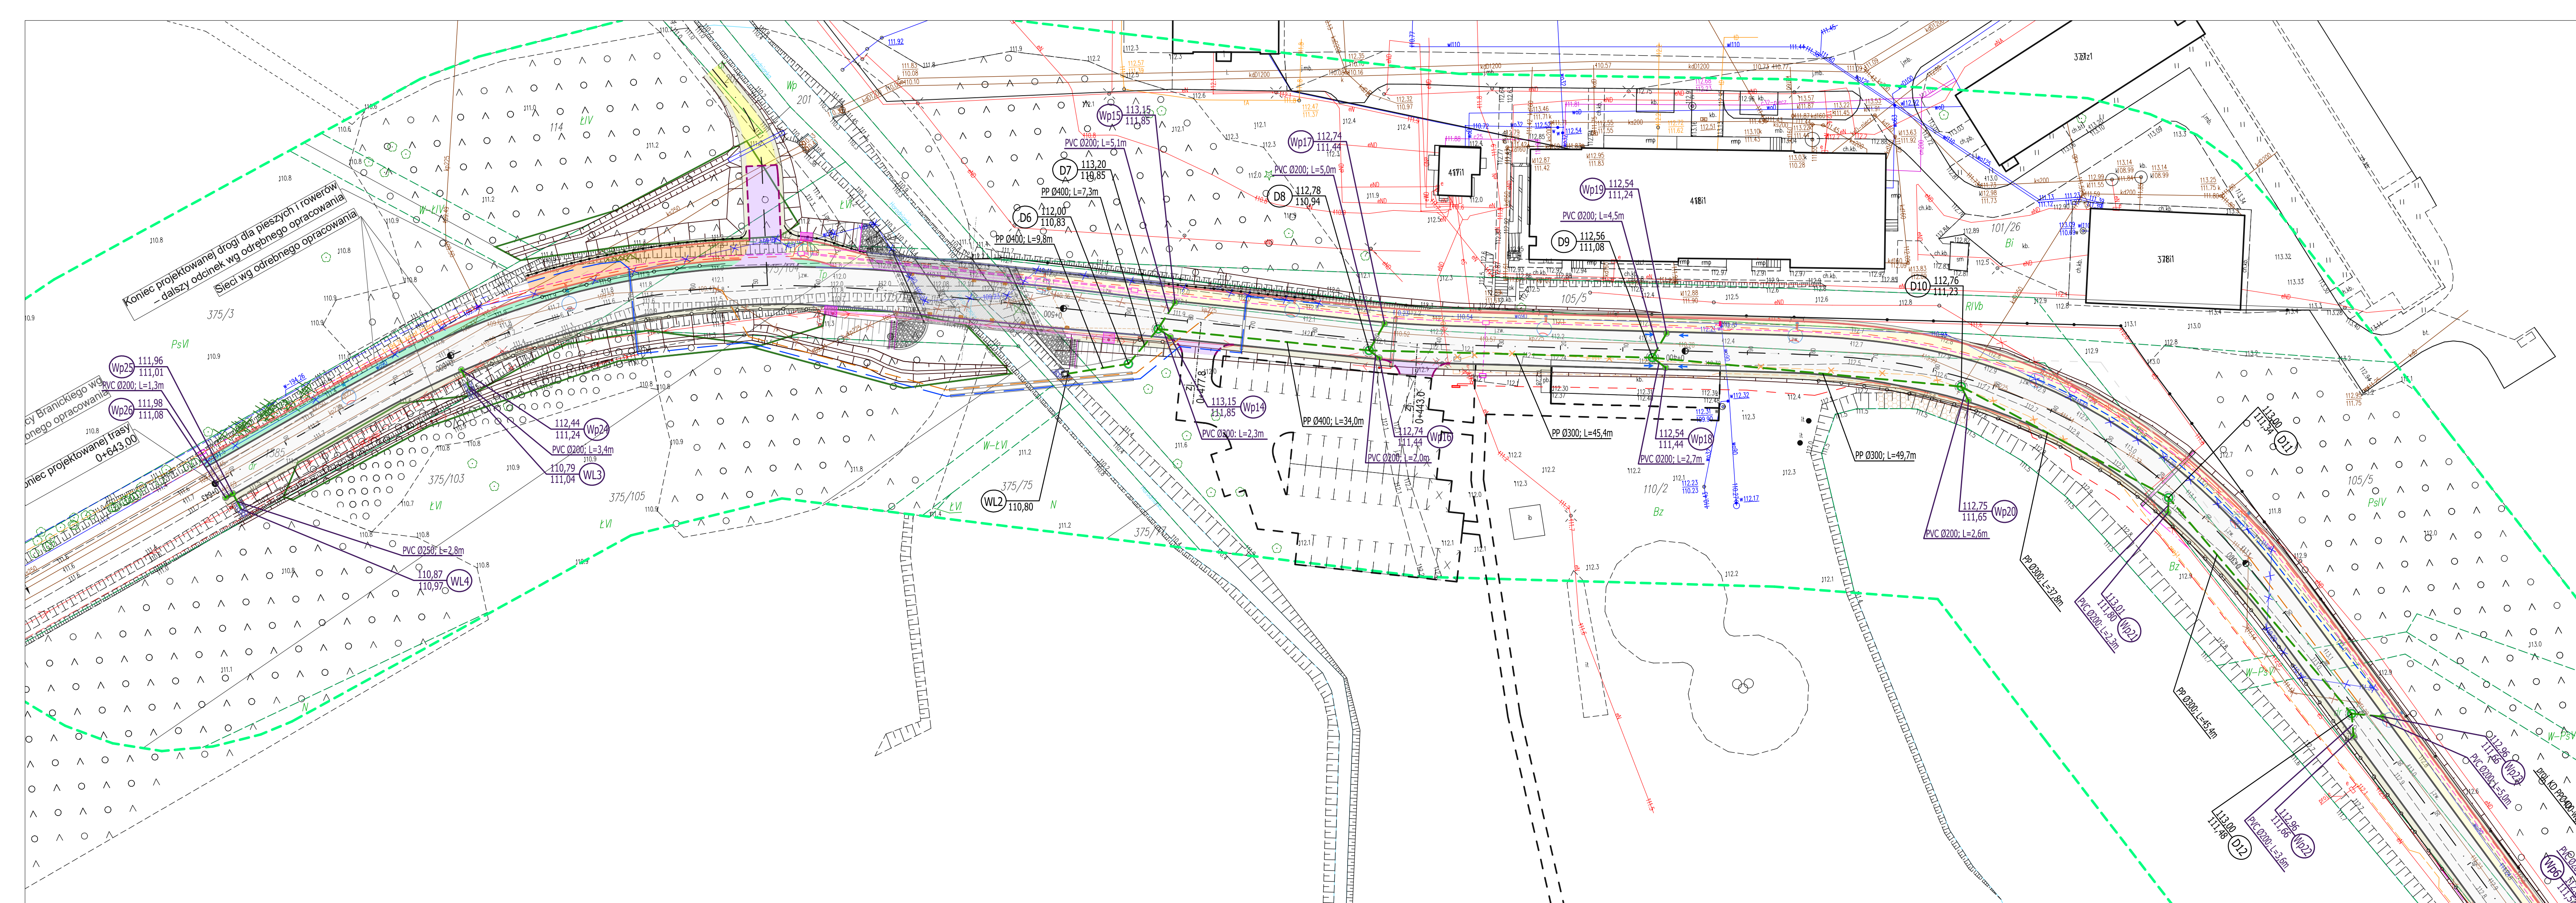

**LEGENDA:**

PROJEKTOWANE - br. sanitarna:

- wylot kanalizacji deszczowej
- kanalizacja deszczowa ze studniami rewizyjno-połączeniowymi
- przykanalikami i wpustami deszczowymi
- oznaczenie regulacji wysokościowej istn. studni kanalizacji deszczowej
- umocnienia wylotów wód opadowych skrp/dna odbiornika

**PROJEKTOWANE - wg odrębnych opracowań branżowych:**

branża drogowa:

- |  |                                                                          |
|--|--------------------------------------------------------------------------|
|  | Istniejące granice działek                                               |
|  | Nawierzchnia bitumiczna - drogi gminnej                                  |
|  | Nawierzchnia z betonowej kostki brukowej - drogi dla pieszych            |
|  | Nawierzchnia bet. pokryta warstwą z żywic - drogi dla pieszych na moście |
|  | Nawierzchnia bitumiczna - drogi dla pieszych i rowerów                   |
|  | Nawierzchnia z betonowej kostki brukowej - zjazdy                        |
|  | Nawierzchnia gruntowa - pobocze gruntowe                                 |
|  | Nawierzchnia gruntowa - pobocze gruntowe - wzmocnienie płytami ażurowymi |
|  | Nawierzchnia z kostki kamiennej - wyniesione skrzyżowanie                |

branza sanitarna:

-  - wodociąg
-  - rozbiórka wodociągu
-  - wodociąg w rurze osłonowej
-  - ciśnieniowa kanalizacja sanitarna
-  - rozbiórka ciśnieniowej kanalizacji sanitarnej
-  - ciśnieniowa kanalizacja sanitarna w rurze osłonowej
-  - kanalizacja deszczowa wg odrębnej inwestycji

branża elektryczna:

- proj. słup oświetleniowy
- proj. kabel ziemny nN-0,4 kV (oświetlenie uliczne)
- proj. szafka zasilająca nN-0,4 kV (wl. UM)
- proj. słup elektroenergetyczny nN-0,4 kV (wt. PGE)
- proj. kabel ziemny SN-15 kV (wt. PGE)
- proj. kabel ziemny nN-0,4 kV (wt. PGE)
- proj. rura osłonna na proj. kablu
- kabel energetyczny do likwidacji (poza procedurą)
- słup energetyczny do likwidacji (poza procedurą)

branża telekomunikacyjna:

- proj. linia telekomunikacyjna doziemna ORANGE
- proj. kanalizacja kablowa KOBA / trasa ZUD
- proj. rura oslonowa
- likw. urzadzenia telekomunikacyjne
- proj. kanal technologiczny
- proj. studnia kanalu technologicznego

### ISTNIEJĄCA INFRASTRUKTURA:

- |                                                                                     |                                       |
|-------------------------------------------------------------------------------------|---------------------------------------|
|  | Sieć napowietrzna elektroenergetyczna |
|  | Sieć kablowa elektroenergetyczna NN   |
|  | Sieć wodociągowa                      |
|  | Sieć telekomunikacyjna                |
|  | Sieć kanalizacji deszczowej           |
|  | Sieć kanalizacji sanitarnej           |
|  | Sieć gazowa                           |

branża mostowa:

- |                                                                                       |                                           |
|---------------------------------------------------------------------------------------|-------------------------------------------|
|    | Nawierzchnia z betonu asfaltowego         |
|    | Nawierzchnia z żywic epoksydowych gr. 3mm |
|    | Umnianie z brukowa                        |
|   | Nawierzchnia chodnika z kostki betonowej  |
|  | Pocobce gruntowe                          |
|  | Krawężnik kamienny mostowy 18x20cm        |
|  | Krawężnik betonowy 15x25cm                |
|  | Obrzeże betonowe 8x30cm                   |
|  | Balustrada o wys. 1,20m                   |
|  | Barieroporcę H2, W2, ASI-B                |
|  | Bariera H1, W4, ASI-B                     |
|  | Dylatacja modułowa +/- 30mm               |
|  | Studzienka sciekowa sr. 50cm              |
|  | Wpust mostowy                             |
|  | Rurociąg/Przykanalik sr. 200mm            |

|                      |                                                                                                                                                                    |             |                                                                                                                                                                        |                                                                                                                                                                                                                     |
|----------------------|--------------------------------------------------------------------------------------------------------------------------------------------------------------------|-------------|------------------------------------------------------------------------------------------------------------------------------------------------------------------------|---------------------------------------------------------------------------------------------------------------------------------------------------------------------------------------------------------------------|
| Investor             | Burmistrz Choroszczy<br>Ul. Dominikańska 2<br>16-070 Choroszcz                                                                                                     |             |                                                                                                                                                                        | <br><b>SPB KiM</b><br><i>Wojciech Grzybowski</i><br>ul. Kołodziejska 25C, 15-256 Białystok<br>NIP: 5431703105, REGON: 368771896 |
| Jednostka projektowa | SBKIM Wojciech Grzybowski<br>ul. Kołodziejska 25C, 15-256 Białystok<br>NIP: 5431703105, REGON: 368771896                                                           |             |                                                                                                                                                                        |                                                                                                                                                                                                                     |
| Adres obiektu        | woj. podlaskie, powiat białostocki, gm. Choroszcz, m. Choroszcz                                                                                                    |             |                                                                                                                                                                        |                                                                                                                                                                                                                     |
| Nazwa projektu       | „Rozbudowa drogi gminnej – ul. Braniczkiej w Choroszczy – wraz z rozbiórką i budową mostu na rzeczce Horodnicka oraz budową niezbędnej infrastruktury technicznej” |             |                                                                                                                                                                        |                                                                                                                                                                                                                     |
| Stadium              | PROJEKT TECHNICZNY-KANALIZACJA DESZCZOWA                                                                                                                           |             |                                                                                                                                                                        |                                                                                                                                                                                                                     |
| Branża               | SANITARNA                                                                                                                                                          |             | Skala 1:500                                                                                                                                                            |                                                                                                                                                                                                                     |
| Tytuł rysunku        | PLAN SYTUACYJNY                                                                                                                                                    |             | Data<br>12.06.2026                                                                                                                                                     | Rys. nr<br>1                                                                                                                                                                                                        |
| Funkcja              | Imię i Nazwisko                                                                                                                                                    | Specjalność | Nr uprawnień<br>PDL/0141/POOS/13                                                                                                                                       | Podpis                                                                                                                                                                                                              |
| Projektant           | mgr inż. Tomasz Łukowski                                                                                                                                           | SANITARNA   | (za wyjątkiem prac związanych z eksploatacją instalacji oraz w zakresie sieci, instalacji i urządzeń ciepłych, wentylacyjnych, wentylacji mechanicznej i klimatyzacji) |                                                                                                                                                                                                                     |