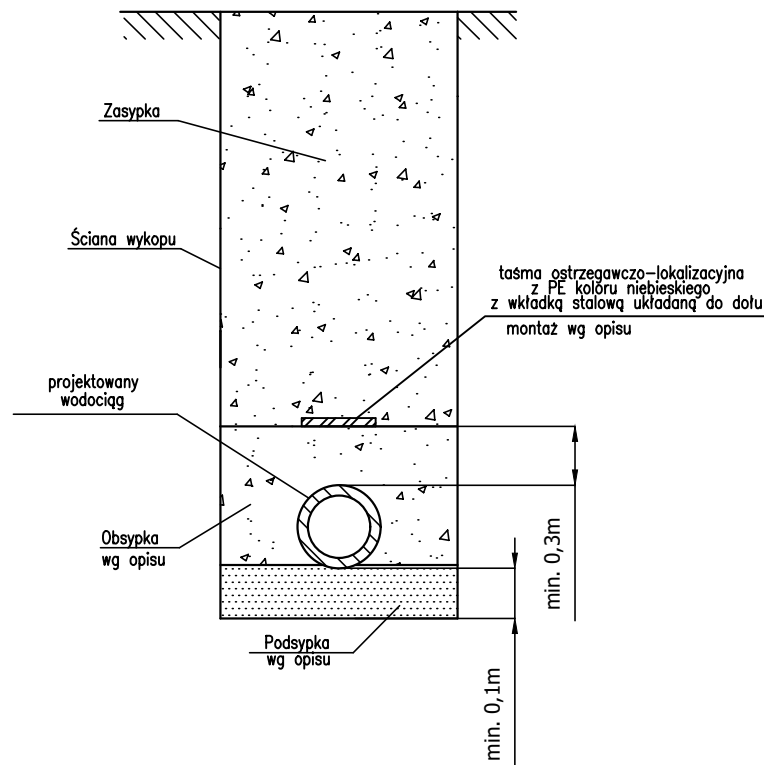


[illegible]

Investor	Burmistrz Choroszczy ul. Dominikańska 2 16-070 Choroszcz		 SPKIM <i>Województwa Łódzkiego</i> ul. Kołozdzka 25C, 15-256 Białystok telefon: 22 631 73 01, fax: 22 631 73 02 NIP 543170310, REGON 368771896
Jednostka projektowa	SBKIM Wojciech Grzybowski ul. Kołozdzka 25C, 15-256 Białystok NIP: 5431703105, REGON: 368771896		
Adres obiektu	woj. podlaskie, powiat białostocki, gm. Choroszcz, m. Choroszcz		
Nazwa projektu	„Rozbudowa drogi gminnej – w Branicznego w Choroszczy – wraz z zbiórki i budowy mostu na rzecze Horodnianka oraz budowy niezbędnej infrastruktury technicznej”		
Stadium	PROJEKT TECHNICZNY - WODOCIĄG		
Branda	SANITARNA		Skala 1: 100/500
Tytuł rysunku	PROFILE PODŁUŻNE		Data 12.06.2026
Funkcja	Imię i Nazwisko	Specjalność	Nr uprawnień
Projektant	mgr inż. Tomasz Łukowski	SANITARNA	PDL/0141/POOS/13 (do przeprowadzenia bez ograniczeń w województwie łódzkim) w zakresie: inżynierii i urządzeń sanitarnych, wentylacji i gazowych, wodociągowych i kanalizacyjnych
			Rys. nr 3
			Podpis