


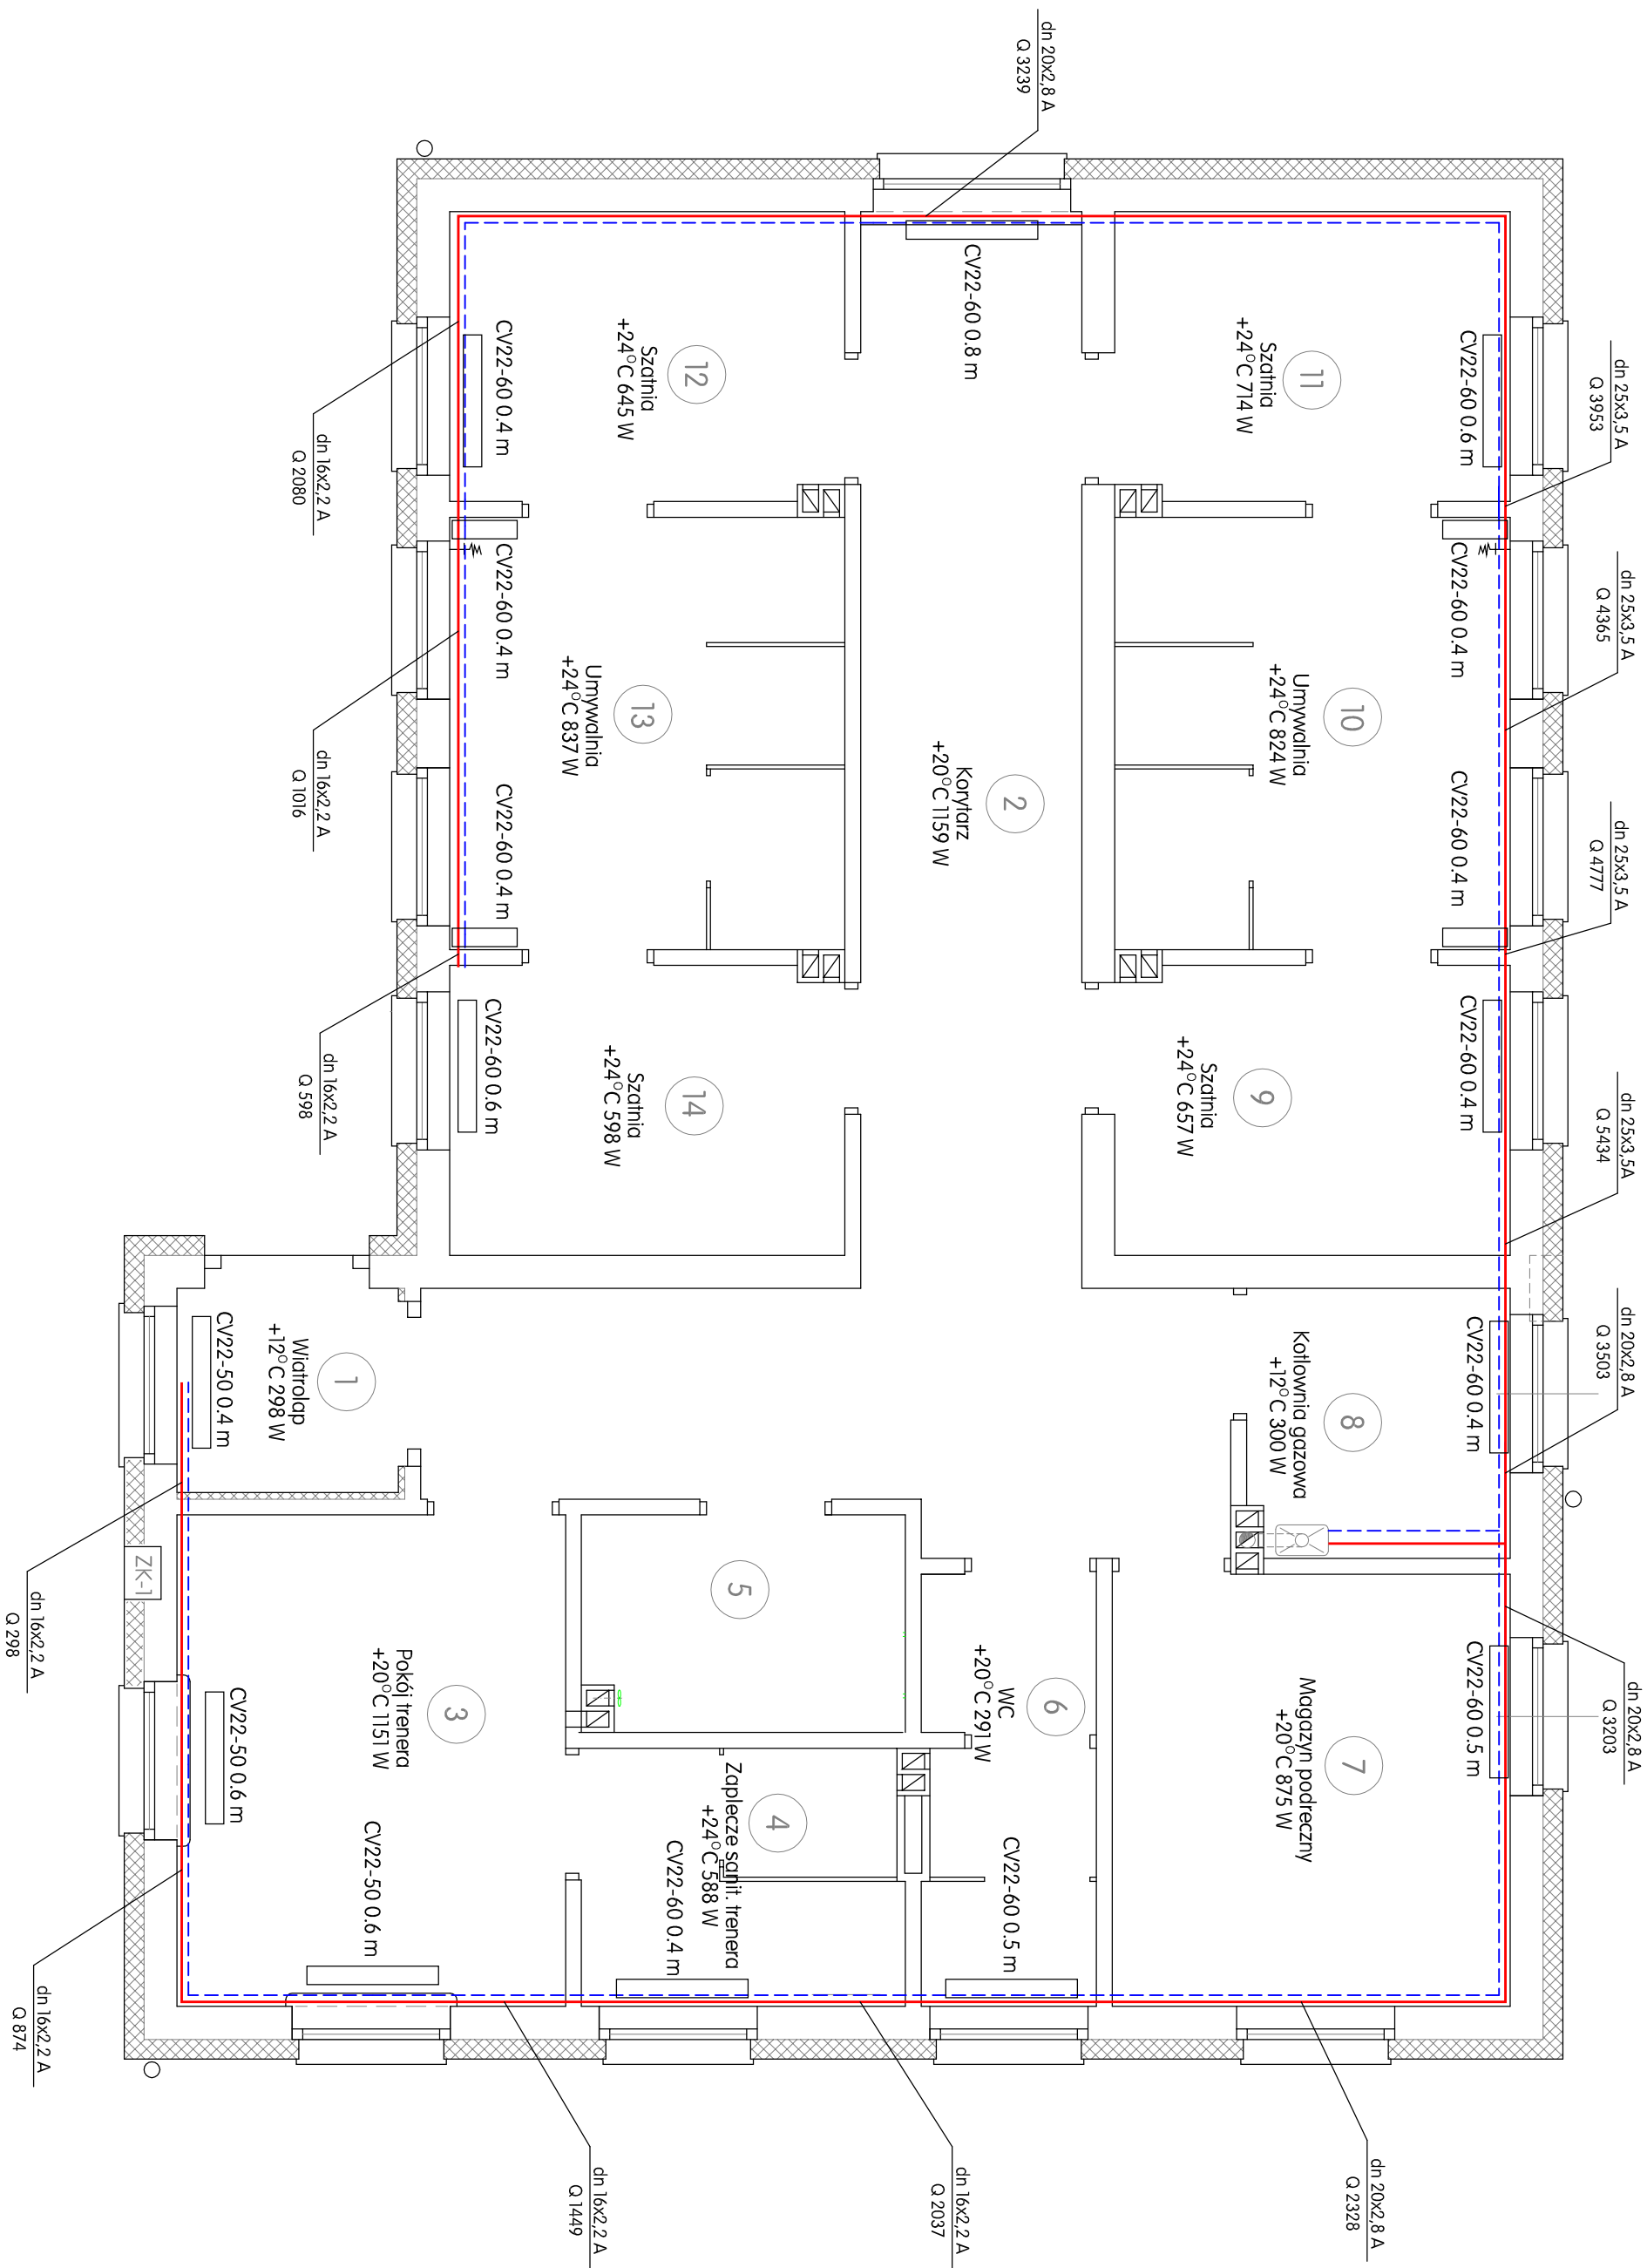

# RZUT PARTERU

## INSTALACJA CENTRALNEGO OGRZEWANIA

SKALA 1:50

| A              | ndrzej                                                                                                                | L | enkiewicz | B | udownictwo | O              | główny  |
|----------------|-----------------------------------------------------------------------------------------------------------------------|---|-----------|---|------------|----------------|---------|
| Obiekt:        | KOMPLEKS BOISK SPORT.-MOJE BOISKO ORLIK2012, KOSINA, GMIŁANCUŁ                                                        |   |           |   |            | data oprac.    | 08.2012 |
| Temat:         | BUDOWA BUDYNKU ZAPLECZA SANITARNO-SZATNIOW. I OŚWIETLENIA KOMPLEKSU na działce nr ewid. 2438/32 w miejscowości Kosina |   |           |   |            | Nr rys.        | S5w - 1 |
| branża:        | sanit.                                                                                                                |   |           |   |            | tytuł rysunku: |         |
| tytuł rysunku: | RZUT PARTERU                                                                                                          |   |           |   |            | skala          |         |
| projektant:    | inż. Holina Us, upr. bud. S-177/94                                                                                    |   |           |   |            | 1:50           |         |
| sprawdził:     | inż. Maciej Łukaszewski upr. proj. UAN-7342/1/96                                                                      |   |           |   |            |                |         |