


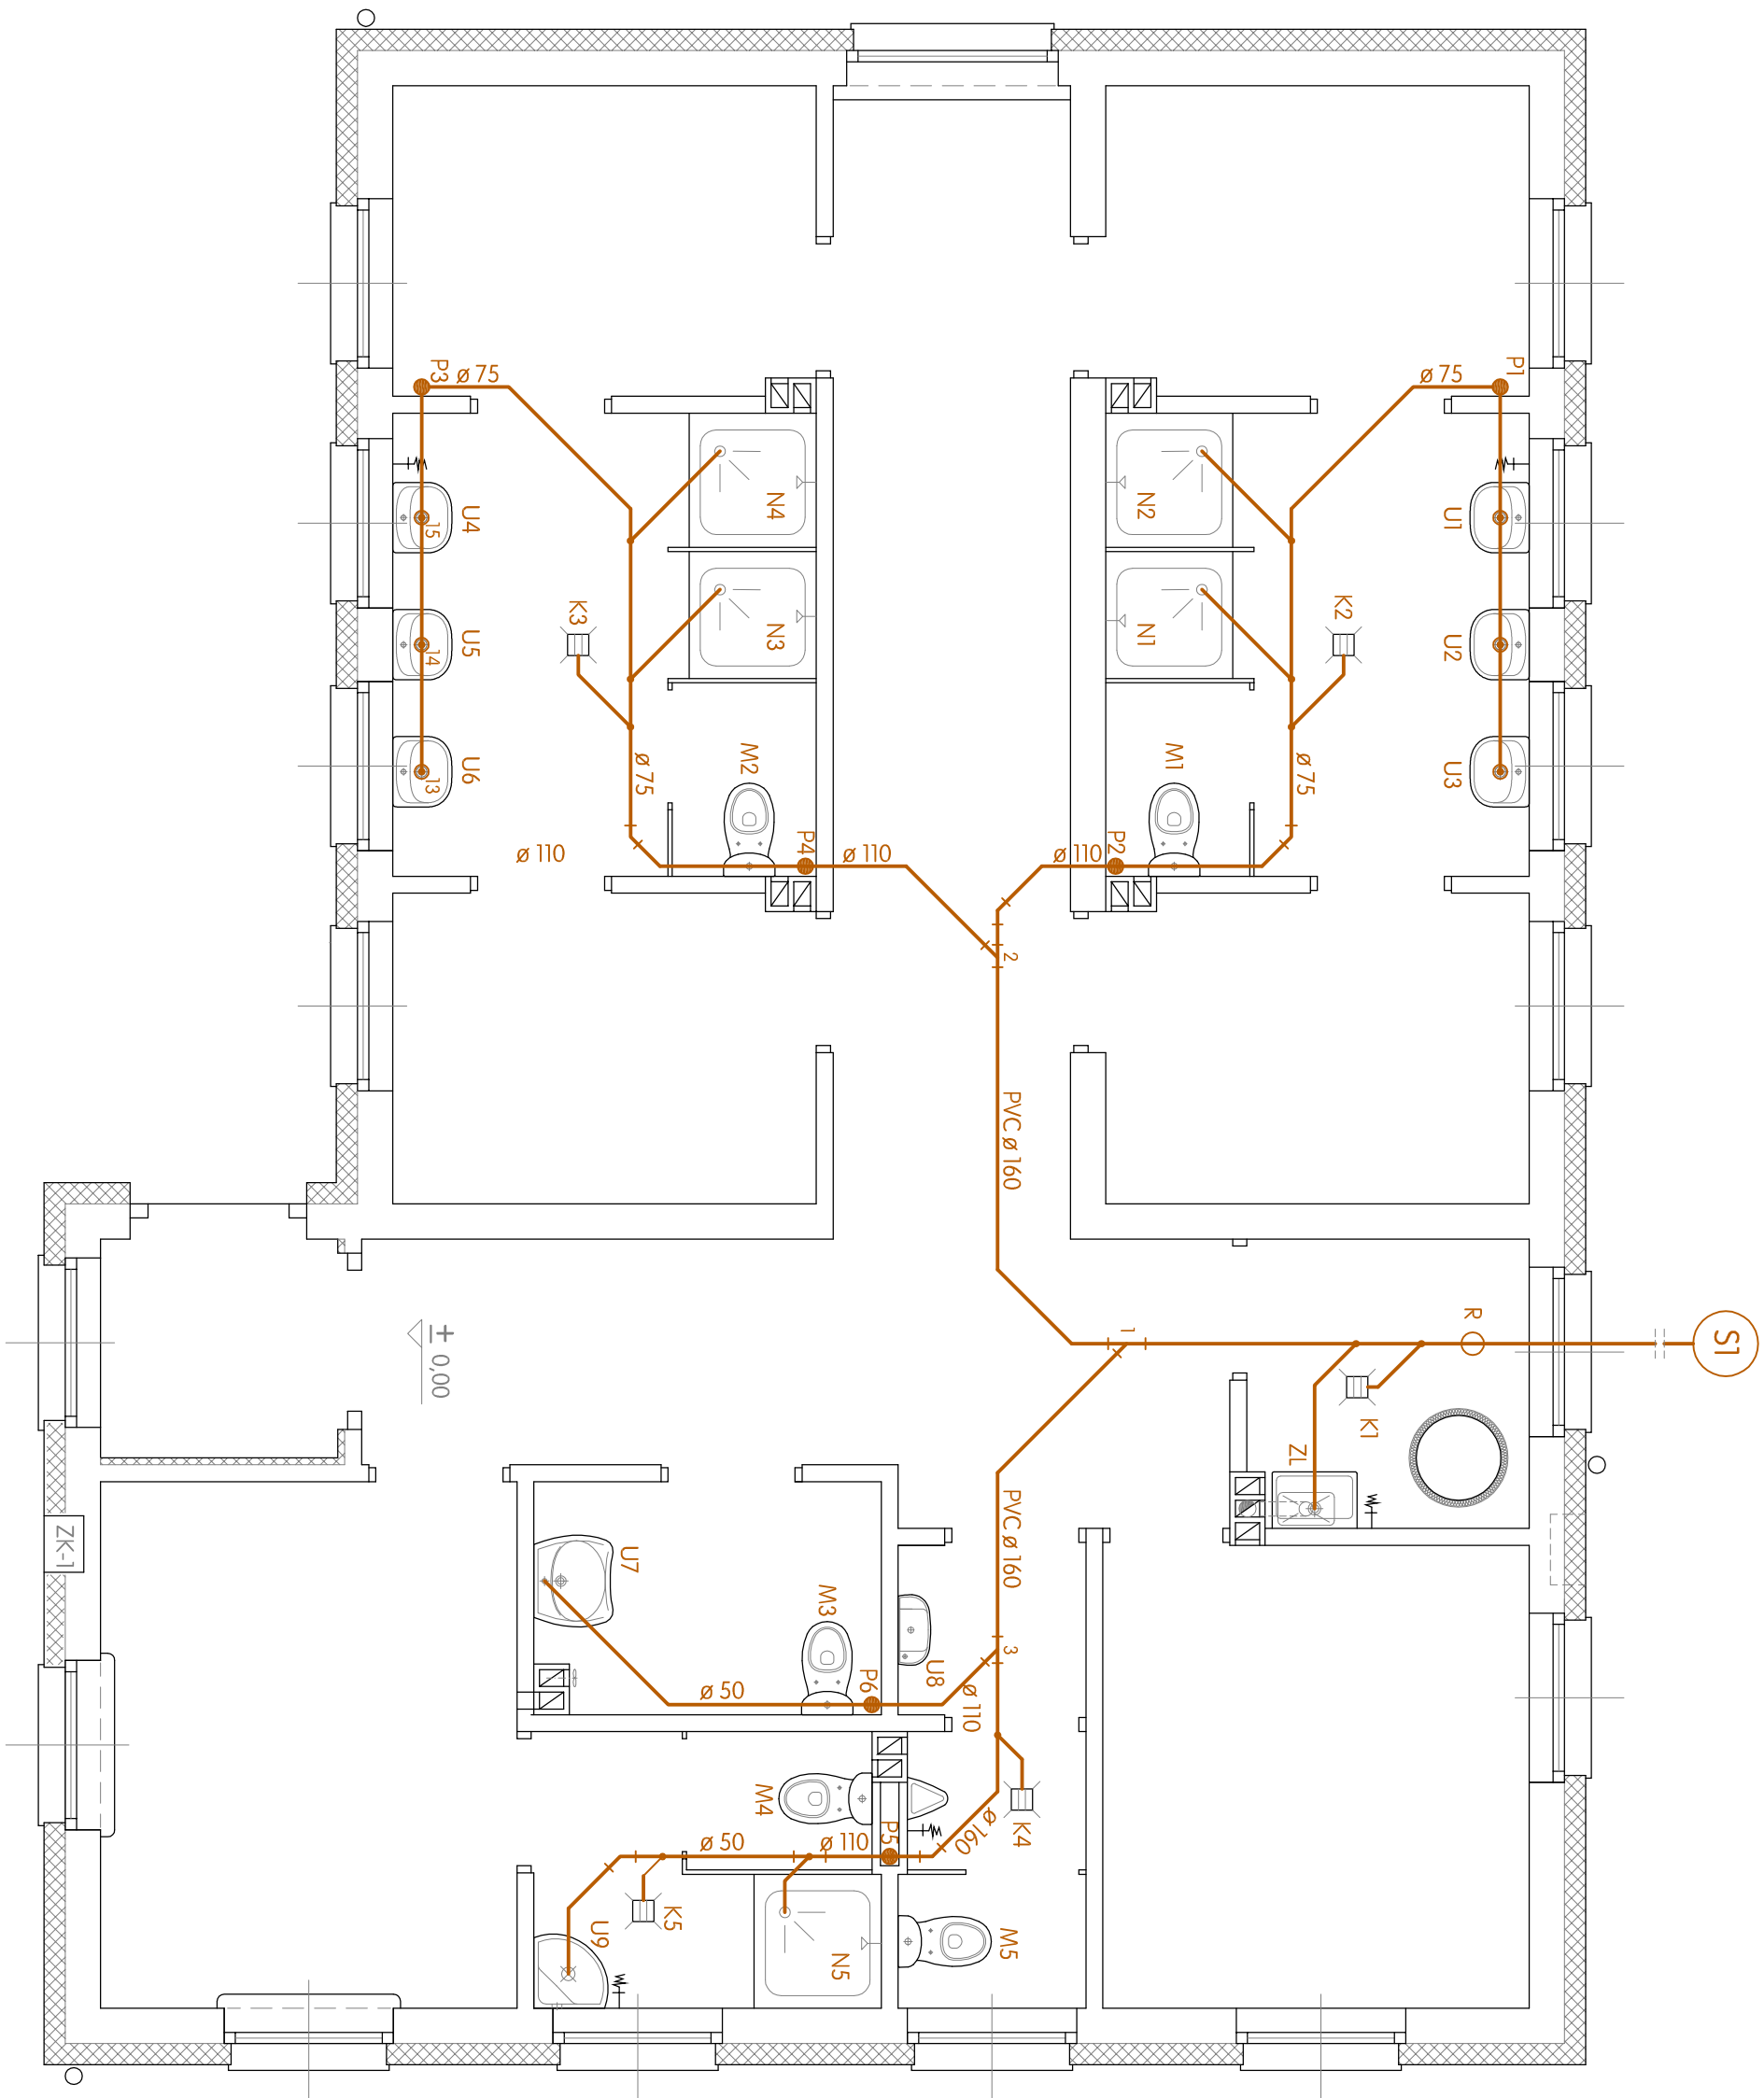

RZUT PARTERU

KANALIZACJA SANITARNA

SKALA 1:50

A	ndrzej	L	enkiewicz	B	udownictwo	O	gline
Obiekt:	KOMPLEKS BOISK SPORT.-MOJE BOISKO ORLIK2012, KOSINA, GMLANCUT					data oprac. 08.2012	
Temat:	BUDOWA BUDYNKU ZAPLECZA SANITARNO-SZATNIOWY I OŚWIETLENIA KOMPLEKSU na działce nr ewid. 2438/32 w miejscowości Kosina					Nr rys.	
branża:	INSTALACJA WEWNĘTRZNA WOD. - KAN.					STW - 3	
tytuł rysunku:	sanit.					skala 1:50	
projektant:	inż. Halina Uś, upr. bud. S-1777/94					RZUT PARTERU - KANAL. SANIT.	
sprowadził:	inż. Maciej Łukaszewski upr. proj. UAN-7342/1/96						