


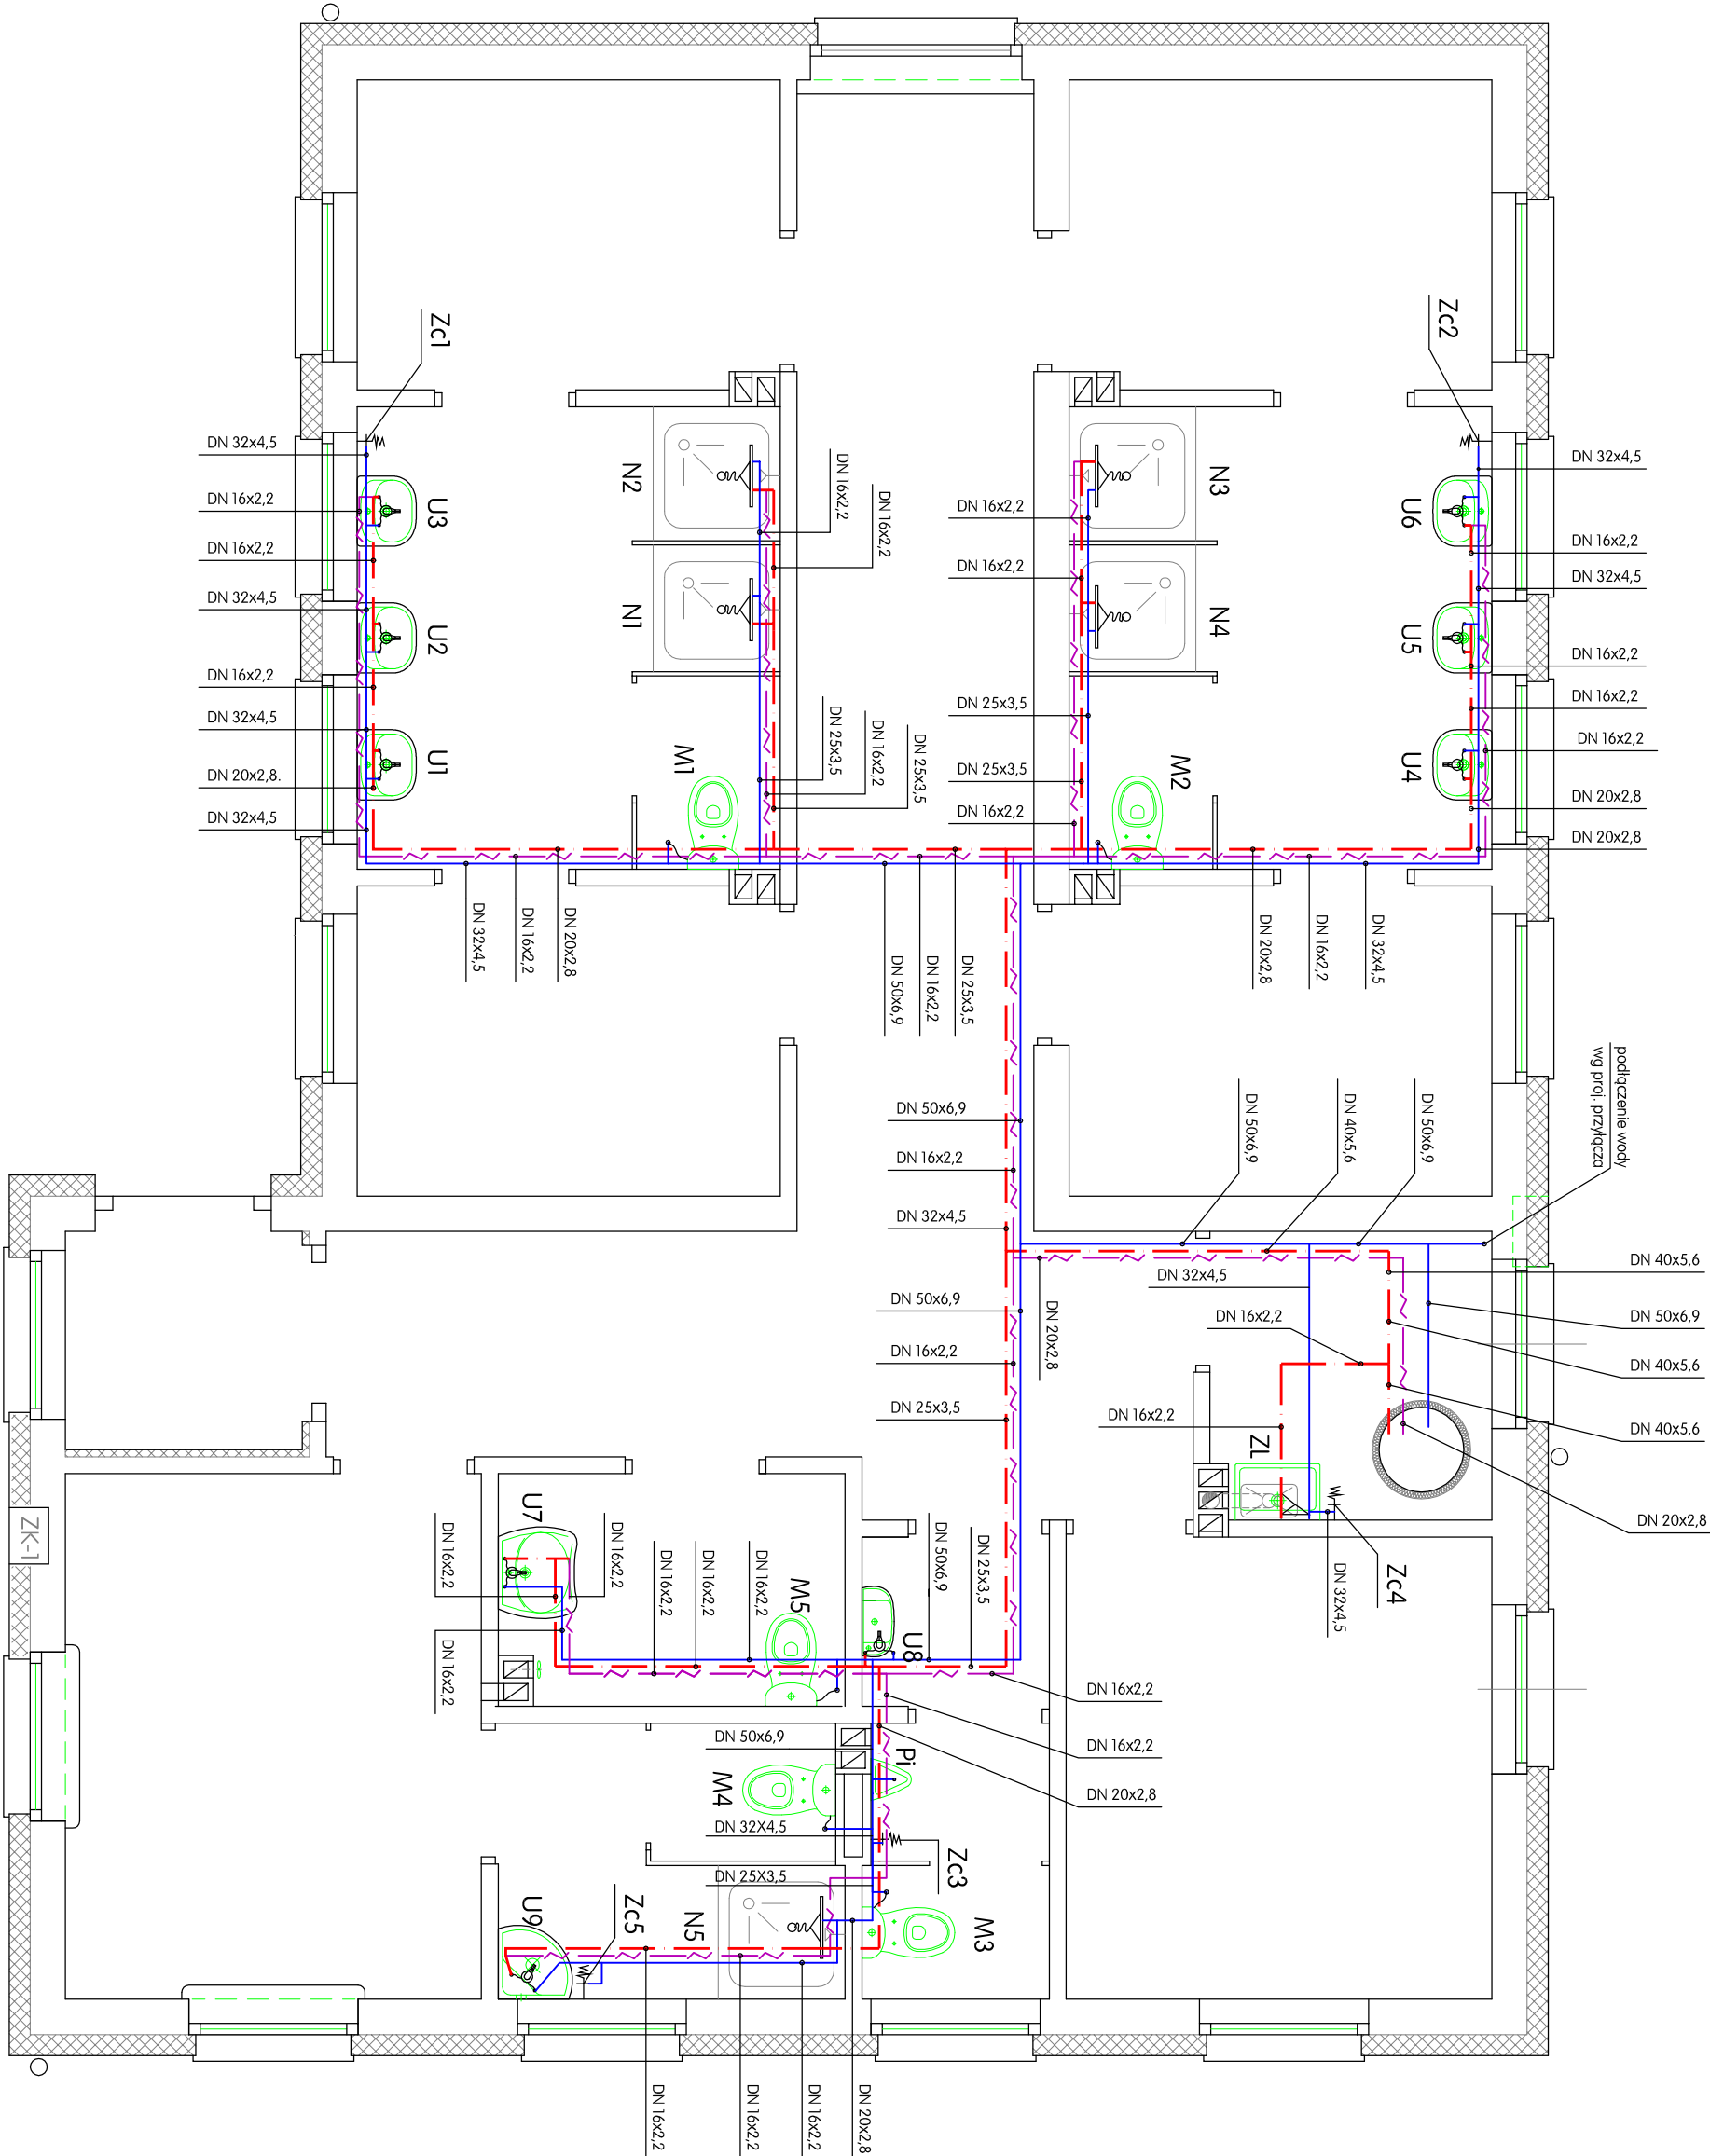

R Z U T P A R T E R U

INSTALACJA WODOCIĄGOWA

SKALA 1:50

A n d r z e j L e n k i e w i c z B u d o w n i c t w o O g ó l n e		
Obiekt:	KOMPLEKS BOISK SPORT.-MOJE BOISKO ORLIK2012, KOSINA, GMIŁANCUŁ	data oprac. 08.2012
Temat:	BUDOWA BUDYNKU ZAPLECZA SANITARNO-SZATNIOW. I OŚWIETLENIA KOMPLEKSU na działce nr ewid. 2438/32 w miejscowości Kosina	Nr rys.
branża: sanit.	INSTALACJA WEWNĘTRZNA WOD. - KAN.	SIW - 1
tytuł rysunku:	RZUT PARTERU - INST. WODOCIĄG.	skala 1:50
projektant:	inż. Holina Us, upr. bud. S-177/94	
sporządził:	inż. Maciej Łukaszewski upr. proj. UAN-7342/1/96	