


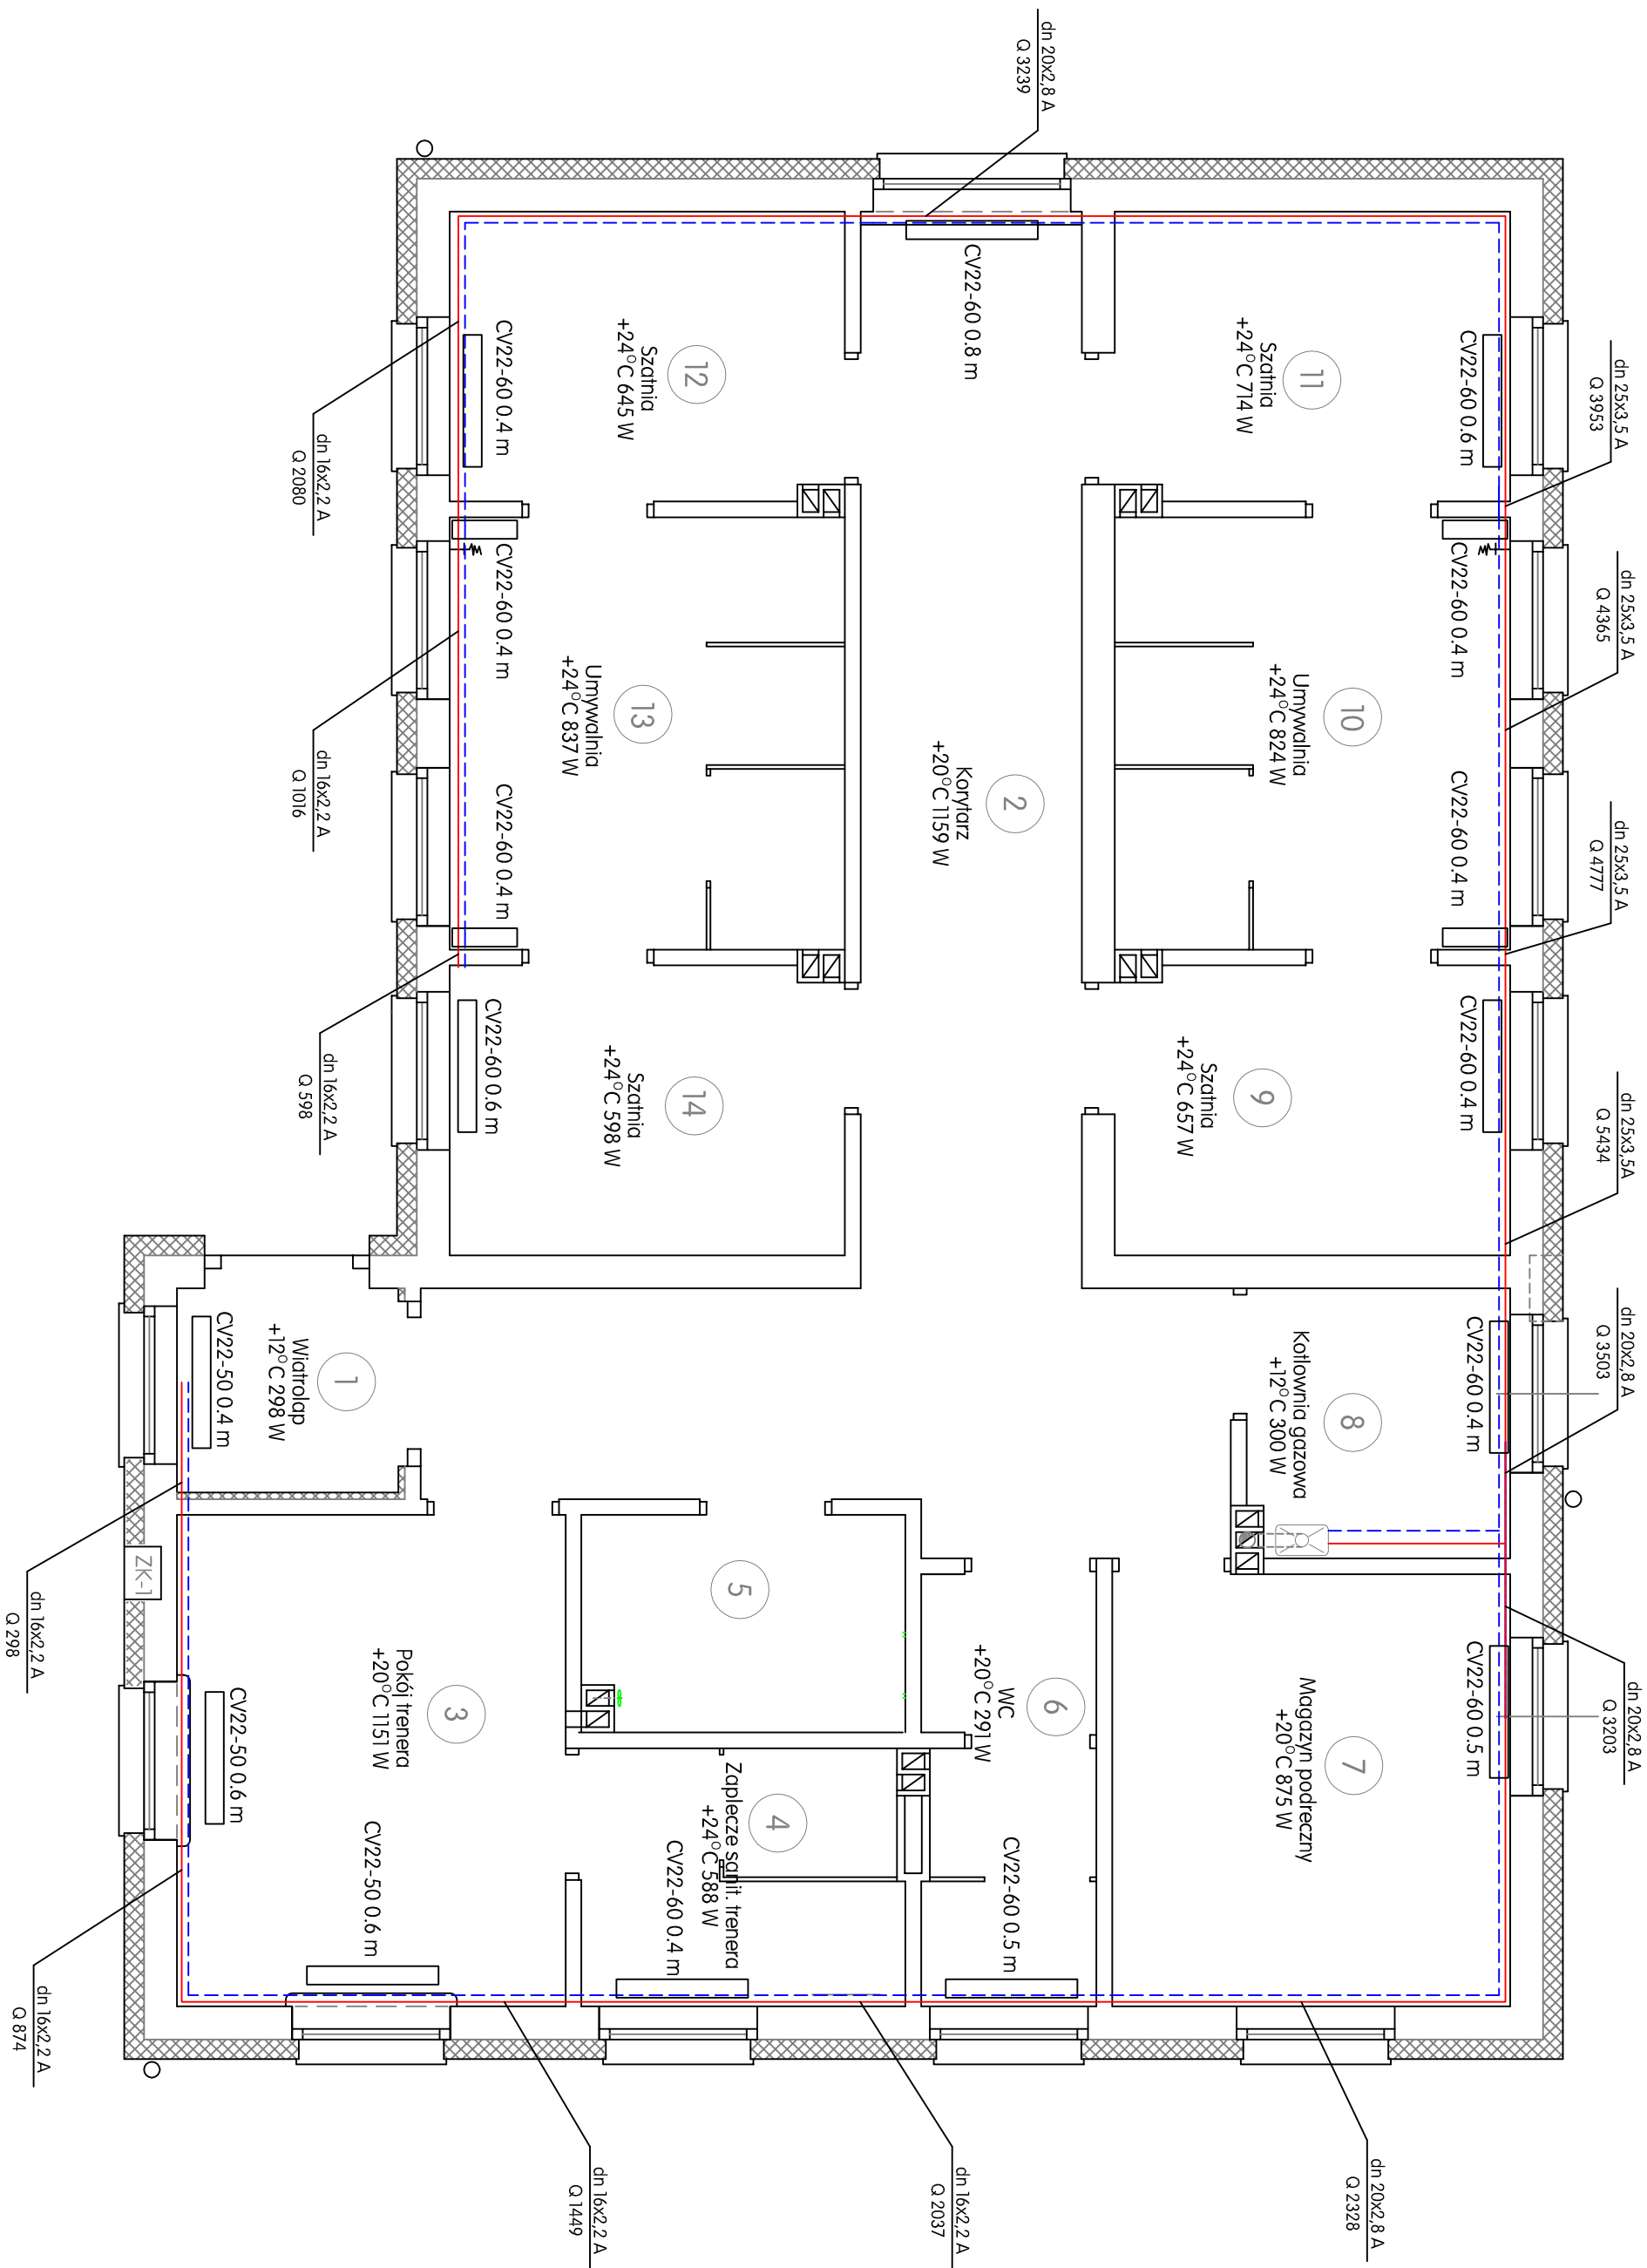

RZUT PARTERU

INSTALACJA CENTRALNEGO OGRZEWANIA

SKALA 1:500

A n d r z e j L e n k i e w i c z B u d o w n i c t w o O g i e			
Obiekt:	KOMPLEKS BOISK SPORT - MOJE BOJSKO ORLIK2012, WYSOKA, GMAŁAŃCUT	data oprac:	08.2012
Tenat:	BUDOWA BUDYNKU ZAPLECZA SANITARNO-SZATNIOW I OŚWIETLENIA KOMPLEKSU na dz. nr ewid. 392/10 i 392/9 w miejscowości Wysoka	Nr rys.	S5w - 1
branża:	INSTALACJA CENTRALNEGO OGRZEWANIA		
tytuł rysunku:	RZUT PARTERU	skala	1:500
projektant:	inż. Holina Us, upr. bud. S-177/94		
sprowadzi:	inż. Maciej Łukaszewski upr. proj. UAN-7342/1/96		