


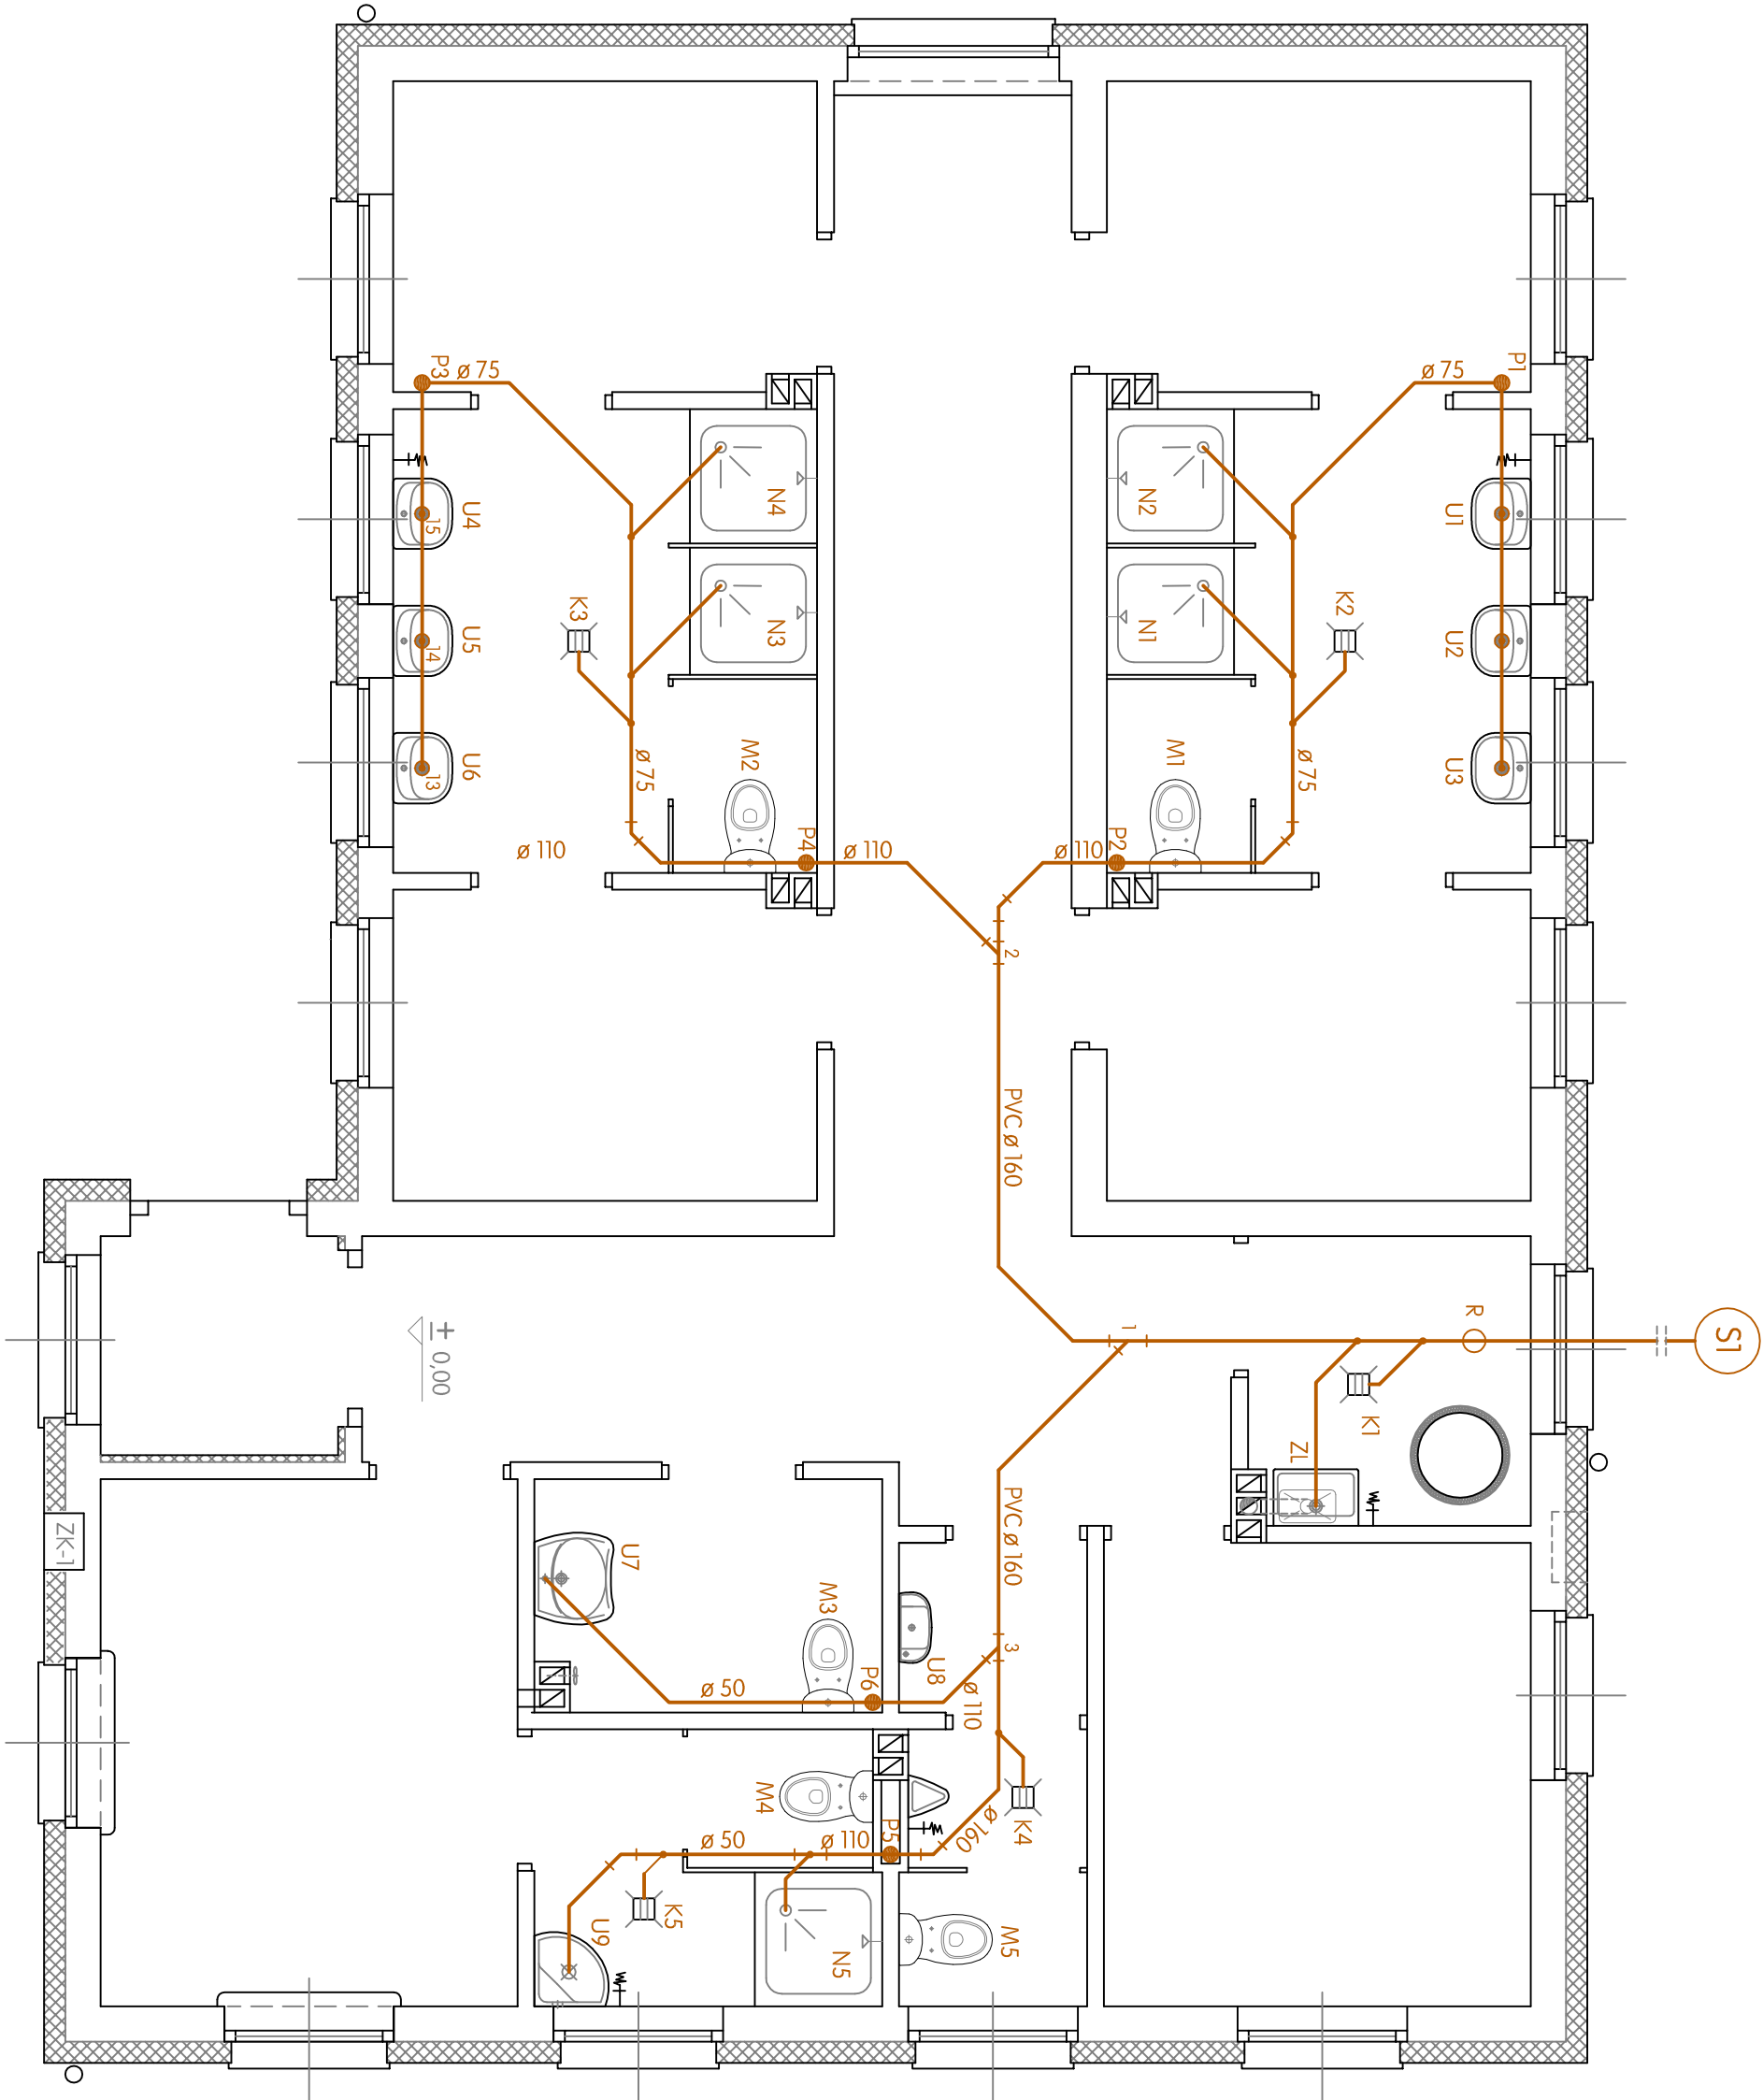

RZUT PARTERU

KANALIZACJA SANITARNA

SKALA 1:50

A n d r z e j L e n k i e w i c z B u d o w n i c t w o O g ó l n e		
Obiekt:	KOMPLEKS BOISK SPORT.-MOJE BOJSKO ORLIK2012, WYSOKA, GMAŁAŃCUT	data oprac. 08.2012
Temat:	BUDOWA BUDYNKU ZAPLECZA SANITARNO-SZATNIOW. I OŚWIETLENIA KOMPLEKSU na dz. nr ewid. 392/10 i 392/9 w miejscowości Wysoka	Nr rys. Stw - 3
branża:	INSTALACJA WEWNĘTRZNA WOD. - KAN.	
tytuł rysunku:	RZUT PARTERU - KANAL. SANIT.	s k a l a 1 : 5 0
projektant:	inż. Halina Uś, upr. bud. S-1777/94	
sprowadził:	inż. Maciej Łukaszewski upr. proj. UAN-7342/1/96	