


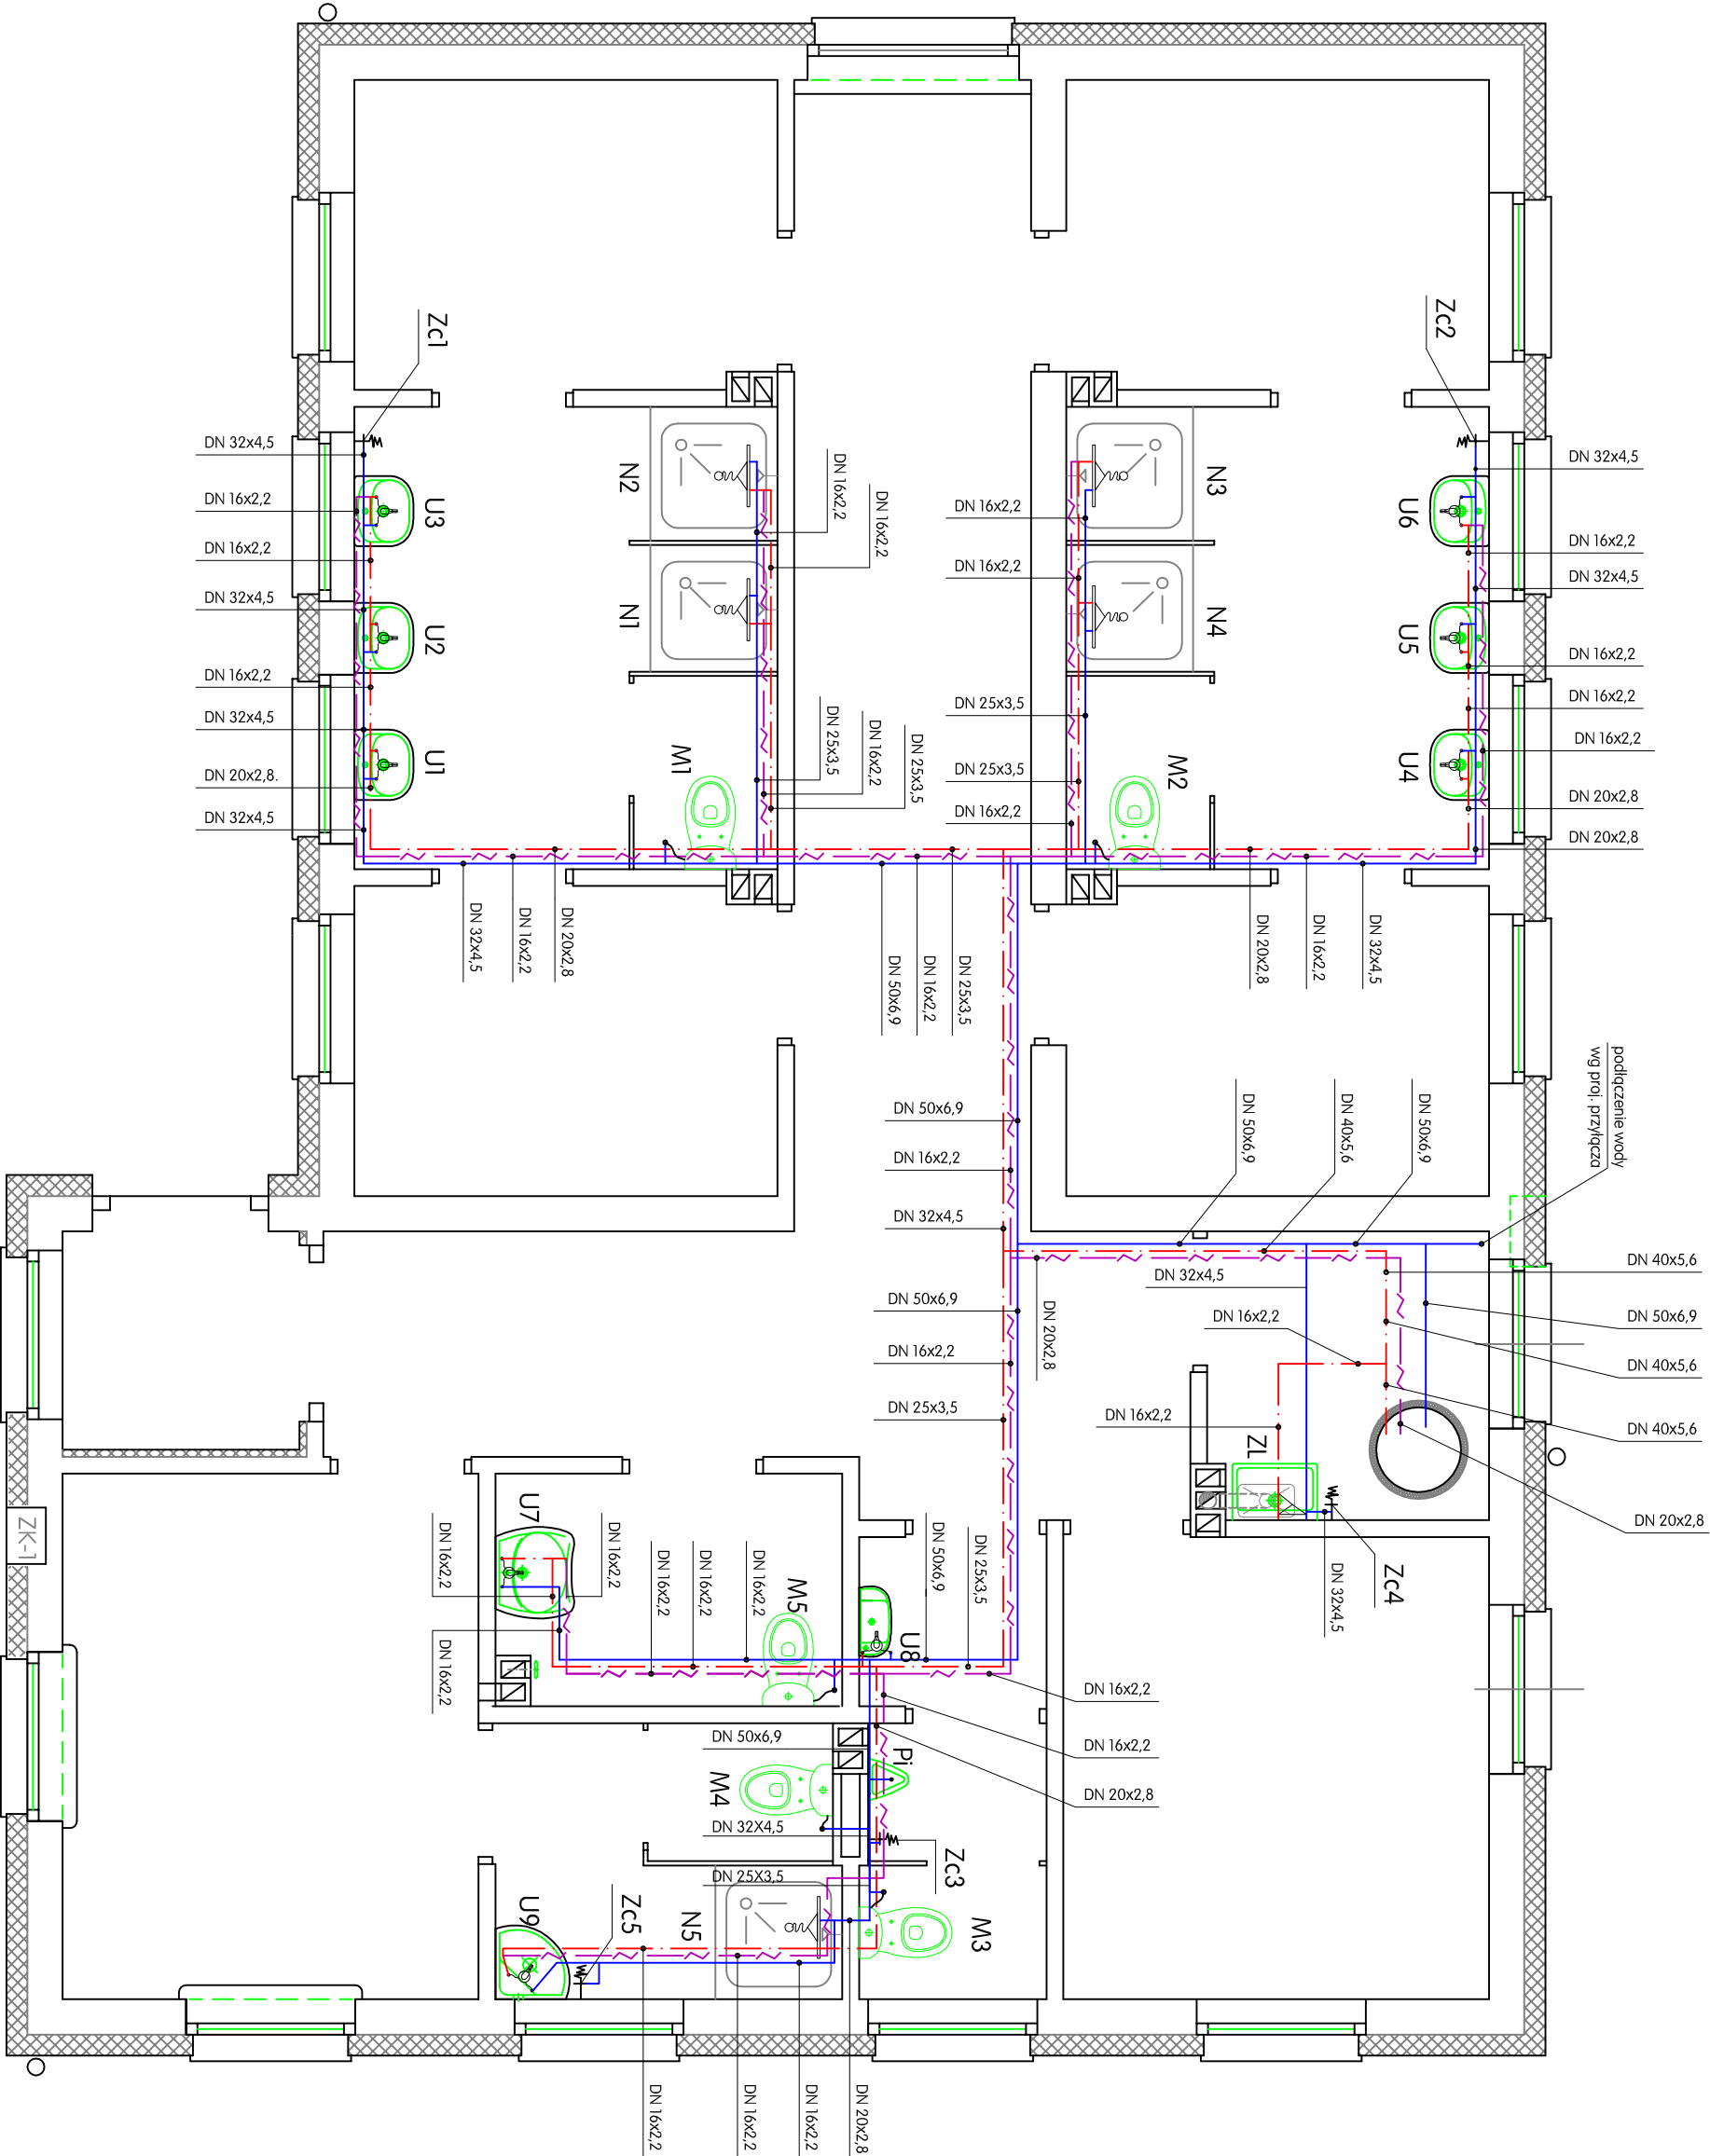

RZUT PARTERU

INSTALACJA WODOCIĄGOWA

SKALA 1:50

A n d r z e j L e n k i e w i c z B u d o w n i c t w o O g o l n e		
Obiekt:	KOMPLEKS BOISK SPORT - MOJE BOJSKO ORLIK2012, WYSOKA, GMAŁAŃCUT	data oprac. 08.2012
Temat:	BUDOWA BUDYNKU ZAPLECZA SANITARNO-SZATNIOWY I OŚWIETLENIA KOMPLEKSU na dz. nr ewid. 392/10 i 392/9 w miejscowości Wysoka	Nr rys. STW - 1
branża: sanit.	INSTALACJA WEWNĘTRZNA WOD. - KAN.	
tytuł rysunku:	RZUT PARTERU - INST. WODOCIĄG.	s k a l a 1:50
projektant:	inż. Holina Us, upr. bud. S-177/94	
sprowadził:	inż. Maciej Łukaszewski upr. proj. UAN-7342/1/96	