




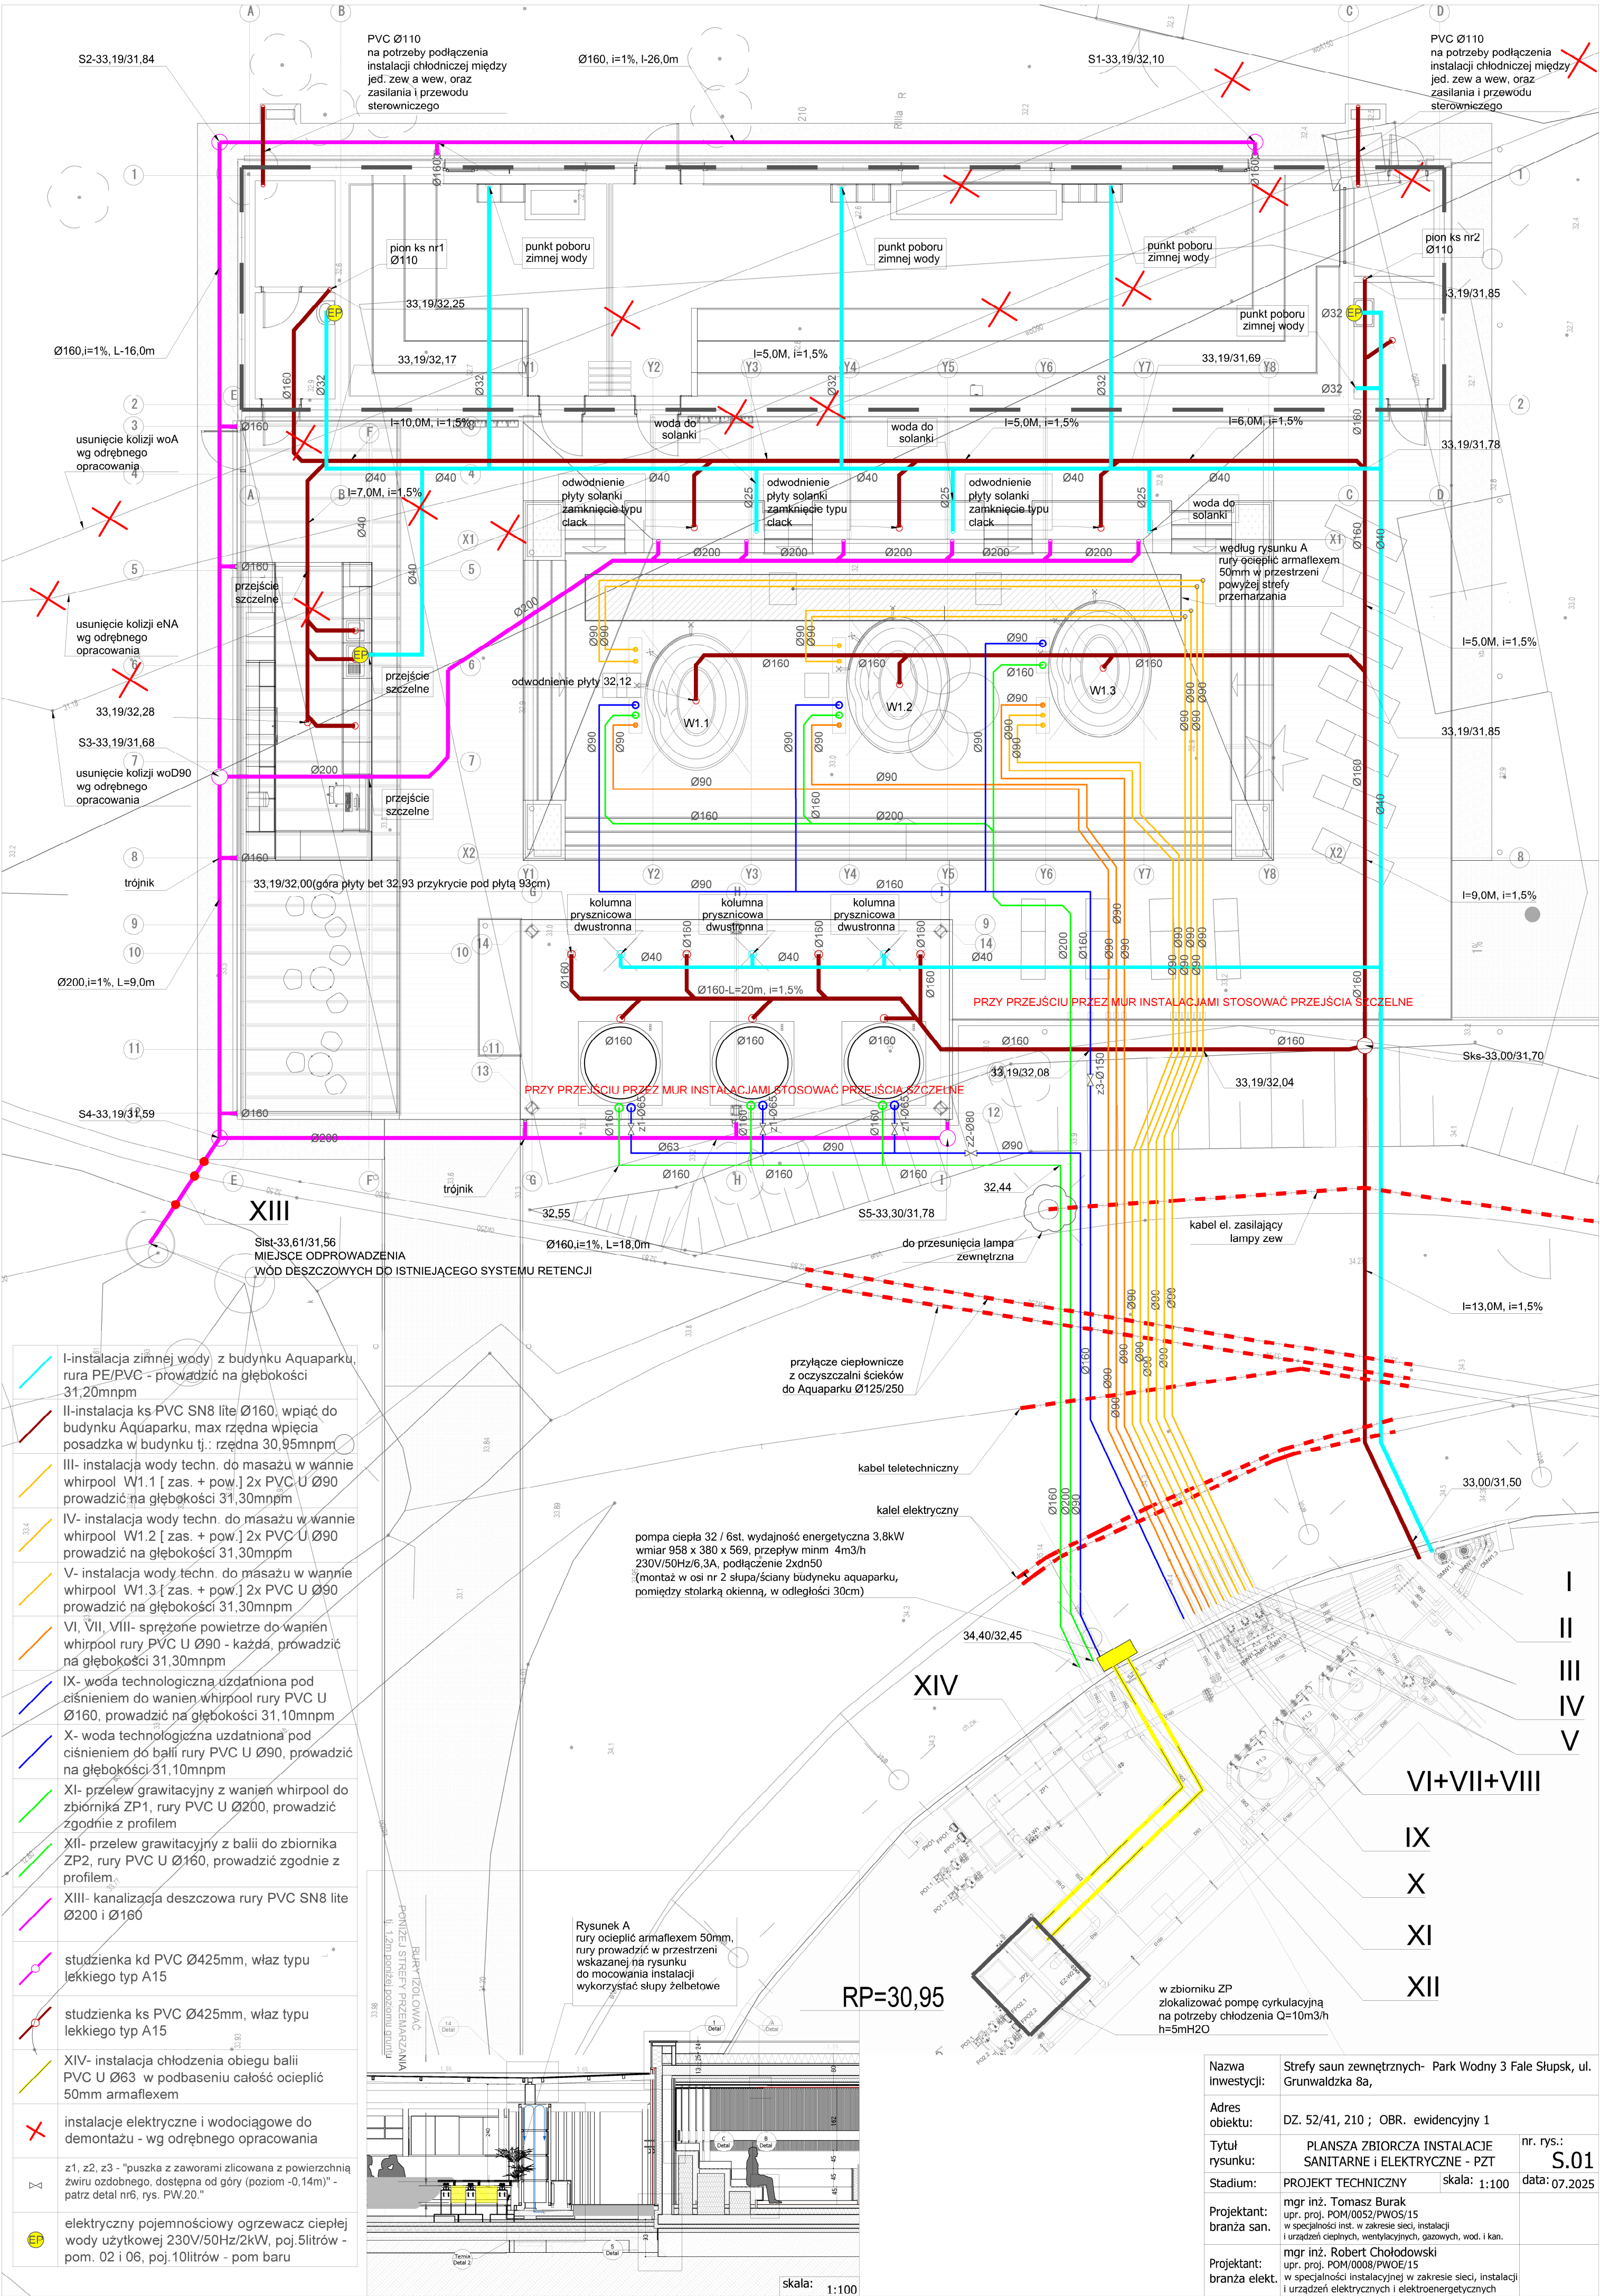


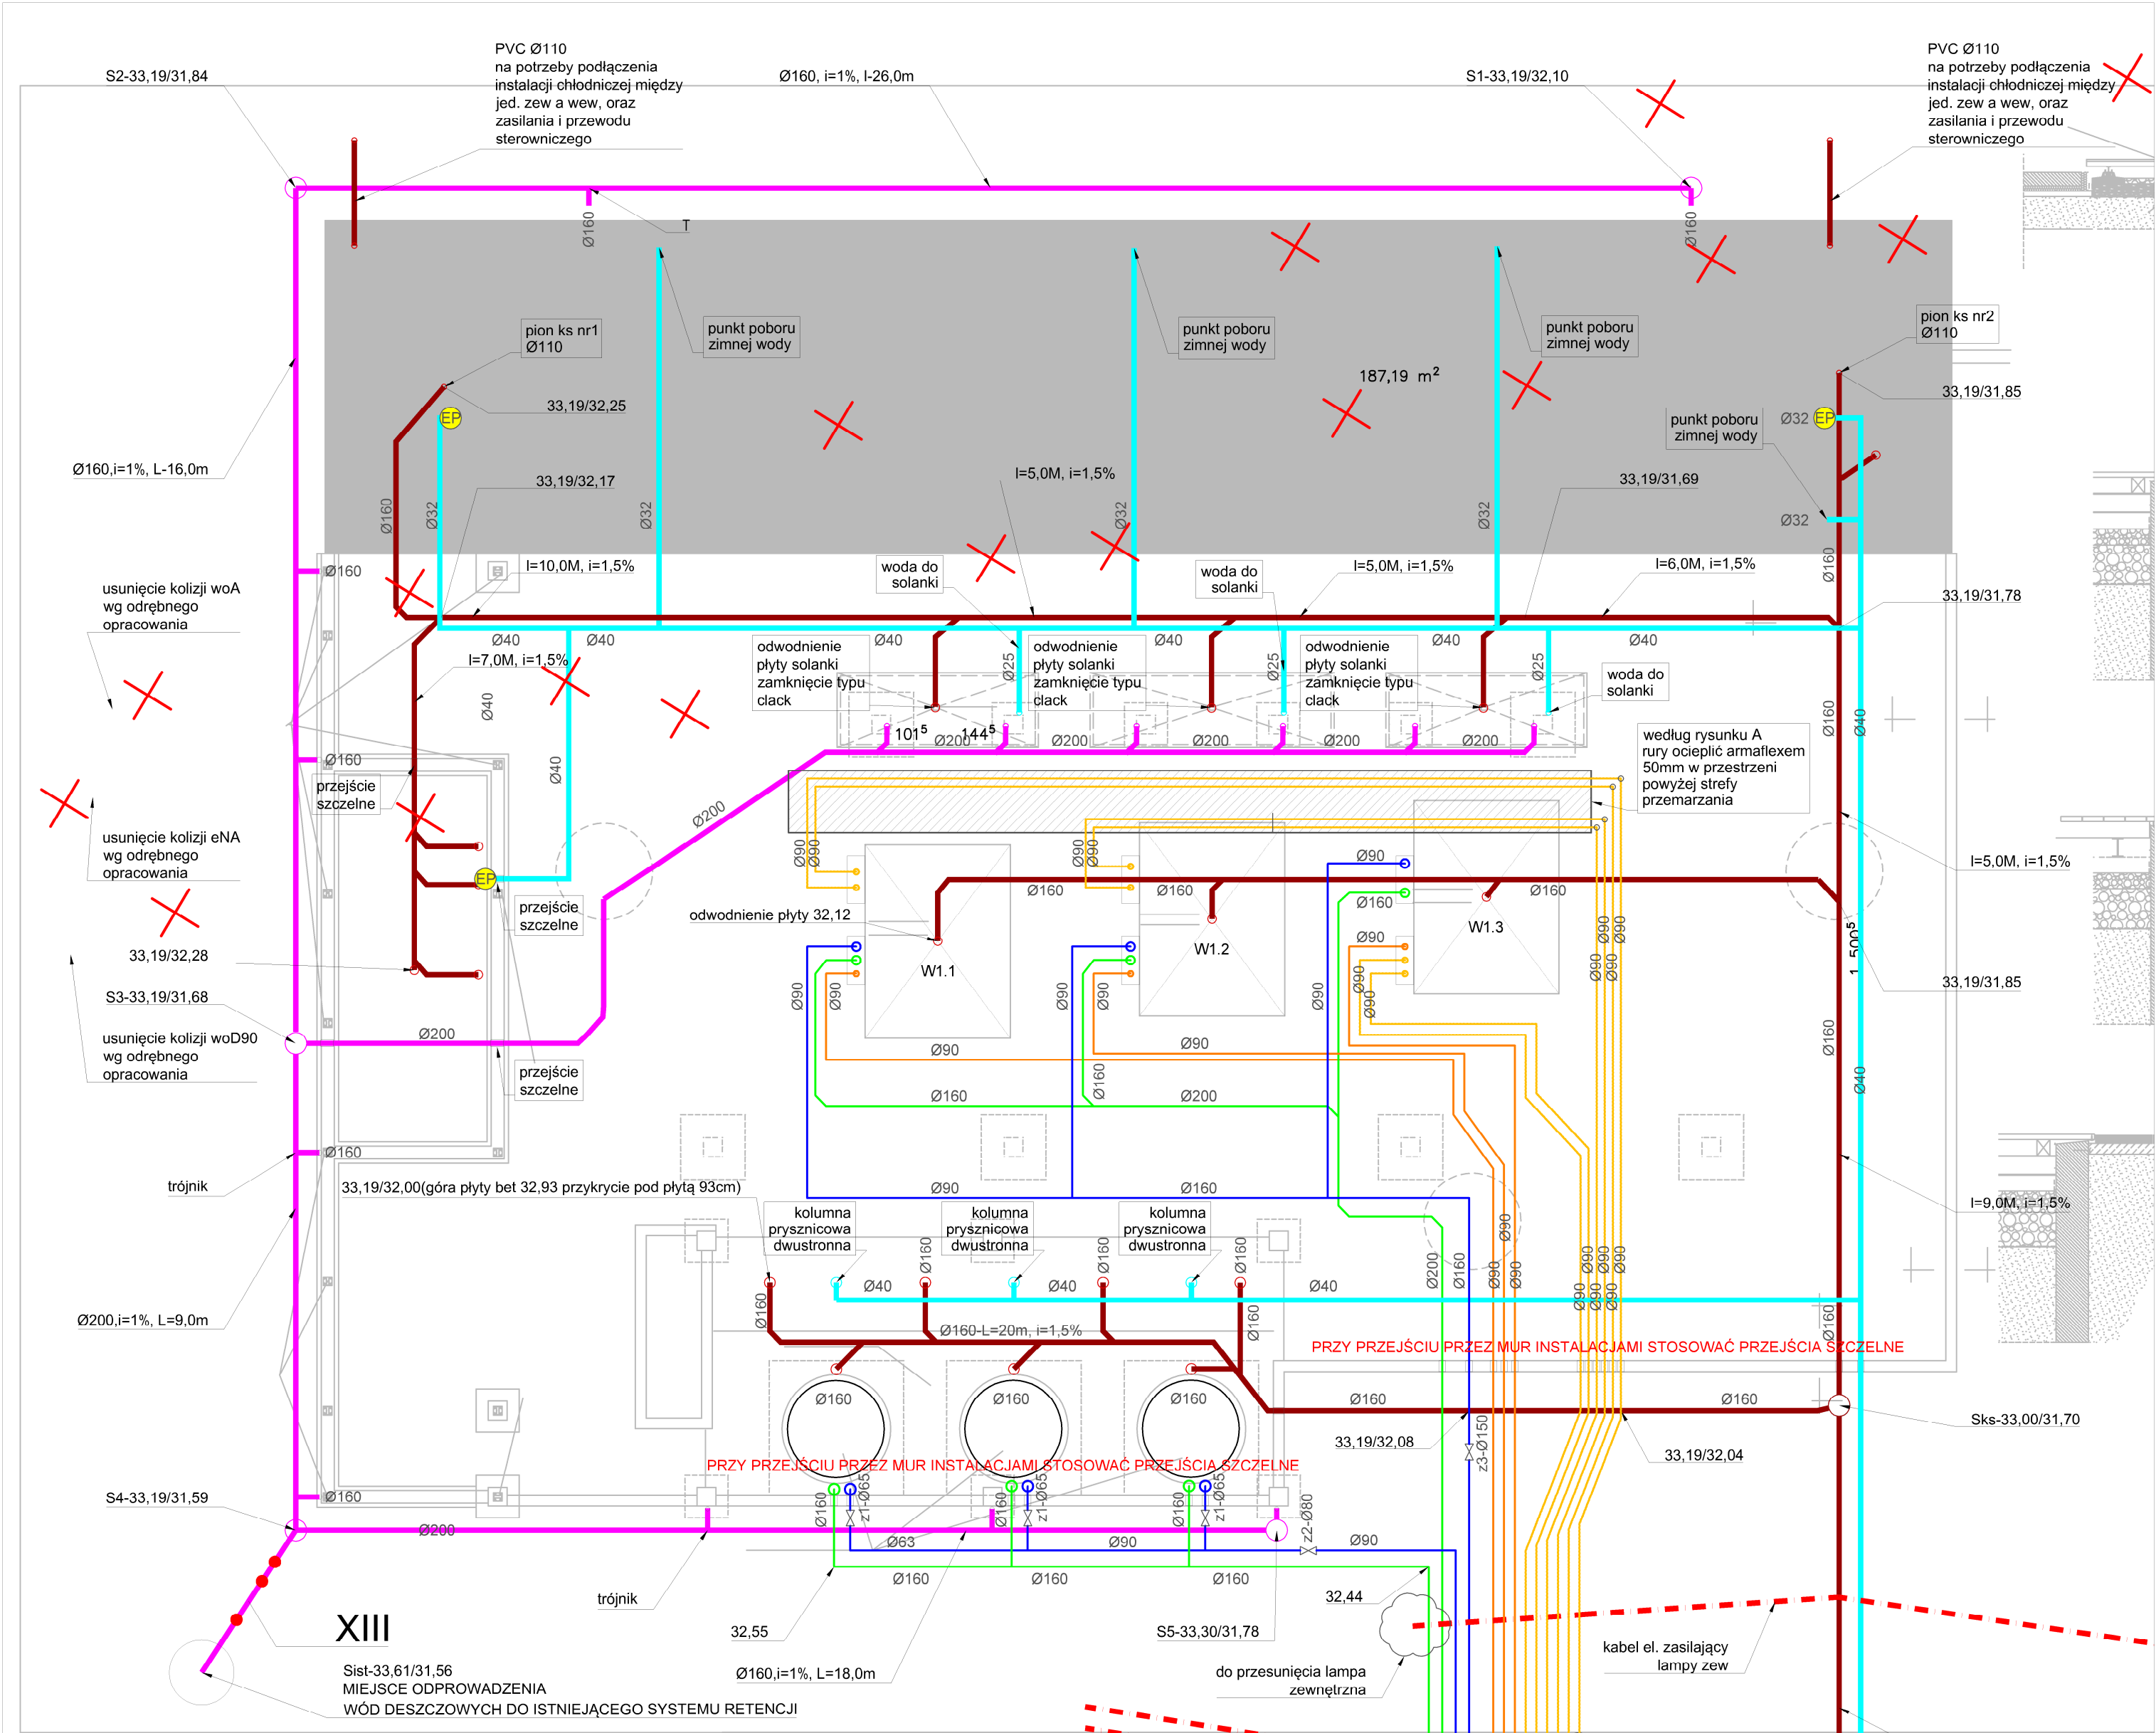


	I- instalacja zimnej wody z budynku Aquaparku, rura PE/PVC - prowadzić na głębokości 31,20mnpm
	II- instalacja ks PVC SN8 lite Ø160, wpiąć do budynku Aquaparku, max rzędna wpięcia posadzka w budynku tj.: rzędna 30,95mnpm
	III- instalacja wody techn. do masażu w wannie whirlpool W1.1 [zas. + pow.] 2x PVC U Ø90 prowadzić na głębokości 31,30mnpm
	IV- instalacja wody techn. do masażu w wannie whirlpool W1.2 [zas. + pow.] 2x PVC U Ø90 prowadzić na głębokości 31,30mnpm
	V- instalacja wody techn. do masażu w wannie whirlpool W1.3 [zas. + pow.] 2x PVC U Ø90 prowadzić na głębokości 31,30mnpm
	VI, VII, VIII- sprężone powietrze do wanień whirlpool rury PVC U Ø90 - każda, prowadzić na głębokości 31,30mnpm
	IX- woda technologiczna uzdatniona pod ciśnieniem do wanień whirlpool rury PVC U Ø160, prowadzić na głębokości 31,10mnpm
	X- woda technologiczna uzdatniona pod ciśnieniem do balii rury PVC U Ø90, prowadzić na głębokości 31,10mnpm
	XI- przelew grawitacyjny z wanień whirlpool do zbiornika ZP1, rury PVC U Ø200, prowadzić zgodnie z profilem
	XII- przelew grawitacyjny z balii do zbiornika ZP2, rury PVC U Ø160, prowadzić zgodnie z profilem
	XIII- kanalizacja deszczowa rury PVC SN8 lite Ø200 i Ø160
	studzienka kd PVC Ø425mm, właz typu lekkiego typ A15
	studzienka ks PVC Ø425mm, właz typu lekkiego typ A15
	XIV- instalacja chłodzenia obiegu balii PVC U Ø63 w podbaseniu całość ocieplić 50mm armaflexem
	instalacje elektryczne i wodociągowe do demontażu - wg odrębnego opracowania
	z1, z2, z3 - "puszka z zaworami zlicowana z powierzchnią zwirow ozdobnego, dostępna od góry (poziom -0,14m)" - patrz detal nr6, rys. PW.20."
	elektryczny pojemnościowy ogrzewacz ciepłej wody użytkowej 230V/50Hz/2kW, poj.5litrów - pom. 02 i 06, poj.10litrów - pom baru

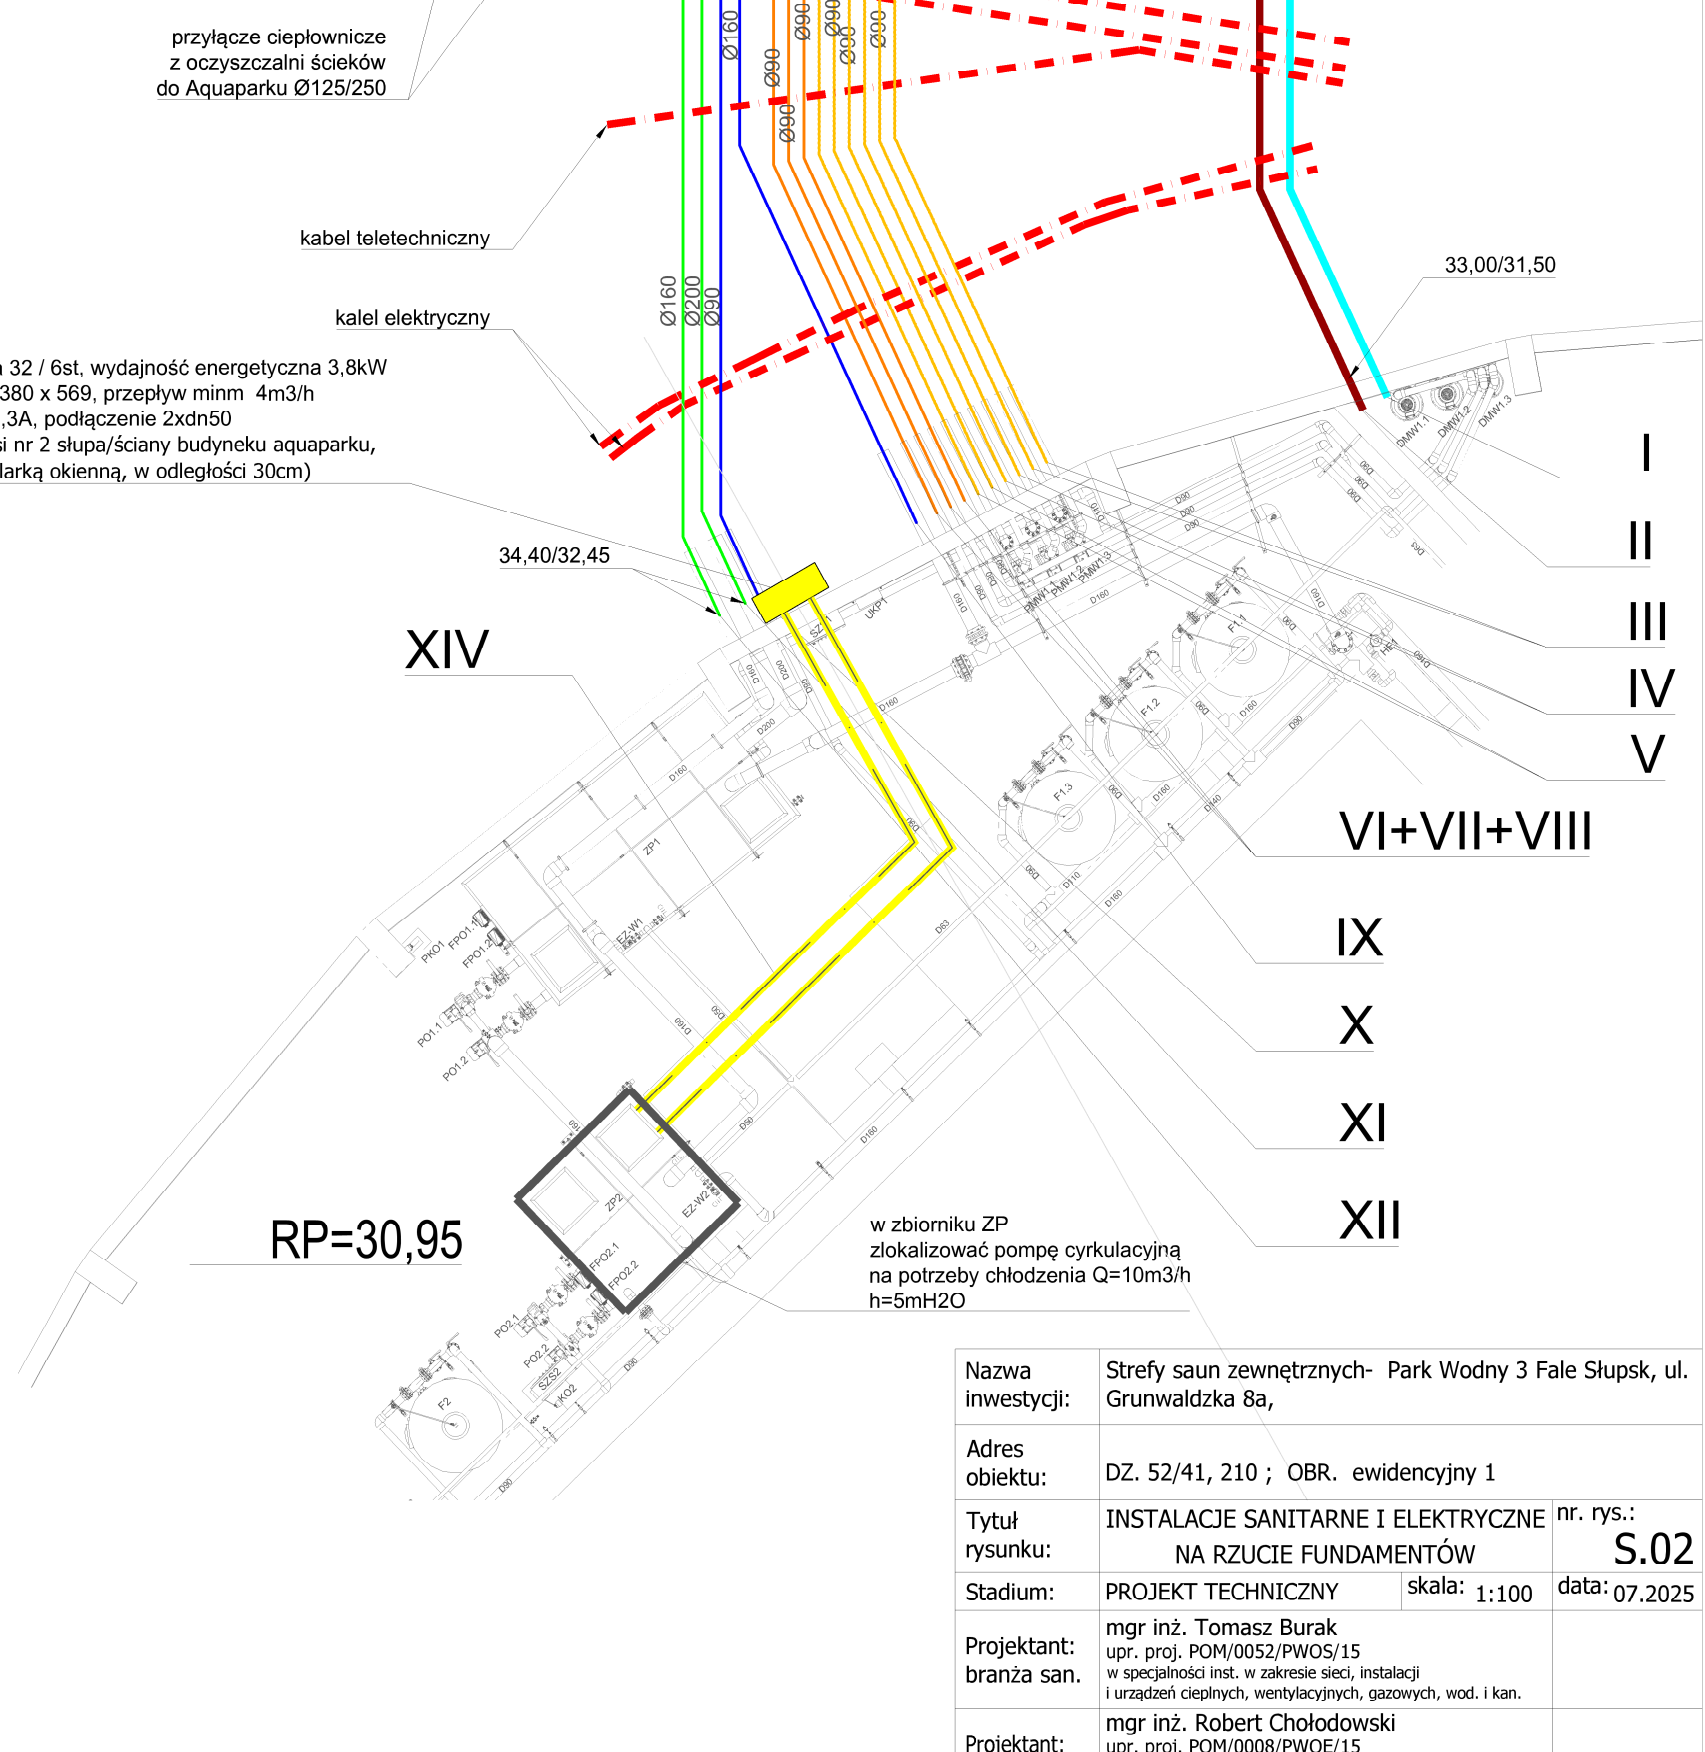

Nazwa inwestycji:	Strefy saun zewnętrznych- Park Wodny 3 Fale Słupsk, ul. Grunwaldzka 8a,
Adres obiektu:	DZ. 52/41, 210 ; OBR. ewidencyjny 1
Tytuł rysunku:	INSTALACJE SANITARNE I ELEKTRYCZNE NA RZUCIE FUNDAMENTÓW nr. rys.: S.02
Stadium:	PROJEKT TECHNICZNY skala: 1:100 data: 07.2025
Projektant: branża san.	mgr inż. Tomasz Burak upr. proj. POM/0052/PWOS/15 w szczególności inst. w zakresie sieci, instalacji i urządzeń cieplnych, wentylacyjnych, gazowych, wod. i kan.
Projektant: branża elekt.	mgr inż. Robert Choładowski upr. proj. POM/0008/PWOE/15 w szczególności instalacyjnej w zakresie sieci, instalacji i urządzeń elektrycznych i elektroenergetycznych

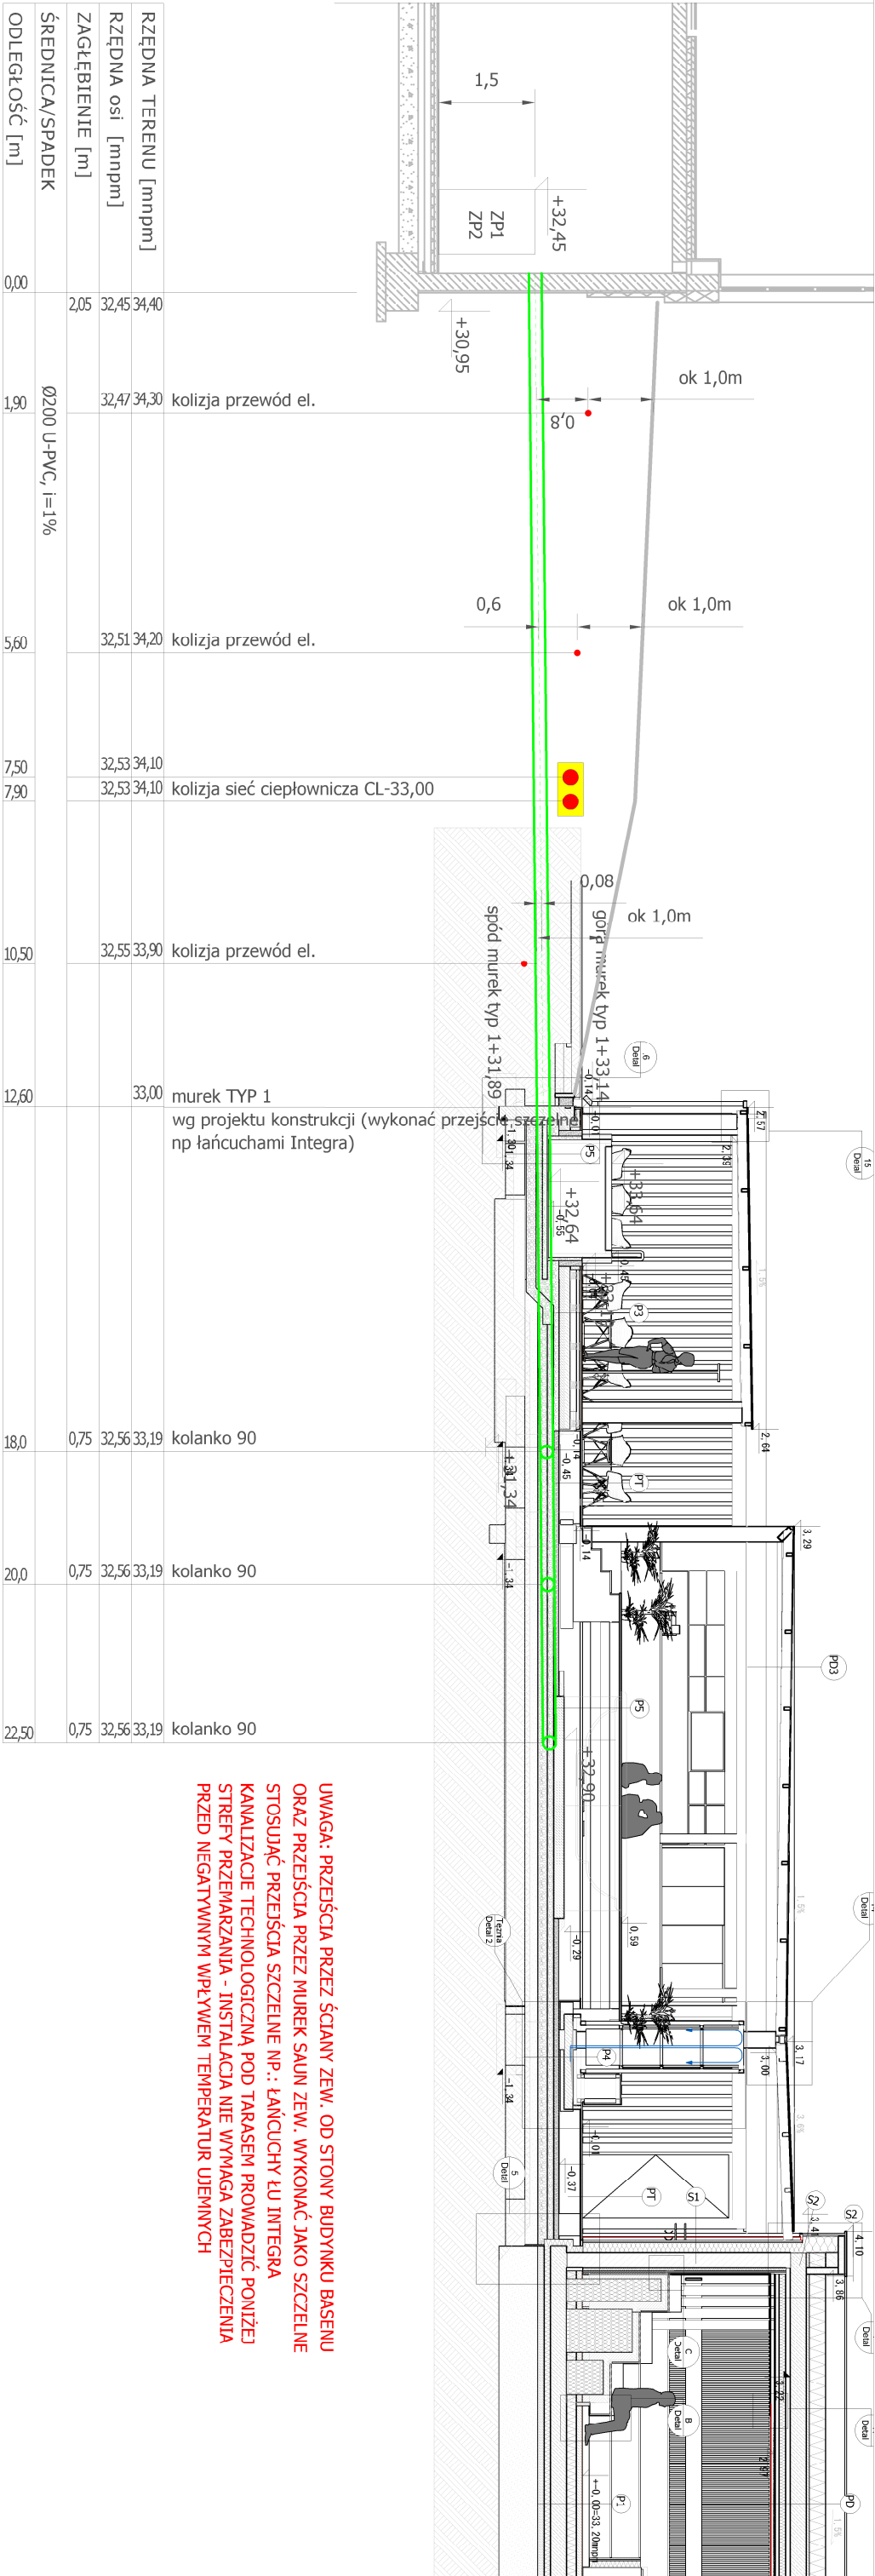

UWAGA: PRZEJŚCIA PRZEZ ŚCIANY ZEWM. OD STONY BUDYNKU BASENU
ORAZ PRZEJŚCIA PRZEZ MUREK SAUN ZEWM. WYKONAĆ JAKO SZCZELNE
STOSUJĄC PRZEJŚCIA SZCZELNE NP.: ŁAŃCUCHY ŁU INTEGRA
KANALIZACJE TECHNOLOGICZNA POD TARASEM PROWADZIĆ PONIŻEJ
STREFY PRZEMARZANIA - INSTALACJA NIE WYMAGA ZABEZPIECZENIA
PRZED NEGATYWNYM WPLYWEM TEMPERATUR UJEMNYCH

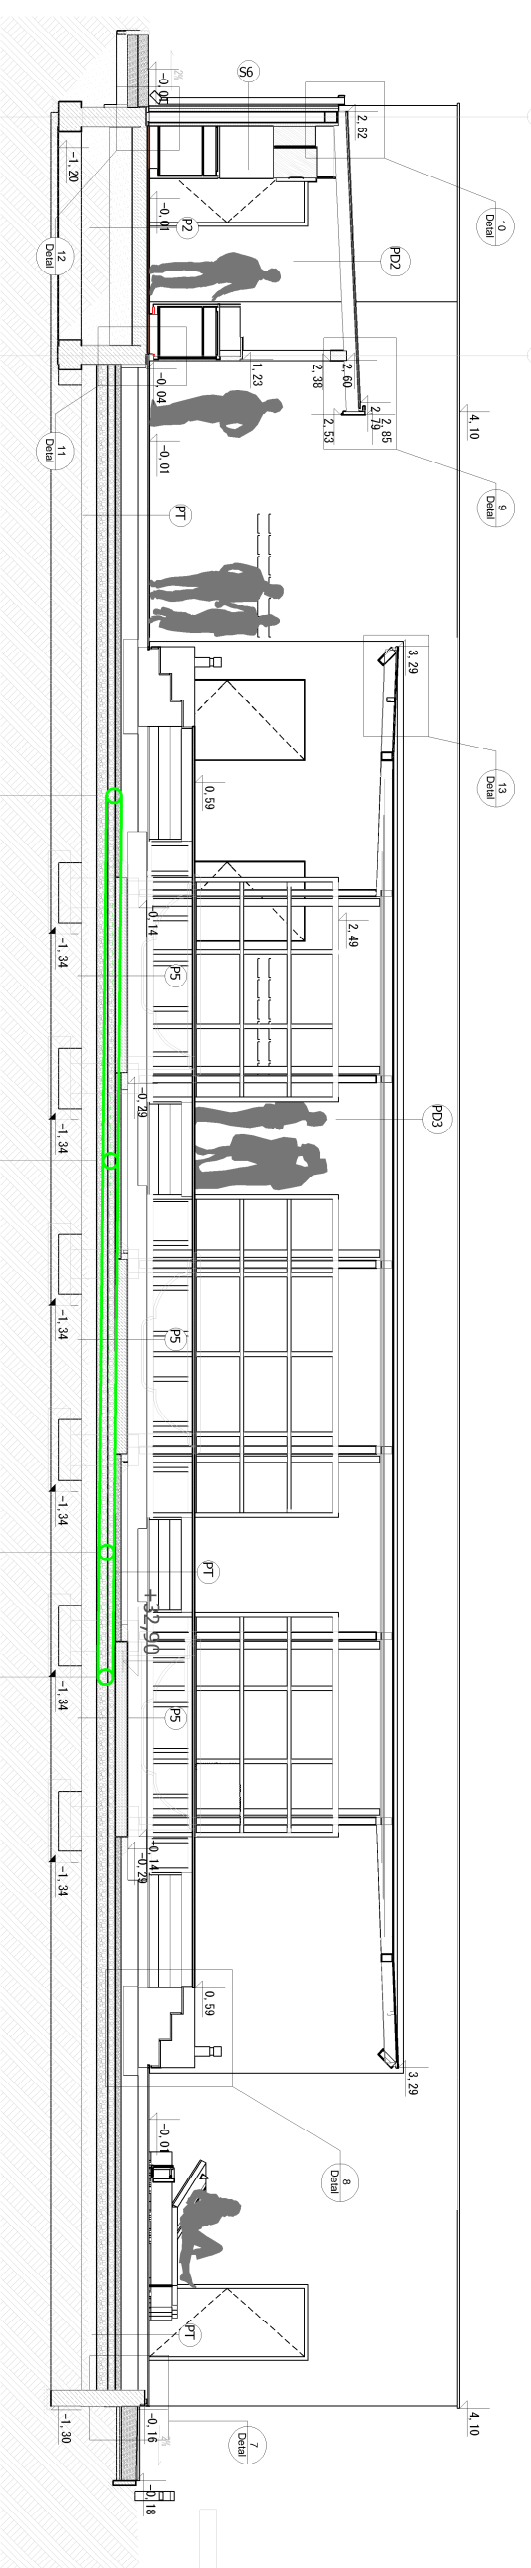


UWAGA: PRZEJŚCIA PRZEZ ŚCIANY ZEWM. OD STONY BUDYNKU BASENU
ORAZ PRZEJŚCIA PRZEZ MUREK SAUN ZEWM. WYKONAĆ JAKO SZCZELNE
STOSUJĄC PRZEJŚCIA SZCZELNE NP.: ŁAŃCUCHY ŁU INTEGRA
KANALIZACJE TECHNOLOGICZNA POD TARASEM PROWADZIĆ PONIŻEJ
STREFY PRZEMARZANIA - INSTALACJA NIE WYMAGA ZABEZPIECZENIA
PRZED NEGATYWNYM WPLYWEM TEMPERATUR UJEMNYCH


11,5	0,75	32,67	33,19	kolanko 90
7,0	0,75	32,63	33,19	kolanko 90
2,0	0,75	32,58	33,19	kolanko 90
0,0	0,75	32,56	33,19	kolanko 90
RZĘDNA TERENU [mnpm]				
RZĘDNA OSI [mnpm]				
ZAGŁĘBIENIE [m]				
ŚREDNICA/SPADEK				
ODLEGŁOŚĆ [m]				

Nazwa inwestycji:	Strefy saun zewnętrznych- Park Wodny 3 Fale Słupsk, ul. Grunwaldzka 8a,		
Adres obiektu:	DZ. 52/41, 210 ; OBR. ewidencyjny 1		
Tytuł rysunku:	PROFIL INSTALACJI TECH. XI GRAWITACYJNY ODPLYW Z WHIRPOOL		nr. rys.: S.04
Stadium:	PROJEKT TECHNICZNY	skala: 1:100	data: 07.2025
Projektant: branża san.	mgr inż. Tomasz Burak upr. proj. POM/0052/PWO5/15 w specjalności inst. w zakresie sieć, instalacji i urządzeń cieplnych, wentylacyjnych, gazowych, wod. i kan.		

UWAGA: PRZEJŚCIA PRZEZ ŚCIANY ZEW. OD STONY BUDYNKU BASENU
ORAZ PRZEJŚCIA PRZEZ MUREK SAUN ZEW. WYKONAĆ JAKO SZCZELNE
STOSUJĄC PRZEJŚCIA SZCZELNE NP.: ŁAŃCUCHY ŁU INTEGRA
KANALIZACJE TECHNOLOGICZNĄ POD TARASEM PROWADZIĆ PONIŻEJ
STREFY PRZEMARZANIA - INSTALACJA NIE WYMAGA ZABEZPIECZENIA
PRZED NEGATYWNYM WPLYWEM TEMPERATUR UJEMNYCH

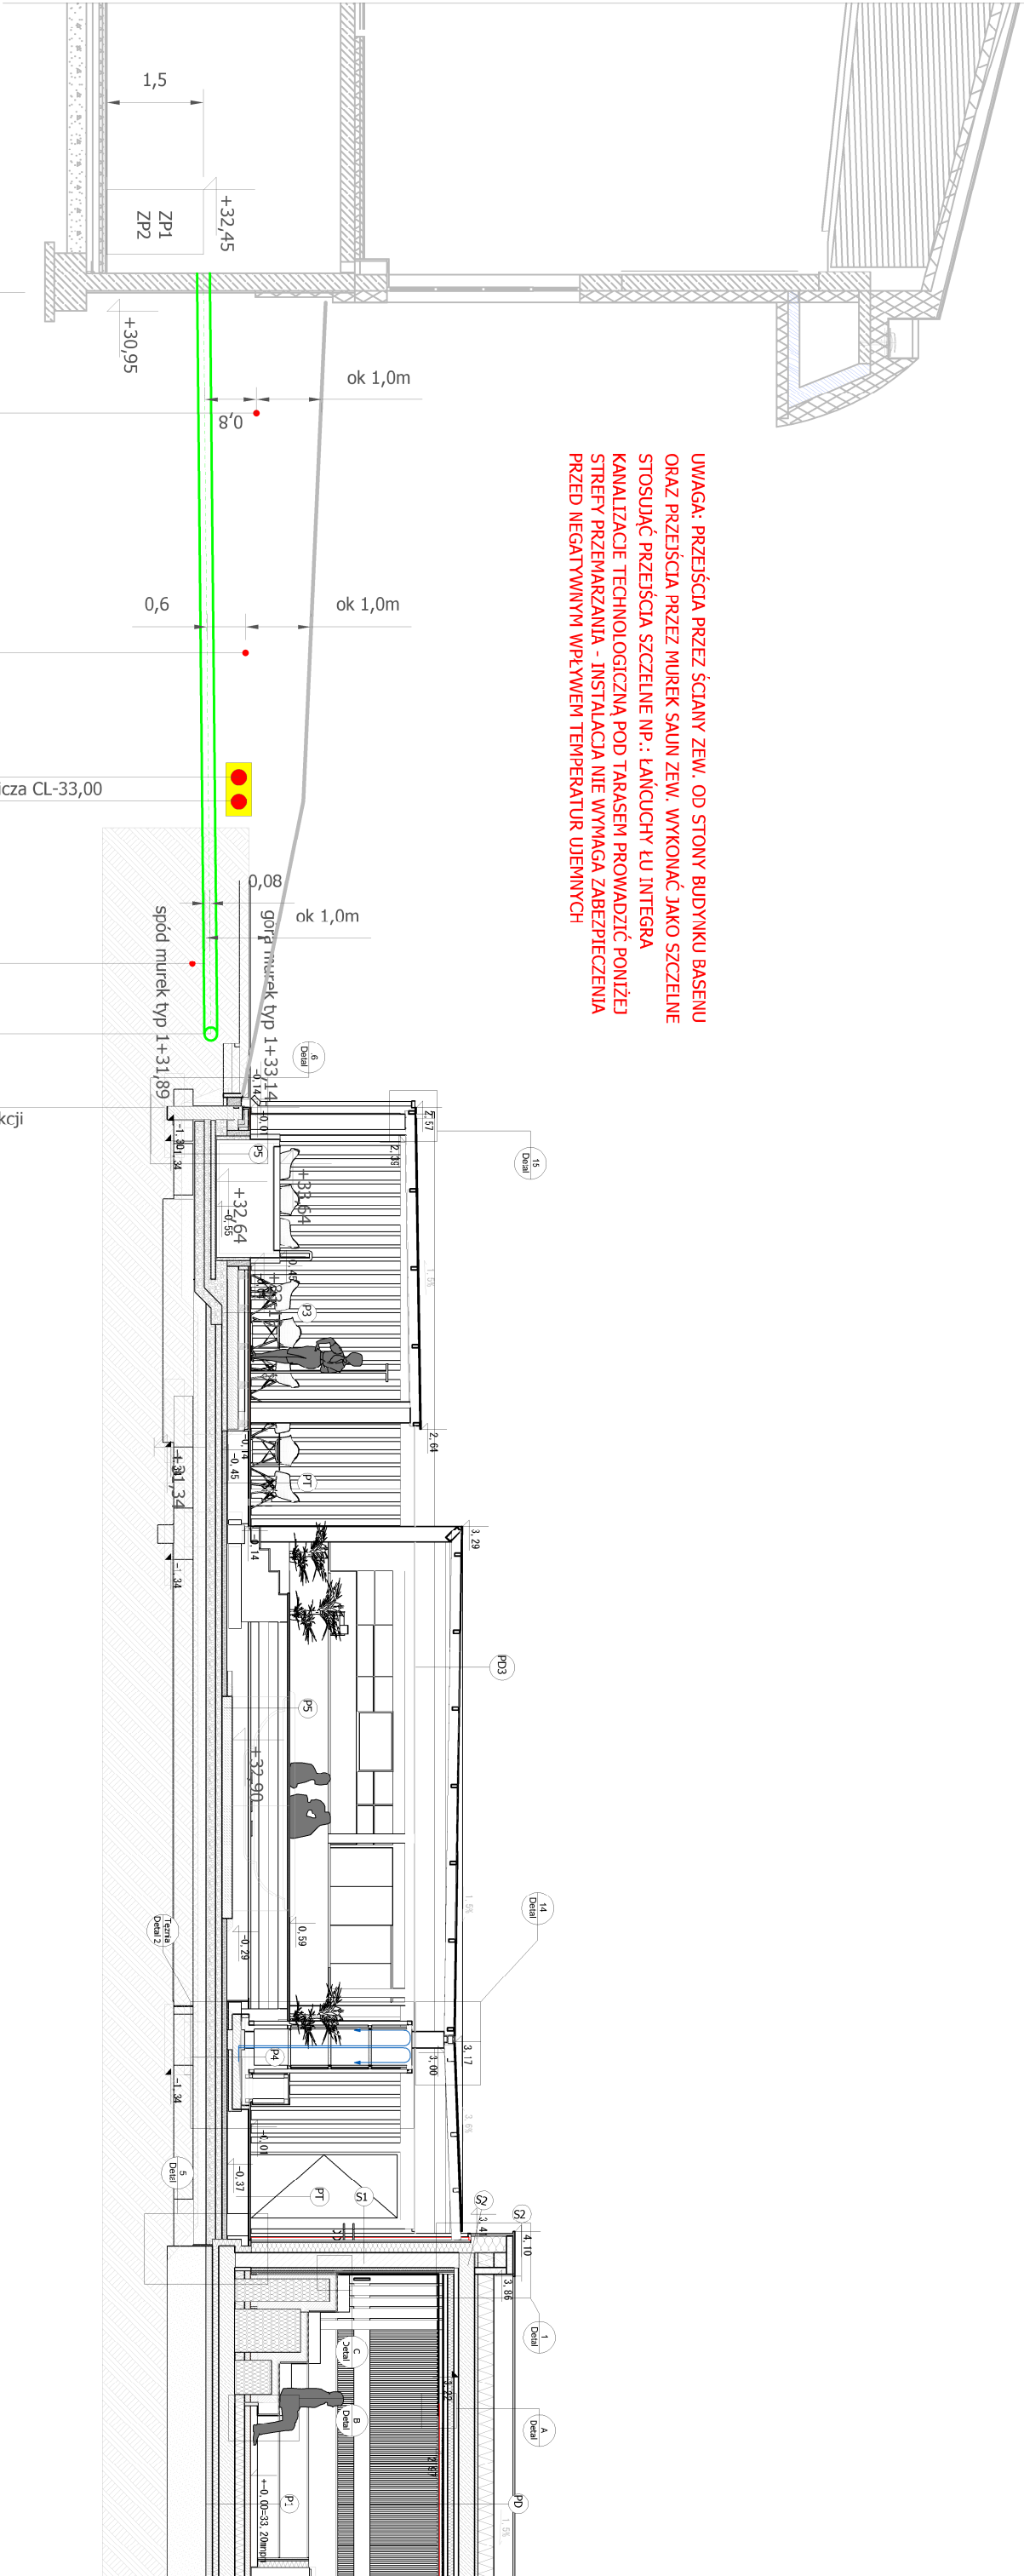


Nazwa inwestycji:	Strefy saun zewnętrznych- Park Wodny 3 Fale Słupsk, ul. Grunwaldzka 8a,		
Adres obiektu:	DZ. 52/41, 210 ; OBR. ewidencyjny 1		
Tytuł rysunku:	PROFIL INSTALACJI TECH. XII GRAWITACYJNY ODPLYW Z BALI		nr. rys.: S.05
Stadium:	PROJEKT TECHNICZNY	skala: 1:100	data: 07.2025
Projektant: branża san.	mgr inż. Tomasz Burak upr. proj. POM/0052/PWO5/15 w specjalności inst. w zakresie sieć, instalacji i urządzeń cieplnych, wentylacyjnych, gazowych, wod. i kan.		

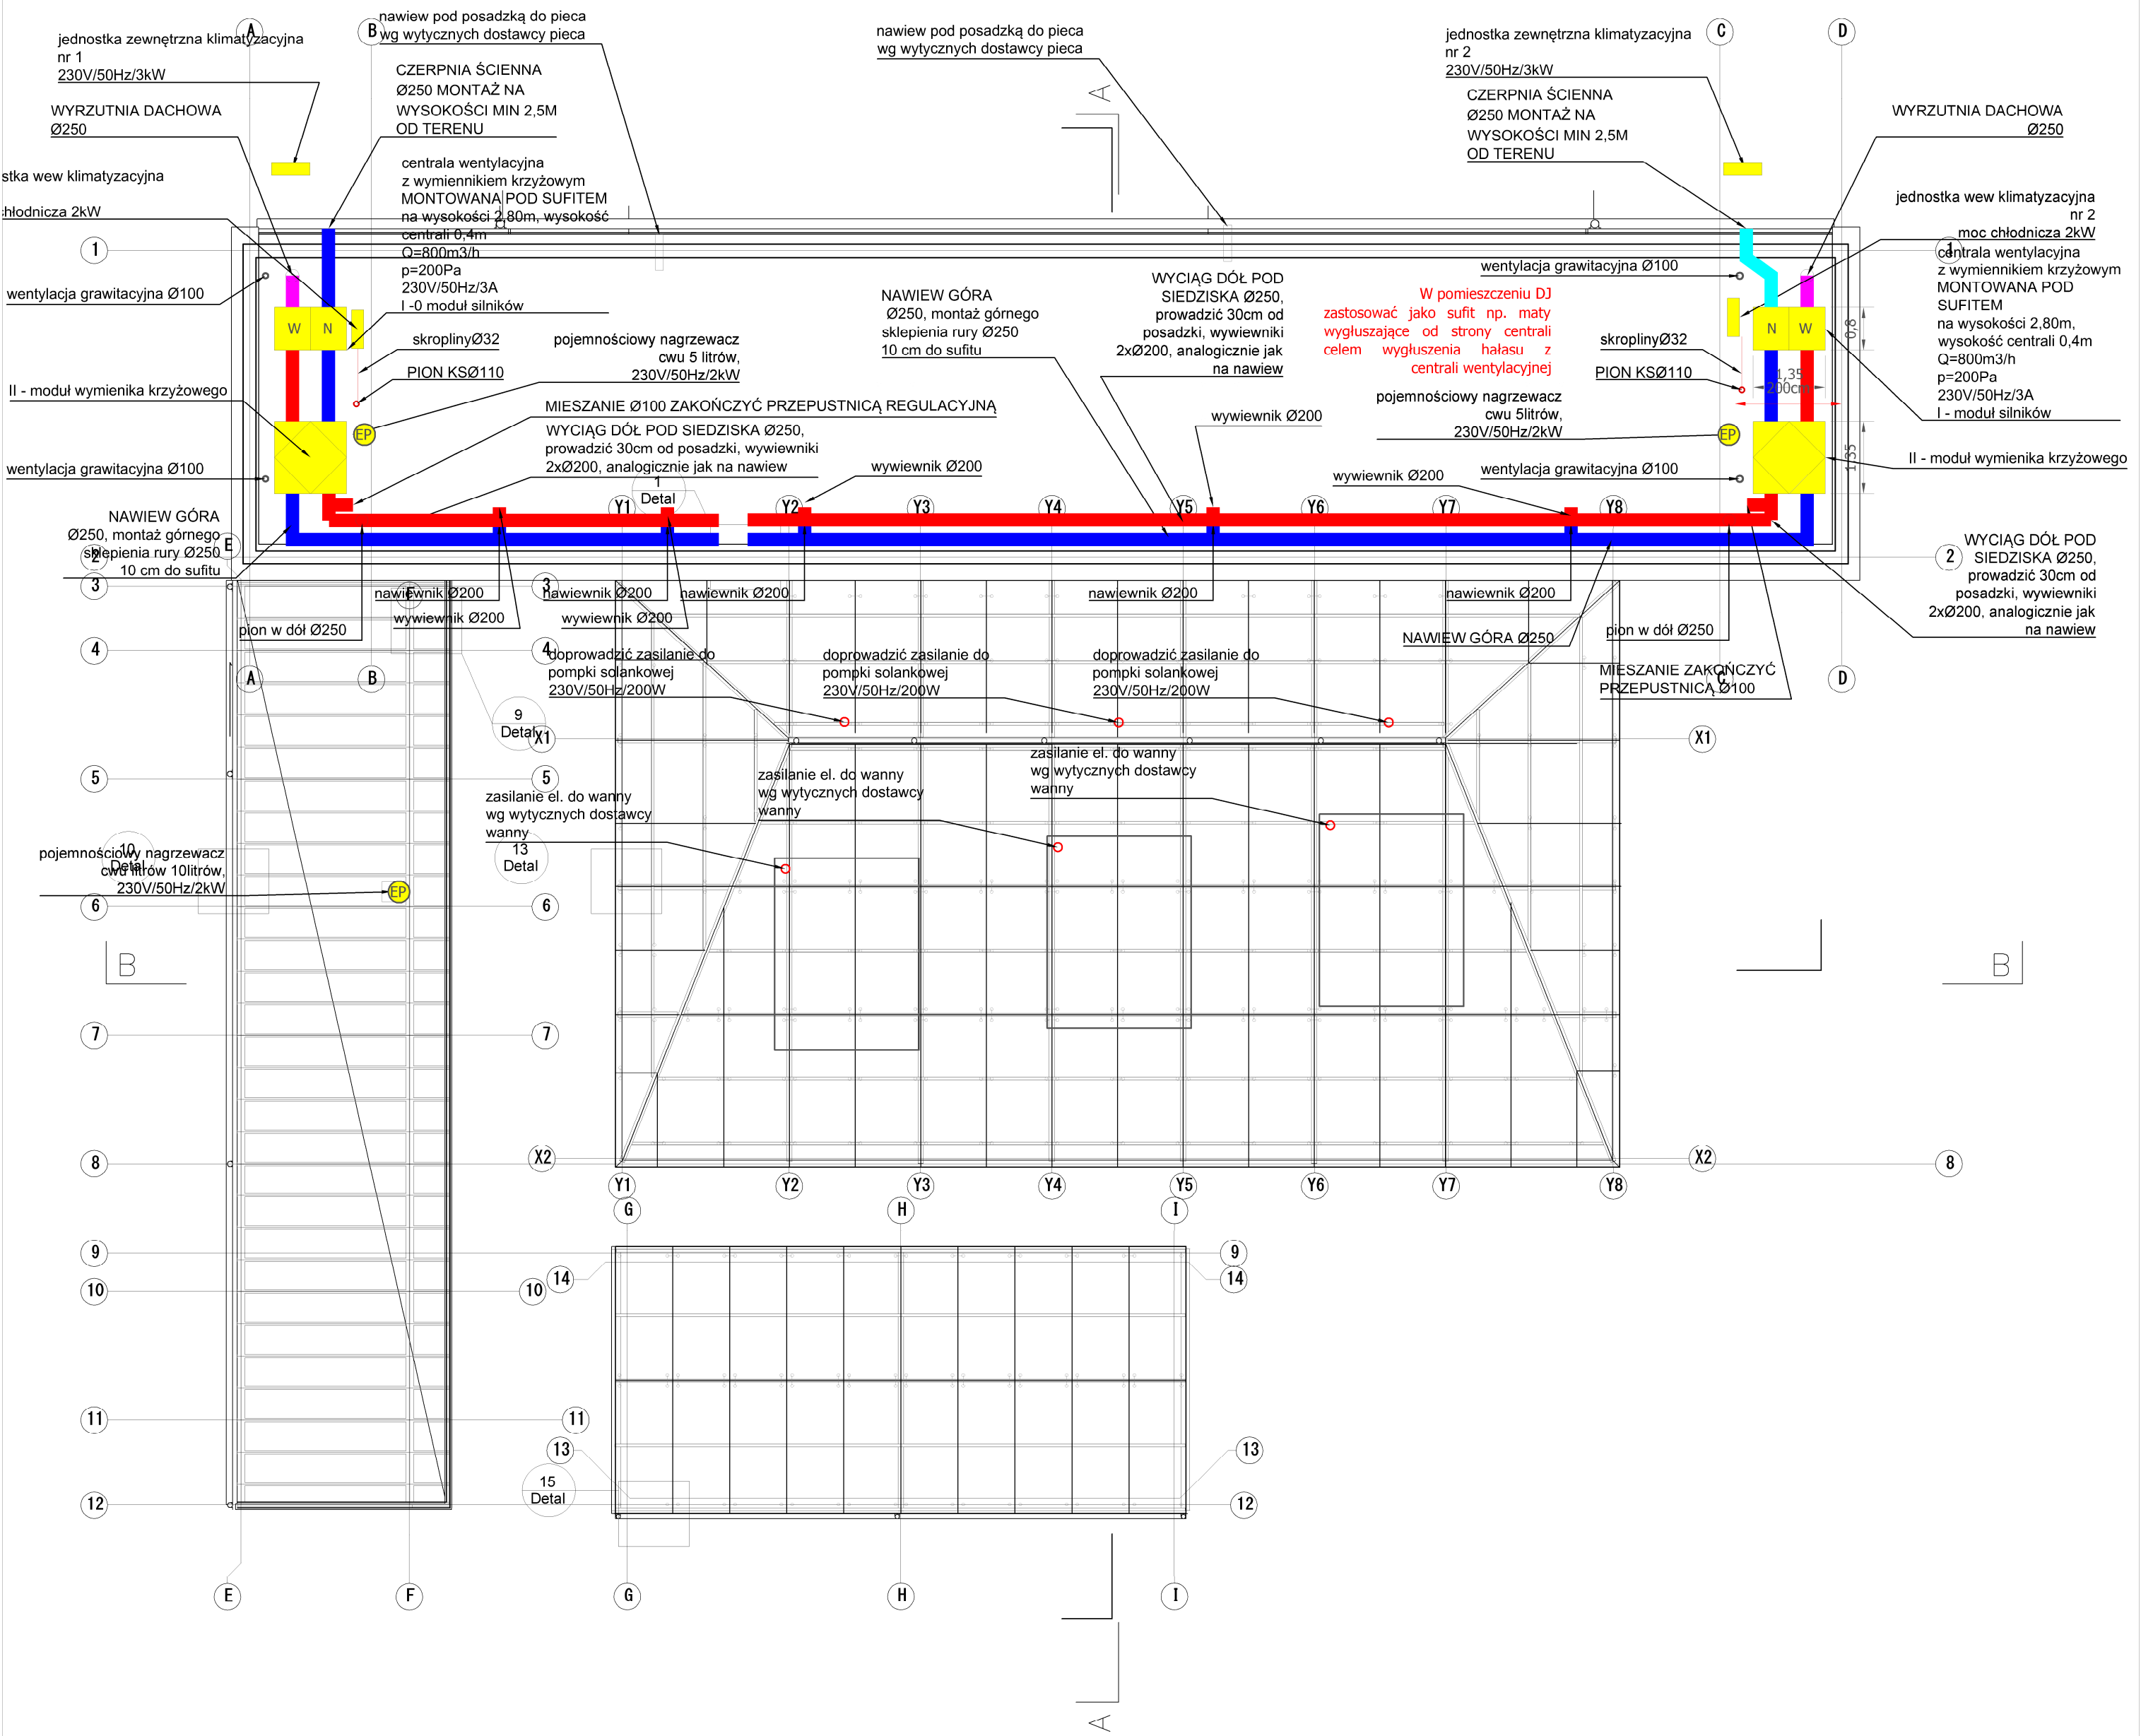


- powietrze wyrzutowe z centrali wentylacyjnej Ø250, izolować grubość izolacji 100mm
- powietrze czerpne do centrali wentylacyjnej Ø250, izolować grubość izolacji 100mm
- powietrze wyciągowe Ø250, bez izolacji, prowadzić pod ławkami 30cm od posadzki, wywiewniki Ø200 - lokalizacja jak nawiewniki
- powietrze nawiewne Ø250, bez izolacji, prowadzić 10cm od sufitu, nawiewniki Ø200 - lokalizacja na rysunku
- elektryczny pojemnościowy ogrzewacz ciepłej wody użytkowej 230V/50Hz/2kW, poj. 5 litrów - pom. 02 i 06, poj. 10 litrów - pom. baru

pompa ciepła 32 / 6st, wydajność energetyczna 3.8kW
wmiar 958 x 380 x 569, przepływ minm 4m3/h
230V/50Hz/6,3A, podłączenie 2xdn50
(montaż w osi nr 2 słupa/ściany budynku aquaparku,
pomiędzy stolarką okienną, w odległości 30cm)

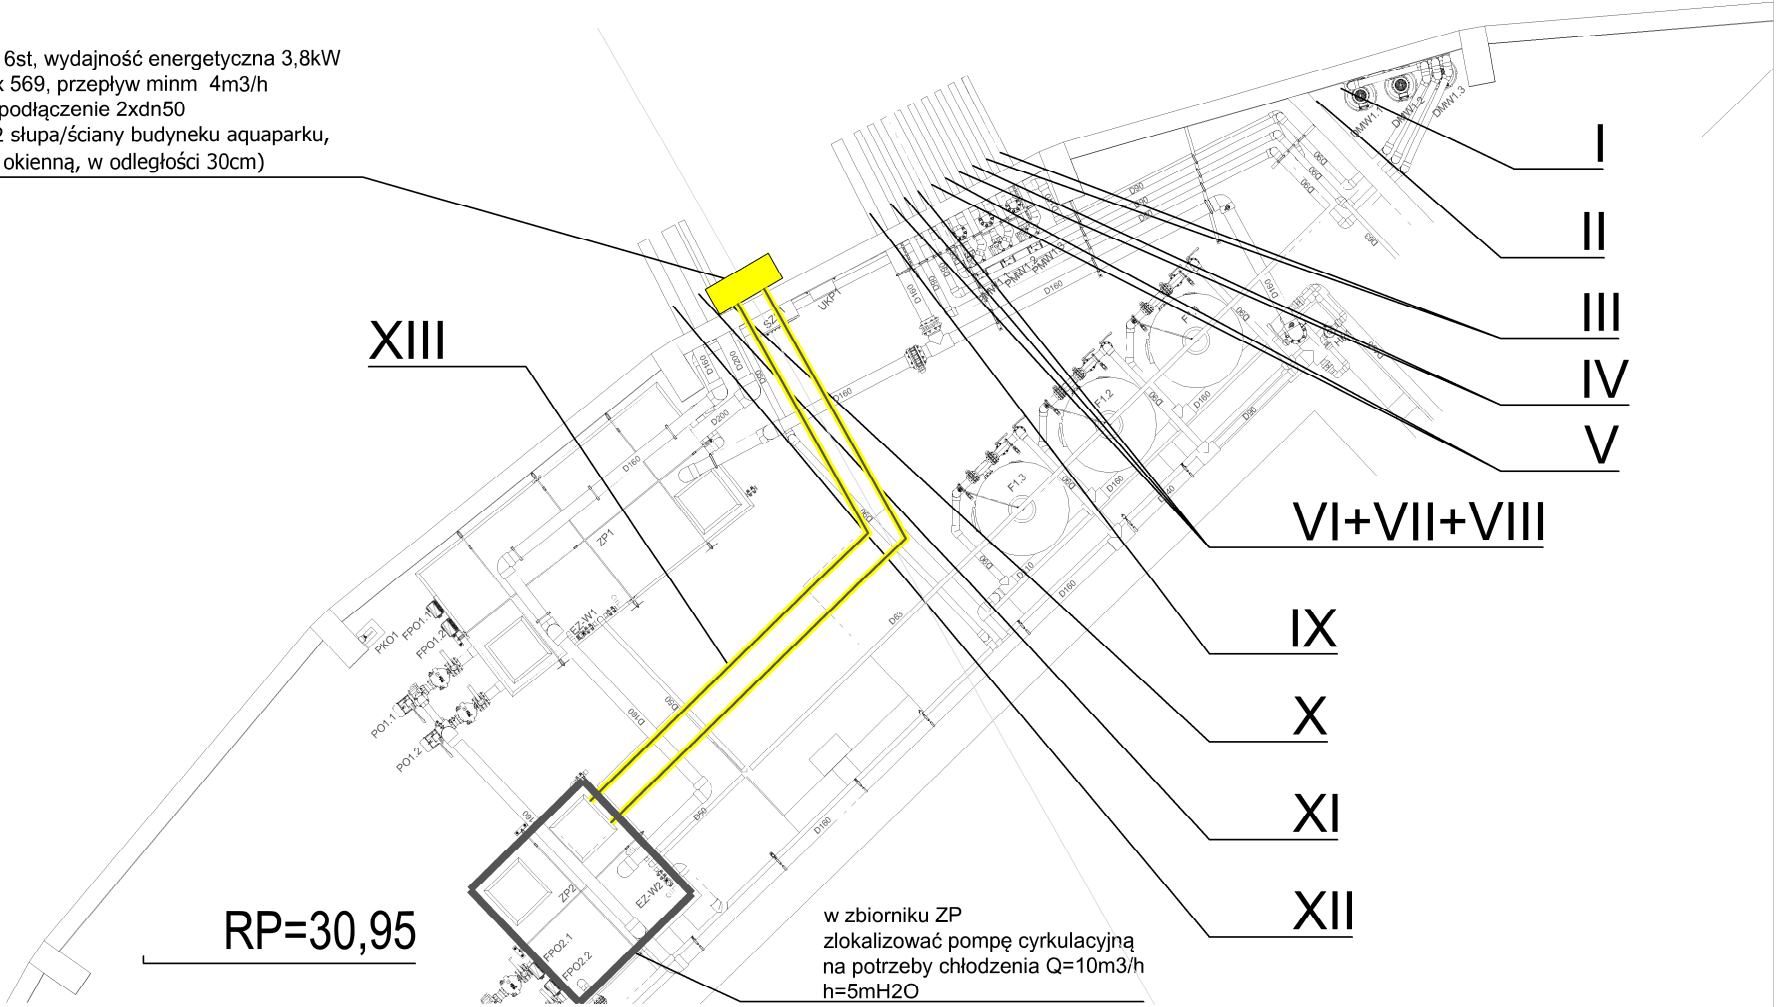

Nazwa inwestycji:	Strefy saun zewnętrznych- Park Wodny 3 Fale Słupsk, ul. Grunwaldzka 8a,		
Adres obiektu:	DZ. 52/41, 210 ; OBR. ewidencyjny 1		
Tytuł rysunku:	PLANSZA ZBIORCZA - wytyczne elektryczne + wentylacja	nr. rys.:	S.06
Stadium:	PROJEKT TECHNICZNY	skala:	1:100
Projektant:	mgr inż. Tomasz Burak upr. proj. POM/0052/PWOS/15 w specjalności Inst. w zakresie sieci, instalacji i urządzeń cieplnych, wentylacyjnych, gazowych, wod. i kan.		
branża san.			data: 07.2025

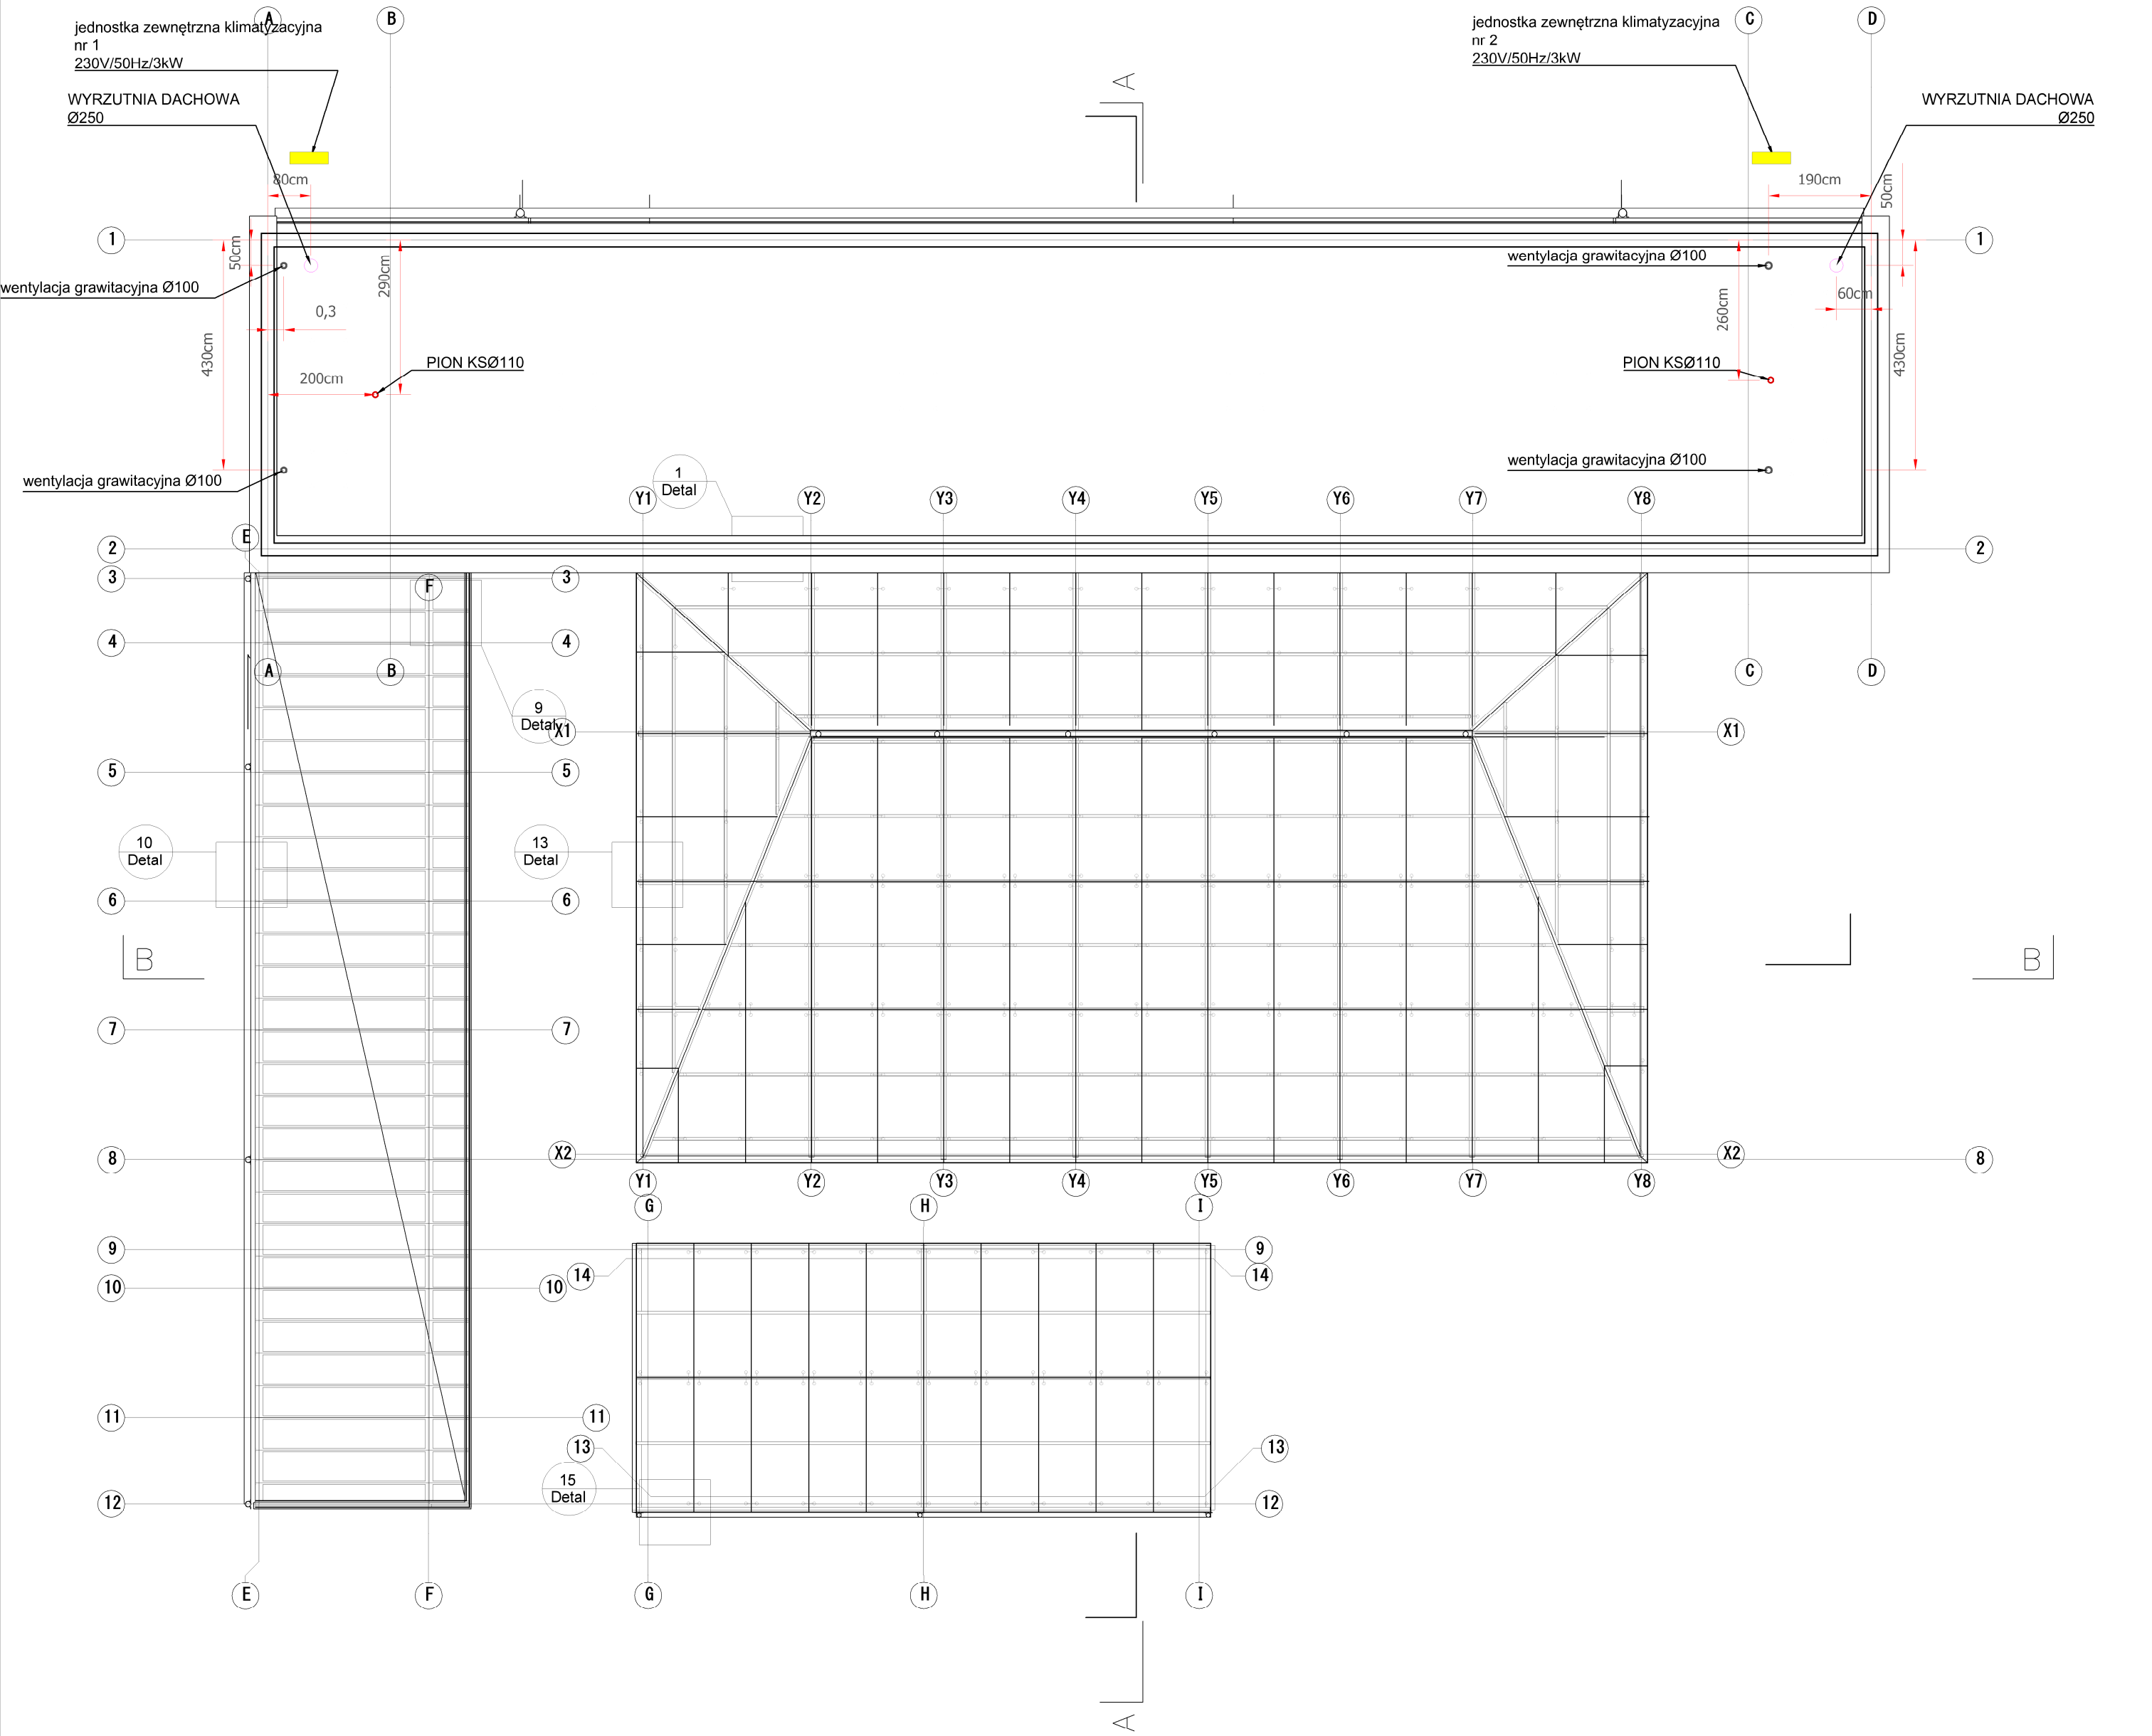

	powietrze wyrzutowe z centrali wentylacyjnej Ø250, izolować grubość izolacji 100mm
	powietrze czerpne do centrali wentylacyjnej Ø250, izolować grubość izolacji 100mm
	powietrze wyciągowe Ø250, bez izolacji, prowadzić pod ławkami 30cm od posadzki, wywiewniki Ø200 - lokalizacja jak nawiewniki
	powietrze nawiewne Ø250, bez izolacji, prowadzić 10cm od sufitu, nawiewniki Ø200 - lokalizacja na rysunku

Nazwa inwestycji:	Strefy saun zewnętrznych- Park Wodny 3 Fale Słupsk, ul. Grunwaldzka 8a,		
Adres obiektu:	DZ. 52/41, 210 ; OBR. ewidencyjny 1		
Tytuł rysunku:	RZUT DACHU INSTALACJE SANITARNE	nr. rys.:	S.07
Stadium:	PROJEKT TECHNICZNY	skala: 1:100	data: 07.2025
Projektant: branża san.	mgr inż. Tomasz Burak upr. proj. POM/0052/PWOS/15 w specjalności Inst. w zakresie sieci, instalacji i urządzeń ciepłych, wentylacyjnych, gazowych, wod. i kan.		