


Rzut przyziemia skala 1:50

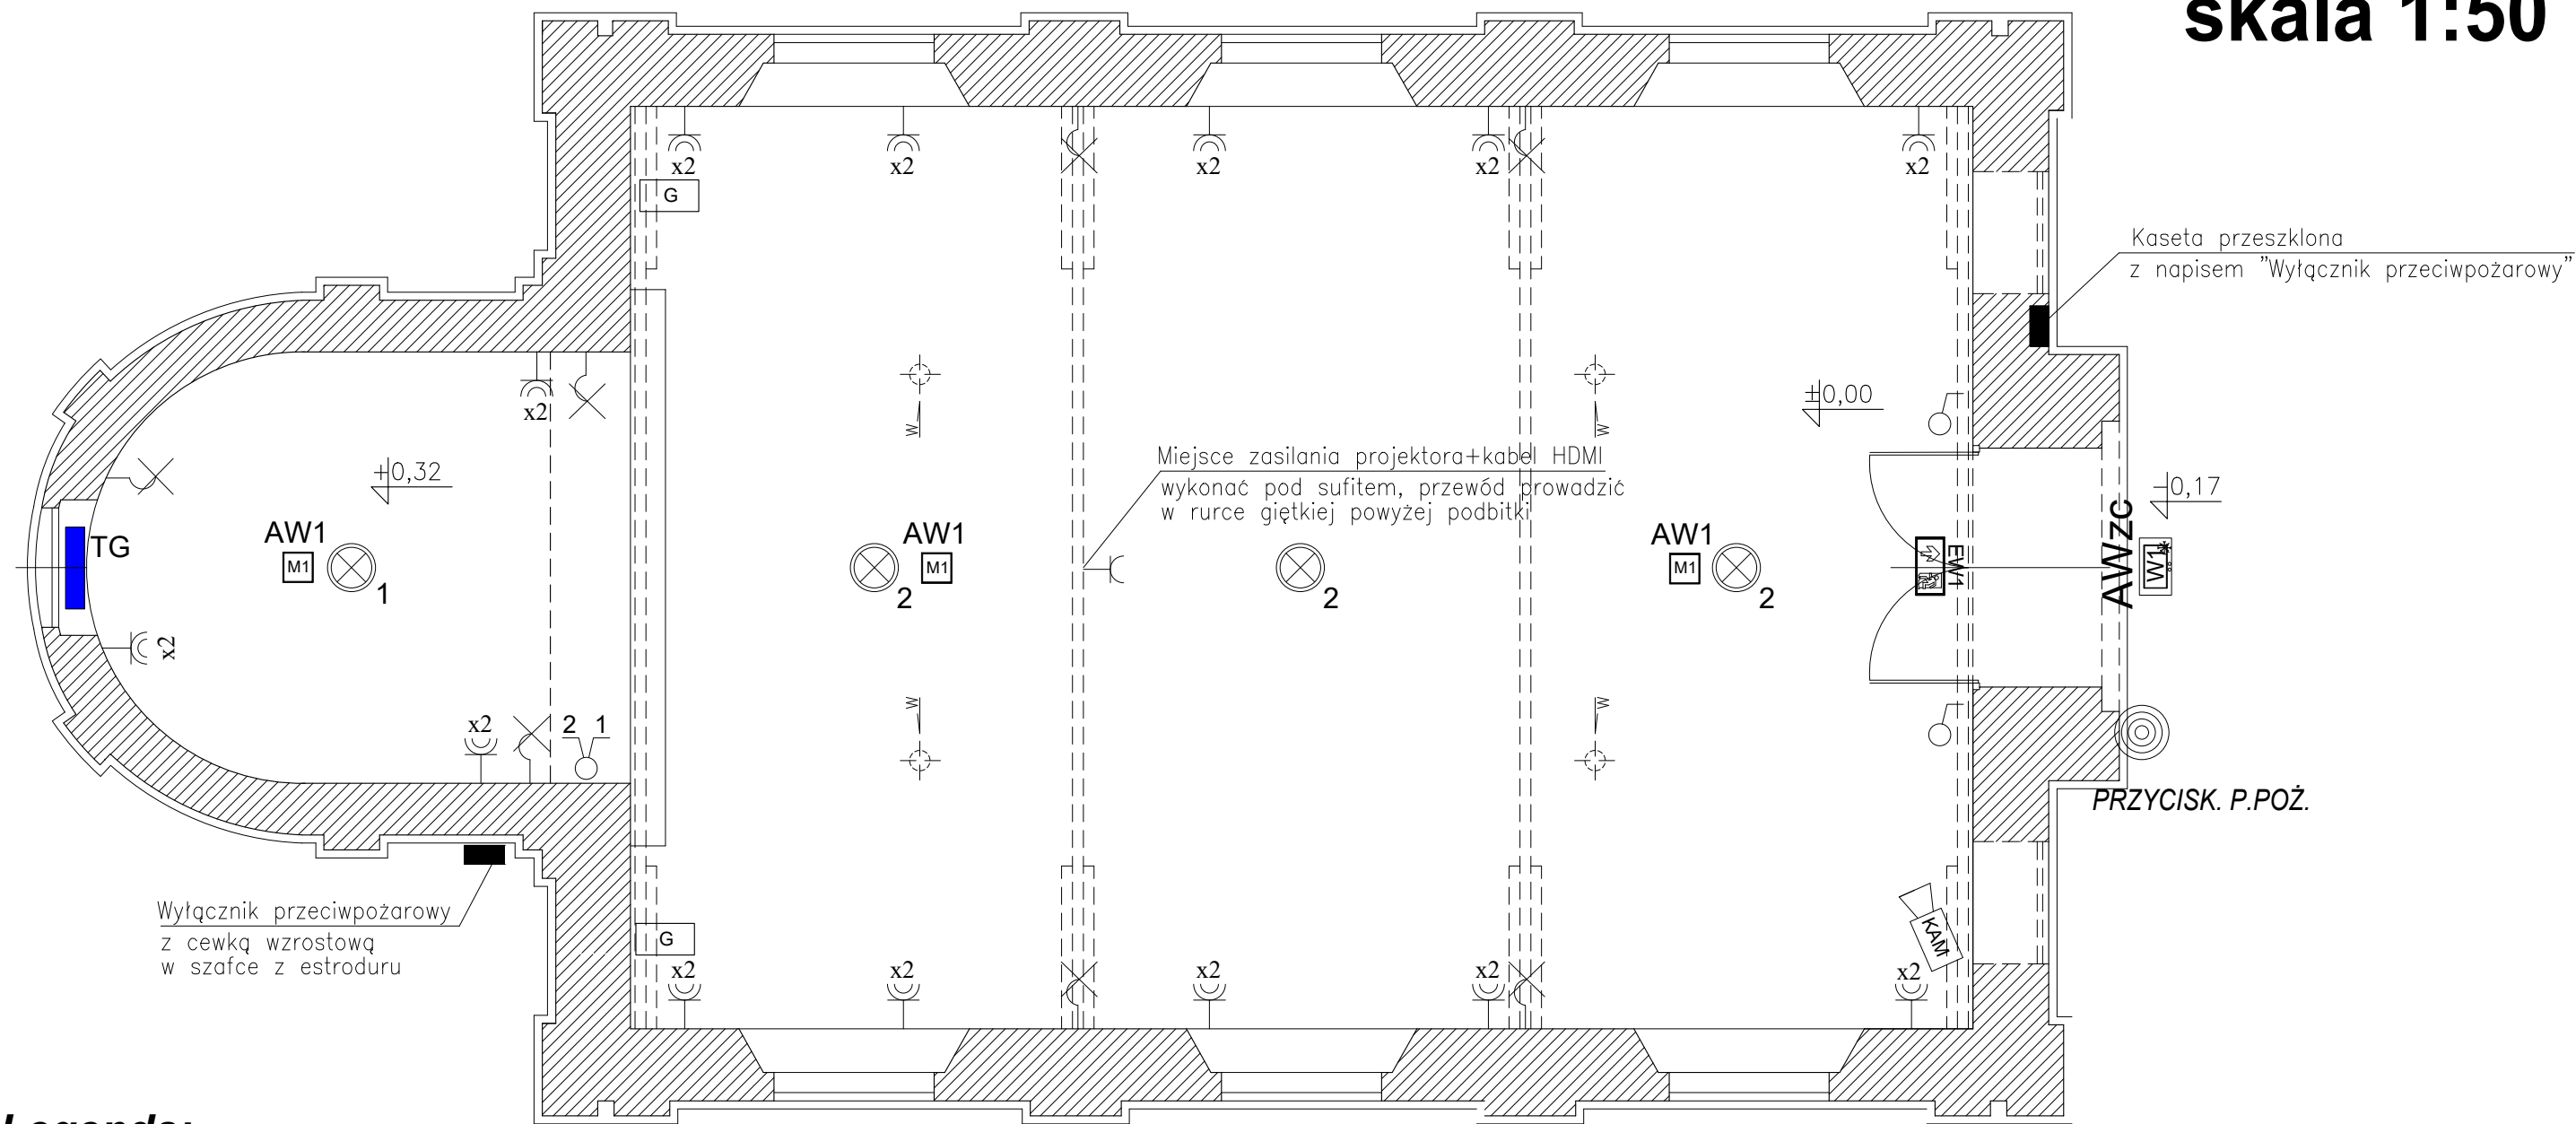

Legenda:

- INST. OŚWIETLENIOWA YDYp 3x1,5mm²
- INST. GNIAZD WTYKOWYCH YDYp 3x2,5mm² p/t Z OSPRZĘTEM PODTYNKOWYM
- PRZEWÓD ZASILAJĄCY GŁOŚNIKI - kabel dwużyłowy 2,5mm²
- ⊗ - oprawa LED oświetleniowa sufitowa - wg projektu wykończenia wnętrz
- ⊗ - wypust oświetleniowy ścienny - wg projektu wykończenia wnętrz
- EW1 - Oprawa oświetlenia ewakuacyjnego " Wyjście ewakuacyjne"
- AWzc - Oprawa awaryjno-sieciowa IP65 z grzałką
- AW1 - Oprawa awaryjnego oświetlenia ewakuacyjnego
- x2 - gniazdo wtykowe podwójne
- TG - rodzielnia elektryczna "TG" w miejscu istniejącej

- KAM - Kamera
- G - Głośnik

Ochrona od porażeń prądem elektrycznym.
Samoczynne wyłączenie zasilania W/G PN-IEC 60364.

- Uwaga:
- Przewody instalacji oświetleniowej prowadzić powyżej podbitki sufitowej w rurkach giętkich.
 - Przewody instalacji gniazd wtykowych prowadzić w bruzdach ściennych powyżej posadzki.
 - Zakazuje się prowadzenia instalacji w posadzce.
 - Na elementach drewnianych przewody układać w rurkach giętkich z osprzętem hermetycznym.

INWESTYCJA:	Remont i zmiana sposobu użytkowania nieczynnej poewangelickiej kaplicy na dom przedpogrzebowy i wielokulturowe centrum duchowego wsparcia mieszkańców miasta	
ADRES:	Działka nr 374/3 przy ul. Wandy w Nowej Soli	
INWESTOR:	GMINA NOWA SÓL - Miasto ul. Piłsudskiego 12, 67-100 Nowa Sól	
PROJEKTANT INSTALACJI ELEKTRYCZNEJ:	inż. Marek Seweryn Upr. bud. do projektowania w specjalności elektrycznej nr ewid. 196/77/ZG	
RZUT PRZYZIEMIA-INSTALACJE ELEKTRYCZNE		
ETAP/BRANŻA:	PROJEKT TECHNICZNY / ELEKTRYCZNA	
SKALA:	1:50	NUMER RYSUNKU: E.1.
DATA:	14.04.2025r.	