


# STAN PROJEKTOWANY

## DALSZA CZĘŚĆ BUDYNKU NIE OBJĘTA OPRACOWANIEM

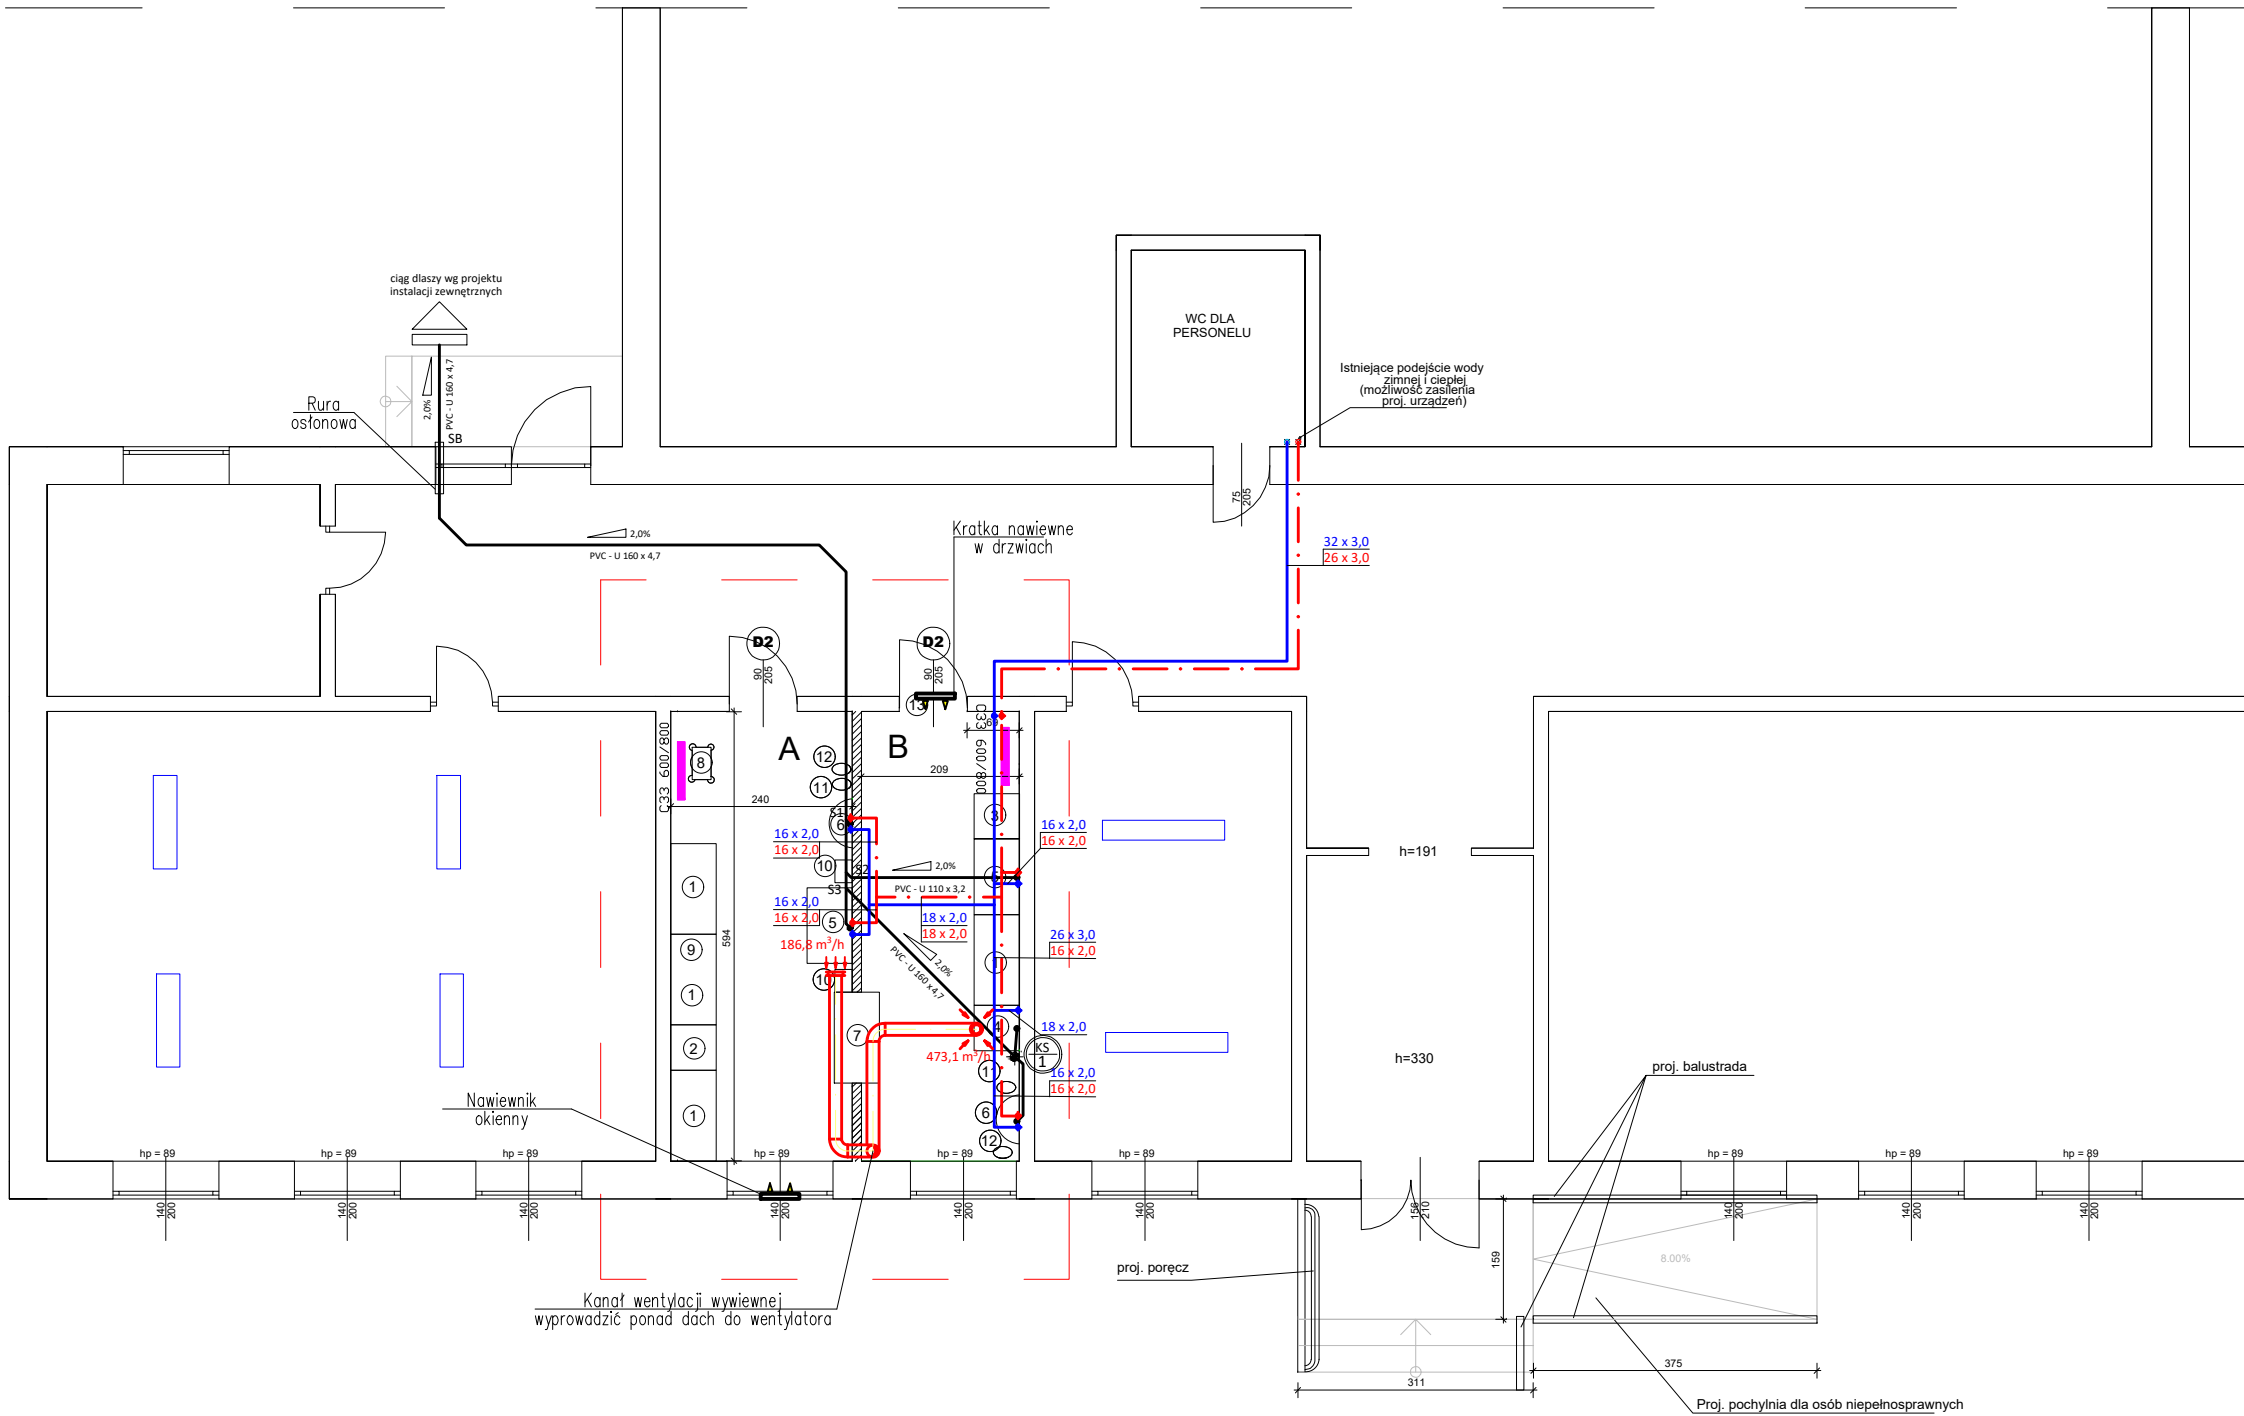

- Legenda:
- istniejące oświetlenie
  - granica opracowania
  - ścianka projektowana gr. 12cm
  - (13) - wykonanie otworu drzwiowego oraz montaż nadproża wg. opisu projektu
  - A - pomieszczenie "rozdzielnia posiłków"
  - B - pomieszczenie "zmywalnia"

- Wypośażenie:
- 1 - Stół przysścienny z drzwiami suwanymi
  - 2 - Lodówka
  - 3 - Regał stalowy na brudne naczynia
  - 4 - Zmywarka z funkcją wyparzania
  - 5 - Zlew dwukomorowy z baterią prysznicową
  - 6 - Umywalka
  - 7 - Szafa przelotowa z drzwiami przesuwными
  - 8 - Wózek do serwowania posiłków
  - 9 - Mikrofala
  - 10 - Kosz na odpadki
  - 11 - Dozownik do mydła
  - 12 - Pojemnik na ręczniki papierowe

- oznaczenia:
- woda zimna
  - woda ciepła
  - kanalizacja sanitarna
  - KS 1 - pion ks

- UWAGI:
- Instalacje wody wykonac z rur w zwoju z Alu-PEX z wkładką aluminiową.
  - Przewody prowadzić zgodnie z częścią rysunkową.
  - Podejścia pod przybory wykonać w bruzdach ściennych lub obudowach z płyty G-K.
  - Wszystkie rury kanalizacyjne przechodzące przez pomieszczenia użyteczności codziennej należy obudować płytami GKF, a piony k.s. dodatkowo wygłuszyć.
  - Każdy pion kanalizacji sanitarnej u podstawy wyposażyć w rewizję.
  - Wszystkie rury odpowietrzające k.s. prowadzić ze spadkiem do przyboru odpowietrzanego min 0,5%

|                            |   |                                                                                                                                     |         |           |          |
|----------------------------|---|-------------------------------------------------------------------------------------------------------------------------------------|---------|-----------|----------|
| WYKONAWCA :                |   | PGM PROJEKT Sp. z o.o. : www.pgmprojekt.pl, e-mail : biuro@pgmprojekt.pl<br>ul. Piłsudskiego 34 lok. 11, 95-050 Konstantynów Łódzki |         |           |          |
| OBIEKT :                   |   | Budynek Przedszkola<br>Pełczyska 4, 99-220 Wartkowice, dz. 211/3, obr. Pełczyska                                                    |         |           |          |
| INWESTOR :                 |   | Gmina Wartkowice, ul. Targowa 25, 99-220 Wartkowice                                                                                 |         |           |          |
| TYTUŁ PROJEKTU :           |   | Adaptacja części Punktu Przedszkolnego w Pełczyskach<br>na funkcję gastronomii                                                      |         |           |          |
| TYTUŁ RYSUNKU :            |   | Fragment rzut parteru - instalacja wod-kan,<br>instalacja wentylacmi mechanicznej                                                   |         |           |          |
| NR RYSUNKU :               | 3 | DATA :                                                                                                                              | 11.2025 | SKALA :   | 1:100    |
| PROJEKTANT :               |   | UPRAWNIENIA :                                                                                                                       |         | BRANŻA :  | PODPIS : |
| mgr inż. Adam Stępnia      |   | LOD/2914/PBS/16                                                                                                                     |         | sanitarna |          |
| PROJEKTANT :               |   | UPRAWNIENIA :                                                                                                                       |         | BRANŻA :  | PODPIS : |
| mgr inż. Wojciech Wolnicki |   | LOD/2036/PWOS/12                                                                                                                    |         | sanitarna |          |