



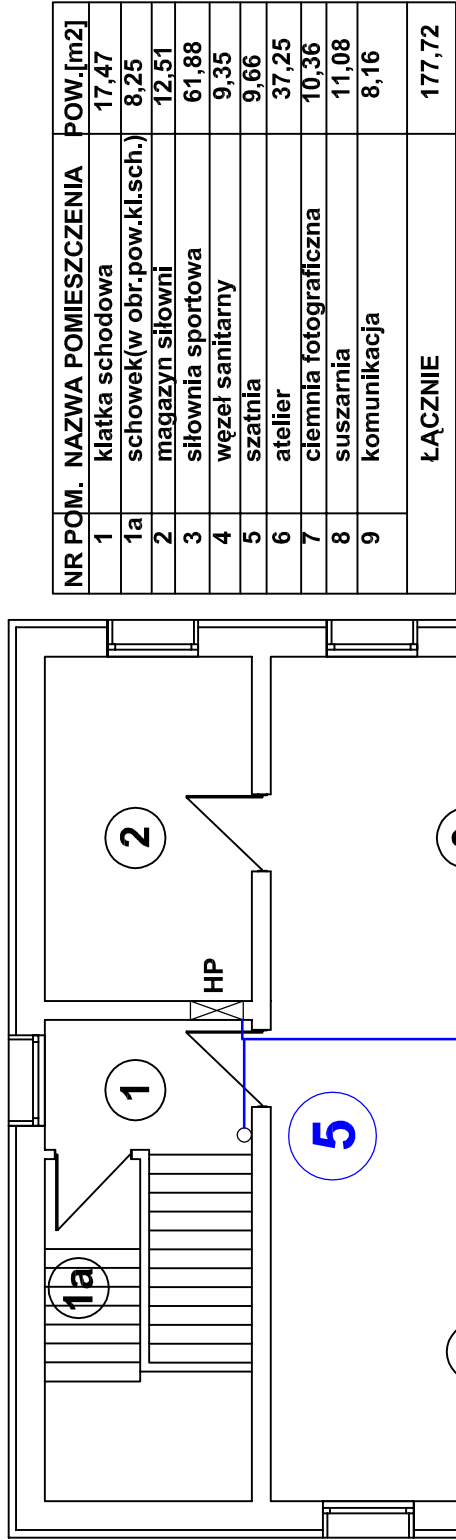

| NR POM. | NAZWA POMIESZCZENIA        | POW.[m2] |
|---------|----------------------------|----------|
| 1       | klatka schodowa            | 17,47    |
| 1a      | schowek(w obr.pow.kl.sch.) | 8,25     |
| 2       | magazyn siłowni            | 12,51    |
| 3       | siłownia sportowa          | 61,88    |
| 4       | węzeł sanitarny            | 9,35     |
| 5       | szatnia                    | 9,66     |
| 6       | atelier                    | 37,25    |
| 7       | ciemnia fotograficzna      | 10,36    |
| 8       | suszarlnia                 | 11,08    |
| 9       | komunikacja                | 8,16     |
| ŁĄCZNIK |                            | 177,72   |

| NR POM. | NAZWA POMIESZCZENIA            | pow.[m2] |
|---------|--------------------------------|----------|
| 10      | magazyn śladów                 | 11,27    |
| 11      | archiwum Ł i T                 | 11,79    |
| 12      | Warsztat                       | 18,08    |
| 13      | Pomieszczenie sprzątaczek      | 15,13    |
| 14      | komunikacja                    | 13,87    |
| 15      | klatka schodowa                | 12,06    |
| 15a     | schowek                        | 7,24     |
| 16      | magazyny w byłym skarbcu       |          |
| 16a     | magazyn żywności               | 18,28    |
| 16b     | mag.kwaterun.+mundurowy        | 35,81    |
| 16c     | magazyn amunicji               | 9,93     |
| 16d     | magazyn broni                  | 20,47    |
| 16e     | korytarz                       | 16,02    |
| 17      | Pomieszczenie gospodarcze      | 7,82     |
| 18      | wc                             | 4,22     |
| 19      | komunikacja                    | 55,97    |
| 20      | magazyn drutów                 | 8,32     |
| 21      | akumulatornia Ł i T            | 6,96     |
| 22      | rozdzielnia elektryczna        | 3,25     |
| 23      | klatka schodowa                | 8,01     |
| 24      | magazyn RD                     | 18,70    |
| 25      | magazyn PRD                    | 11,80    |
| 26      | magazyn braków                 | 15,57    |
| 27      | skład oleju                    | 33,50    |
| 28      | magazyn broni depozytowej      | 3,32     |
| 29      | magazyn smarów                 | 7,29     |
| 30      | garaż                          | 62,69    |
| 31      | mag.dowodów rzeczowych         | 5,61     |
| 32      | komunikacja                    | 13,05    |
| 33      | przedsionek                    | 7,91     |
| 34      | kotłownia                      | 33,24    |
| 35      | Pomieszczenie obsługi kotłowni | 7,57     |
| 36      | węzeł sanit. obsługi kotłowni  | 2,36     |
| 37      | klatka schodowa                | 11,70    |
| 37a     | schowek kotłowni               | 6,13     |
| 38      | schowek                        | 1,62     |
| 39      | pomownia                       | 3,71     |
| 40      | Pomieszczenie gospodarcze      | 3,54     |
| 41      | komunikacja                    | 7,10     |
| 42      | kuchnia psów                   | 7,16     |
| 43      | pok.socjalny opiekunów psów    | 8,75     |
| 44      | wc                             | 1,42     |
| 45      | łazienka psów                  | 8,12     |
| 46      | magazyn OPP                    | 8,63     |
| ŁĄCZNIK |                                | 575,35   |

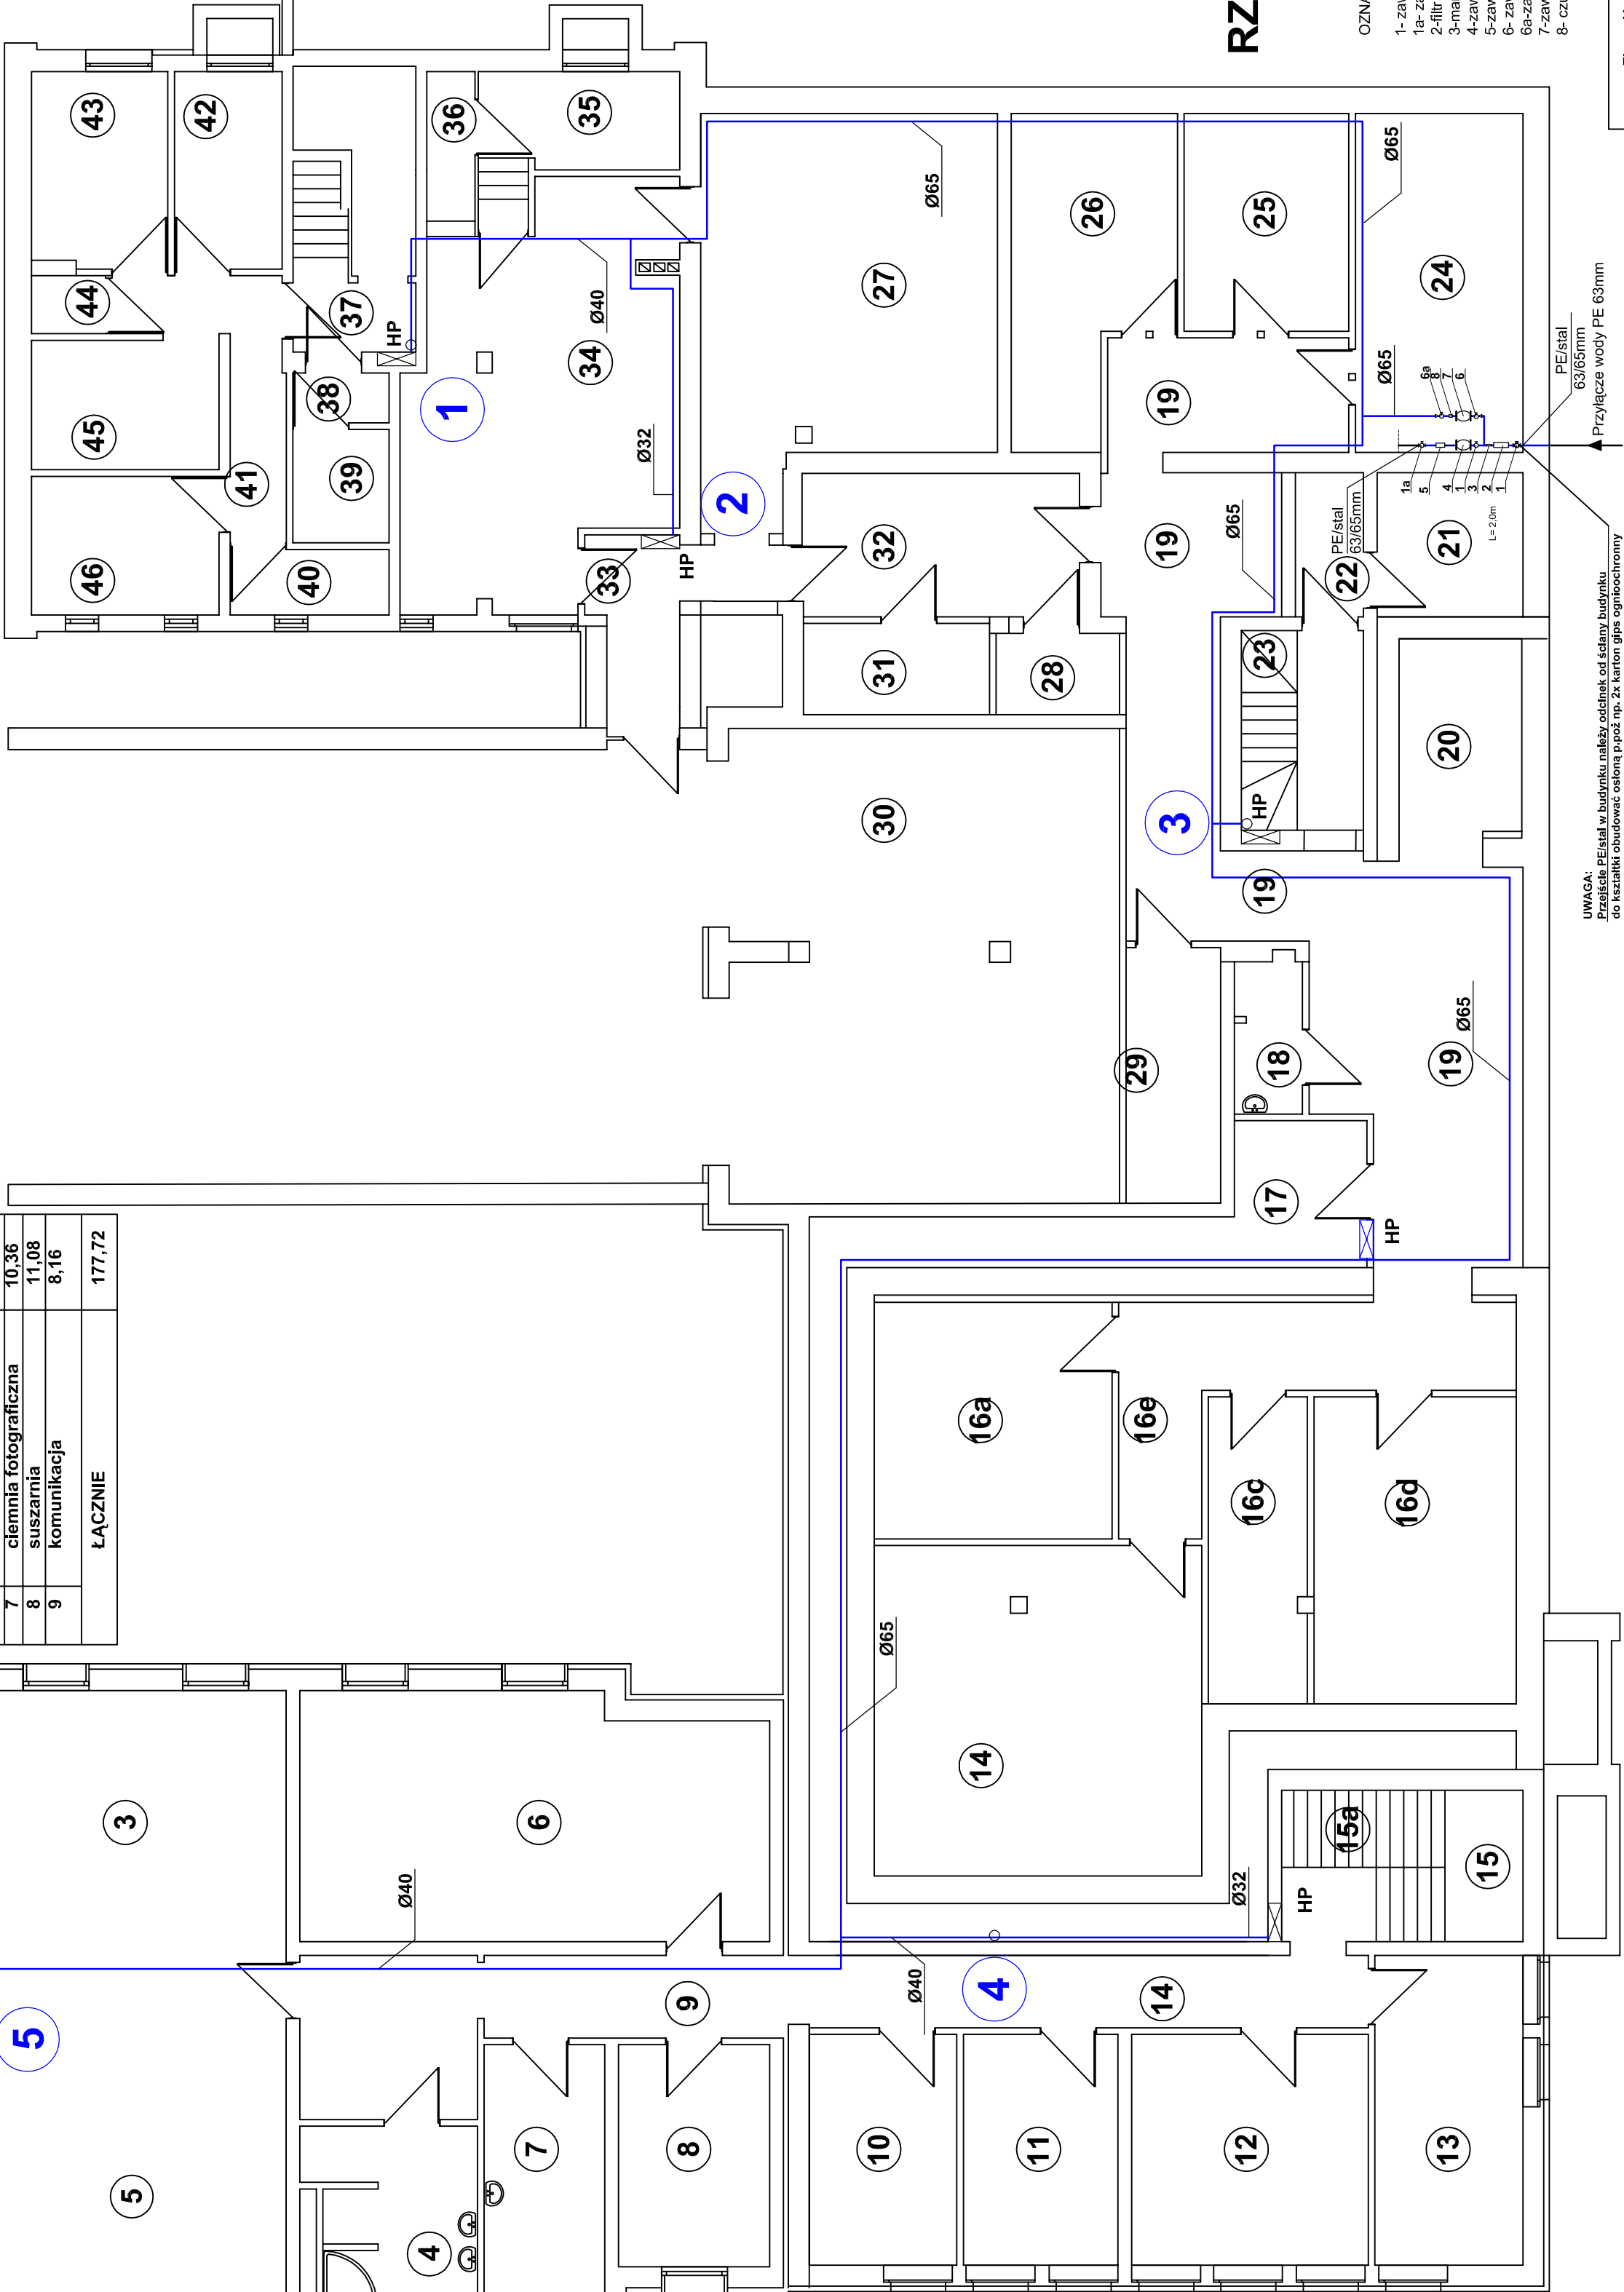

## RZUT PIWNICY

OZNACZENIA:

- 1- zawór dn 65mm
- 1a- zawór dn 65mm ze spustem
- 2-filtr do wody BWT Europaliter RS dn 50mm
- 3-manometr zakres od 0-10bar
- 4-zawór antyskażeniowy EA 453m dn 65mm- istn.
- 5-zawór pierszeńsiwa p.poż EV 220B dn 40mm
- 6- zawór dn 50mm
- 6a-zawór dn 50mm ze spustem
- 7-zawór antyskażeniowy EA 453m dn 50mm
- 8- czujnik przepływu FQS

UWAGA: Przejście PE/stal w budynku należy odciąć od ściany budynku do kształtki obudować osłoną p.poż np. 2x karton gips ogniochronny

OZNACZENIA :  
— proj. przewody stalowe podwójnie ocynkowane  
— istn. przewody polietylenowe  
HP istn. hydrant dn25mm  
HP proj. hydrant dn25mm  
— istn. przewody stalowe spinające instalację p.poż z ubikacją lub unywalką  
— pion wodociagowy p.poż (nr)

|                                                                                              |                                                                                         |                                                                                          |                                  |
|----------------------------------------------------------------------------------------------|-----------------------------------------------------------------------------------------|------------------------------------------------------------------------------------------|----------------------------------|
| Firma Usług Projektowych<br>PROMER<br>ul. Bartkiewiczówny 91/8 , 87-100 Toruń                |                                                                                         | INWESTOR<br>Komenda Wojewódzka Policji w Bydgoszczy<br>ul. Kijowska 5 , 85-703 Bydgoszcz |                                  |
| PROJEKT TECHNICZNY<br>PRZEBUDOWY INSTALACJI WODOCIĄGOWEJ<br>-ROZDZIAŁ NA BYTOWĄ I P.POŻAROWĄ |                                                                                         |                                                                                          |                                  |
| PROJEKTANT<br>mgr inż. Ewa Ślusarkiewicz Upr.UAN-V/8346/148/TO/86-7                          | Specjalność<br>Instalacji/nc-hr2                                                        | Specjalność<br>Instalacji/nc-hr2                                                         | P.T<br>07.2023                   |
| SPRAWOZDAJĄCY<br>mgr inż. Barbara Tesarz Upr. UAN-V/8346/28/TO/87                            | Specjalność<br>Instalacji/nc-hr2                                                        | Specjalność<br>Instalacji/nc-hr2                                                         | SKALA 1:100<br>NR RYS. 01        |
| ADRES INWEST.                                                                                | Komenda Powiatowa Policji 87-300 Bydgoszcz,<br>ul.Żemłowna 13, dz. nr 142/3, obręb 0001 |                                                                                          | RZUT PIWNICY<br>INSTALACJA P.POŻ |