


NR POM.	NAZWA POMIESZCZENIA	POW.[m2]
47	klatka schodowa	13,04
48	komunikacja	31,10
49	korytarz wejściowy	8,25
50	przedsiłonek	2,96
51	magazyn depozytów	4,48
52	magazyn bielizny czystej	2,54
53	magazyn bielizny brudnej	2,54
54	magazyn pościeli	6,84
55	wc m. przysp. posilków	3,52
56	weszl sanitarny	9,64
57	gabinet lekarski	14,09
58	pokój profesa	10,95
59	pom. dla zatrzymanych	12,52
60	pom. dla zatrzymanych	12,06
61	pom. dla zatrzymanych	12,06
62	pom. dla zatrzymanych	12,06
63	pom. dla zatrzymanych	12,06
ŁĄCZNE		170,74

NR POM.	NAZWA POMIESZCZENIA	POW.[m2]
64	specjal PRD	15,67
65	sala odpraw	58,11
66	hall klatki schodowej	23,71
67	klatka schodowa	13,40
68	przedsiłonek	4,58
69	hall recepcyjny z poczekalnią	37,88
70	kuchnia	2,40
70a	wydziałowo biurowe (wzdr. 70)	5,38
71	magazyn broni	4,48
72	stanowisko sztyfów	2,73
73	zaplecze stan.dowodzenia	4,80
74	pok. dla osób z prob. rodz.	11,80
75	pomieszczenie zatrzymanych	5,22
76	wc ogólnodostępne	7,63
77	wc dla mężczyzn	5,35
78	wc dla kobiet	2,68
79	komunikacja	5,46
80	kuchnia	2,40
81	magazyn schyłki i mechanika	14,45
82	pokój biurowy z kasa	12,38
83	magazyn ZWPG	8,39
84	pokój przesłuchań PRD	11,30
85	naczelnik PRD	11,56
86	sekretariat PRD	11,57
87	zastępca naczelnika PRD	11,57
88	kierownik RD	10,14
89	asystent RD	10,14
90	policjanci RD	20,74
91	komunikacja	18,96
92	komunikacja	23,06
93	policjanci ZWPG	18,64
94	specjalista ZAG	13,42
95	inspektor-asystent ZAG	14,23
96	policjanci RD	15,96
97	przedsiłonek	2,58
98	policjanci RD	15,90
99	komunikacja	12,15
100	szatnia dla kobiet	8,57
101	weszl sanitarny dla kobiet	17,14
102	szatnia dla mężczyzn	17,14
103	klatka schodowa	8,33
104	weszl sanitarny dla mężczyzn	11,12
105	kierownik-asystent OPP	15,90
ŁĄCZNE		580,06

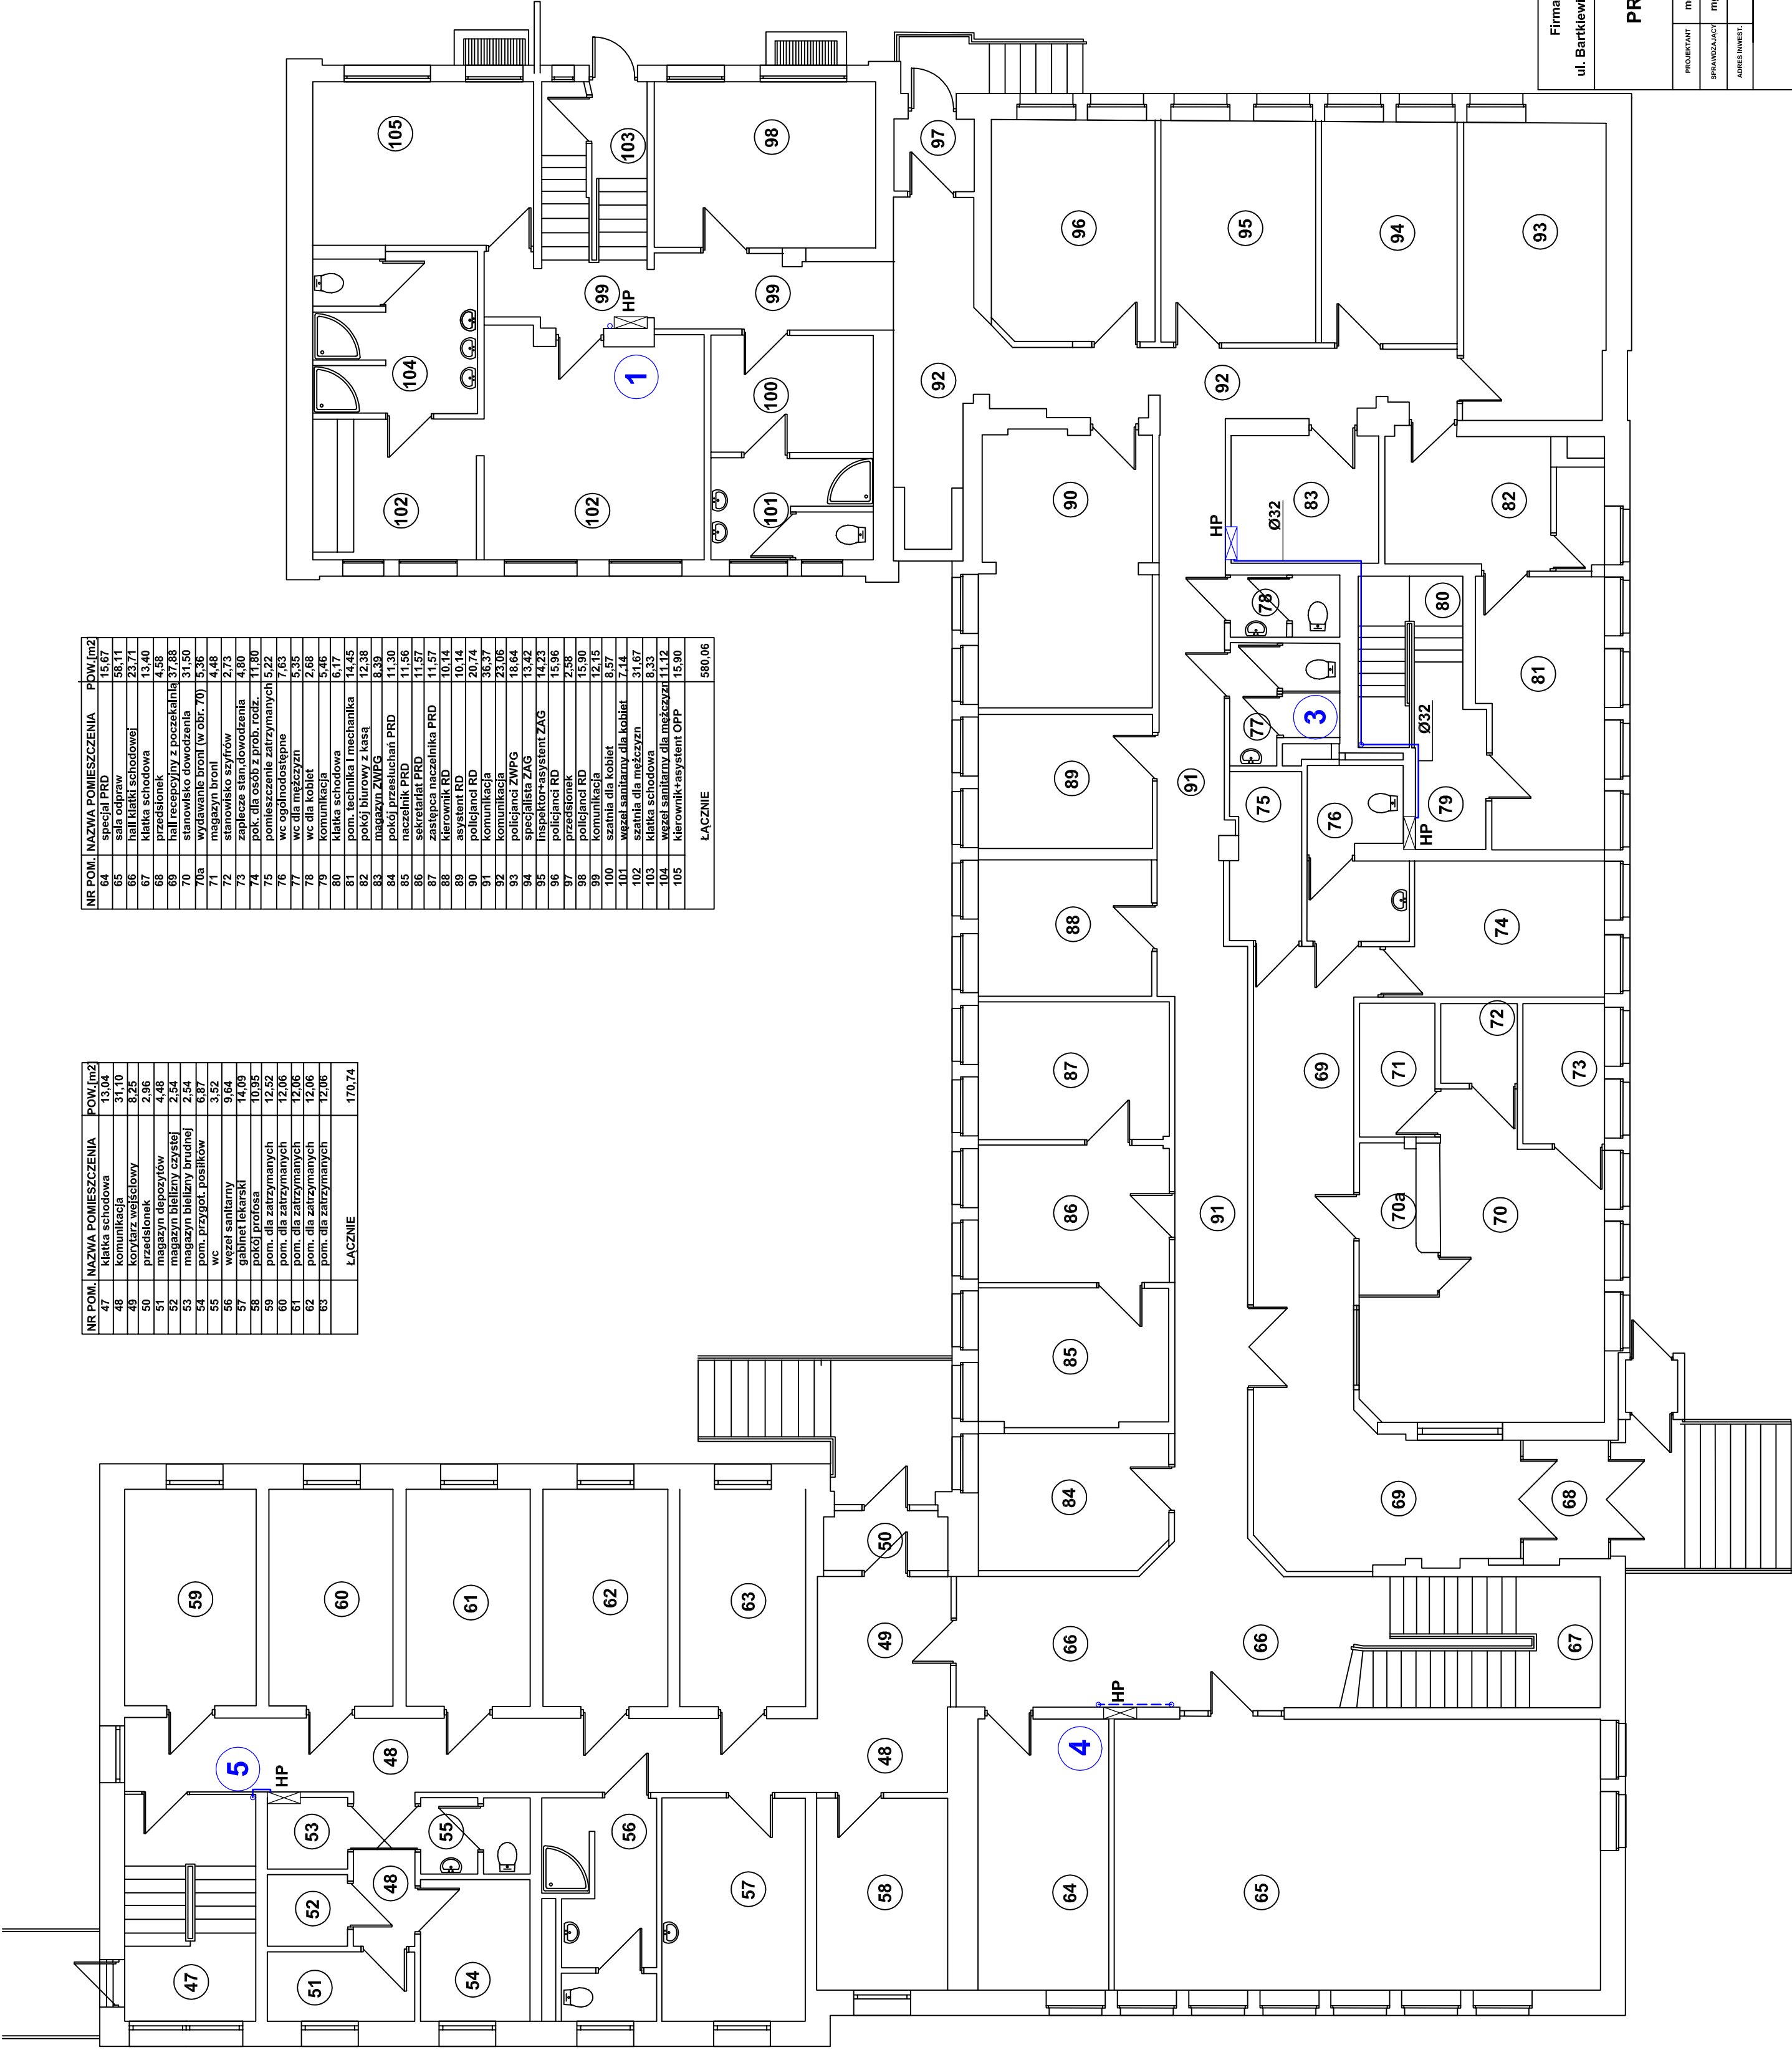

OZNACZENIA :

- proj. przewody stalowe podwójnie ocynkowane
- istn. hydrant dn25mm
- proj. hydrant dn25mm
- istn. przewody stalowe spinające instalację p.poż. z ubkacją lub umywalką
- pion wodociagowy p.poż (nr)

HP

HP

3

Firma Usług Projektowych
PROJEKT
ul. Bartkiewicza 9/16 , 87-100 Toruń

Komenda Wojewódzka Policji w Bydgoszczy
ul. Kijowska 5 , 85-703 Bydgoszcz

PROJEKT TECHNICZNY
PRZEBUDOWY INSTALACJI WODOCIAGOWEJ
-ROZDZIAŁ NA BYTOWĄ I P.POŻAROWĄ

PROJEKTANT	mgr inż. Ewa Ślusarkiewicz Upr.UAN/IV/8346/14870/86-7	Specjalność: Instalacyjno-inż.
SPRAWDZAJĄCY	mgr inż. Barbara Tesarz Upr. UAN/IV/8346/2870/87	Specjalność: Instalacyjno-inż.
AUDYENT NAWEST.	Komenda Powiatowa Policji 87-300 Brodnica, ul.Zamkowa 13, dz.nr 142/5, obrębn. 0001	P.T. 07.2023

RZUT PARTERU		SKALA 1:100
INSTALACJA P.POŻ		NR RYS. 02