


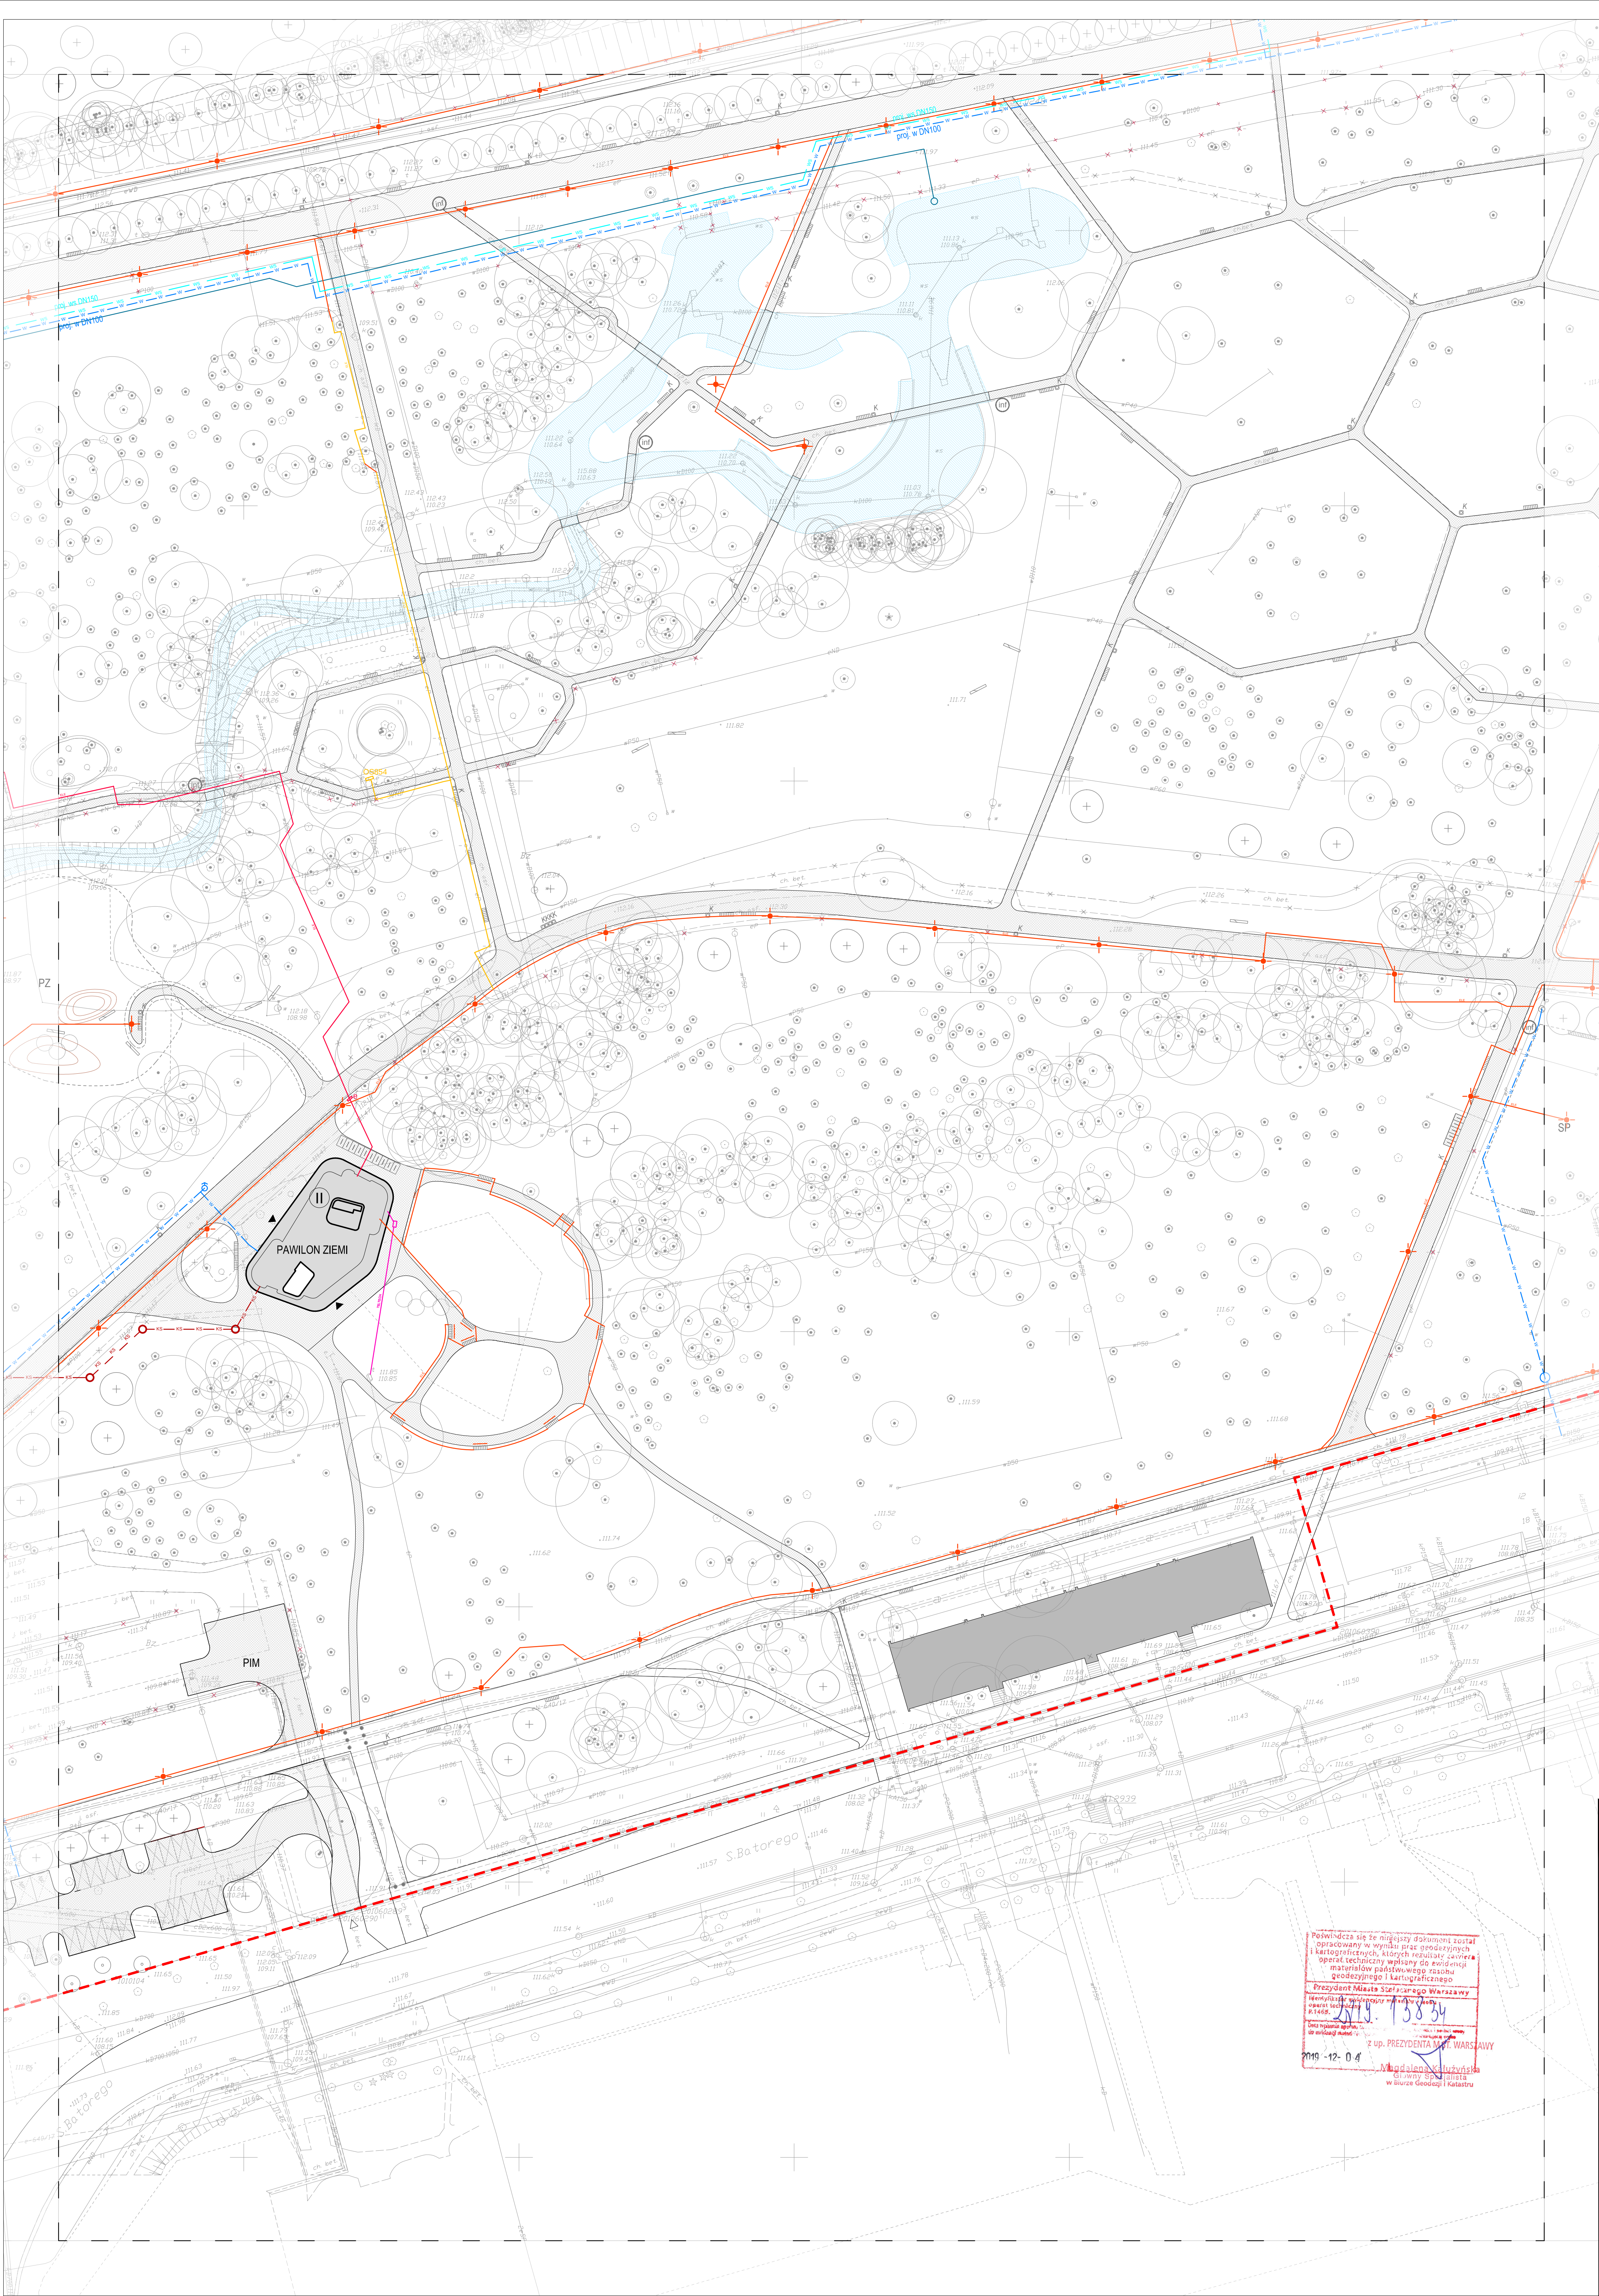

LEGENDA:

OZNACZENIA:

granicz oparcowania

budynki projektowane

drogi kulturalne podziemne i podziemne kanały technologiczne

budynki istniejące

budynki przeznaczony do rozbudowy w odrębnym oparcowaniu

I

lokalizacja

węzły do budynku

wyjazd na teren oparcowania

główny wejście do Parku

PROJEKTOWANE UZBROJENIE TERENU:

W

instalacja wody

KS

instalacja wody surowej

KS

instalacja kanalizacji sanitarnej

E

instalacja elektryczna

E

instalacja elektryczna - trasy oświetlenia

E

instalacja elektryczna - trasy złącza

E

instalacja elektryczna - nowe okablowanie prowadzone po istniejącej trasie

X

instalacja do demontażu

hydrant przeciwpożarowy

latarnia parkowa

oświetlenie ogólne

oświetlenie specjalne - śródlasowe


hydrotechnika - instalacje sanitarne

hydrotechnika - instalacje elektryczne

UWAGI:
1. Rysunek jest objęty prawami autorskimi i nie może być używany czy reprodukowany w części lub w całości bez pisemnej zgody właściciela.
2. Dokumentację rysunkową należy rozpatrywać łącznie z częścią opisową.



Projekt pn. „Rozwój i uporządkowanie terenów zieleni wraz z elementami rekreacyjnymi na terenie Parku Północnego, Parku Zoologicznego oraz Parku Ogrodu Komosa w Warszawie” jest współfinansowany przez Unię Europejską z Funduszu Społeczności w ramach Programu Operacyjnego Infrastruktura i Środowisko 2014-2020

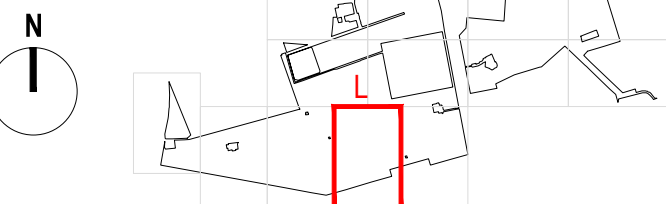

Inwestycja:	Rozwój i uporządkowanie terenów zieleni wraz z elementami rekreacyjnymi na terenie Parku Północnego		
Adres:	dz. nr ew. 8/3 z obrębów 5-05-09 oraz dz. nr ew. 18/9, 19/2, 19/3, 31, 25, 33, 3, 4, 10, 15/2, 16/7, 35/1, 35/2 z obrębów 2-01-06, dz. nr ew. 1 z obrębów 5-05-09, Warszawa		
Inwestor:	ZARZĄD ZIELENI M. ST. WARSZAWY ul. Hoża 13A, 00-628 Warszawa tel. +48 22 277 42 00; fax +48 22 277 42 01; kontakt@zww.waw.pl		

Główny Projektant:		W.X.C.A. Sp. z o.o. UL. BRACKA 18 LOK. 62, 00-628 WARSZAWA TEL. (22) 120 19 00; wxca@wxca.pl	
--------------------	--	---	--

Instalacje sanitarne - wod-kan			
Projektant:	Dariusz Steinaś	Sk-cp	17/89
Sprawdzający:	Konrad Steinaś	MA2/043/POOS/09	

Instalacje elektryczne:			
Projektant:	Czesław Styś	Sl-749/83	
Sprawdzający:	Włodzisław Frączek	Sl-189/72	

Instalacje elektryczne:			
Projektant:	Jerzy Lewczyński	DTK-WB/0250204U	
Sprawdzający:	Leszek Skulka	B-TP/07/84	

Faza: PROJEKT BUDOWLANY				
Brana: INSTALACJE ZEWNĘTRZNE I PRZYŁĄCZA				
Tytuł rysunku: PLAN SYTUACYJNY - OBSZAR I				
Numer rysunku: POMO-PB-1.1-100-L				
Numer projektu: POMO	Data: 02.2020	Rysował: AS. MUN	Skala: 1:500	Revizja:

Podpisuje się ten niniejszy dokument, zostając opartym w wyniku prac geodezyjnych i kartograficznych, których rezultatem zawiera materiały punktowego zasilania geodezyjnego i kartograficznego.

Prezydent Miasta Stołecznego Warszawy
Wojciech Drobny
2019. 1.30.34

z up. PREZYDENTA M. ST. WARSZAWY
M. St. Warszawy, 2019. 1.30.34

Wojciech Drobny
Wojciech Drobny
Wojciech Drobny