


Projektowana lokalizacja TD

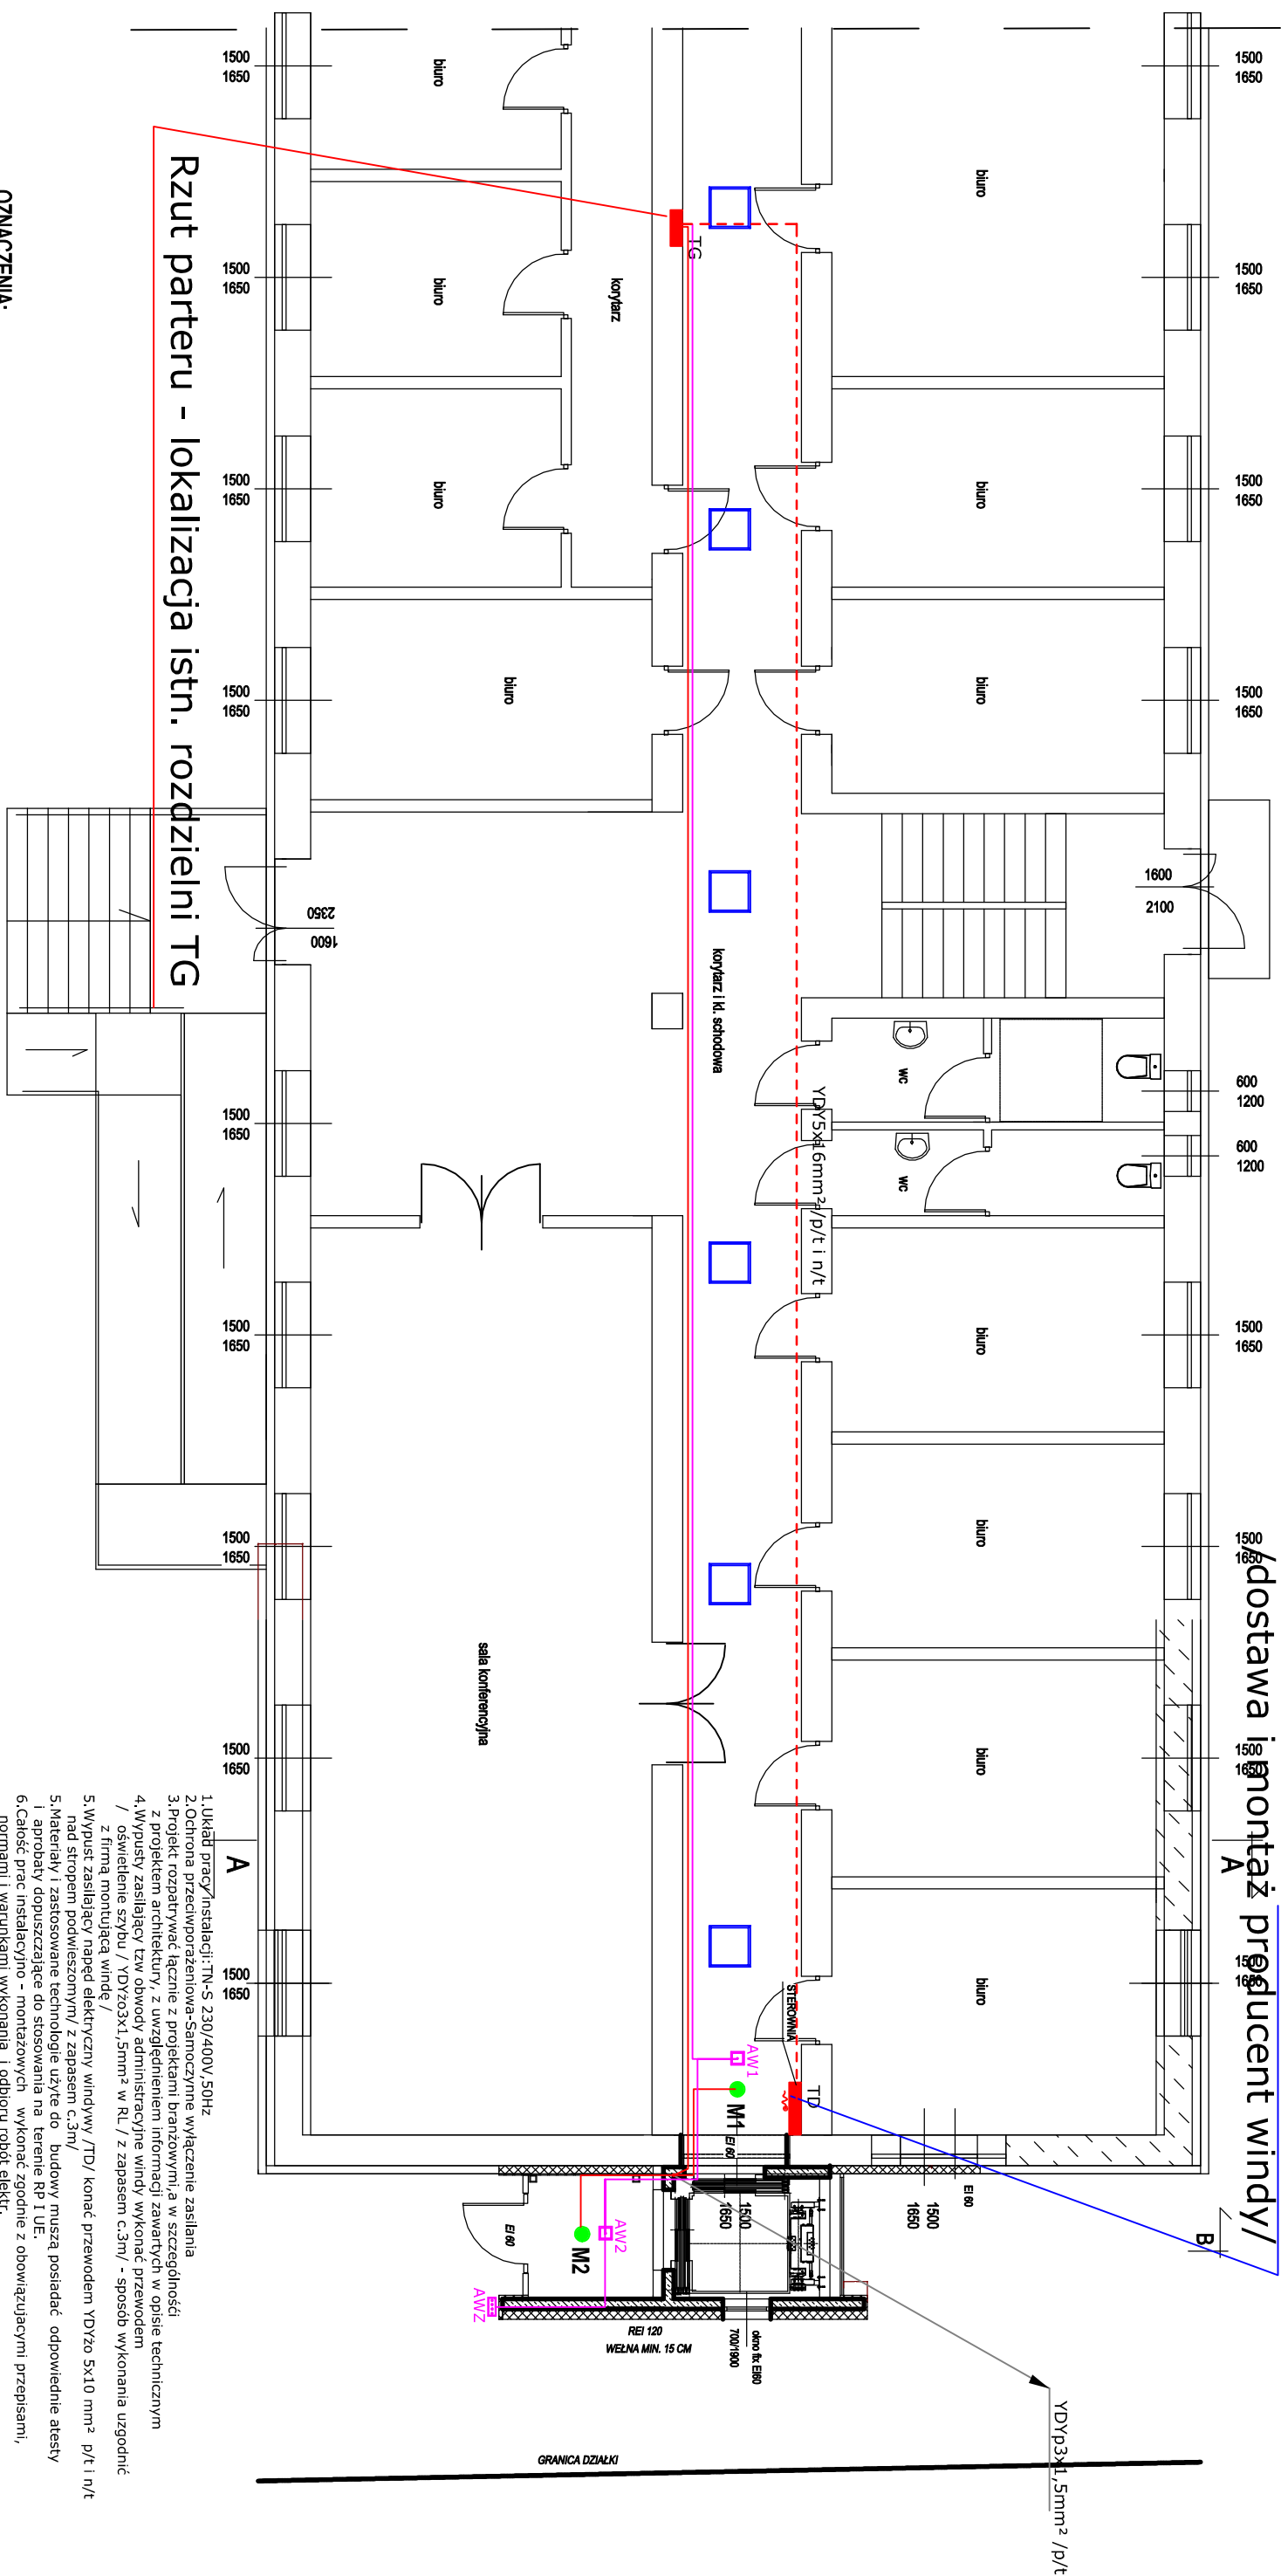

OZNACZENIA:

AW2 	Oprawa awaryjna nt zgodnie z załączonymi do PT wytycznym		"M1" oprawa p/t LED z czujnikiem PIR zgodnie z załączonymi do PT wytycznymi
AW1 	Oprawa awaryjna pt zgodnie z załączonymi do PT wytycznym		"M2" oprawa n/t LED z czujnikiem PIR zgodnie z załączonymi do PT wytycznymi
AWZ 	Oprawa awaryjna zewnętrzna zgodnie z załączonymi do PT wytycznym		Eypust 3 faz.-zgodnie ze schematem zasilania



The diagram illustrates a three-phase lighting system. At the top, three green circles represent the phases, labeled "M1", "M2", and "Eypust 3 faz.-zgodnie ze schematem zasilania". Below each phase circle is a red wavy line representing a PIR sensor. The "M1" sensor is connected to a blue square box, which is labeled "Istniejące oprawy w strzpie podwieszonym". The "M2" and "Eypust" sensors are connected to a single blue square box, which is labeled "Istniejące oprawy w strzpie podwieszonym".

"M1" oprawa p/t LED z czujnikiem PIR zgodnie
wytycznymi

"M2" oprawa n/t LED z czujnikiem PIR zgodnie
wytycznymi

Eypust 3 faz.-zgodnie ze schematem zasilania

Istniejące oprawy w strzpie podwieszonym

PROJEKT TECHNICZNY - cz.elektryczna Rozbudowa budynku administracyjnego o windę wraz z jego przebudową	
Investor: 18-500 Kolno Masto Kolno	Podpis:
Adres inwestycji: ul.Wojzka Polskiego 20,18-500 Kolno	
Nazwa rys.: Rzut parteru - instalacje elektryczne	
mgr inż. PIOTR CIOTROWSKI nr upr. WAM/0050/POE/08 spec.instalacyjna w zakresie siłd, instal. i urządzeń elektrycznoenergetycznych	
Branża: ELEKTRYCZNA	Rys. nr:
Data: XI 2025	
Skala: 1:100	Strona nr:
E2	