


UWAGA:

po stronie Inwestora leży wykonanie
WLZ oraz oprzewodowanie czujki pogodowej

wykonanie RWC oraz instalacji
w pomieszczeniu węzła
po stronie PEC

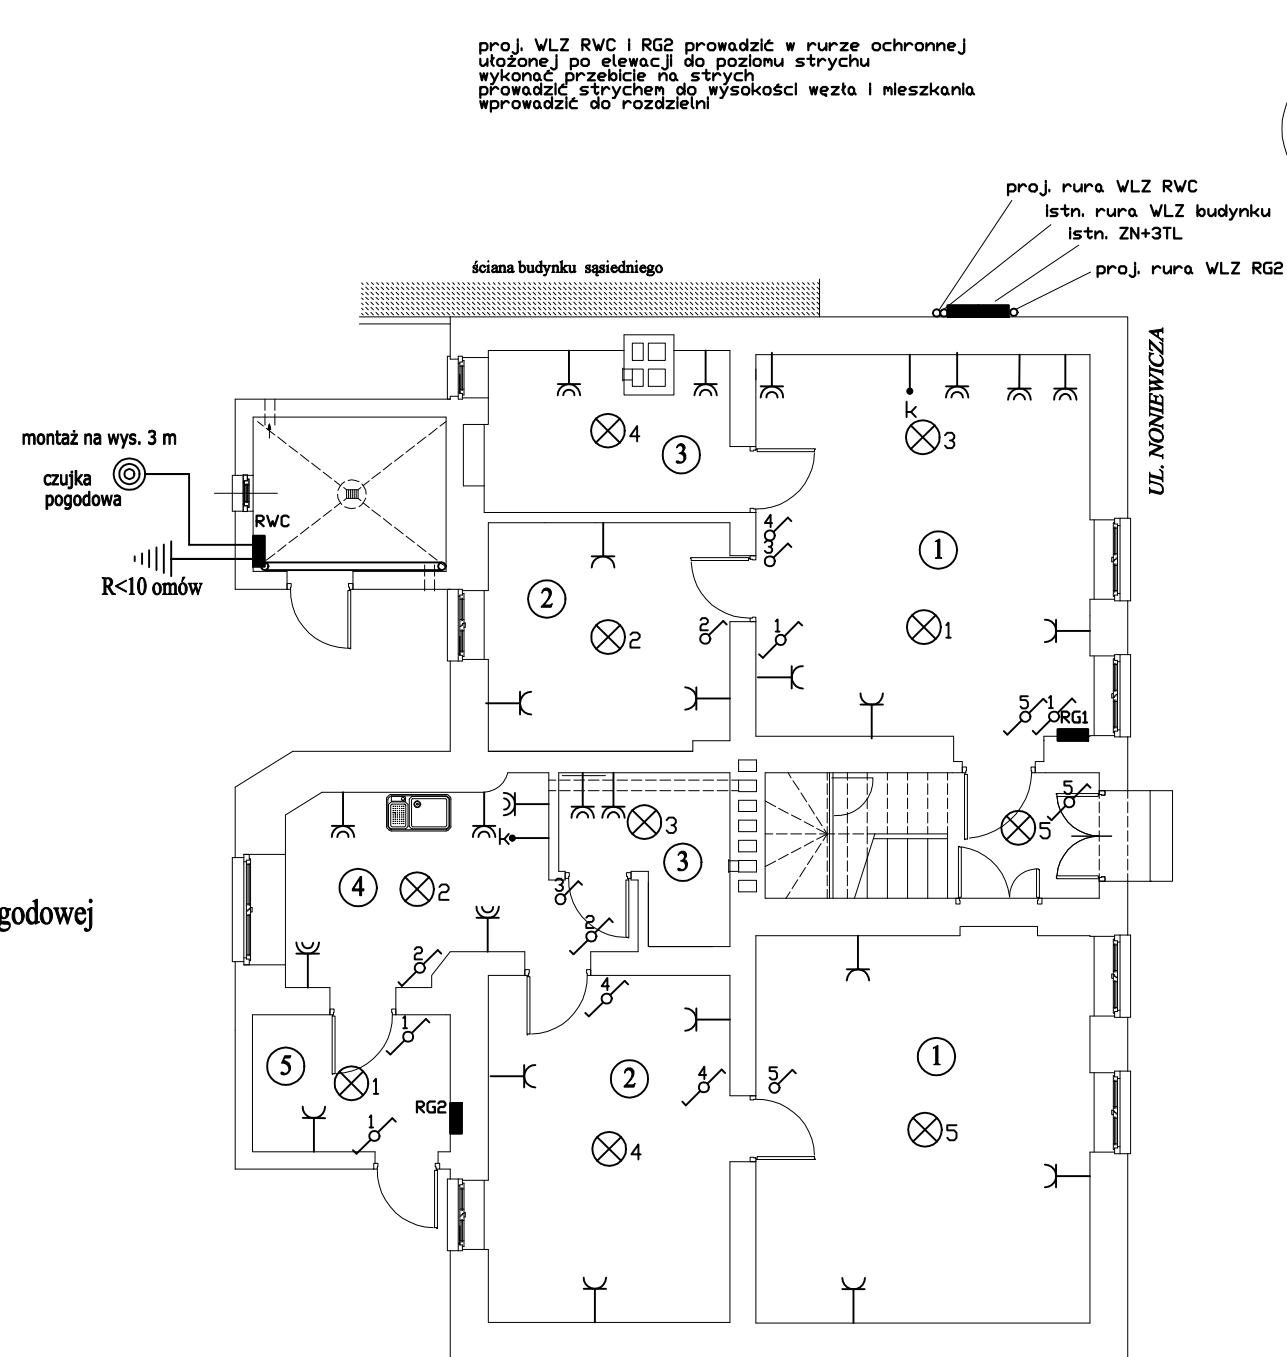

"DOM-BUD" Suwałki			SPECJ.: ELEKTRYKA		
OBIEKT:	Przebudowa budynku mieszkalnego jednorodzinny dwulokalowy adaptacja pomieszczeń na węzeł ciepły ul. Noniewicza 31 m. Suwałki	SKALA: 1:100		NR RYS.: 1	
		RYSUNEK: Rzut parteru			
		IMIĘ I NAZWISKO	NR UPR.	DATA	PODPIS
PROJEKTANT:	tech. Wiesław Baluta	SUW 86/90	26.06.2026		