


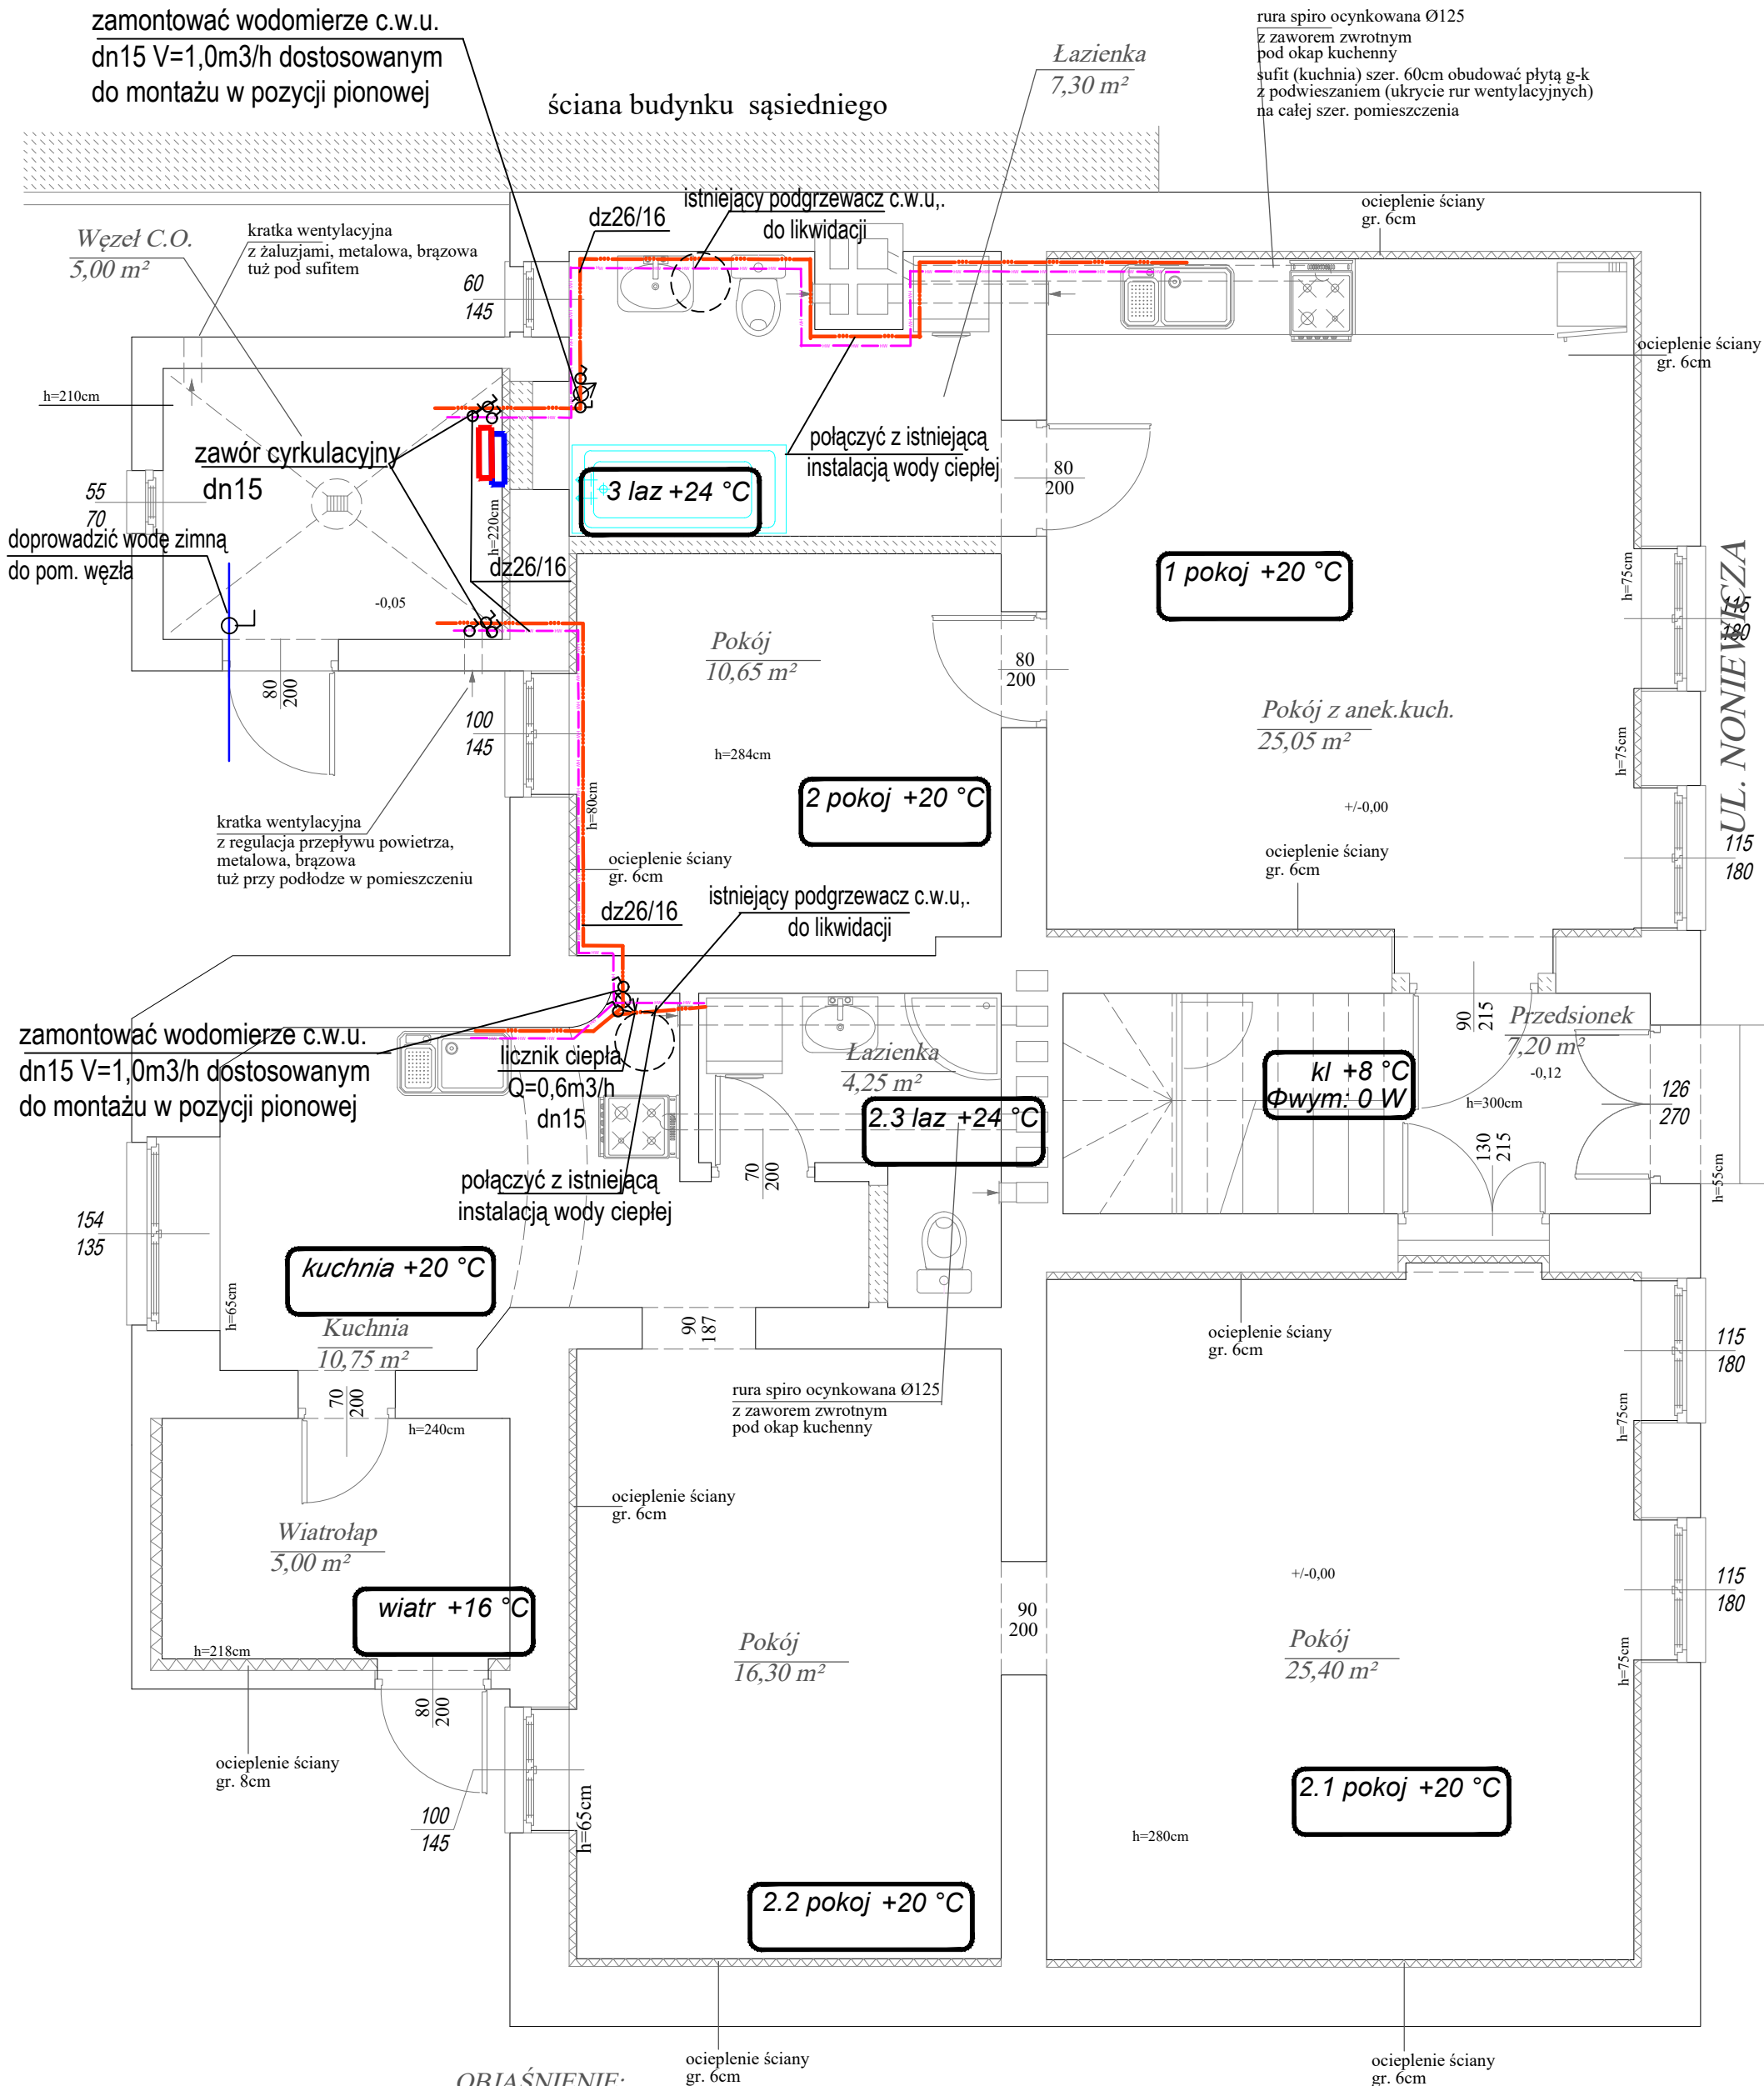

"DOM-BUD" Suwałki		SPECJ.: SANITARNA		
OBIEKT:	Przebudowa budynku mieszkalnego jednorodzinne dwulokalowego ul. Noniewicza 31 m. Suwałki	SKALA: 1:50		NR RYS.: Sc.w.1
		RYSUNEK: Rzut parteru- instalacja c.w.u.		
PROJEKTANT:	IMIĘ I NAZWISKO	NR UPR.	DATA	PODPIS
	mgr inż Danuta Piszczatowska	SUW 75/90	26.06.2026	