


RZUT PIWNIC

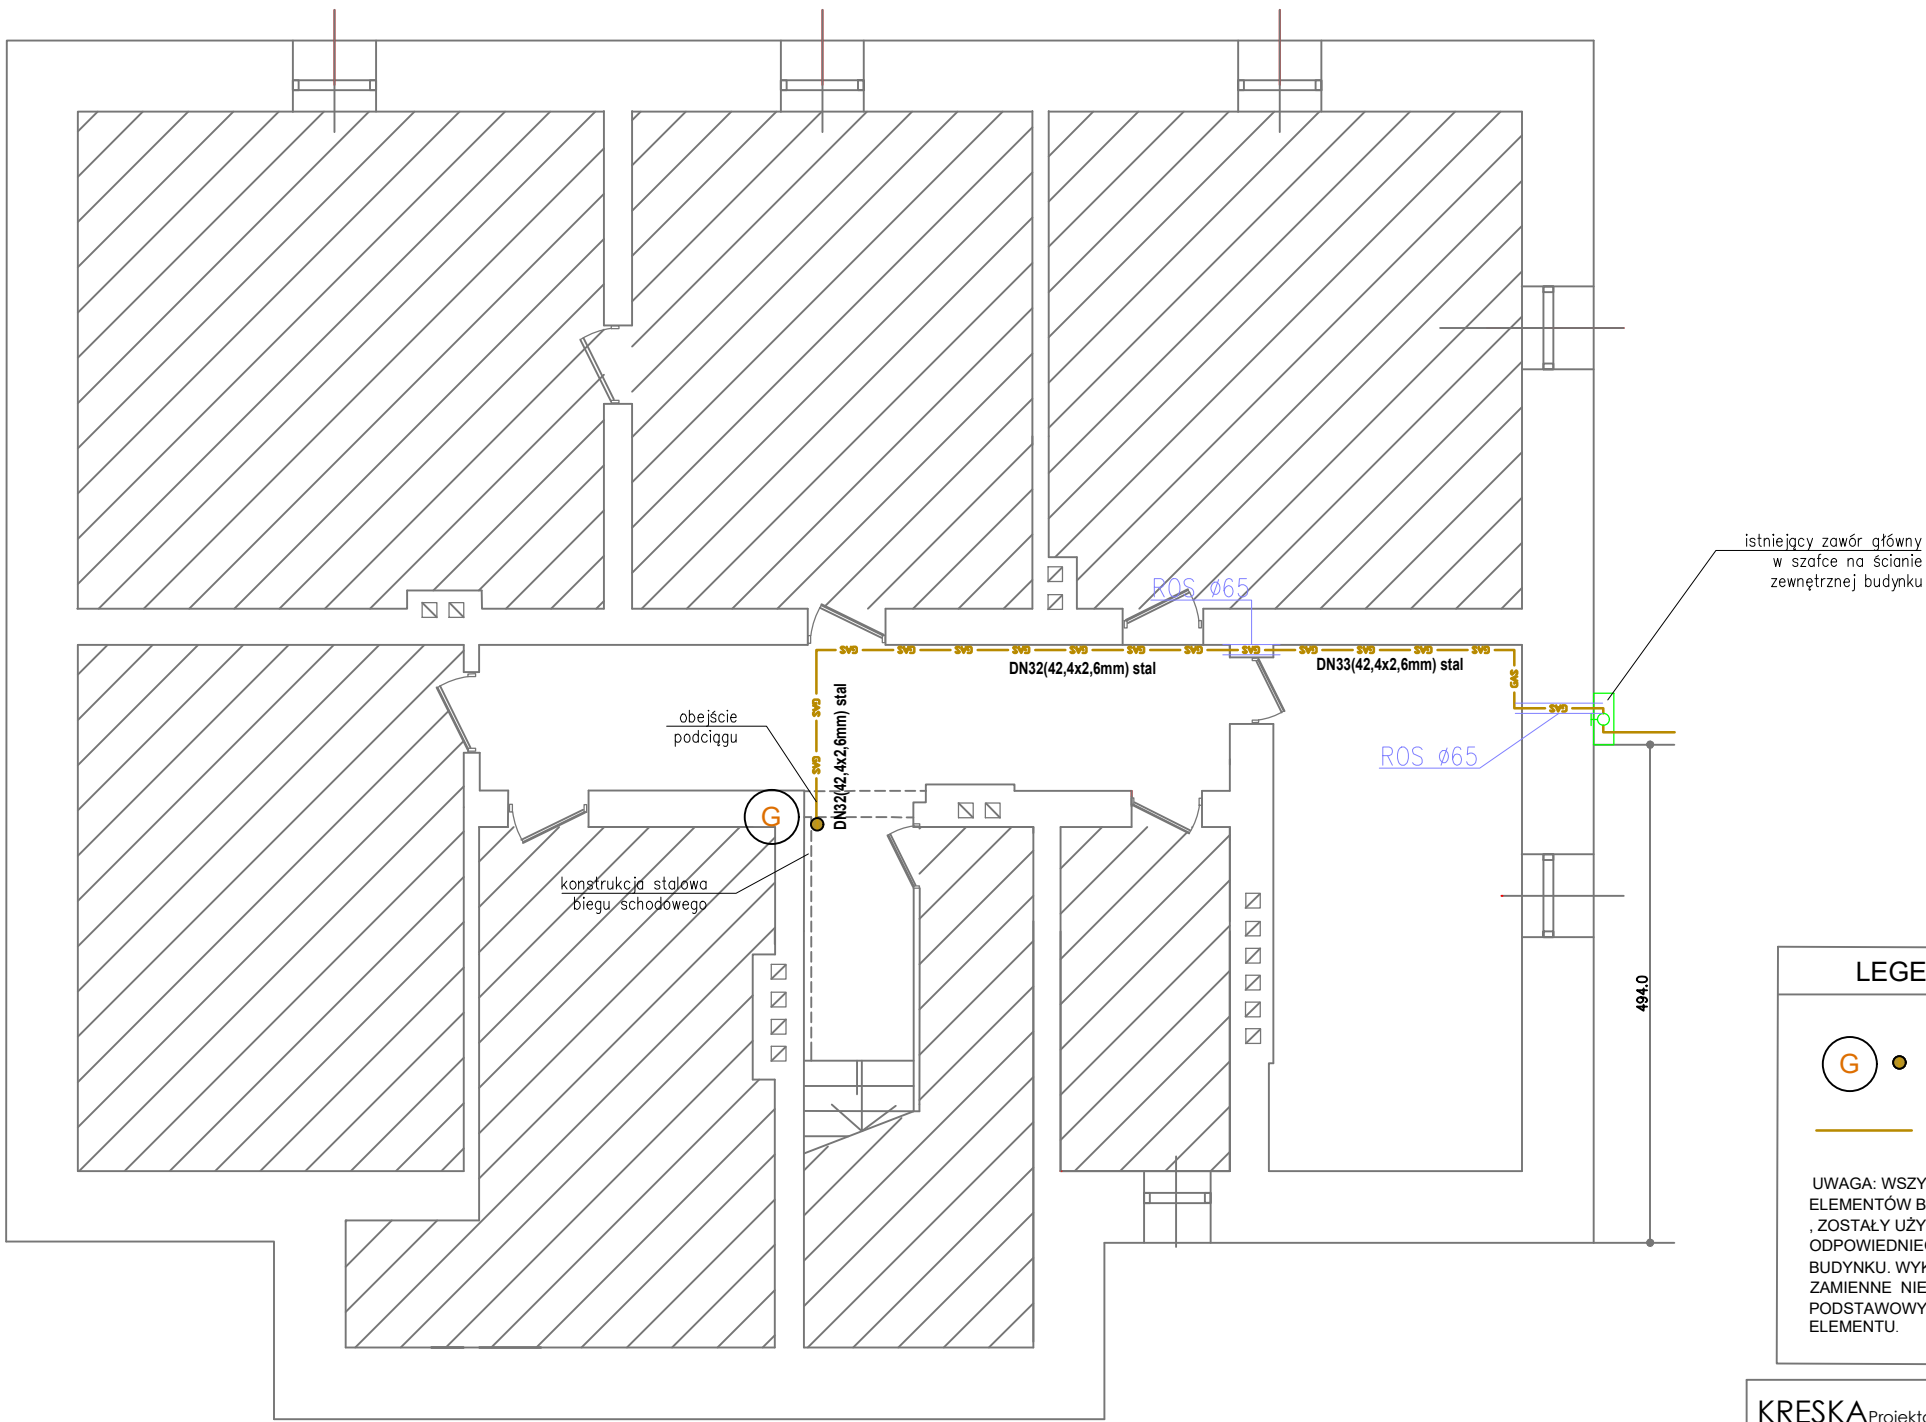

LEGENDA :

G

PROJEKTOWANY PION GAZOWY

PROJEKTOWANA INSTALACJA GAZOWA

UWAGA: WSZYSTKIE NAZWY WŁASNE I MARKI HANDLOWE ELEMENTÓW BUDOWLANYCH , SYSTEMÓW I URZĄDZEŃ WYPOSAŻENIA , ZOSTAŁY UŻYTE W NINIEJSZYM OPRACOWANIU W CELU OKREŚLENIA ODPOWIEDNIEGO STANDARDU WYKONANIA I WYPOSAŻENIA BUDYNKU. WYKONAWCA MA PRAWO ZASTOSOWAĆ ROZWIĄZANIA ZAMIENNE NIE OBNIŻAJĄCE TEGO STANDARDU ORAZ PODSTAWOWYCH PARAMETRÓW TECHNICZNYCH DANEGO ELEMENTU.

KRESKAProjektowanie Kosztorysowanie Wykonawstwo		RYS NR
ul. Marka Prawego 22 , 47-100 Strzelce Opolskie tel. 604 790 223 ; biuro@kreska.org.pl ; www.kreska.org.pl		IS-1
NAZWA INWEST:	Wewnętrzna instalacja gazowa w budynku wielorodzinnym	SKALA 1/75
LOKALIZACJA:	Strzelce Op. ul.Ujazdowska 2 dz. 2070, 2071	DATA
INWESTOR	Gmina Strzelce Opolskie Strzelce Op. Pl. Myśliwca 1	12.2025r
SPECJALNOŚĆ:	instalacja gazowa - rzut piwnic	INSTALACJE SANITARNE
PROJEKTANT:	mgr inż.Grzegorz Jurowicz upr.OPL/0043/POOS/03	
SPRAWDZAJĄCY:	mgr inż.Wojciech Przybyła upr.OPL/1357/PWBS/17	
OPRACOWAŁ:	inż.Mira Makarowska	