
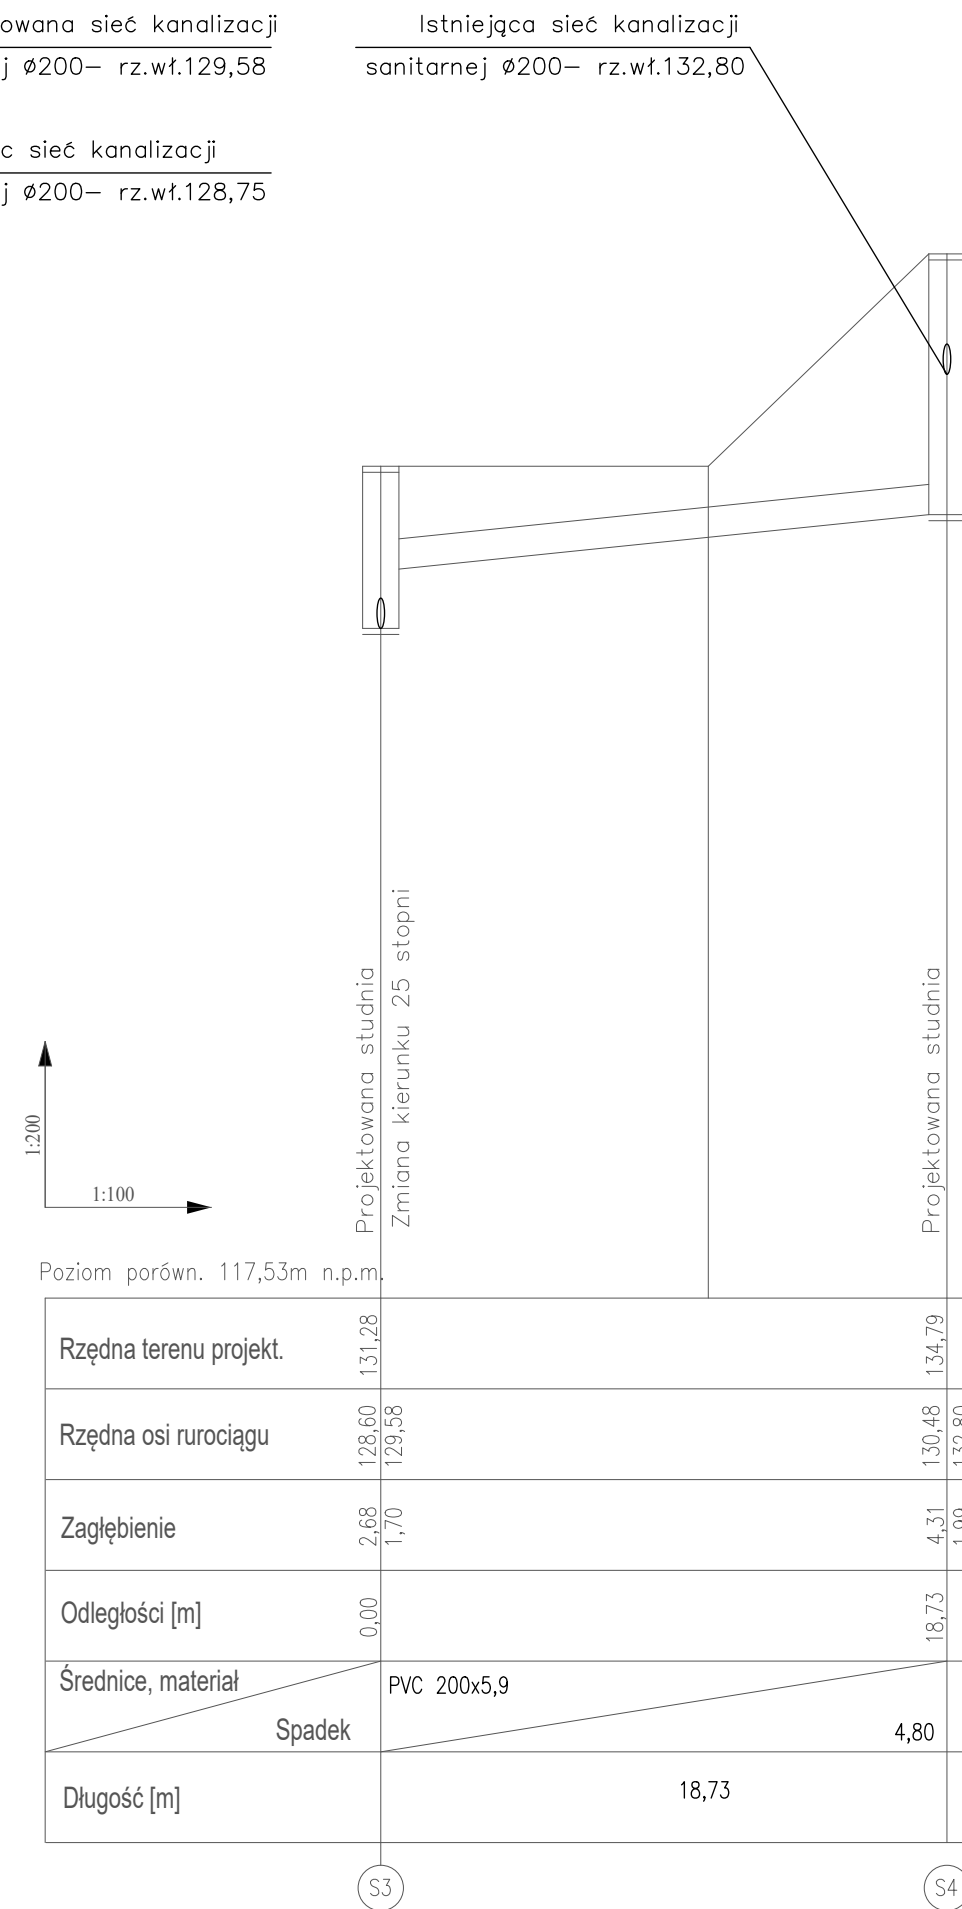


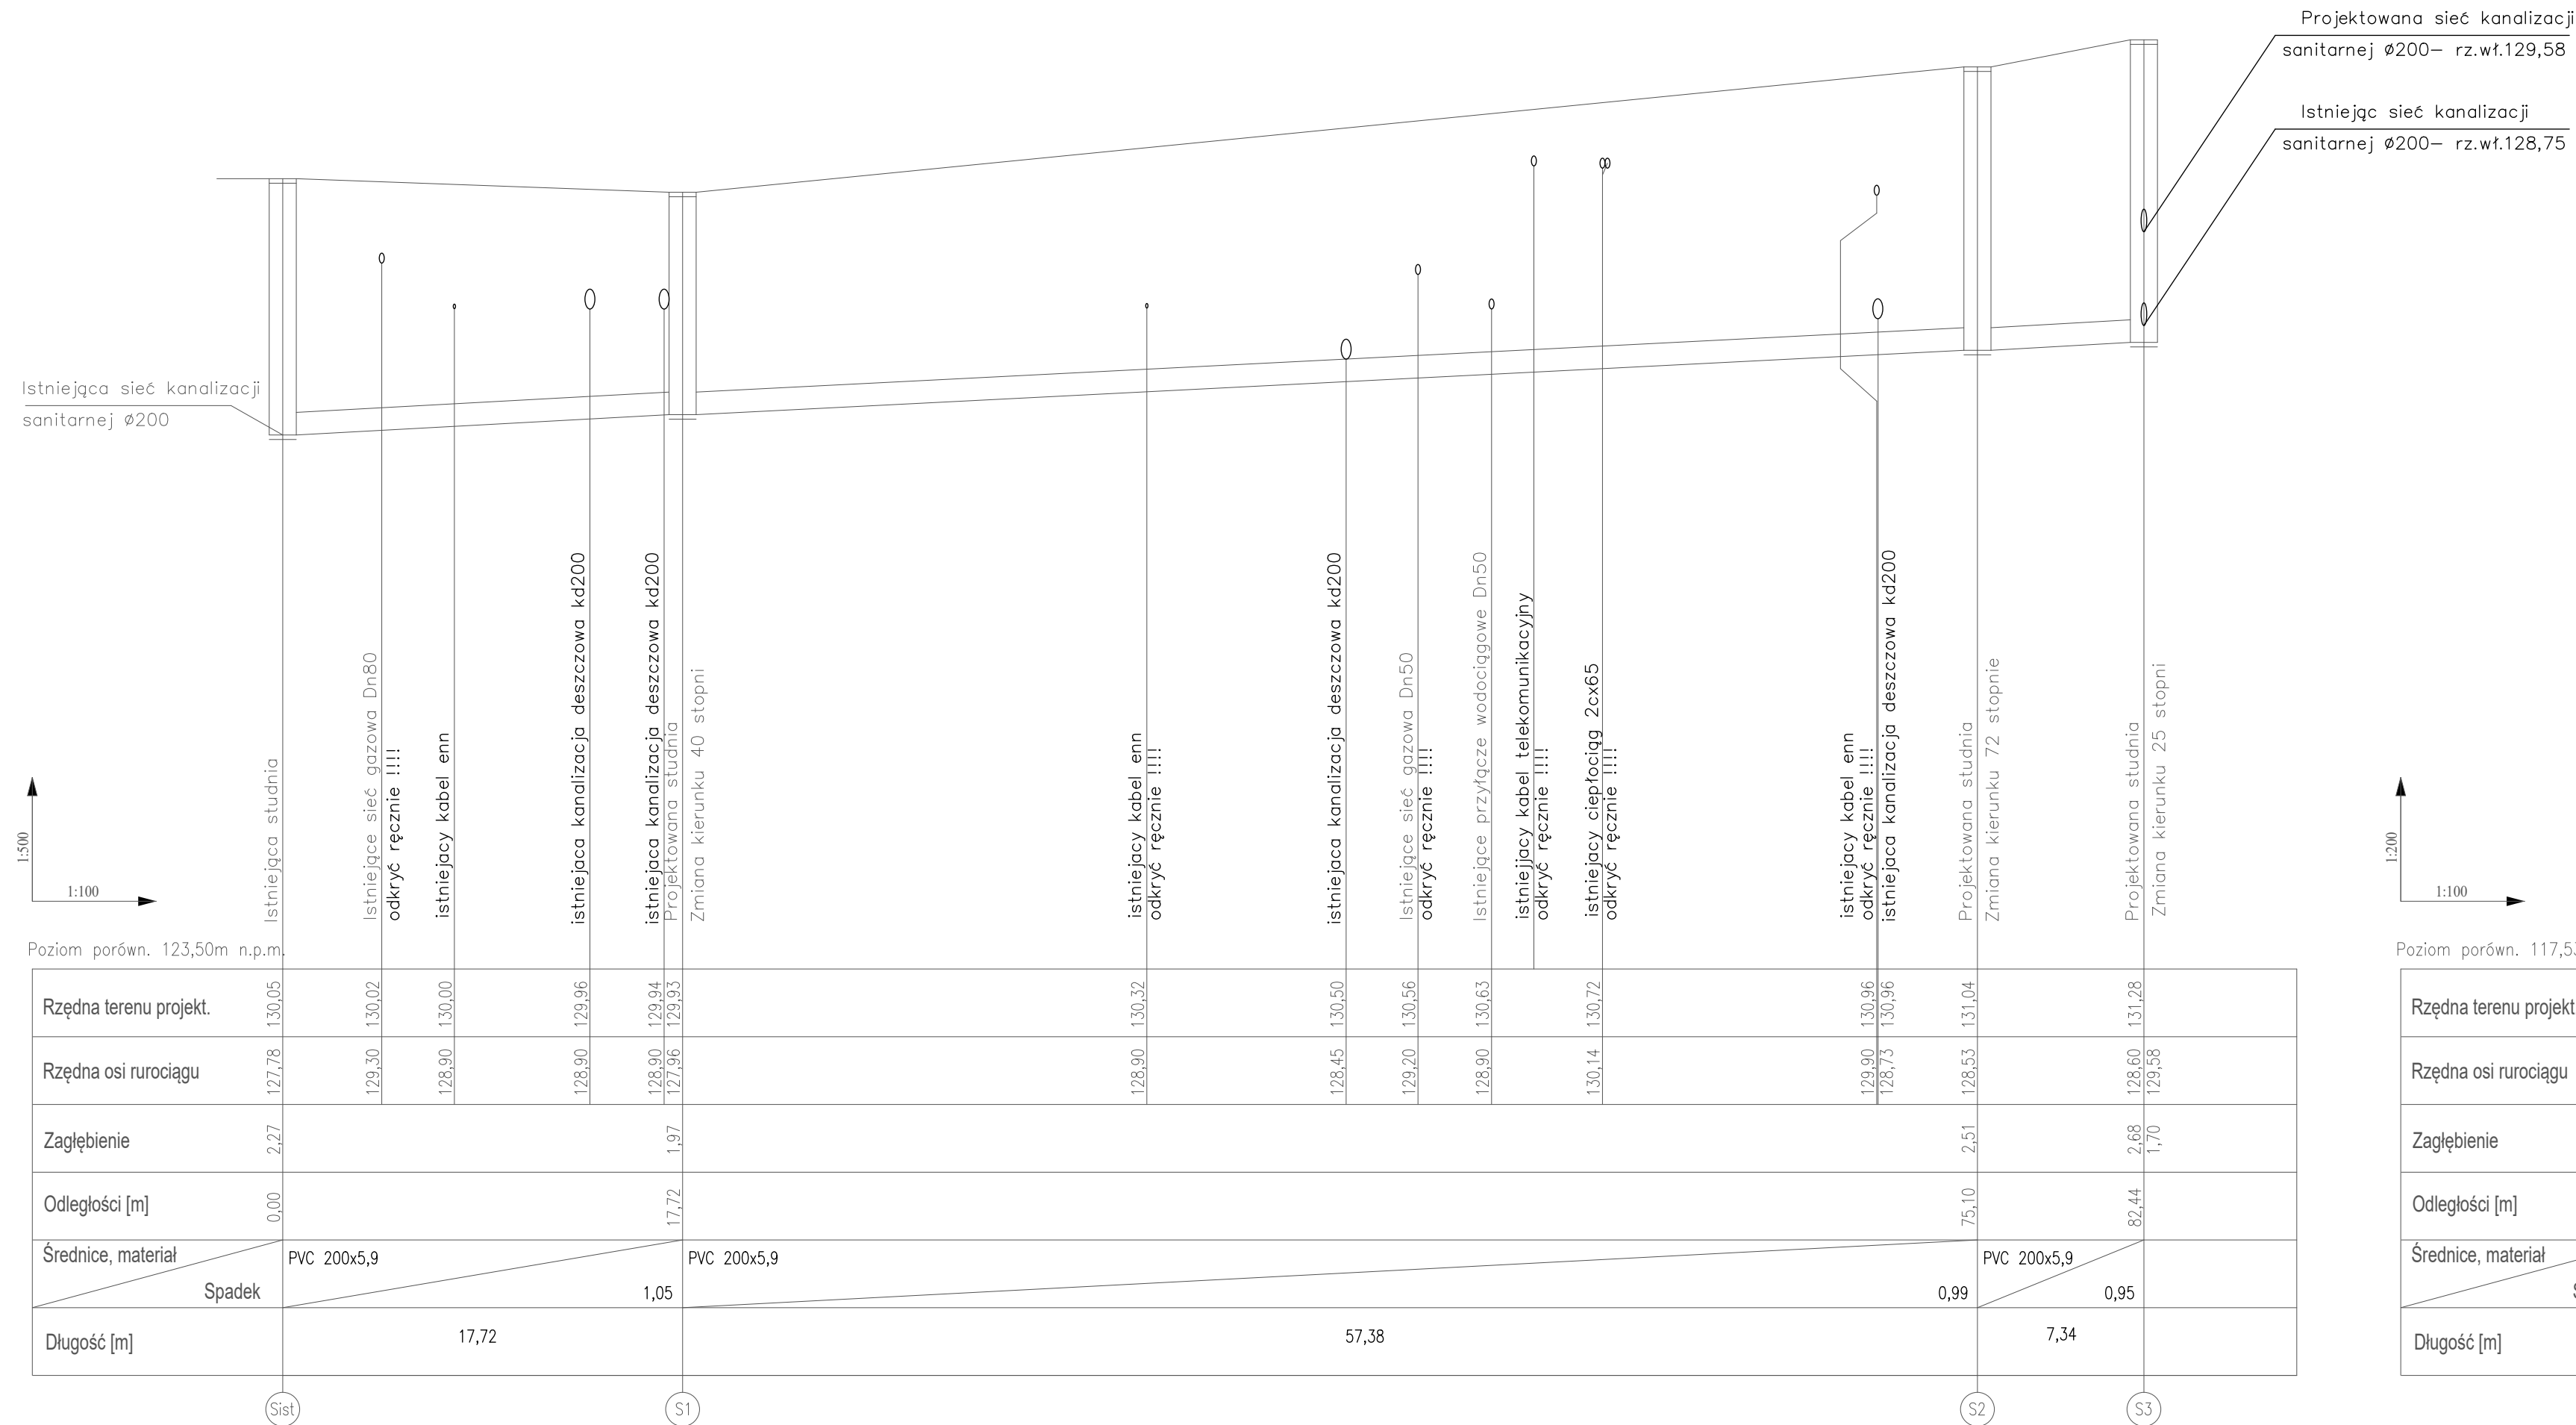

obiekt:	SIEĆ KANALIZACJI SANITARNEJ	nr rys. S-02
adres:	Mragowo os. Grunwaldzkie dz.nr 319/3 obręb 6; 28100_1	skala 1:500 / 100 skala 1:200 / 100
SANITARNA	stadium: PROJEKT ZAGOSPODAROWANIA TERENU	data : maj 2025
nazwa rysunku:	PROFIL PODŁUŻNY SIECI KANALIZACJI SANITARNEJ	rew. :
projektant :	mgr inż. Krzysztof Nosek <i>upr. bud. nr 234/92/OL</i>	
sprawdzający :	mgr inż. Tomasz Łapuć	