


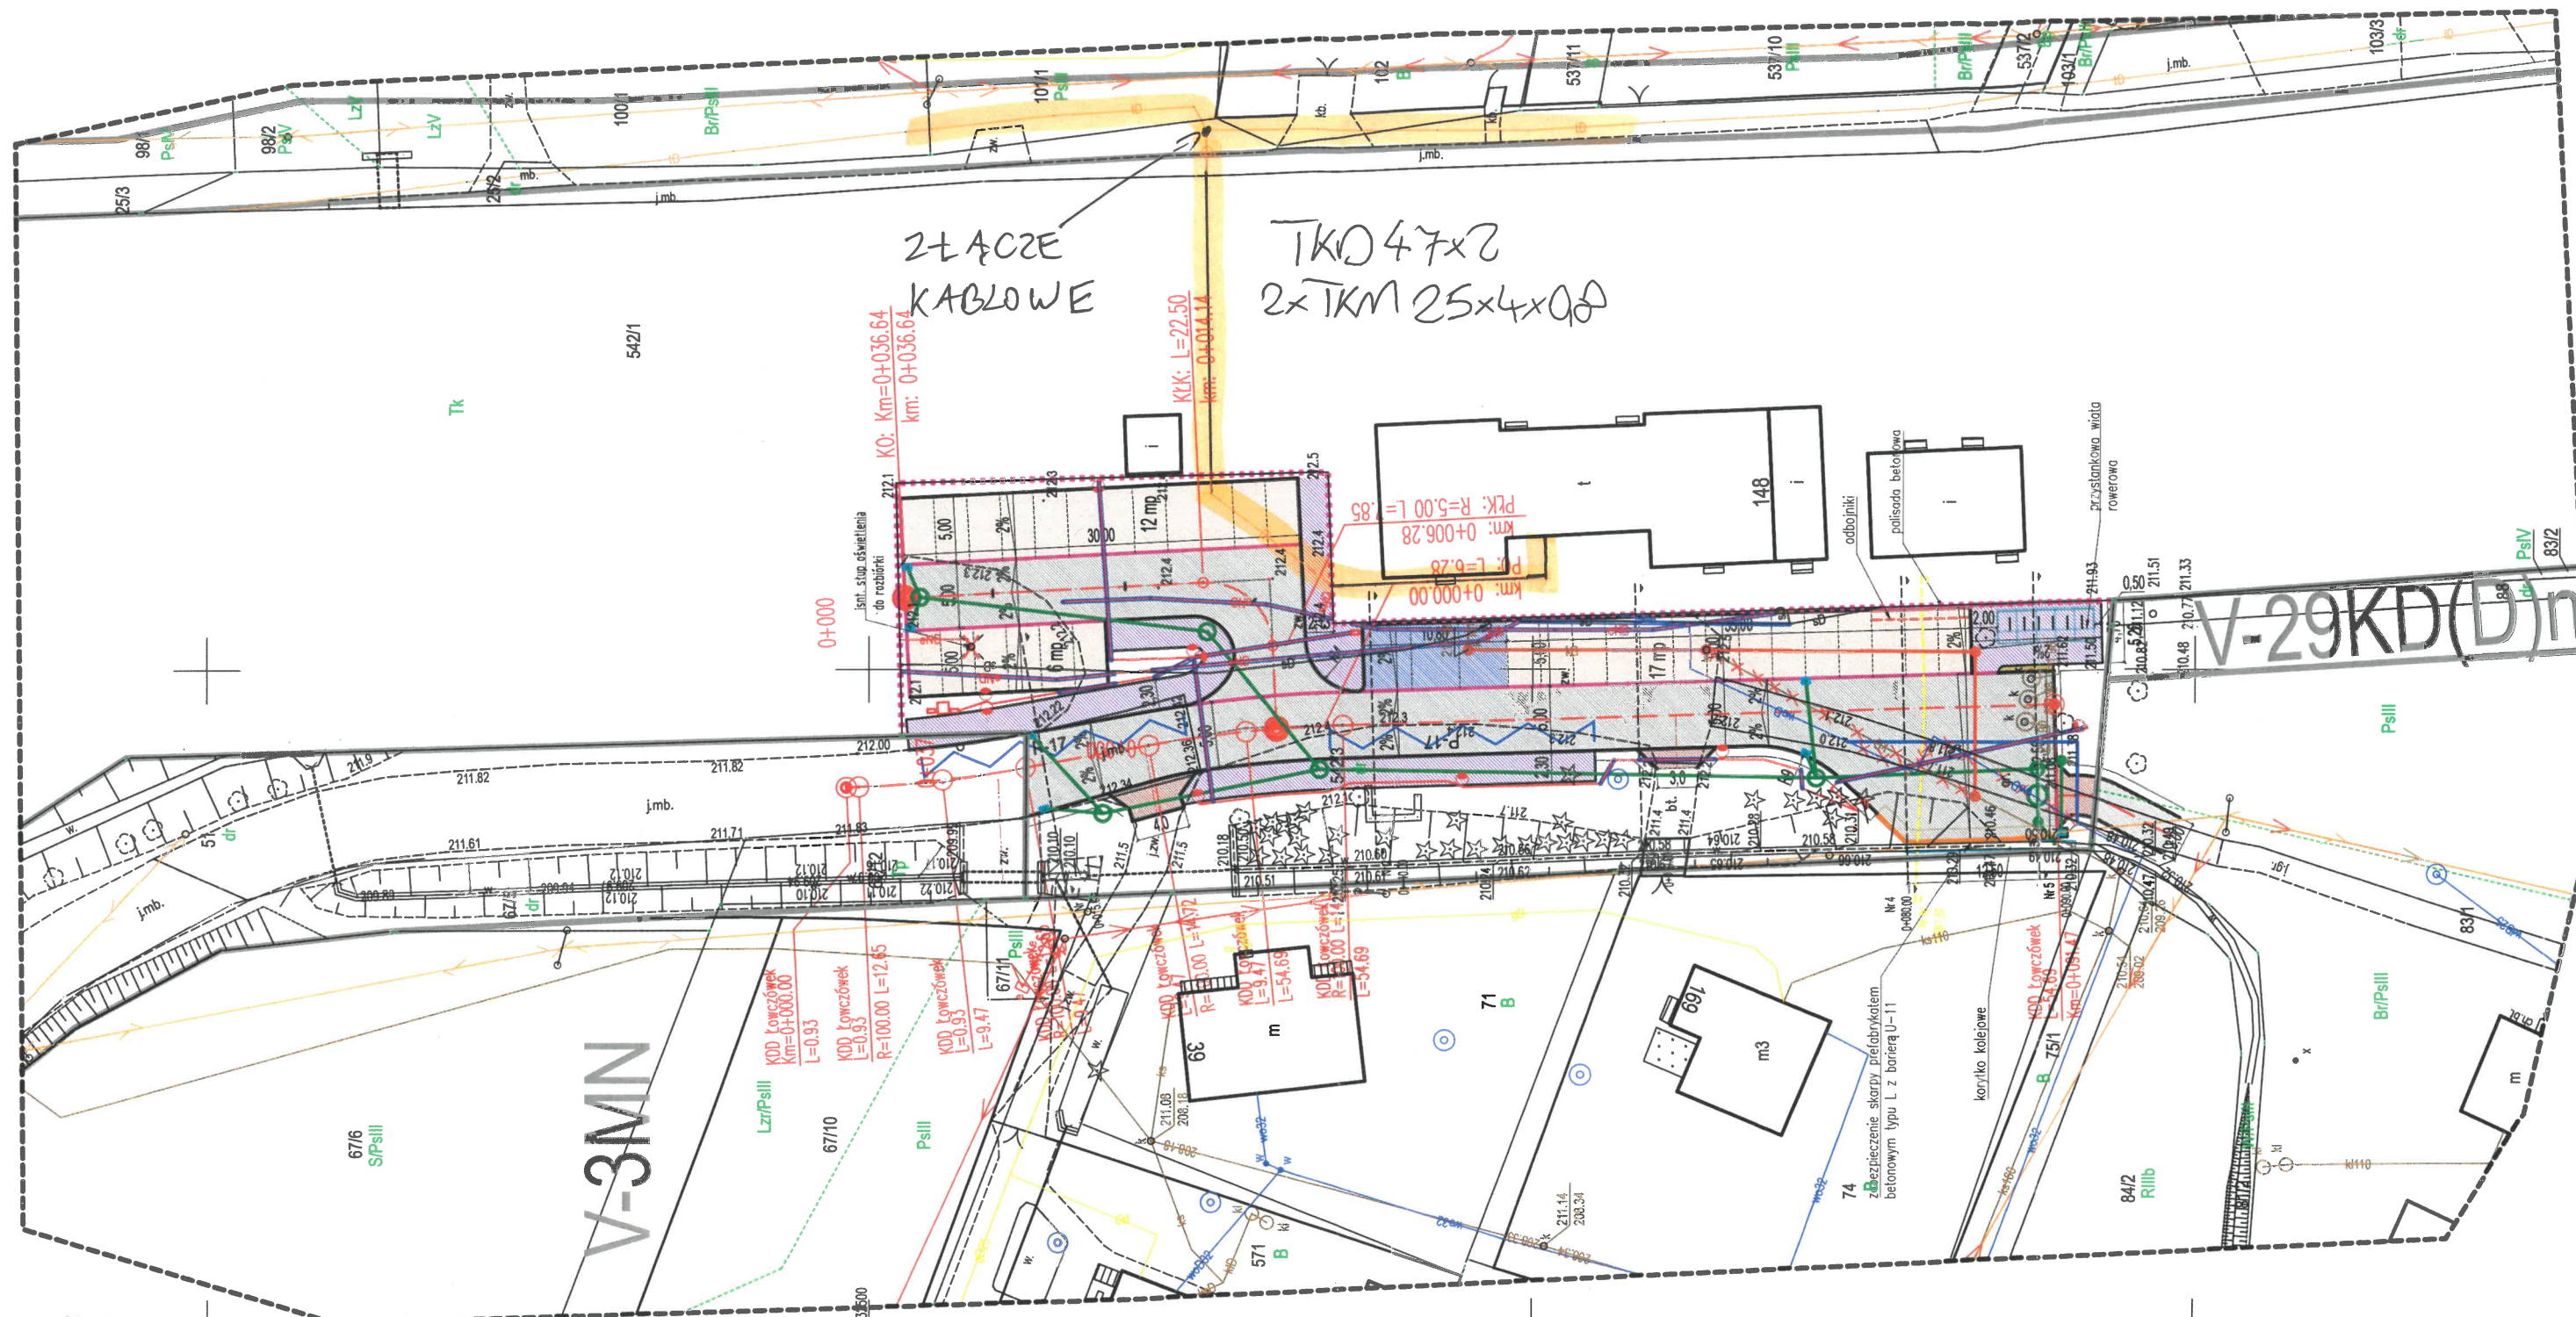

Oświadczenie o uzyskaniu pozytywnego protokołu weryfikacji

Praca geodezyjna nr G GK-II.6640.2331.2025 zgłoszona do starosty Tarnowskiego
Wykonawca : Geo-Pomiar Sp. Z O.O.
Kierownik prac : Łukasz Gajda, nr upr. 19421
Pozytywny protokół weryfikacji nr G GK-II.6640.2331.2025_109691 z dnia 18-08-2025
Jestem świadomy odpowiedzialności karnej za złożenie fałszywego oświadczenia.
Podstawa prawna: art.12b ust.5a (Dz.U. z 2020r. poz. 2052 Prawo Geodezyjne i Kartograficzne)

Województwo: **małopolskie**
Powiat: **tarnowski**
Gmina: **Pleśna (121604_2)**
Obręb: **Łowczówek (0006)**
TERYT: **121604_2.0006.542/3**
Numer działki: **542/3**
Identyfikator: **G GK-II.6640.2331.2025**

Mapa do celów projektowych

Skala 1:500

Układ współrzędnych: 2000/7 Układ wysokościowy: PL-EVRF2007-NH

Mapa powstała na podstawie mapy numerycznej i pomiaru bezpośredniego w terenie.
W zakresie opracowania mogą istnieć przewody uzbrojenia podziemnego, których inwentaryzacja nie została zgłoszona do ODGIK w Tarnowie.

Zaktualizowano w terenie według stanu z dnia: 04.06.2025 r.

Wykonawca:

- proj. kanalizacja deszczowa
- proj. przebudowa przyłącza kanalizacji sanitarnej
- proj. przebudowa przyłącza wodociągowego
- przewód do likwidacji
- proj. separator substancji ropopochodnych
- proj. studnia kanalizacji sanitarnej / kanalizacji deszczowej
- proj. wpust drogowy

- ZZP^o - proj. zestaw złączowo pomiarowy - odrębne opracowanie TAURON Dystrybucja
- SSO^o - proj. szafa sterowania oświetleniem wolnostojąca
- MKA^o - proj. automat biletowy MKA wolnostojący
- SKP^o - proj. stacja ładowania pojazdów elektrycznych
- o o L1 - proj. słup aluminiowy 7m oświetlenia terenu z oprawą LED
- proj. instalacja elektryczna - linia kablowa oświetlenia YAKXS4x35, zasilanie MKA YKY3x2,5
- proj. rura osłonna RDHPE110 (oświetlenie), dwudzielna RHDPE110 (istn. sieć en)

PKP TELKOL sp. z o.o.
ul. Szczęśliwicka 62
02-353 Warszawa
NIP: 113-28-75-351, REGON: 147190587
KRS: 0000504917

2025 - NR - 25 Stanowisko
ds. Dokumentacji technicznej

Eryk Dymkowski



PKP TELKOL sp. z o.o.
ul. Szczyśliwicka 62
02-353 Warszawa
NIP: 113-28-75-351, REGON: 147190587
KRS: 0000504917

Eryk Dymkowski

Województwo: małopolskie Powiat: tarnowski Gmina: Pleśna (121604_2) Obręb: Łowczówek (0006) TERYT: 121604_2.0006.542/3 Numer działki: 542/3 Identyfikator: GKG-II.6640.2331.2025	Mapa do celów projektowych Skala 1:500 Układ współrzędnych: 2000/7 Układ wysokościowy: PL-EVRF2007-NH Mapa powstała na podstawie mapy numerycznej i pomiaru bezpośredniego w terenie. W zakresie opracowania mogą istnieć przewody uzbrojenia podziemnego, których inwentaryzacje nie zostały zgłoszone do ODGiK w Tarnowie. Zaktualizowano w terenie według stanu z dnia: 04.06.2025 r.	Wykonawca: GEO-POMIAR Sp. z O.O. mgr inż. Łukasz Gajda tel. 601 956 593 NIP 8732909702 REGON 120269717 GEODETA UPRAWNIONY mgr. inż. Łukasz Gajda upr. Nr 19421
--	---	---