



TK TELEKOM TELEKOMUNIKACJA
GRUPA NETIA KOLEJOWA

TK Telekom Spółka z o.o.
ul. Kijowska 10/12A, 03-743 Warszawa
tel.: +48 22 392 20 00
fax: +48 22 392 20 09
infolinia: 801 022 000
bok@tktelekom.pl

Warszawa 19/11/2025

Wojciech Wyszomirski
Zespół ds. Uzgodnień Branżowych
i Dokumentacji Technicznej Sieci
e-mail: wojciech.wyszomirski@netia.pl
tel. + 48 22 3522758

Gmina Pleśna
Urząd Gminy Pleśna
Pleśna 240
33-171 Pleśna
Usługi Projektowo-Budowlane Wojciech Ignasik
ul. Pułaskiego 18/3,
33/100 Tarnów

Nr ref.: LBPSz-508-1529/25

Dotyczy: Uzgodnienie planowanej inwestycji budowy parkingu przy dworcu PKP w Łowczówku

W nawiązaniu do Państwa pisma z dnia 31.10.2025 r., dotyczącego uzgodnienia projektu zagospodarowania terenu dla budowy parkingu przy dworcu PKP w Łowczówku, w ramach zadania pn. „Budowa punktu przesiadkowego wraz z infrastrukturą na działce 542/3 w miejscowości Łowczówek”, gm. Pleśna, linia kolejowa nr 96,

TK Telekom Sp. z o.o. informuje, że w ww. lokalizacji na załączonej mapie w obrębie projektowanych prac nie posiada światłowodowej infrastruktury teletechnicznej.


W związku z powyższym nie wnosimy uwag do planowanego zamierzenia i uzgadniamy projekt bez uwag.

Powyższe uzgodnienie dotyczy wyłącznie branży telekomunikacyjnej należącej do Spółki TK Telekom. Ważność uzgodnienia wygasa z upływem dwóch lat od chwili jego wydania, jeśli w tym okresie nie zostanie rozpoczęta realizacja zadania.

Z poważaniem

Wojciech Wyszomirski
Specjalista
ds. Dokumentacji Technicznej

TK Telekom spółka z o.o.
ul. Kijowska 10/12A, 03-743 Warszawa
NIP: 526-25-48-753, Regon 017322059
KRS: 0000024788

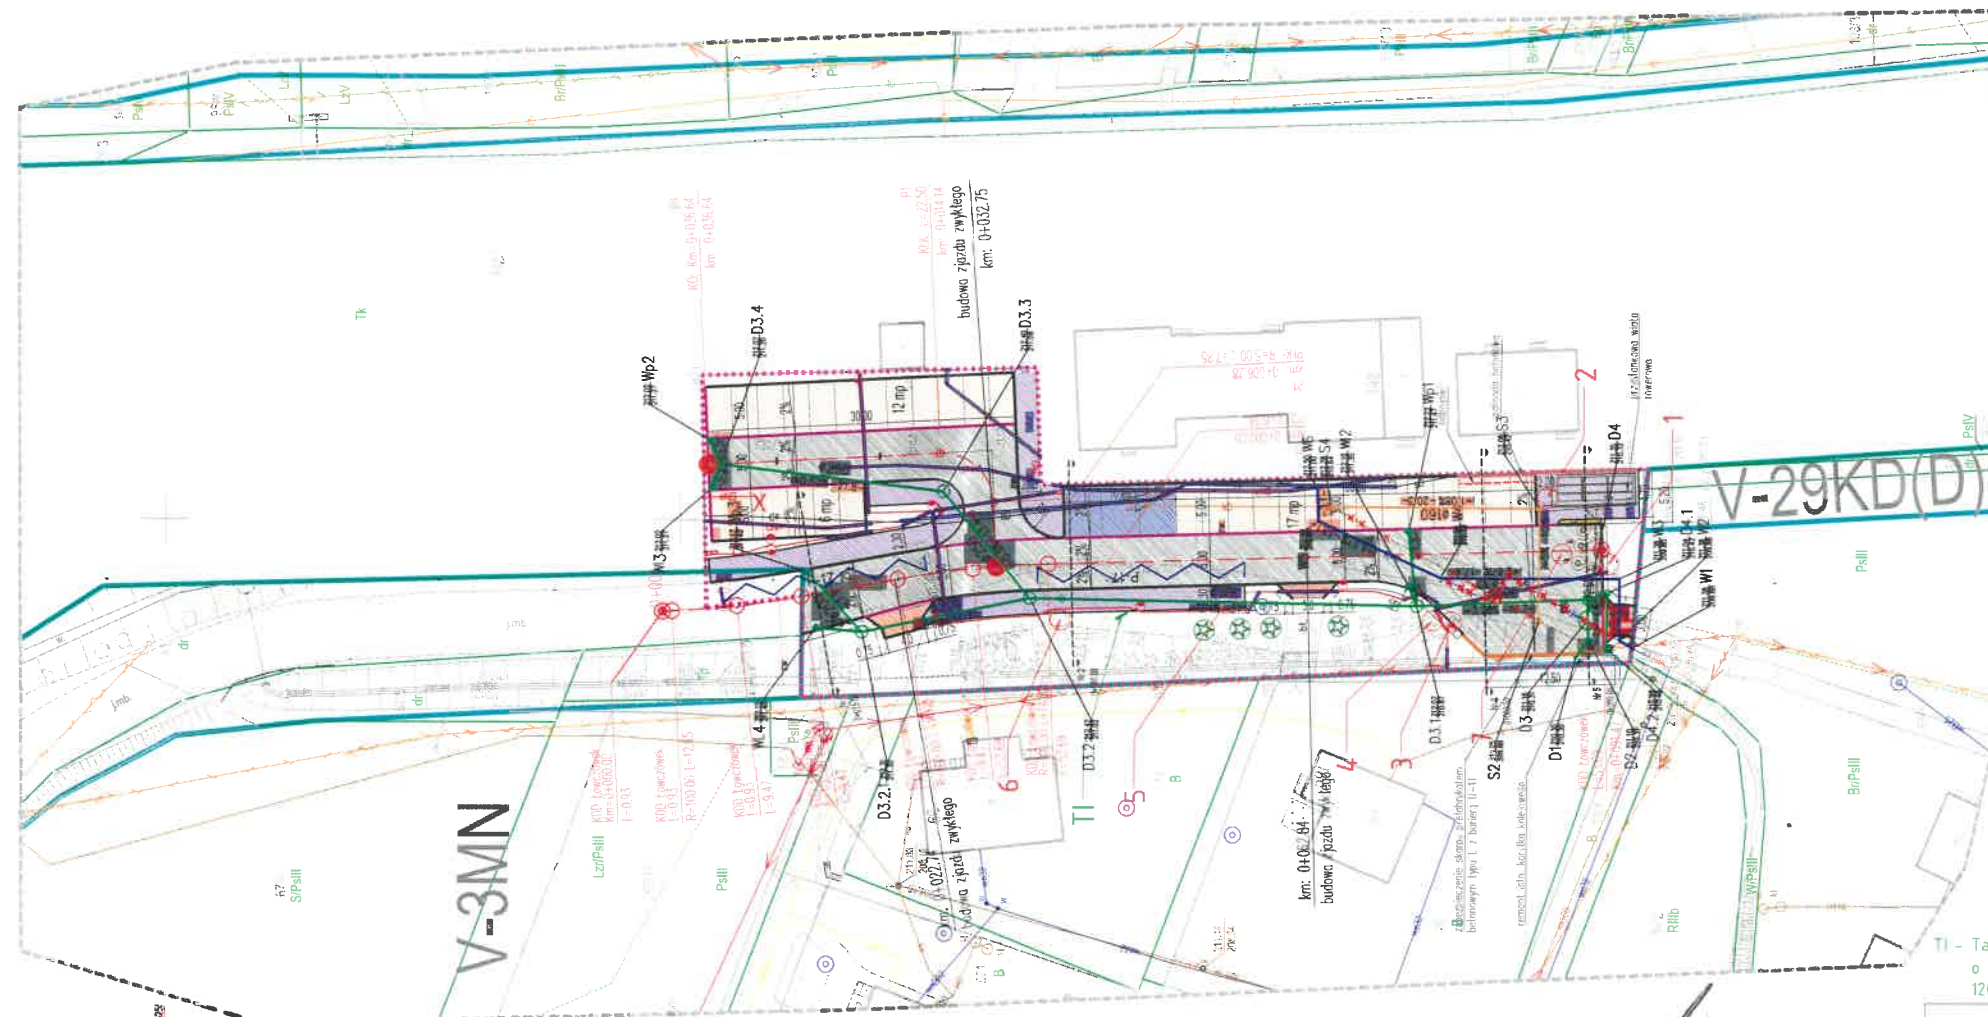

Obwiedzenie o wydanie pozytywnego protokołu weryfikacji
Praca geodezyjna nr GKG-11.6640.2331.2025 zgłoszona do starosty Tarnowskiego
Wykonawca: Geo-Pomar Sp. z O.O.
Kierownik prac: Łukasz Gajda, nr upr. 18421
Pozytywny protokół weryfikacji nr GKG-11.6640.2331.2025, 109681 z dnia 18-08-2025
Jestem świadomy odpowiedzialności karnej za złożenie fałszywego obwiedzenia.
Podstawa prawna: art.12b ustawy (Dz.U. z 2020r. poz. 2052 Prawo Geodezyjne i Kartograficzne)

Województwo: **małopolskie**
Powiat: **tarnowski**
Gmina: **Pleśna (121604.2)**
Obręb: **Łowczówek (0006)**
TERYT: **121604_2.0006.542/3**
Numer działki: **542/3**
Identyfikator: **GKG-11.6640.2331.2025**

Mapa do celów projektowych

Skala 1:500

Układ współrzędnych: 2000/7 Układ wysokościowy: PL-EVRF2007-NH

Mapa powstała na podstawie mapy numerycznej i pomiaru bezpośredniego w terenie.
W zakresie opracowania mogą istnieć przewody uzbrojenia podziemnego, których
inventaryzacja nie została zgłoszona do OGGK w Tarnowie.

Zaktualizowano w terenie według stanu z dnia: 04.06.2025 r.

Wykonawca: **GEO-POMAR Sp. z O.O.**
mgr inż. Łukasz Gajda
tel. 601 956 593
NP 8732908702 REGON 12026977

GEODETA UPRAWNIONY
mgr inż. Łukasz Gajda
upr. Nr 18421

Wojciech Wyszomirski
Specjalista
od Dokumentacji Technicznej
TK Telekom Spółka z o.o.
ul. Kijowska 10/12A, 03-743 Warszawa
NIP: 526-05-9-753, REGON 141013
TEL: 000000000

19.11.2025.

LEGENDA:

- oś drogi,
- krawężnik betonowy 15x25 cm,
- krawężnik betonowy najazdowy 15x22 cm,
- krawężnik miejsc postojowych
- obrzeże betonowe 8x30 cm
- prefabrykowany ściana oporowa typu L (wg branży konstrukcyjnej)
- proj. jezdnia drogi gminnej i manewrowa z bet. asf.
- proj. drogi dla pieszych
- proj. miejsca postojowe
- proj. miejsca postojowe dla niepełnosprawnych
- proj. przebudowa zjazdów
- proj. umocnienie skarpy
- proj. kanalizacja deszczowa
- proj. przebudowa przyłącza kanalizacji sanitarnej
- proj. przebudowa przyłącza wodociągowego
- przewód do likwidacji
- proj. separator substancji ropopochodnych
- proj. studnia kanalizacji sanitarnej / kanalizacji deszczowej
- proj. wpust drogowy
- proj. zestaw złączowo pomiarowy - odrębne opracowanie TAURON Dystrybucja
- proj. szafa sterowania oświetleniem wolnostojąca
- proj. automat biletowy MKA wolnostojący
- proj. stacja ładowania pojazdów elektrycznych
- proj. słup aluminiowy 7m oświetlenia terenu z oprawą LED
- proj. instalacja elektryczna - linia kablowa oświetlenia YAKXS4x35, zasilanie MKA YKY3x2,5
- proj. rura osinowa RDHPE110 (oświetlenie), dwudzielna RDHPE110 (istn. sieć en)



USŁUGI PROJEKTOWO-BUDOWLANE

Wojciech Ignasik

tel. 505 368 212

e-mail: upb.wignasik@gmail.com

TEMAT: **Budowa punktu przesiadkowego wraz z infrastrukturą na działce 542/3 w miejscowości Łowczówek**

LOKALIZACJA: **Miejscowość - Łowczówek**
IDE: 121604_2.0006.542/3, 121604_2.0006.51

PZT
Z-1
nr rys.

RYSUNEK: **Projekt zagospodarowania terenu**
Data: listopad 2025 Skala 1:500

Branża Drogową
mgr inż. Marcin Bęka
upr. bud. w spec. drogowej do proj. bez upr.
nr ew. upr.: 124750457P000000

Branża Architektoniczna
mgr inż. Marcin Bęka
upr. bud. w spec. arch. do proj. bez upr.
nr ew. upr.: 124750457P000000

Branża Elektryczna
mgr inż. Marcin Bęka
upr. bud. w spec. elek. do proj. bez upr.
nr ew. upr.: 124750457P000000

Branża Sanitarna
mgr inż. Marcin Bęka
upr. bud. w spec. sanit. do proj. bez upr.
nr ew. upr.: 124750457P000000

Drzewa do wycinki

nr	Drzewo	obwód pnia [cm]	
		h=0,05 m	h=1,30 m
1	Orzech	120	82
2	Jabłoń	200	225
3	Jodła Pospolita	172	140
4	Jodła Pospolita	98	78
5	Świerk Pospolity	200	165
6	Wierzba Mandżurska	200	165
7	Orzech	35	30

Projektowane nowe nasadzenia
drzew. Jodła Pospolita 4 szt.