


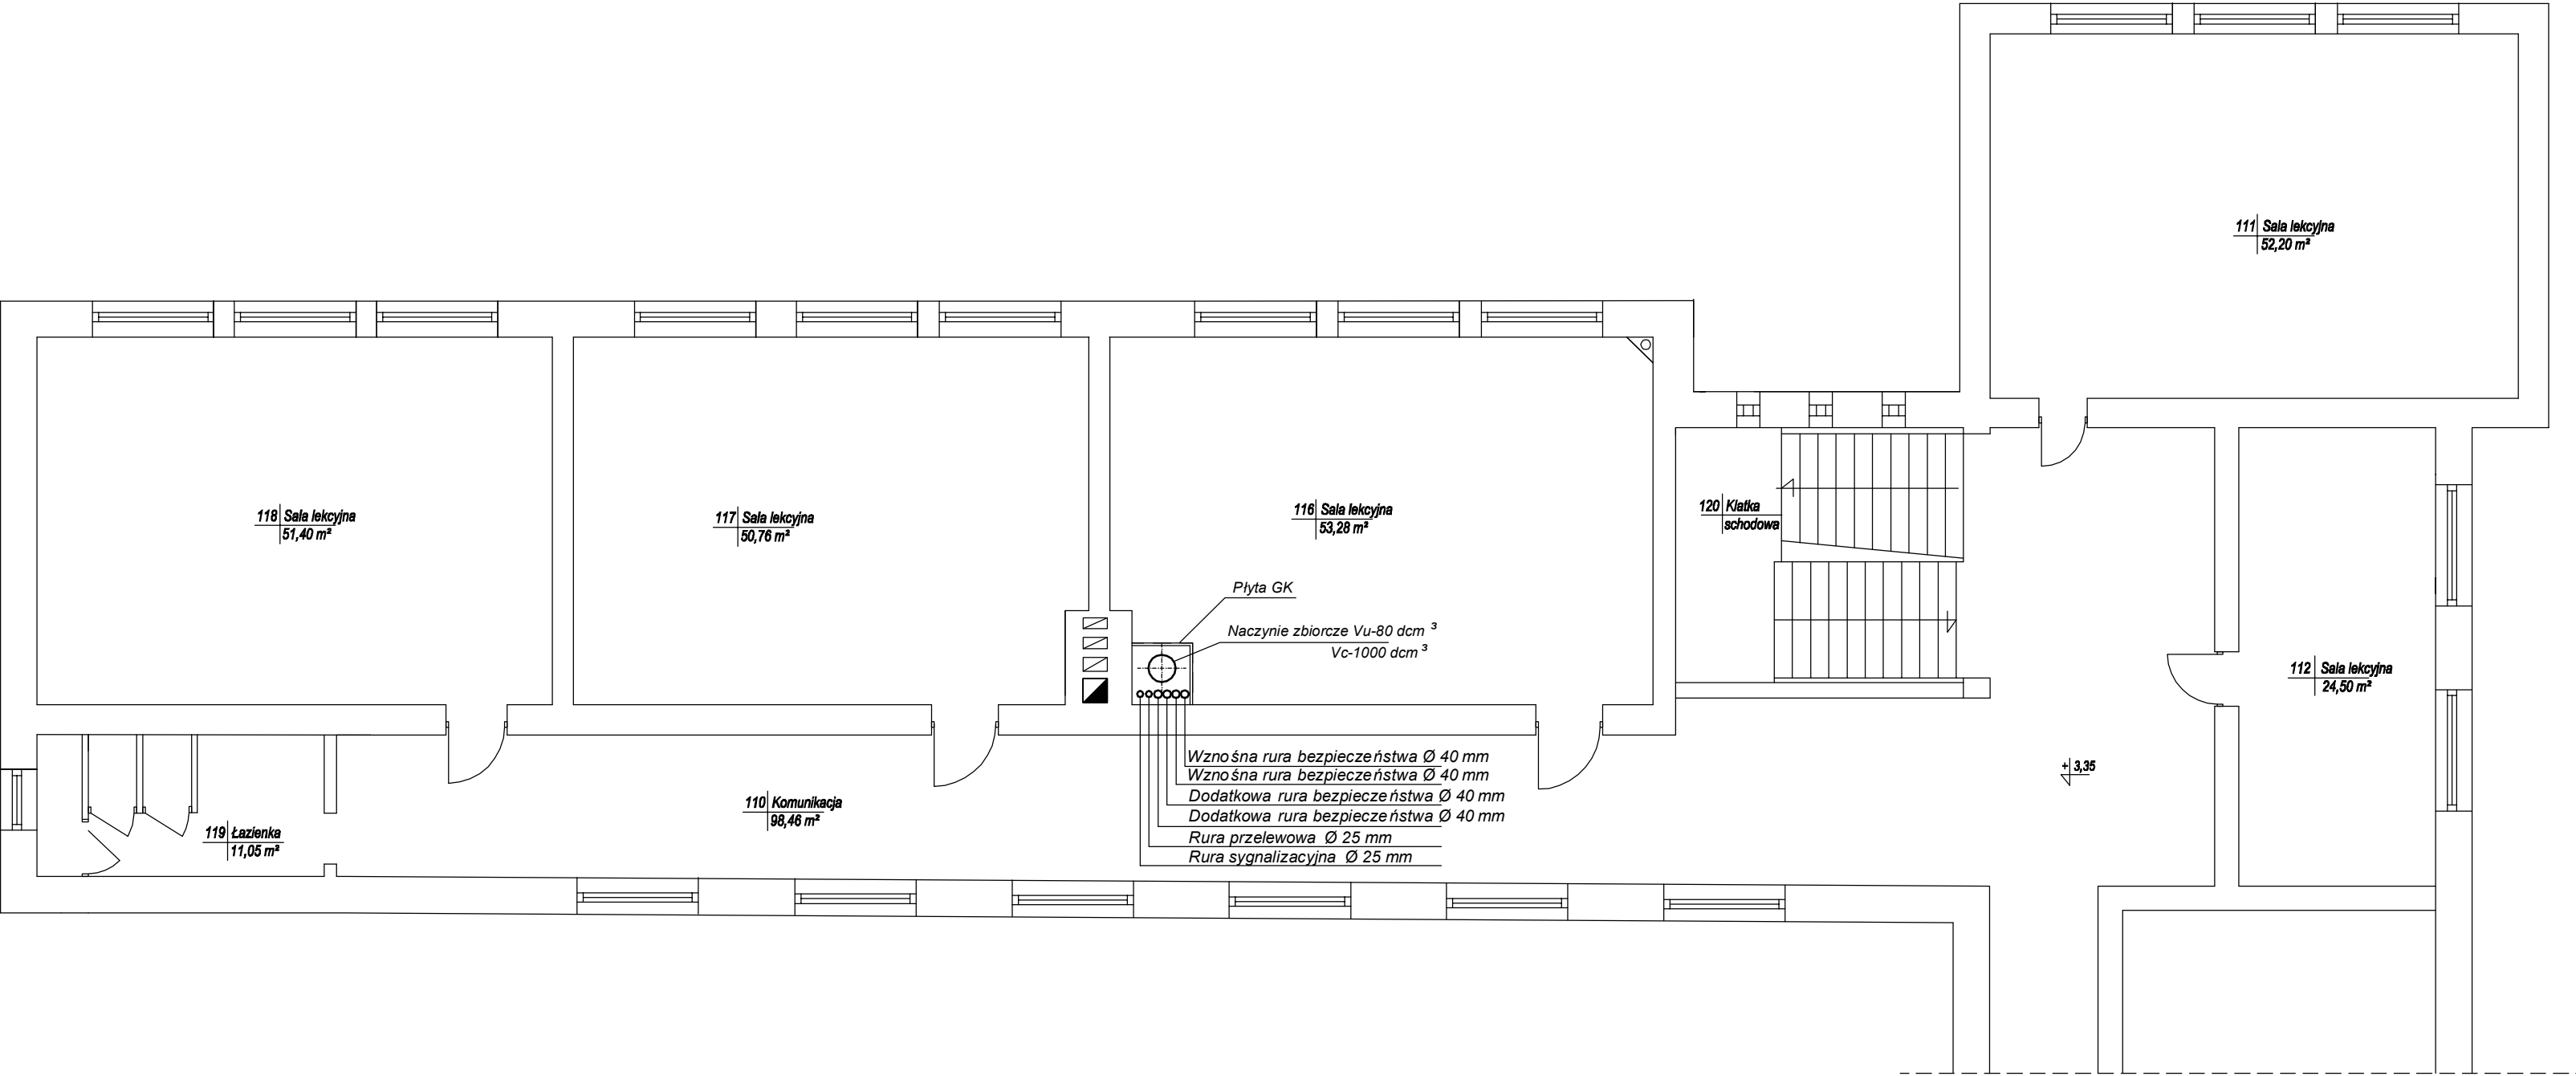

LIMA Puławy	Publiczna Szkoła Podstawowa w Solcu Nad Wisłą ul. Tadeusza Kościuszki 20 27-320 Solec Nad Wisłą		
Temat	Przebudowa kotłowni węglowej na kotłownię zasilaną gazem płynnym w budynku Publicznej Szkoły Podstawowej w miejscowości Solec Nad Wisłą ul. Kościuszki 20 dz. nr 2674		
Nazwa rysunku	Rzut piętra - inwentaryzacja		
Projektant	inż. Janusz Lis upr. 2835/Lb/94 spec. instalacyjno-inżynieryjna		SKALA 1:100
Opracował	Mariusz Bolek		DATA: 07.2026
			RYS. NR I/3