



Przekrój A - A

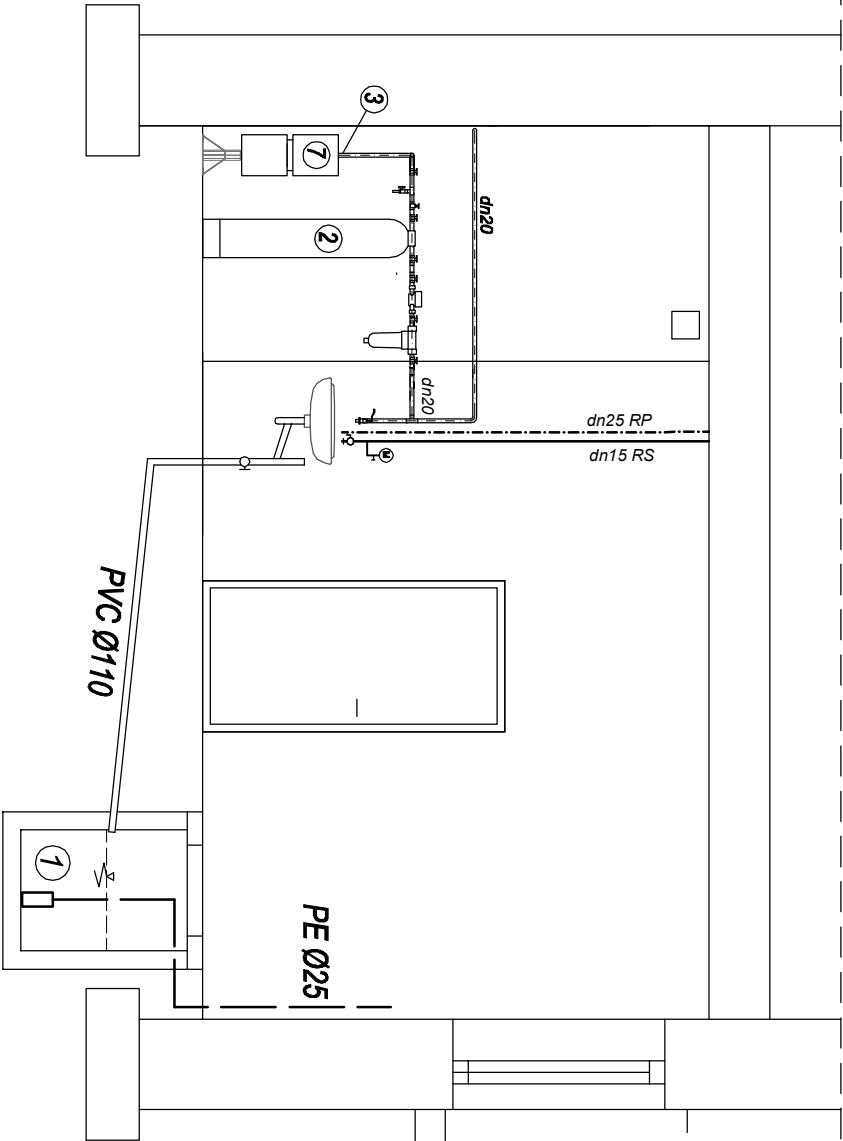

Przekrój B - B

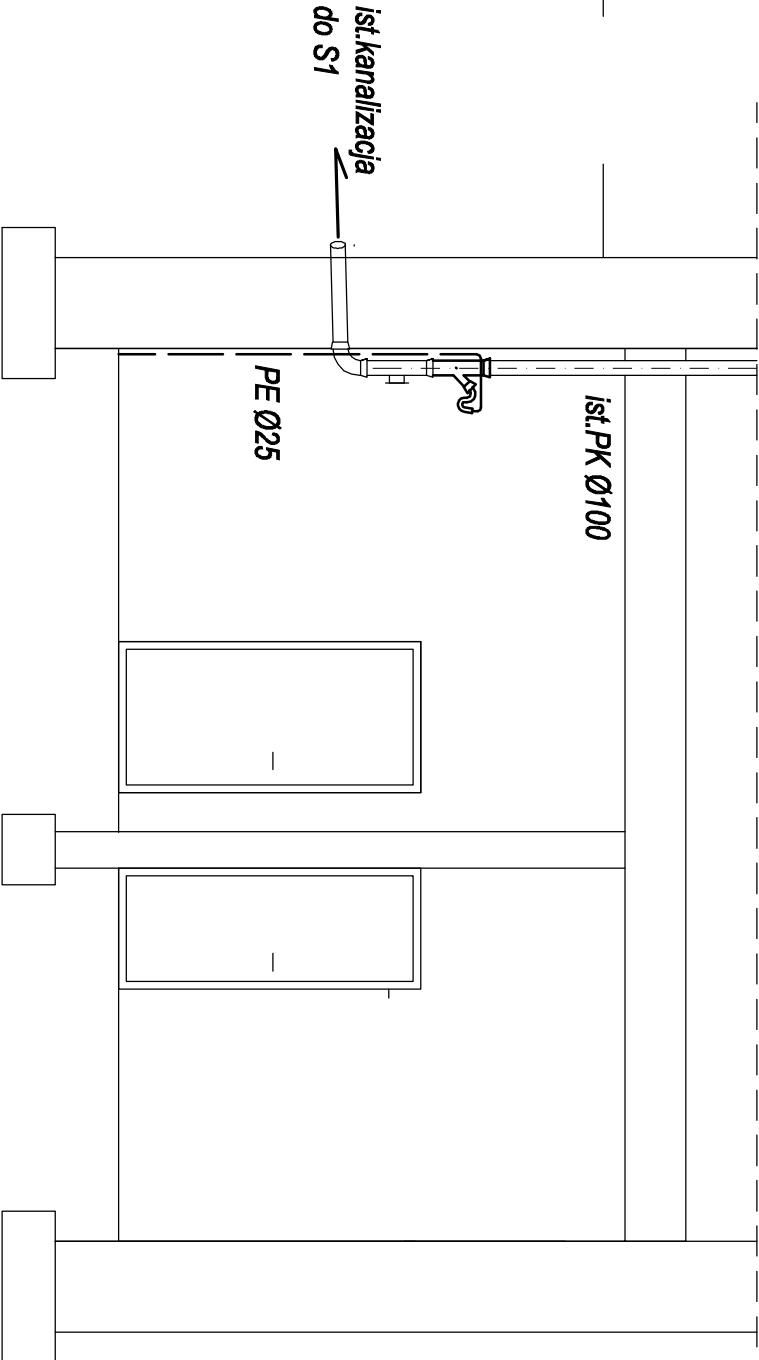

LIMA Puławy	Publiczna Szkoła Podstawowa w Solcu Nad Wisłą ul. Tadeusza Kościuszki 20 27-320 Solec Nad Wisłą		
Temat	Przebudowa kotłowni węglowej na kotłownię zasilaną gazem płynnym w budynku Publicznej Szkoły Podstawowej w miejscowości Solec Nad Wisłą, ul. Kościuszki 20 dz. nr 2674		
Nazwa rysunku	Instalacja wod-kan przekroje		
Projektant	inż. Janusz Lis upr. 2835/Lb/94 spec. instalacyjno-inżynierska		SKALA 1:50
Opracował	Mariusz Bolek		DATA: 07.2026
Sprawdzający	mgr inż. Piotr Bobruk upr. LUB/0004/PWOS/05-spec. instalacyjna		RYS. NR III/2