


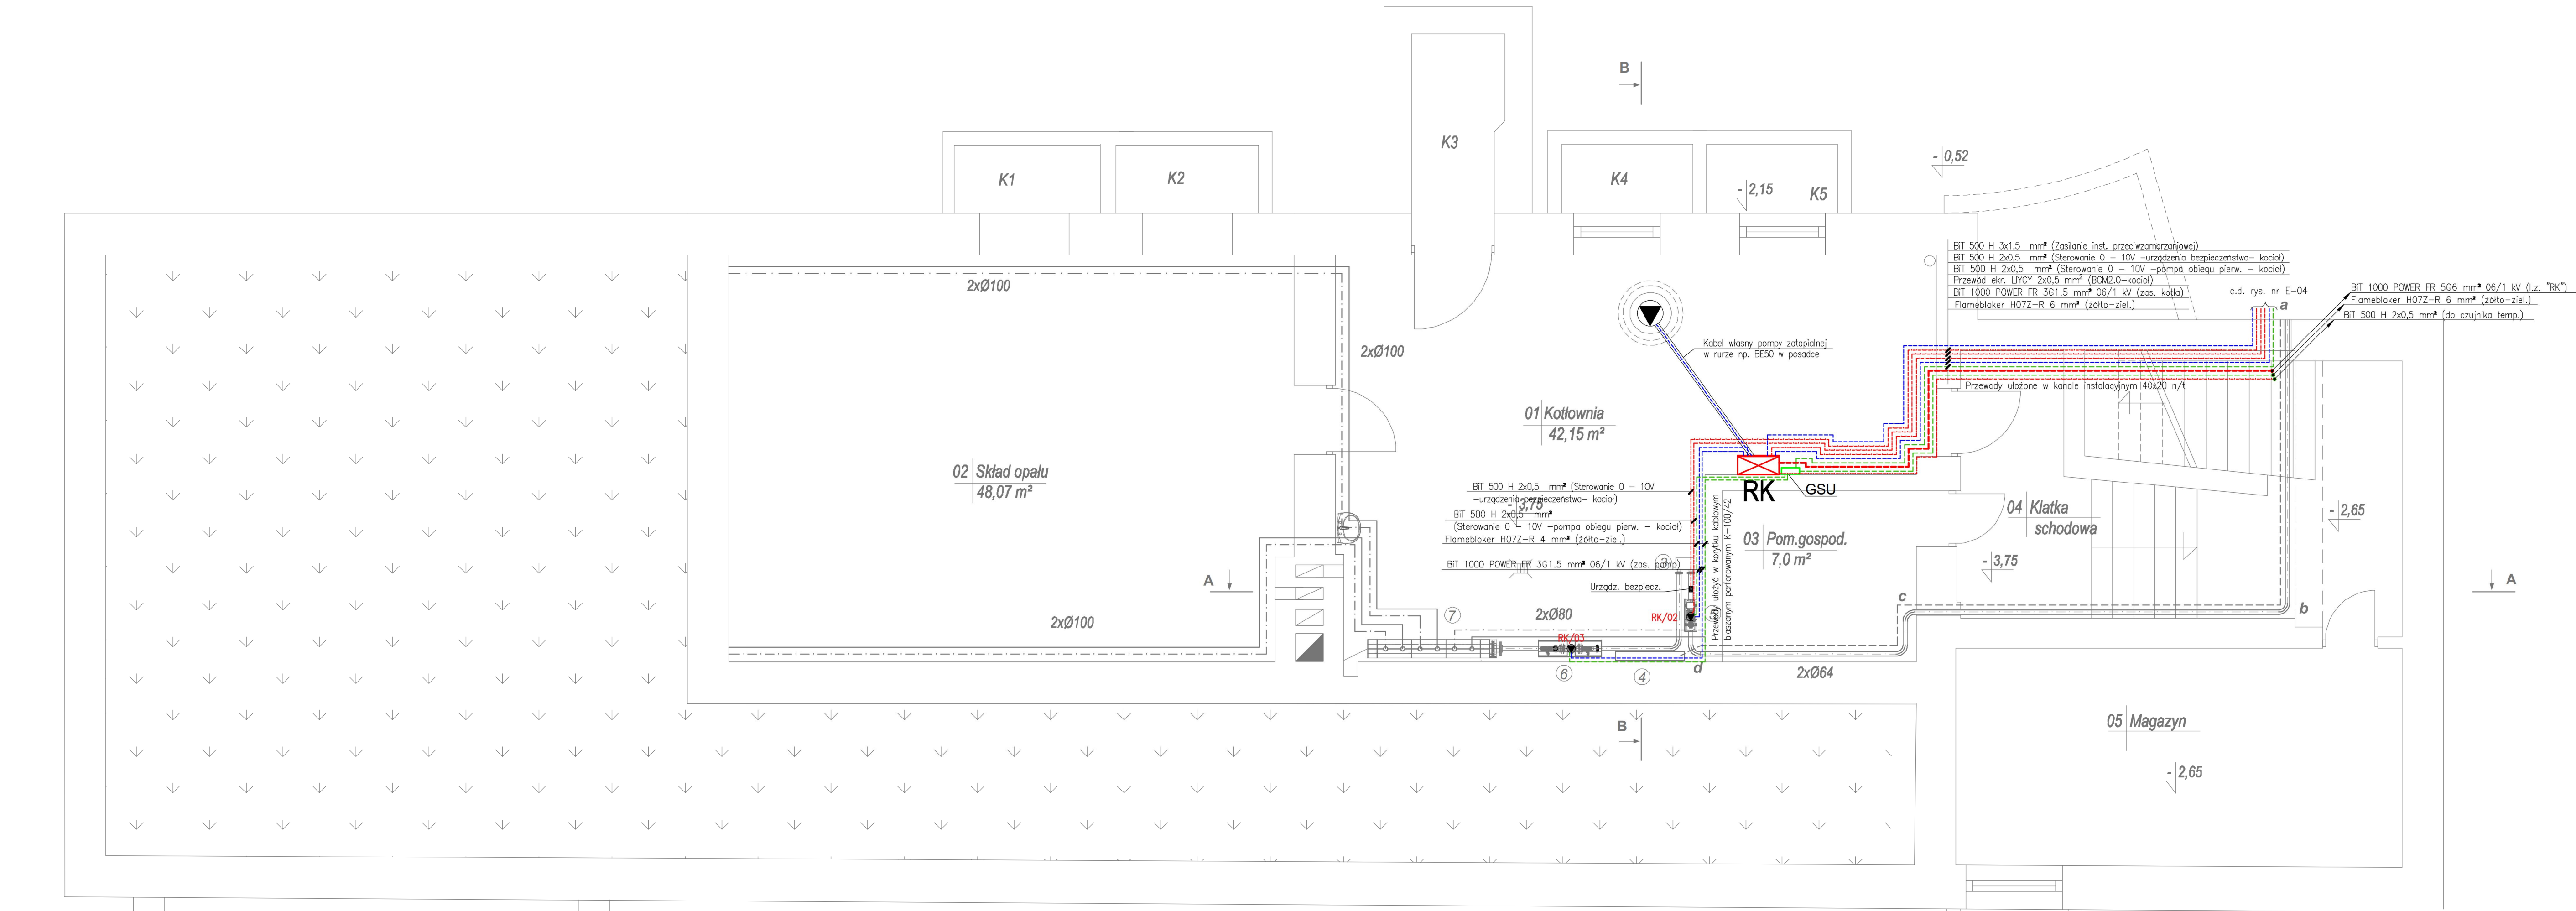

- URZĄDZENIA :
- 3 Wymiennik płytowy
 - 4 Neutralizator kondensatu
 - 5 Pompa obiegowa - obieg pierwotny
 - 6 Pompa obiegowa - obieg wtórny
 - 7 Rozdzielacze

UWAGA:
Wszystkie rurociągi i urządzenia metalowe należy połączyć z szyną wyrównawczą zgodnie ze schematem ideowym

UKŁAD TN-C (tablica TG-1)
UKŁAD TN-C-S (rozdzielnica projektowana "Rk")

LIMA Puławy	Publiczna Szkoła Podstawowa w Solcu Nad Wisłą ul. Tadeusza Kościuszki 20 27-320 Solec Nad Wisłą		
Temat	Przebudowa kotłowni węglowej na kotłownię zasilaną gazem płynnym w budynku Publicznej Szkoły Podstawowej w miejscowości Solec Nad Wisłą ul. Kościuski 20 dz. nr 2674		
BRANŻA ELEKTRYCZNA			
Nazwa rysunku	Plan instalacji elektrycznej kotłowni. Rzut piwnic.		
Projektant	mgr. inż. Waldemar Kasprzak upr. LUB0146PWCE06 spec.: elek., instalacje urządzeń elektryczne		SKALA 1:50
Projektant sprawdzający	inż. Lesław Maczka upr. 420Lb2001 spec.: elek., instalacje urządzeń elektryczne		DATA: 07.2026
			RYS. NR E-03