


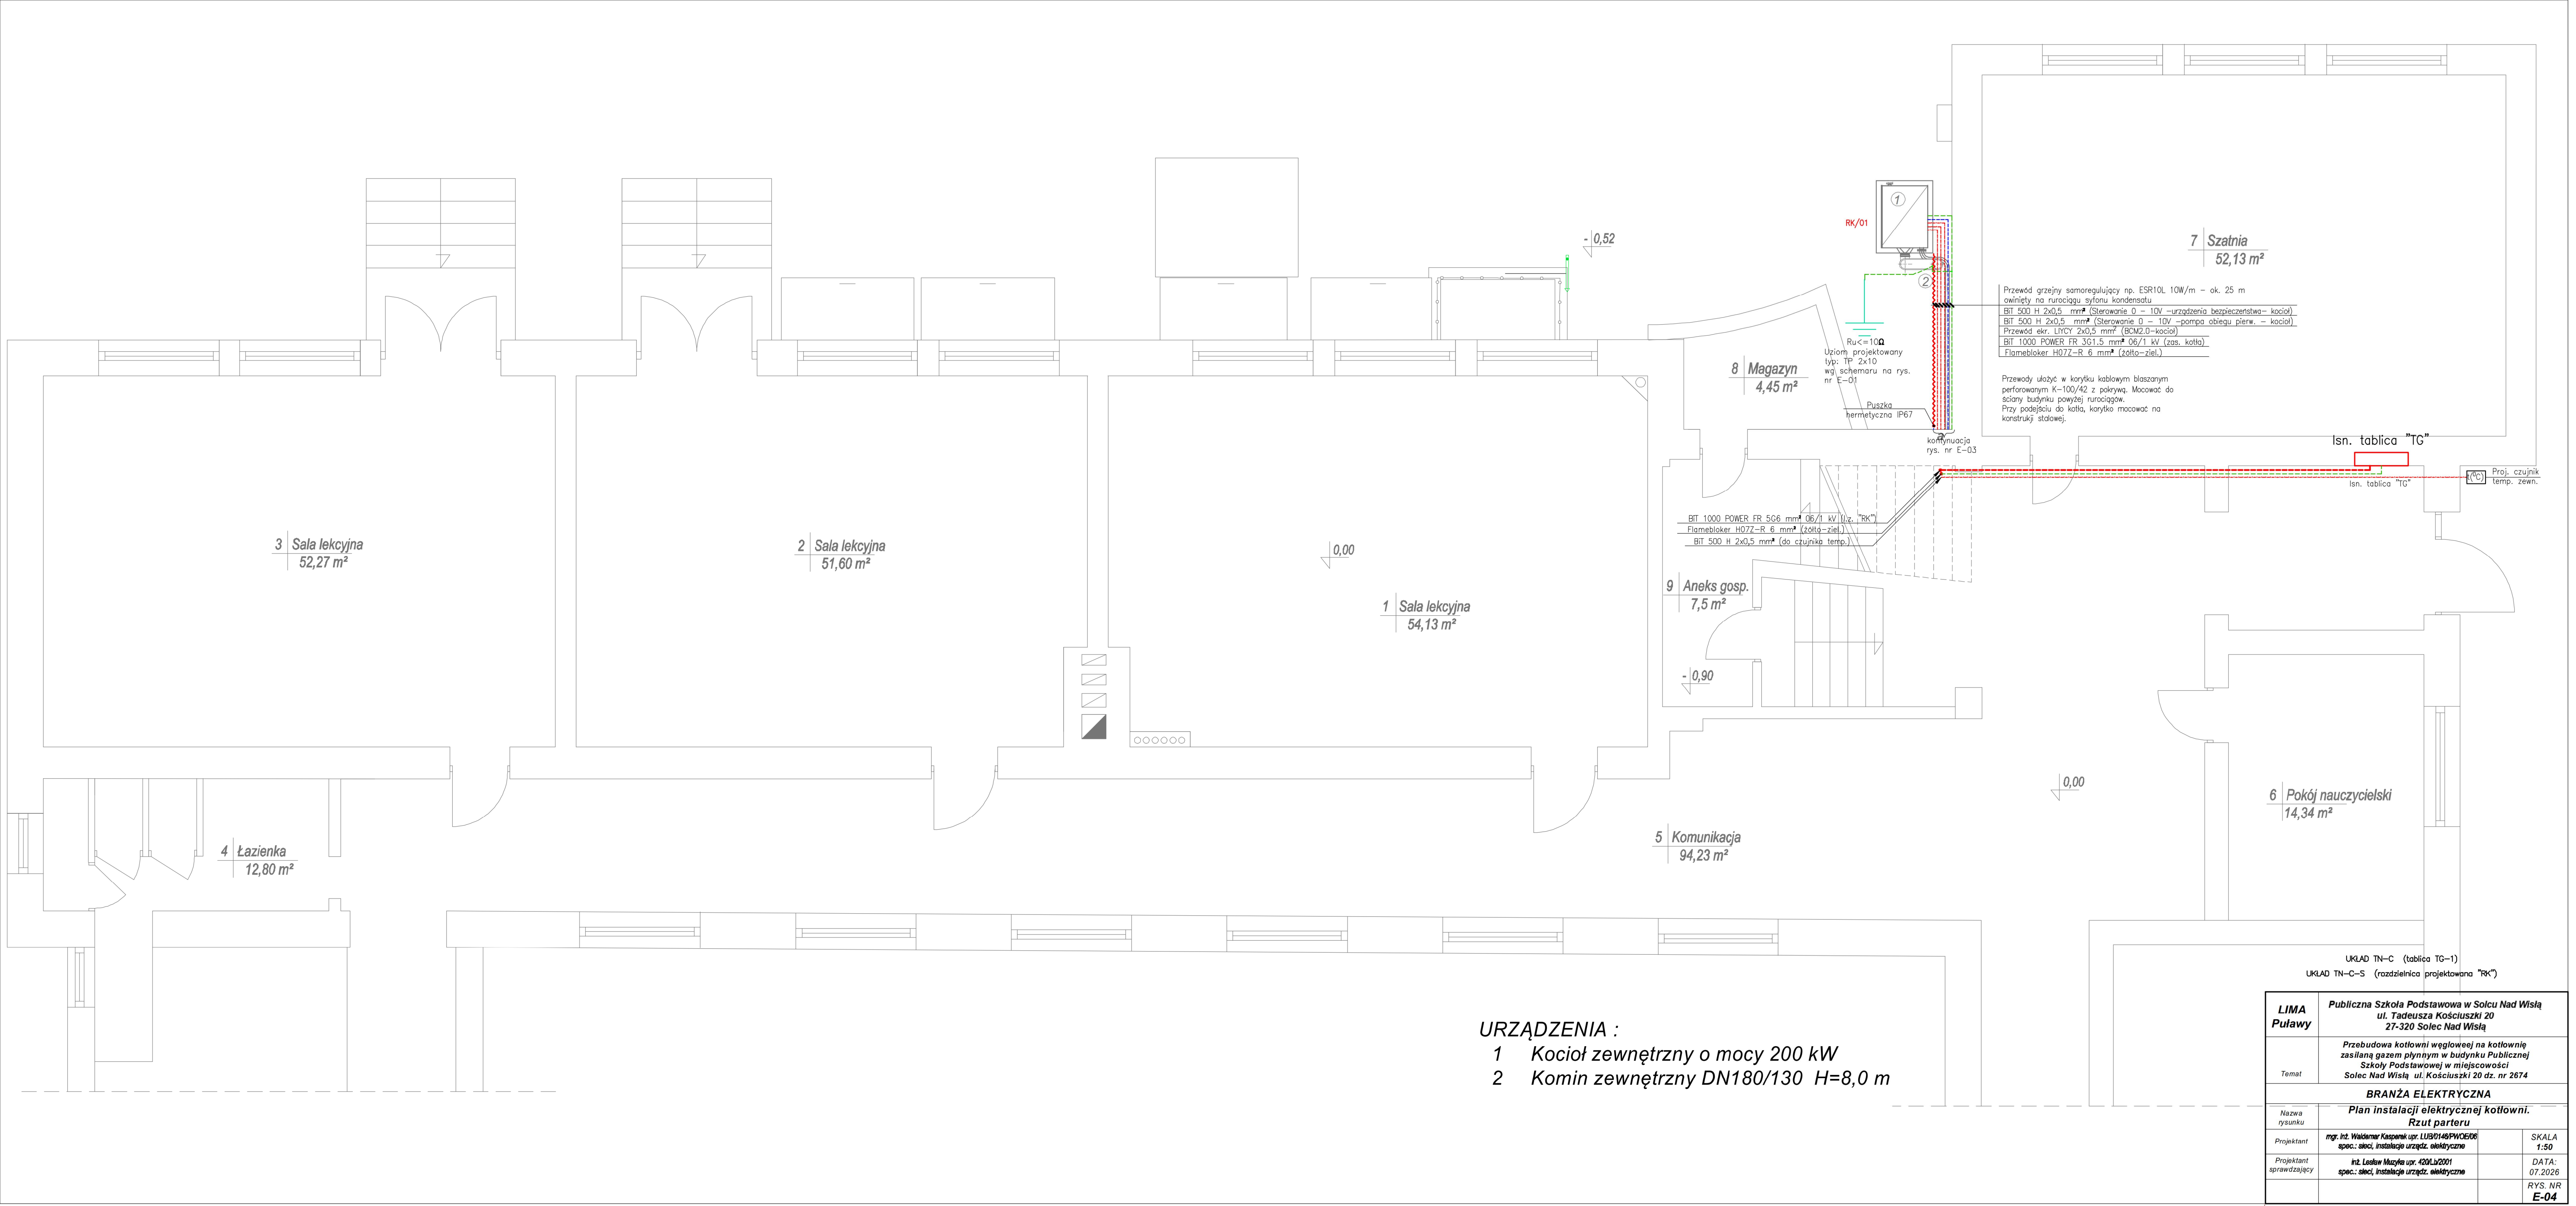

- URZĄDZENIA :
- 1 Kocioł zewnętrzny o mocy 200 kW
 - 2 Komin zewnętrzny DN180/130 H=8,0 m

LIMA		Publiczna Szkoła Podstawowa w Solcu Nad Wisłą	
Puławy		ul. Tadeusza Kościuszki 20	
		27-320 Solec Nad Wisłą	
		Przebudowa kotłowni węglowej na kotłownię	
		zasilaną gazem płynnym w budynku Publicznej	
		Szkoły Podstawowej w miejscowości	
Temat		Solec Nad Wisłą ul. Kościuszki 20 dz. nr 2674	
BRANŻA ELEKTRYCZNA			
Nazwa		Plan instalacji elektrycznej kotłowni.	
rysunku		Rzut parteru	
Projektant		mgr. inż. Waldemar Kasprzak upr. LUB0146/PWO06	
		spec. sekcj. instalacje urządzeń elektryczne	
Projektant		inż. Lesław Muzyla upr. 420/Lw2001	
sprawdzający		spec. sekcj. instalacje urządzeń elektryczne	
		SKALA 1:50	
		DATA: 07.2026	
		RYS. NR	
		E-04	