


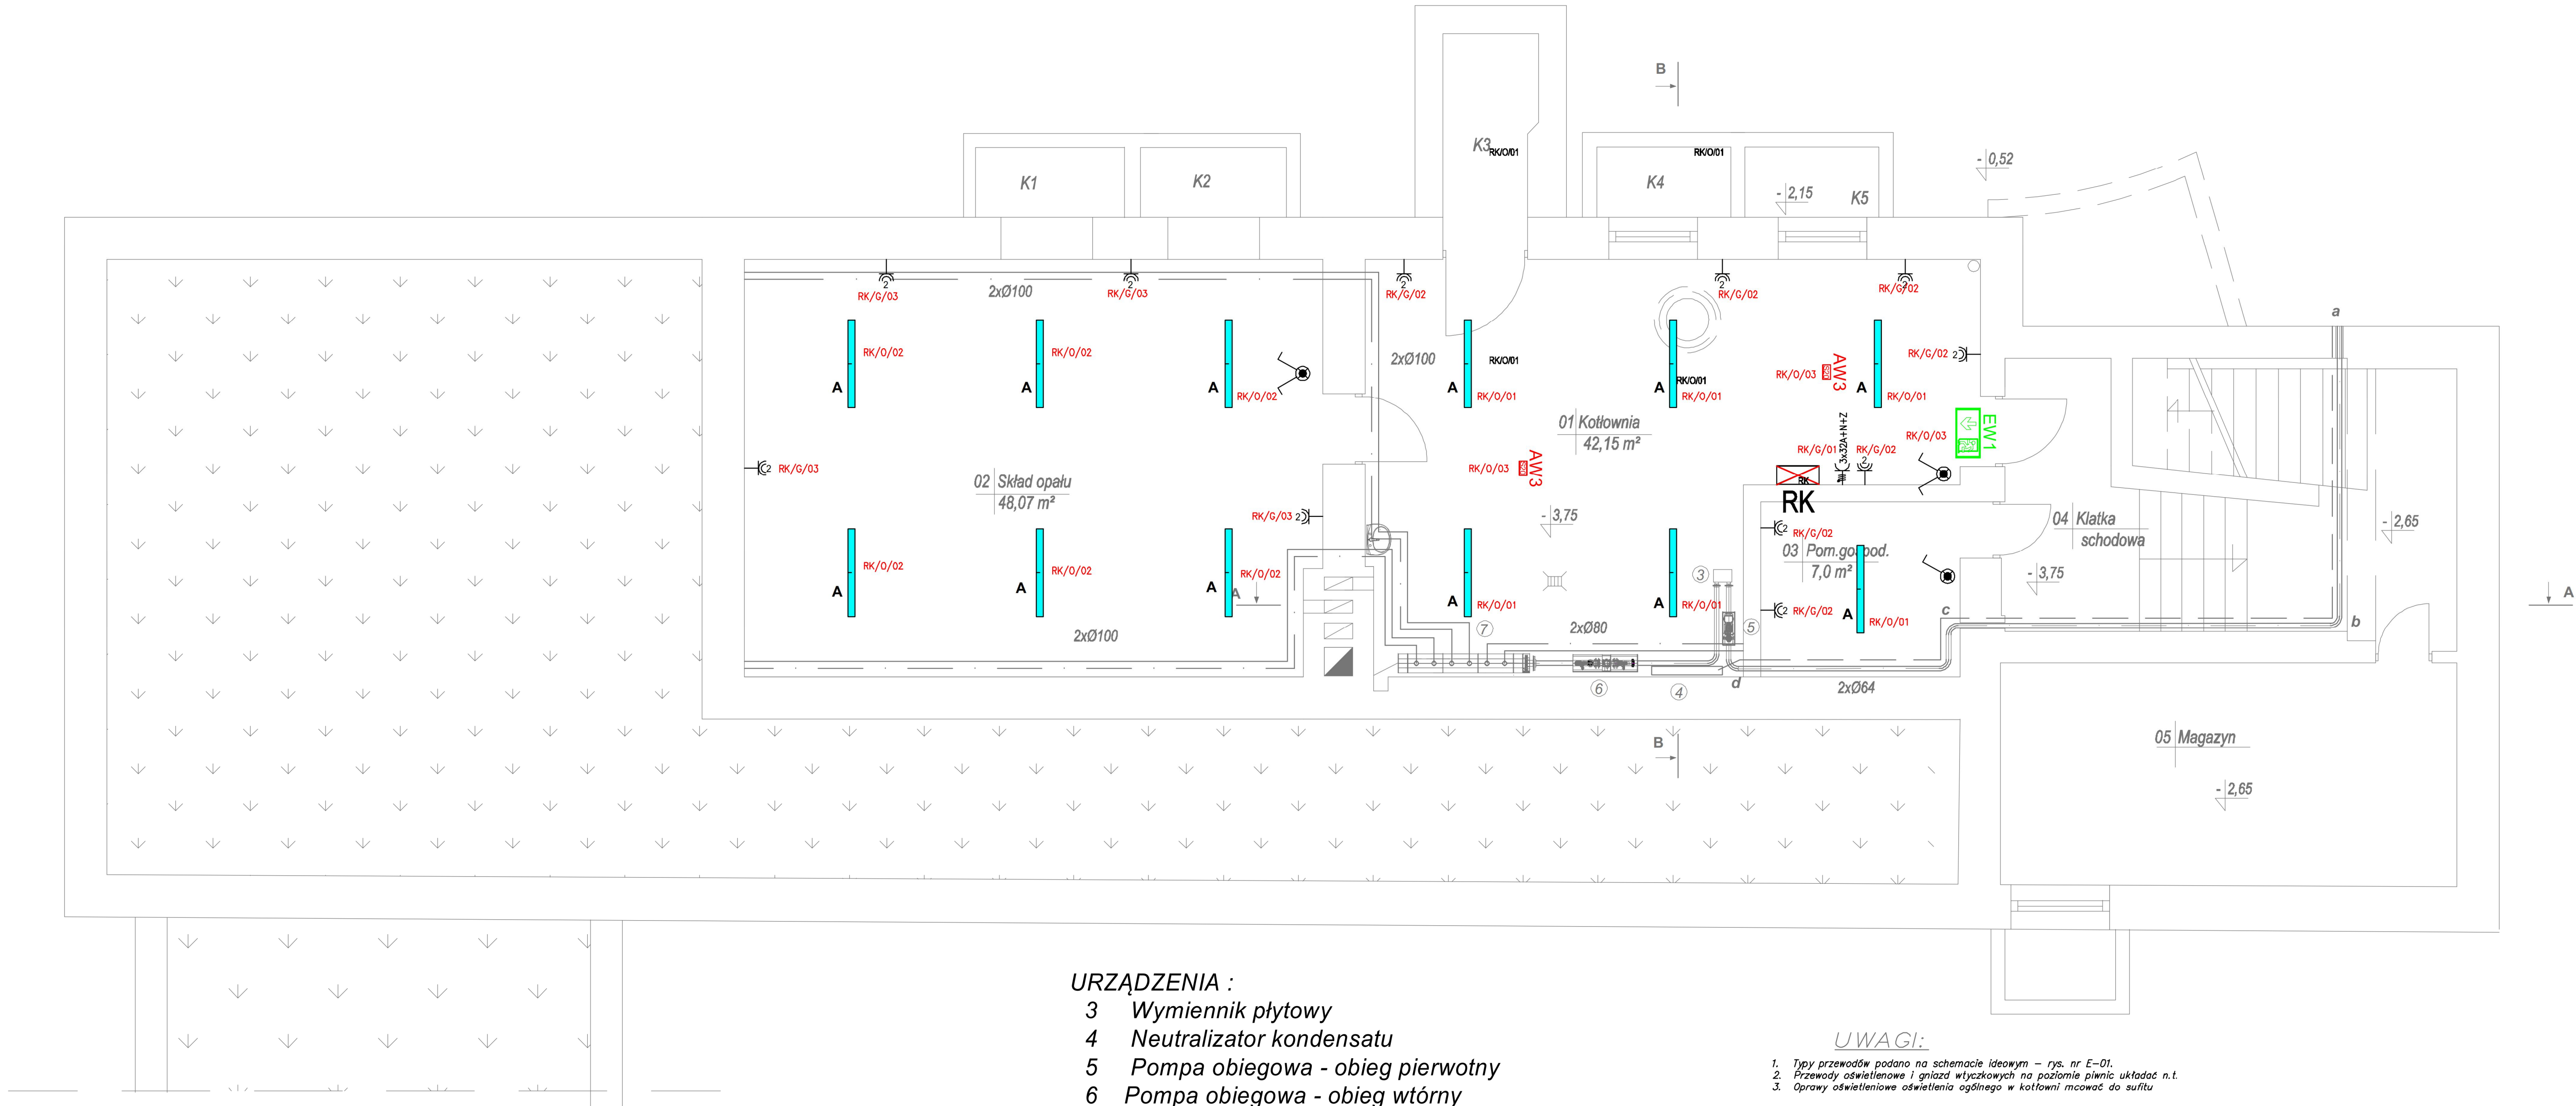

Zestawienie danych z projektu		
Blok	Opis	Ilość
	Gniazdo hermetyczne ze stykiem ochronnym, podwójne	11 szt.
	Gniazdo, 5-polowe 3x32A+N+Z	1 szt.
	AW3, Oprawa oświetlenia awaryjnego, np. TM.ONTEC S20 M1X 60/180 M/NM AT, TM-S2.MXATX060W, Czas pracy baterii: 1h, TM TECHNOLOGIE, 3,8 W, 210 – 250V AC	2 szt.
	EW1, Oprawa oświetlenia awaryjnego – kierunek ewakuacji, np. ONTEC S M1 180 M AT, TM-OS.M1ATM860W, TM TECHNOLOGIE, 3,3W, 210÷250 V AC 50÷60 Hz	1 szt.
	A, Oprawa np. ATLANTYK, ATLANTYK 2.0 BASIC LED ED 4700lm/840 PC opal IP65, 090380.5L02.011, LUG, 31W, 230V	12 szt.
	Łącznik hermetyczny z lampką	1 szt.
	Łącznik świecznikowy hermetyczny z lampką	2 szt.
	RK, Rozdzielnica kotłowni, np. Profi+, BPM-0-600/10; IP 54, 111024,	1 szt.

UKŁAD TN-C (tablica TG-1)
UKŁAD TN-C-S (rozdzielnica projektowana "RK")

LIMA Puławy	Publiczna Szkoła Podstawowa w Solcu Nad Wisłą ul. Tadeusza Kościuszki 20 27-320 Solec Nad Wisłą
Temat	Przebudowa kotłowni węglowej na kotłownię zasilaną gazem płynnym w budynku Publicznej Szkoły Podstawowej w miejscowości Solec Nad Wisłą ul. Kościuszki 20 dz. nr 2674
BRANŻA ELEKTRYCZNA	
Nazwa rysunku	Plan instalacji oświetlenia i gniazd wtyczkowych Rzut piwnic.
Projektant	mgr. inż. Waldemar Kasperk upr. LUB0146/PWOE06 spec.: sieci, instalacje urządzeń elektryczne
Projektant sprawdzający	inż. Lesław Muzyska upr. 420/Lz/2001 spec.: sieci, instalacje urządzeń elektryczne
	SKALA 1:50
	DATA: 07.2026
	RYS. NR E-05