

MAPA DO CELÓW PROJEKTOWYCH

Miejscowość: SOLEC NAD WISŁĄ
Jedn. ewidencyjna: 140906, 4 SOLEC NAD WISŁĄ - MIASTO
Obręb: 0001 - SOLEC NAD WISŁĄ
Dz. nr: 2674
Skala 1: 500
Układ współrzędnych:
(X, Y) - "2000" (H) - "PL-EVRF2007-NH"
Sekoja mapy nr: 7.149.27.14.4.3
Granice działek w zakresie opracowania są zgodne z EGIB, spełniają standardy dokładnościowe.
Mapa aktualna na 13.07.2026r. w granicach lokalizacji.
Nr ewidencyjny zgłoszenia: GKK.N.5640.414.2026.
Nie badano służebności gruntowej.
Nie wyklucza się istnienia w terenie urządzeń podziemnych, dla których brak jest informacji branżowych oraz nie zostały odnalezione w terenie w czasie aktualizacji mapy.
Wykonel dn. 14.07.2026r.

GEO-BUD
Joanna Krasnińska
ul. 1 Maja 70, 27-300 Lipsko
NIP: 811-164-16-86
mgr inż. Przemysław Krasniński
Nr upr. 20105


Podkreślam, że niniejszy dokument został opracowany w wyniku prac geodezyjnych i kartograficznych, których rezultaty zawiera operat techniczny pozytywnie zweryfikowany. Jednocześnie informuję, że jestem świadomy odpowiedzialności karnej ze złożenie fałszywego oświadczenia	
Organ prowadzący państwowy zasób geodezyjny i kartograficzny	Starosta Lipski
Wykonawca prac geodezyjnych	GEO-BUD - Joanna Krasnińska 1 Maja 70, 27-300 Lipsko P. 1409 2026.391
Identyfikator ewidencyjny materiału zasobu	P. 1409 2026.391
Data wpisana do ewidencji	24.07.2026r.
Identyfikator zasobu	mgr inż. Przemysław Krasniński nr uprawnień 20105, zakres 1, 2

GEODETA UPRAWNIONY
mgr inż. Przemysław Krasniński
Nr upr. 20105

Orientacja 1:10 000



LIMA Puławy	Publiczna Szkoła Podstawowa w Solcu Nad Wisłą ul. Tadeusza Kościuszki 20 27-320 Solec Nad Wisłą
Temat	Przebudowa kotłowni węglowej na kotłownię zasilaną gazem płynnym w budynku Publicznej Szkoły Podstawowej w miejscowości Solec Nad Wisłą ul. Kościuszki 20 dz. nr 2674
Nazwa rysunku	Projekt zagospodarowania terenu
Projektant	inż. Janusz Lis upr. 2835Lb/94 spec. Instalacyjno-inżynierska
Opracował	Mariusz Bolek
Sprawdzący	mgr inż. Piotr Bobruk upr.LUB/0004/PWOS/05-spec. Instalacyjna
SKALA	1:500
DATA:	07.2024
RYS. NR	2

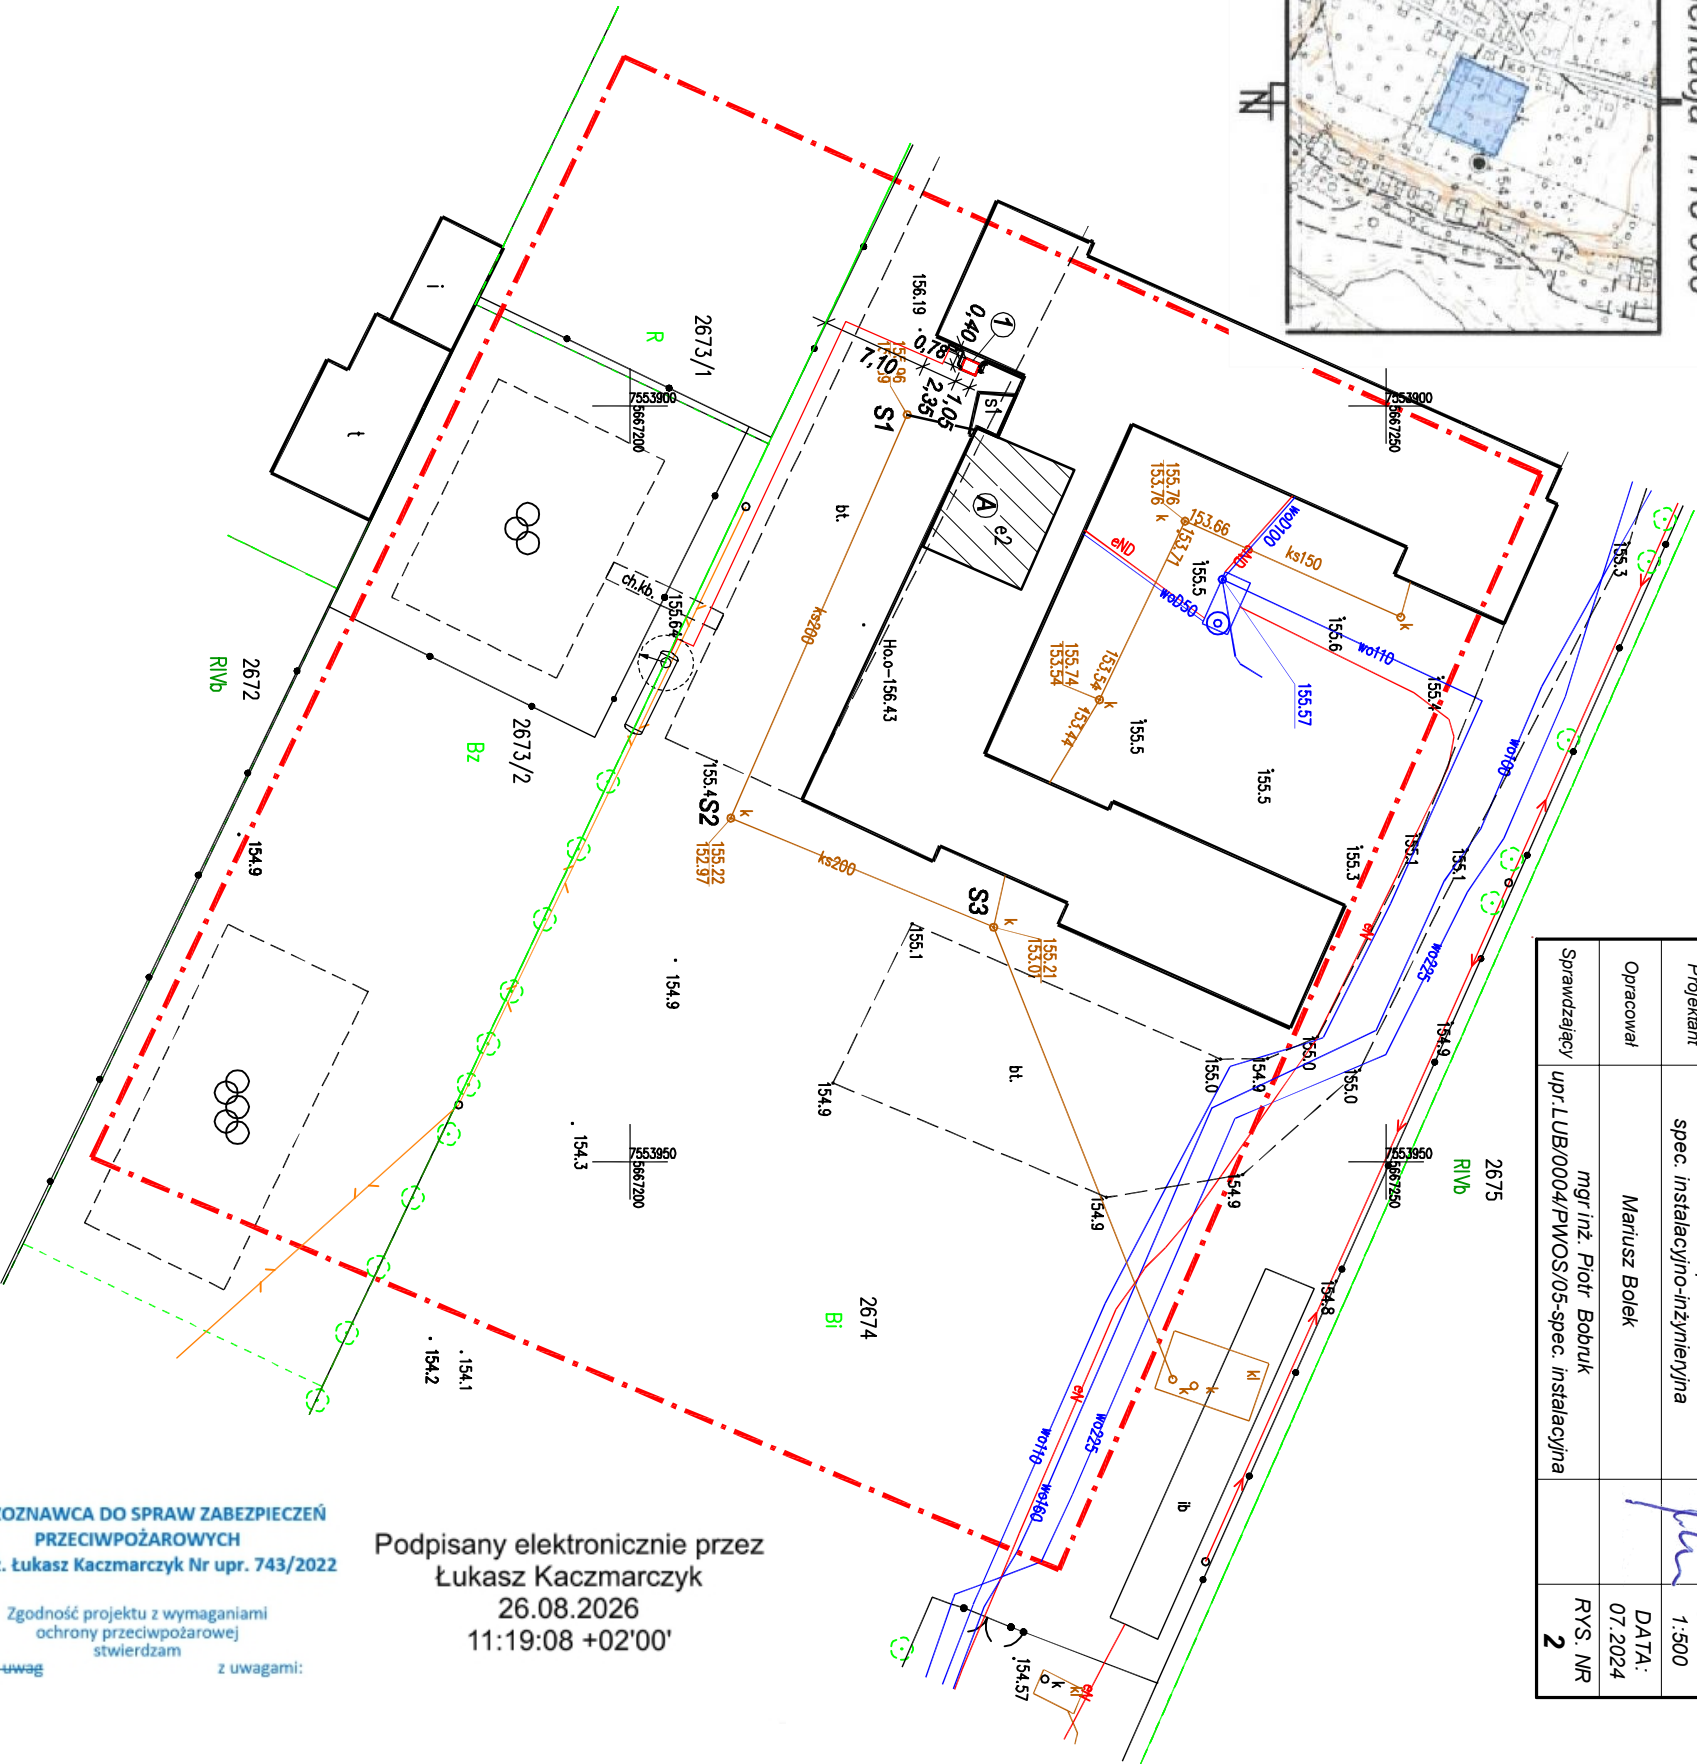

Podpisany elektronicznie przez
Łukasz Kaczmarczyk
26.08.2026
11:19:08 +02'00'

RZECZOZNAWCA DO SPRAW ZABEZPIECZEŃ
PRZECIWPÓŻAROWYCH
mgr inż. Łukasz Kaczmarczyk Nr upr. 743/2022

Zgodność projektu z wymaganiami
ochrony przeciwpożarowej
stwierdzam
bez-uwag z uwagami:

LEGENDA :

- Ⓐ - węzeł ciepłoty
- ① - kocioł zewnętrzny o mocy 200 kW
- granica działki