

MAPA DO CELÓW PROJEKTOWYCH

Miejscowość: SOLEC NAD WISŁĄ
Jedn. ewidencyjna: 140906 4 SOLEC NAD WISŁĄ - MIASTO
Obręb: 0001 - SOLEC NAD WISŁĄ
Dz. nr: 2674
Skala 1: 500
Układ współrzędnych:
(X, Y) - "2000" (H) - "PL-EVRF2007-NH"
Sekoja mapy nr: 7.149.27.14.4.3
Granice działek w zakresie opracowania są zgodne z EGIB, spełniają standardy dokładnościowe.
Mapa aktualna na 13.07.2026r. w granicach lokalizacji.
Nr ewidencyjny zgłoszenia: GKKN 6640.414.2026.
Nie badano służebności gruntowej.
Nie wyklucza się istnienia w terenie urządzeń podziemnych, dla których brak jest informacji branżowych oraz nie zostały odnalezione w terenie w czasie aktualizacji mapy.
Wykonel dn. 14.07.2026r.

GEO-BUD
Joanna Krasnińska
ul. 1 Maja 70, 27-300 Lipsko
NIP: 811-164-16-86
mgr inż. Przemysław Krasniński
Nr upr. 20105


Pozwiedzeniem, że niniejszy dokument został opracowany w wyniku prac geodezyjnych i kartograficznych, których rezultaty zawiera operat techniczny poświadczony zewnętrznymi informacjami, że jestem świadomy odpowiedzialności karnej za złożenie fałszywego oświadczenia	
Organ prowadzący państwową służbę geodezyjną i kartograficzną	Starosta Lipski
Wykonawca prac geodezyjnych	GEO-BUD "Joanna Krasnińska 1 Maja 70, 27-300 Lipsko P. 1409 2026.391
Identyfikator ewidencyjny materiału zasobu	P. 1409 2026.391
Data wpisania do ewidencji	24.07.2026r.
Imię i nazwisko oraz numer uprawnień zawodowych kierownika prac	mgr inż. Przemysław Krasniński nr uprawnień 20105, zakres 1, 2

GEODETA UPRAWNIENY
mgr inż. Przemysław Krasniński
Nr upr. 20105



Orientacja 1:10 000

LIMA Puławy	Publiczna Szkoła Podstawowa w Solcu Nad Wisłą ul. Tadeusza Kościuszki 20 27-320 Solec Nad Wisłą
Temat	Przebudowa kotłowni węglowej na kotłownię zasilaną gazem płynnym w budynku Publicznej Szkoły Podstawowej w miejscowości Solec Nad Wisłą ul. Kościuszki 20 dz. nr 2674
Nazwa rysunku	Projekt zagospodarowania terenu
Projektant	inż. Janusz Lis upr. 2835/Lb/94 spec. Instalacyjno-Inżynieryjna
Opracował	mgr inż. Piotr Bobruk
Sprawdzający	upr. LUB/0004/PWOS/05-spec. Instalacyjna
SKALA	1:500
DATA:	07.2024
RYS. NR	2

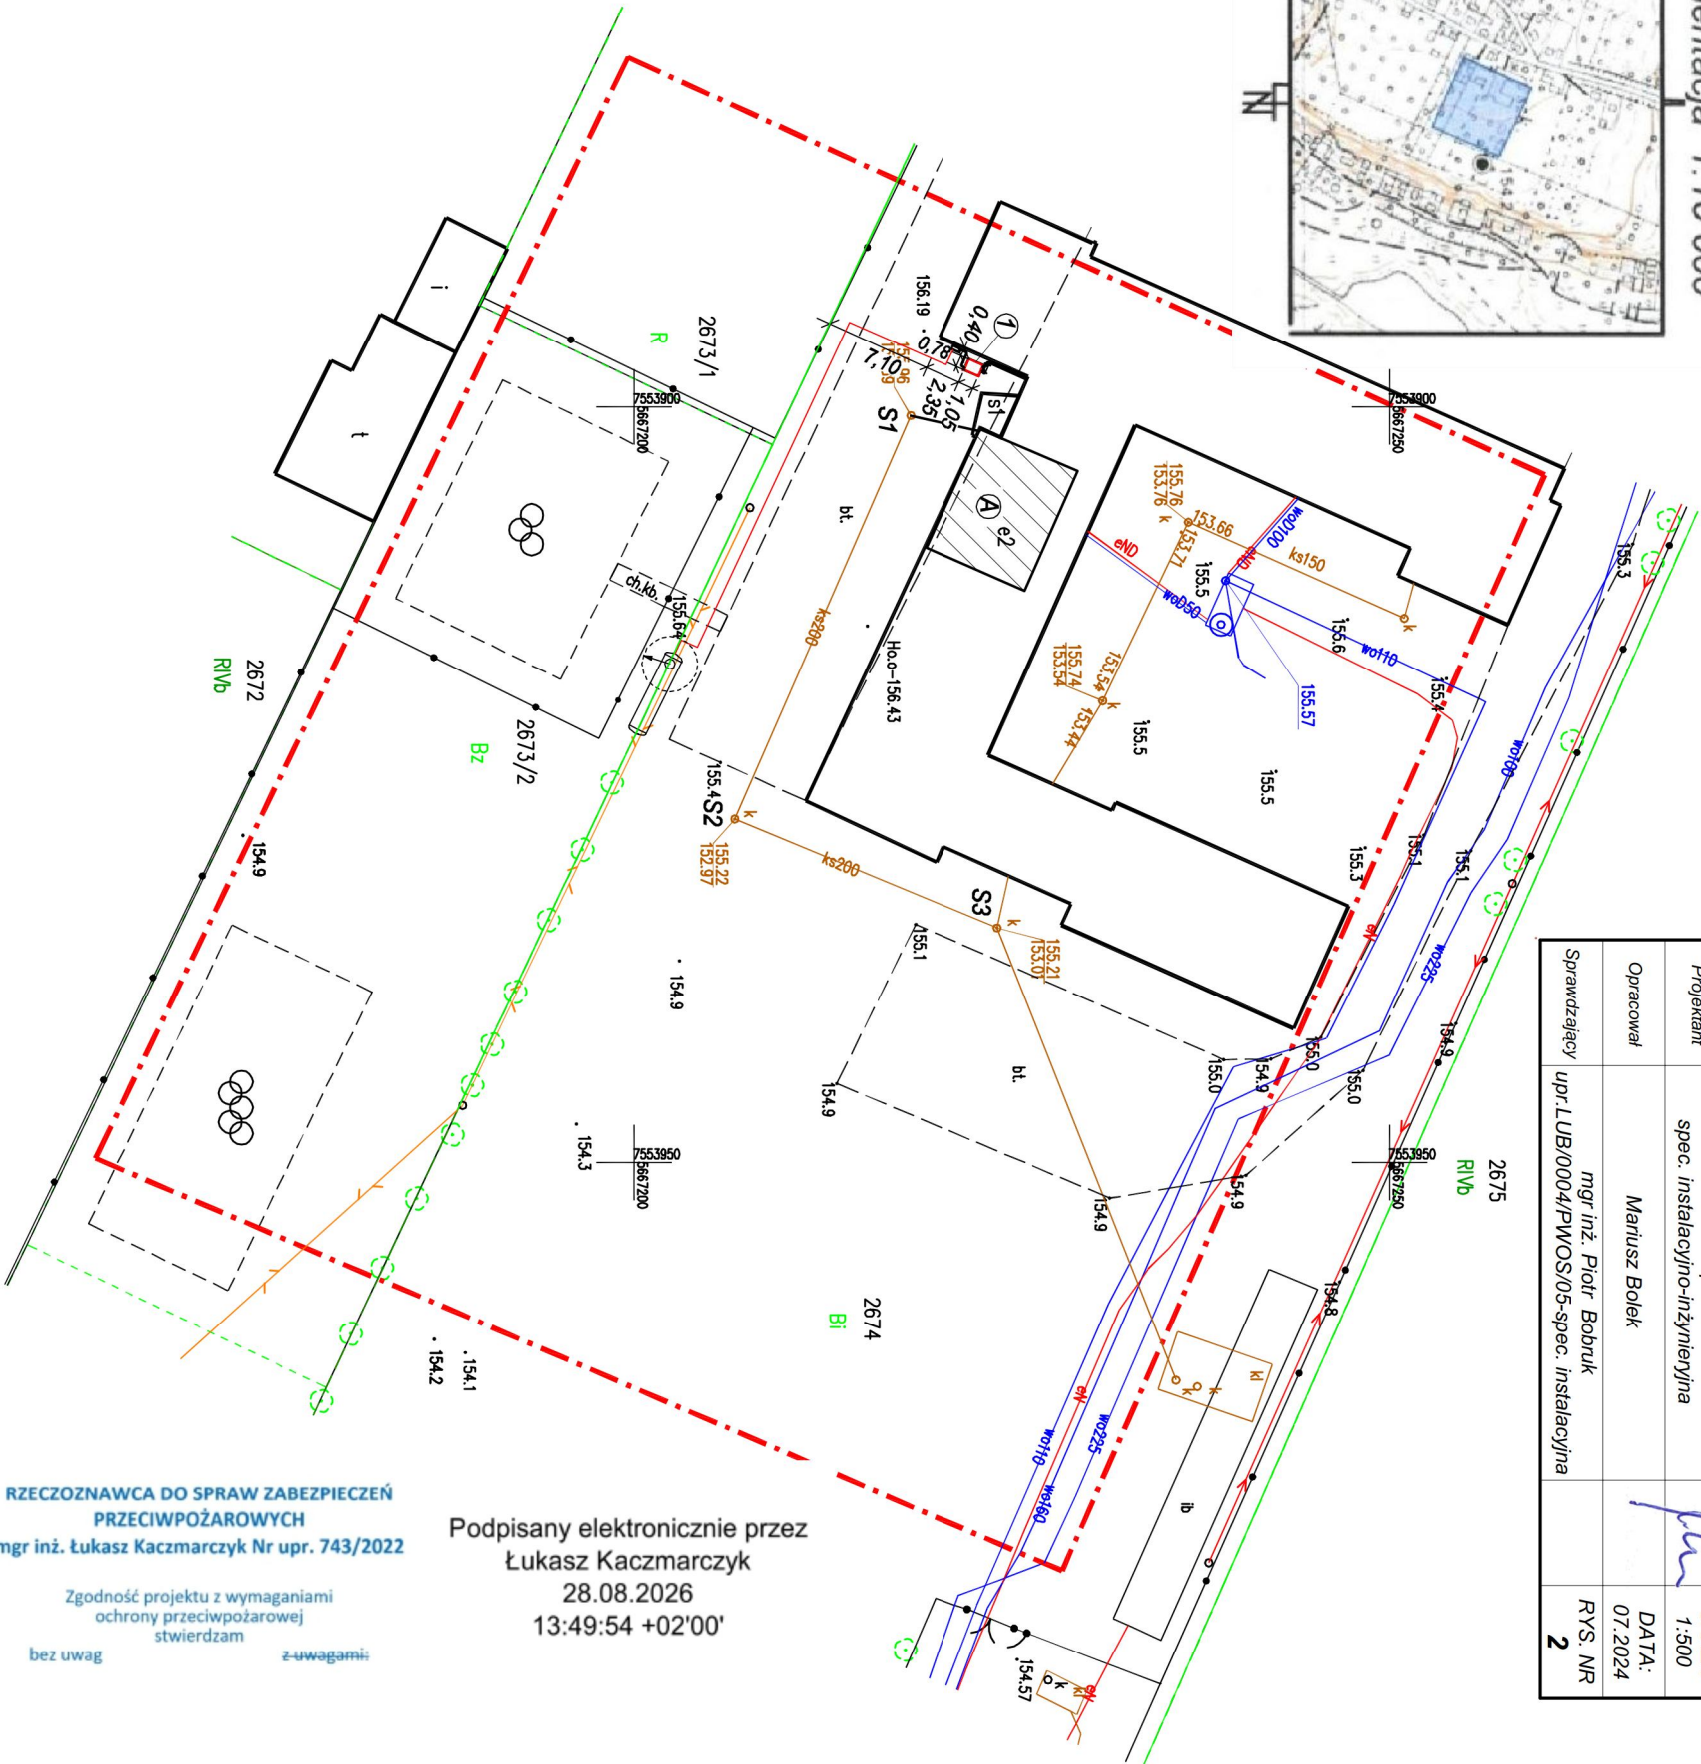

RZECZOZNAWCA DO SPRAW ZABEZPIECZEŃ
PRZECIWPOŻAROWYCH
mgr inż. Łukasz Kaczmarczyk Nr upr. 743/2022

Zgodność projektu z wymaganiami
ochrony przeciwpożarowej
stwierdzam
bez uwag

Podpisany elektronicznie przez
Łukasz Kaczmarczyk
28.08.2026
13:49:54 +02'00'