


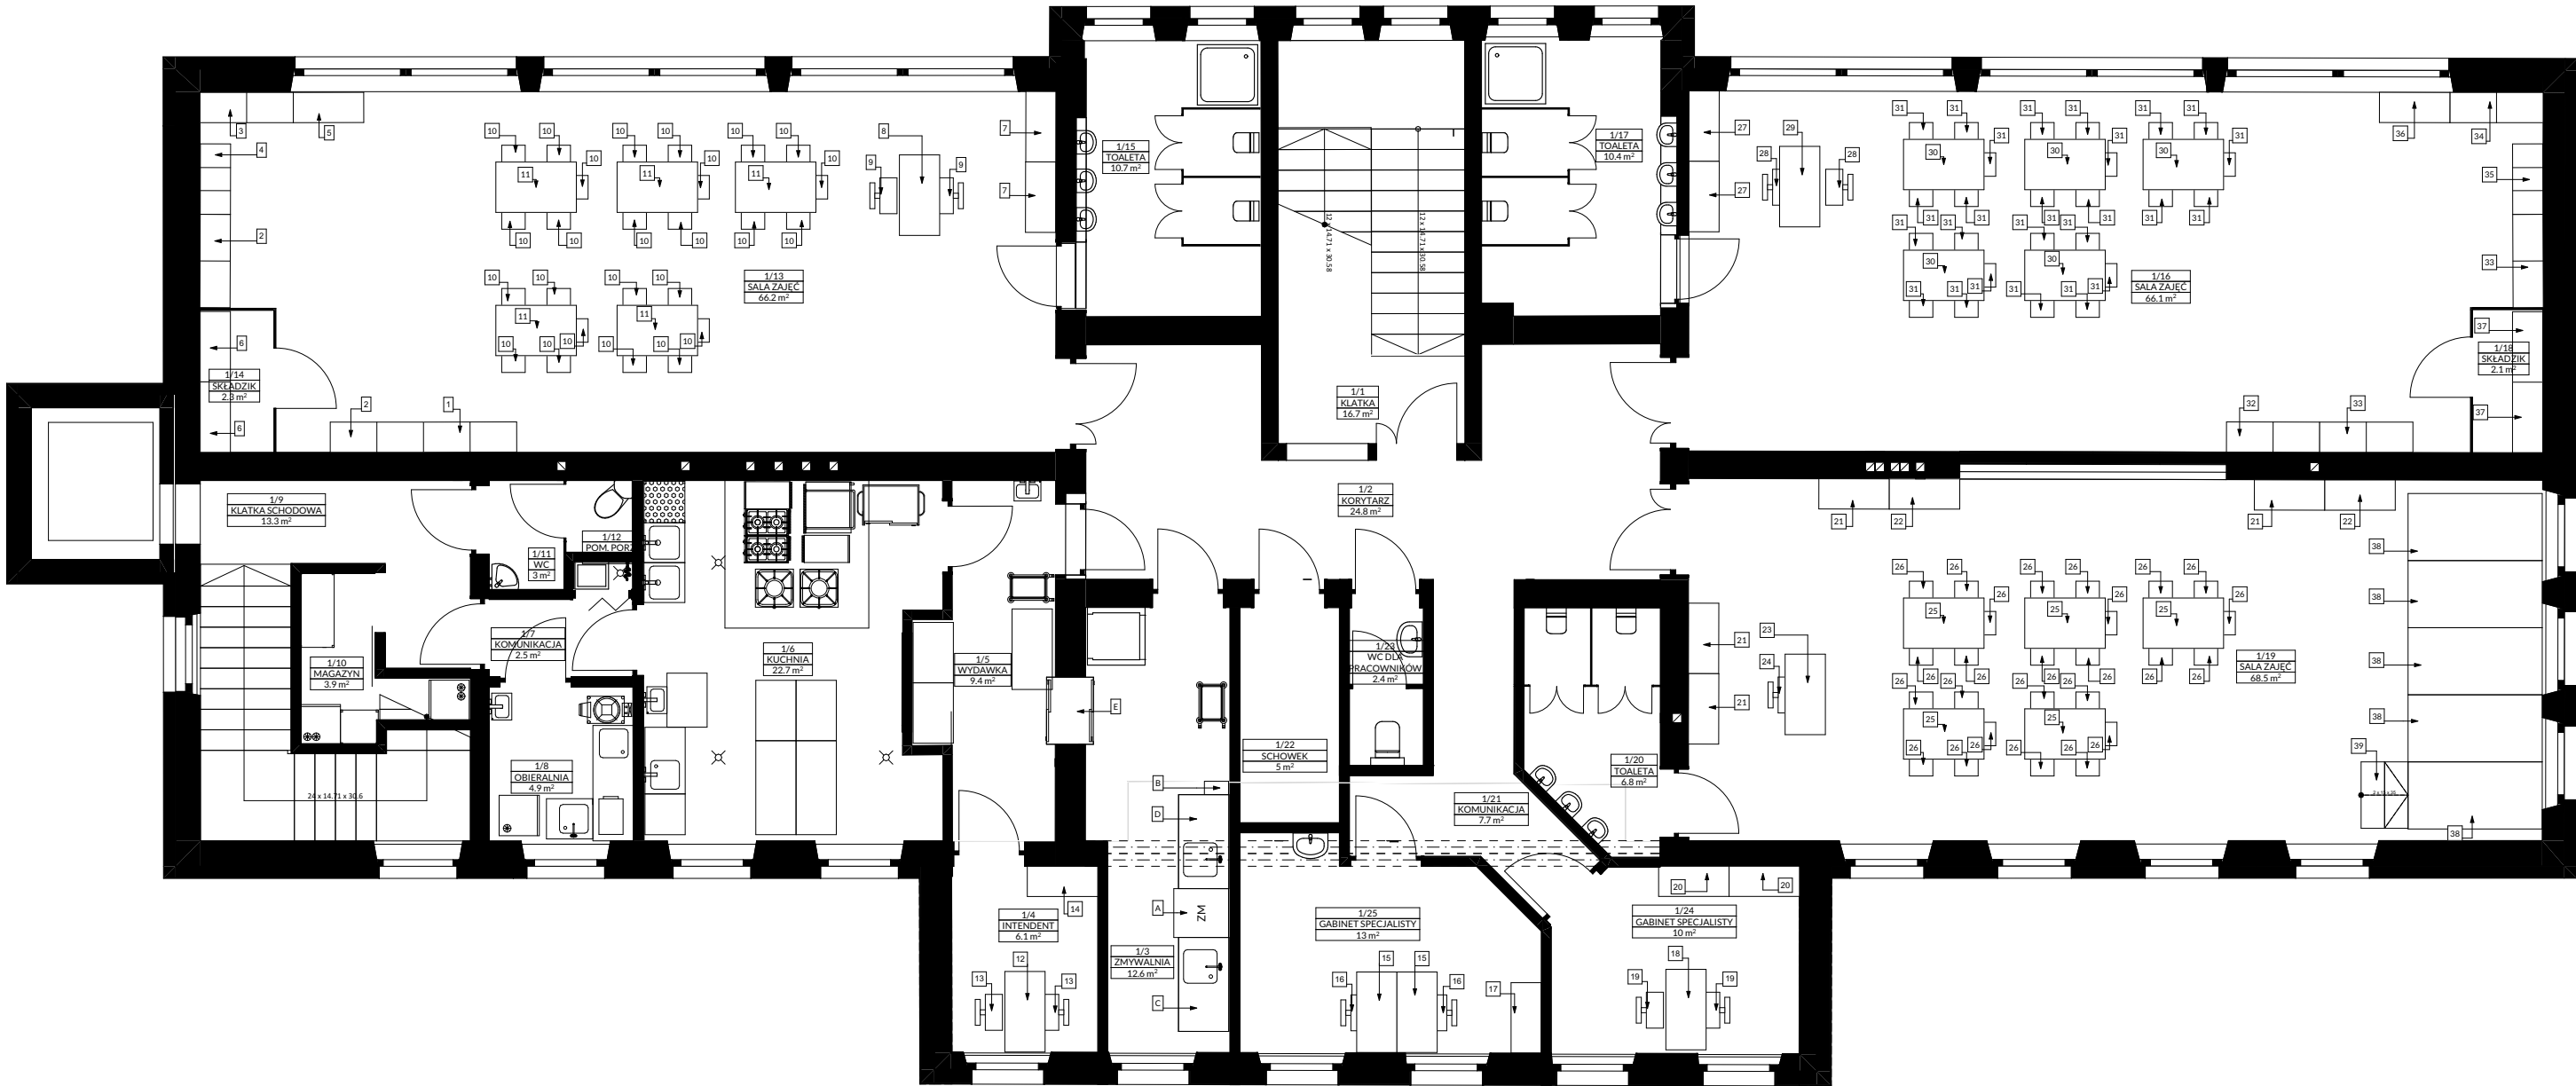

ZESTAWIENIEWYPOSAŻENIE PIĘTRA			
LOKALIZACJA ELEMENTU	NR ELEMEN...	NAZWA ELEMENTU	ILOŚĆ
GABINET SPECJALISTY-1/24	18	Biurko dla specjalisty	1
	19	Krzesto dla specjalisty	2
	20	Szafka wysoka	2
GABINET SPECJALISTY-1/25	15	Biurko dla specjalisty	2
	16	Krzesto dla specjalisty	2
	17	Szafka wysoka	1
INTENDENT-1/4	12	Biurko dla specjalisty	1
	13	Krzesto dla specjalisty	2
	14	Szafka wysoka	1
SALA ZAJĘĆ-1/13	1	Regał przedszkolny domek z półkami	1
	2	Regał przedszkolny domek biblioteczka	2
	3	Regał przedszkolny domek z kolorowym frontem	1
	4	Szafka średnia z 9 przegrodami	1
	5	Niski regał z półką	1
	7	Szafka wysoka	2
	8	Biurko dla nauczyciela	1
	9	Krzesto dla nauczyciela	2
	10	Krzesto dla dzieci do sali zajęć rozmiar 2 (wzrost 108-121 cm)	25
	11	Stół do sali zajęć rozmiar 2 (wzrost 108-121 cm)	5

SALA ZAJĘĆ-1/16	27	Szafka wysoka	2
	28	Krzesto dla nauczyciela	2
	29	Biurko dla nauczyciela	1
	30	Stół do sali zajęć rozmiar 2 (wzrost 108-121 cm)	5
	31	Krzesto dla dzieci do sali zajęć rozmiar 2 (wzrost 108-121 cm)	25
	32	Regał przedszkolny domek z półkami	1
	33	Regał przedszkolny domek biblioteczka	2
	34	Regał przedszkolny domek z kolorowym frontem	1
	35	Szafka średnia z 9 przegrodami	1
	36	Niski regał z półką	1
SALA ZAJĘĆ-1/19	21	Szafka wysoka	4
	22	Szafka duża z 12 przegrodami	1
	22	Szafka wysoka	1
	23	Biurko dla nauczyciela	1
	24	Krzesto dla nauczyciela	1
	25	Stół do sali zajęć rozmiar 2 (wzrost 108-121 cm)	5
	26	Krzesto dla dzieci do sali zajęć rozmiar 2 (wzrost 108-121 cm)	25
	38	Moduł podestu scenicznego (2x1 m)	5
	39	Modułowe schody sceniczne	1

SKŁADZIK-1/13			
	6	Regał z półkami wysoki	2
SKŁADZIK-1/18			
	37	Regał z półkami wysoki	2
WYDAWKA-1/5			
	E	Szafa przelotowa z drzwiami suwanymi	1
ZMYWALNIA-1/3			
	A	Zmywarko-wyparzarka kapturowa z dozownikami płynu myjącego, pompą zrzutową, pompą wspomagającą płukanie (P=10,9 kW, U=400 V)	1
	B	Automatyczny zmiękcacz do wody przeznaczony do zmywarek (U=100 V,P:0,018 kW)	1
	C	Stół załadowczy lewy (pochylony) bez półki do zmywarki	1
	D	Stół wyładowczy prawy (pochylony) bez półki do zmywarki	1

GRZYBUD Paweł Grzybek

ul. Tysiąclecia 10F/120, 97-500 Radomsko

ul. Aleja Wyzwolenia 9/31, 42-224 Częstochowa

tel. 508 521 423, biuro@gbda.pl, www.gbda.pl, NIP: 7722256818

ARCHITEKTURA

Investor:

Miasto Łuków

Adres:

ul. Piłsudskiego 17, 21-400 Łuków

Przedmiot inwestycji:

Poprawa efektywności energetycznej budynków publicznych na terenie MOF łukowa – Kompleksowa modernizacja energetyczna budynku Przedszkola Miejskiego Nr 2 w Łukowie wraz z jego rozbudową i przebudową

Lokalizacja inwestycji:

dz. nr ewid. 8453/6, obręb 0003 Łuków, ul. Piłsudskiego 18, 21-400 Łuków

Nazwa rysunku:

RZUT PIĘTRA - WYPOSAŻENIE

Faza:

Projekt wykonawczy

Projektant:

mgr inż. arch. Paweł Grzybek
41/LOOKK/2021

Sprawdzający:

mgr inż. arch. Magdalena Woźniak-Belka
10/LOOKK/2018

Skala:

1:100

Data:

07.2024

Nr rysunku:

A.39