


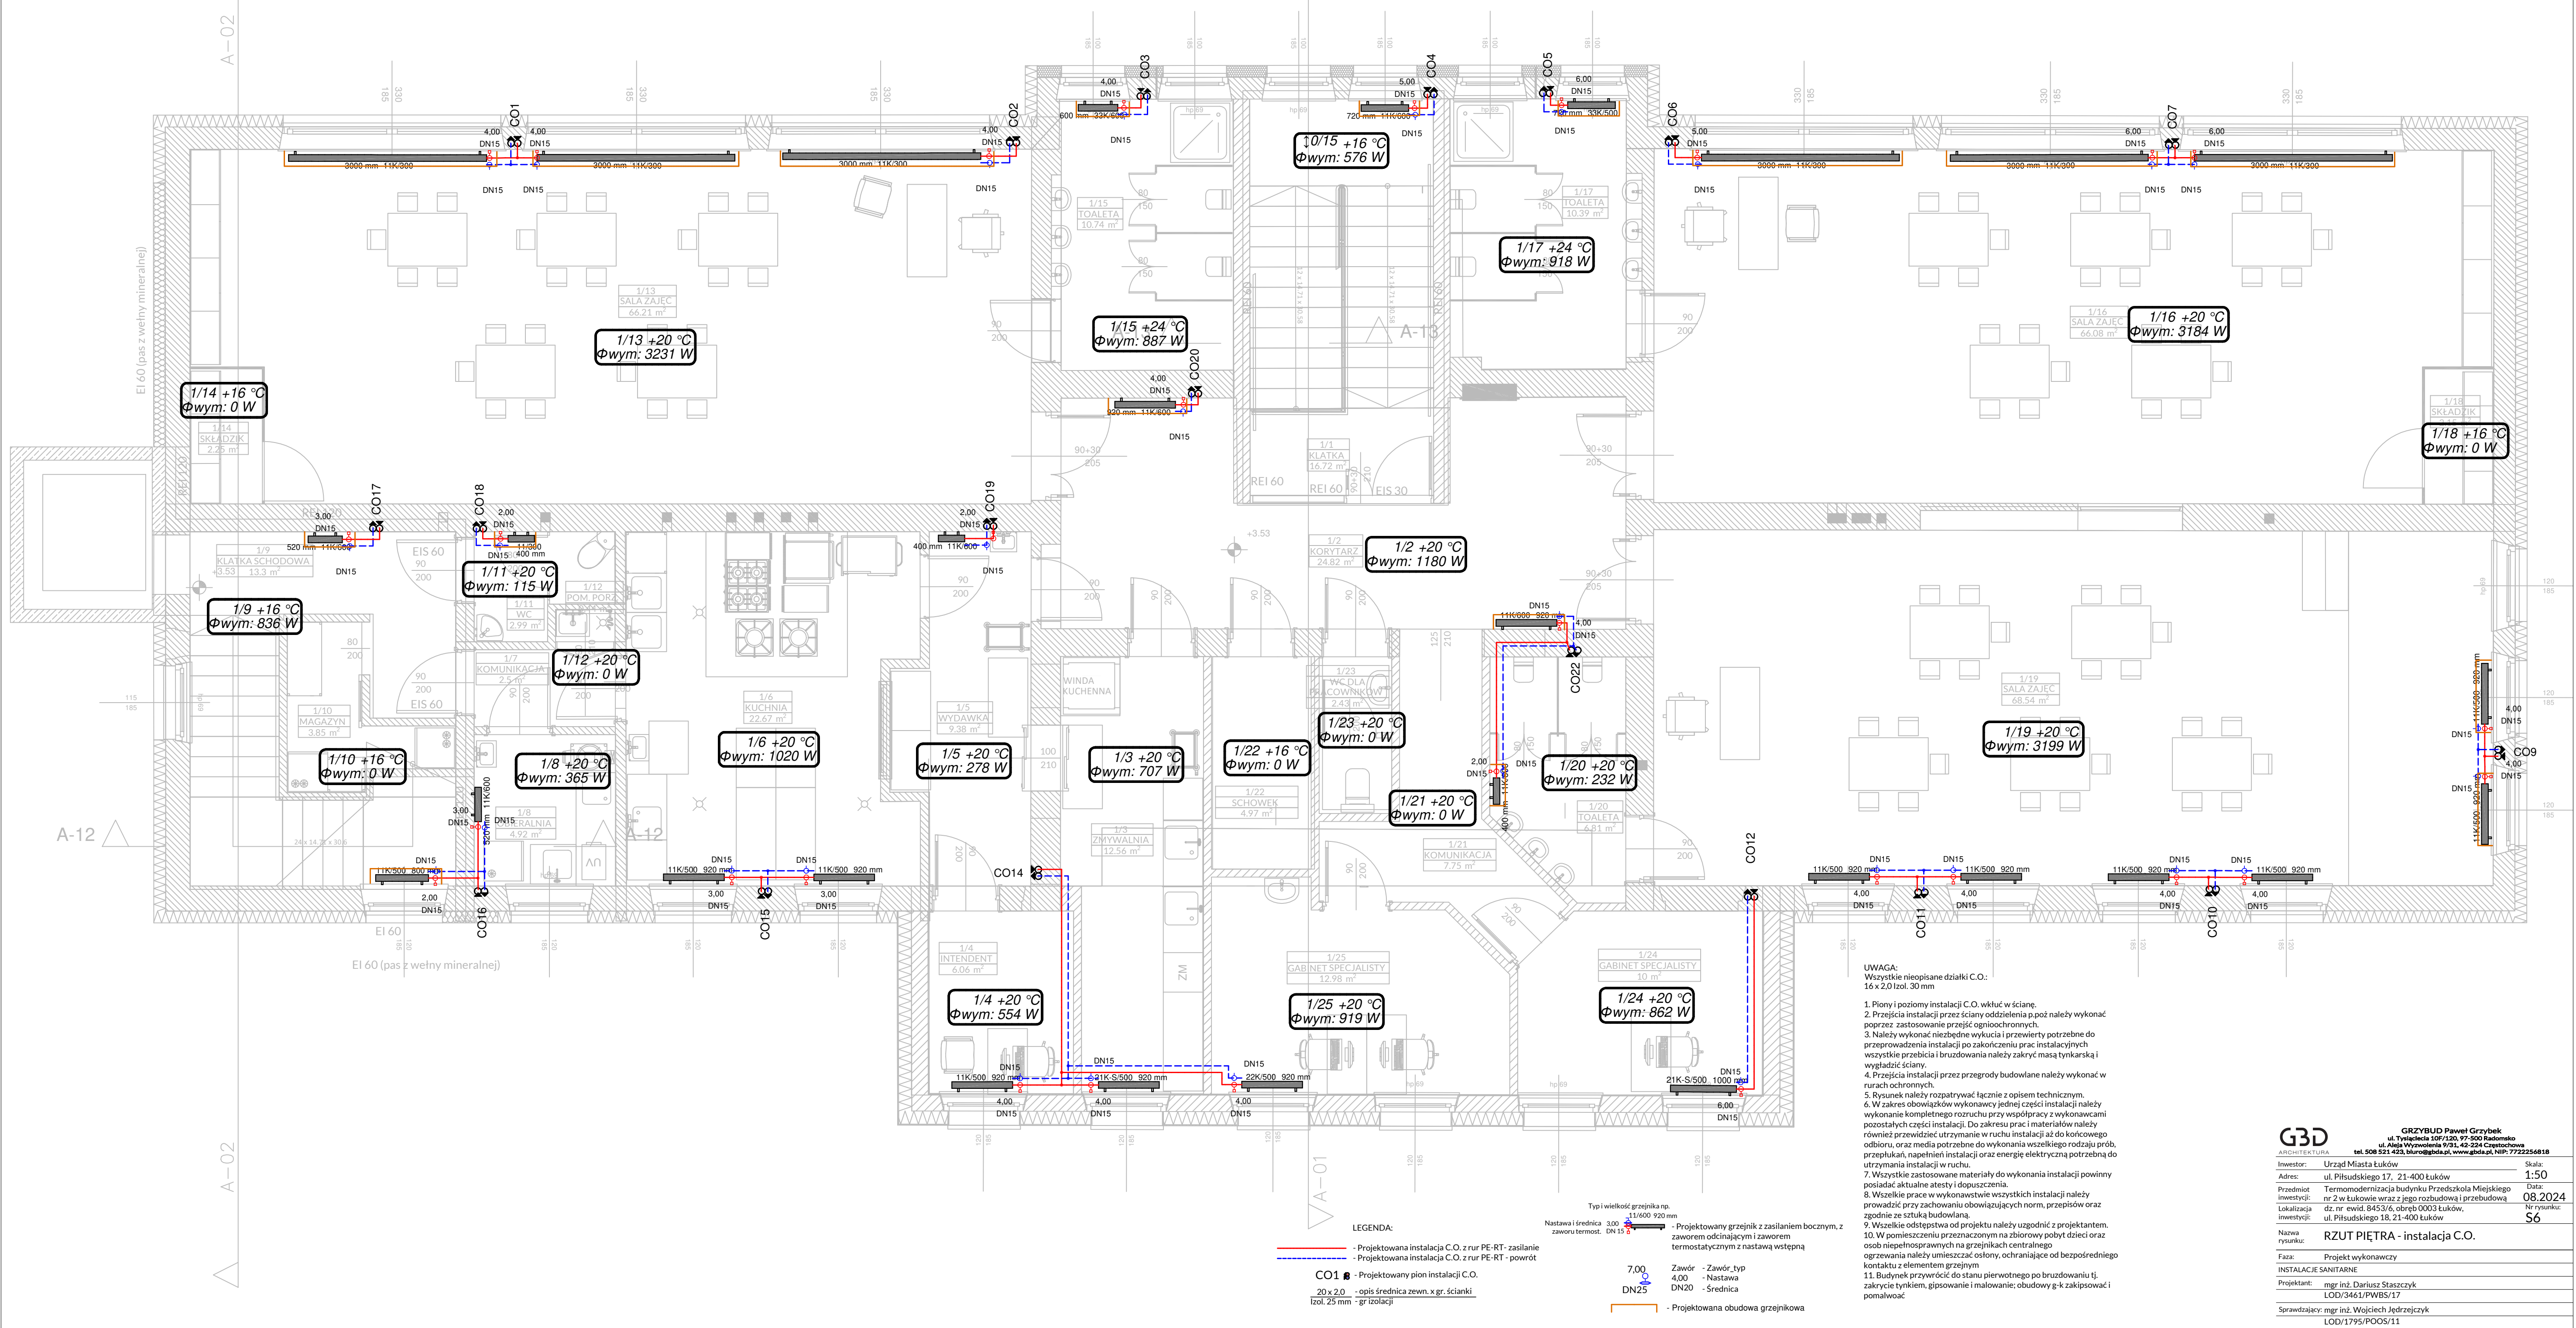

UWAGA:
Wszystkie nieopisane działki C.O.:
16 x 2,0 Izol. 30 mm

1. Piony i poziomy instalacji C.O. wkł. w ścianę.
2. Przejścia instalacji przez ściany oddzielenia p.poż należy wykonać poprzez zastosowanie przejść ognioochronnych.
3. Należy wykonać niezbędne wykucia i przewiertki potrzebne do przeprowadzenia instalacji po zakończeniu prac instalacyjnych wszystkie przebiecia i bruzdowania należy zakryć masą tynkarską i wyszlifować ściany.
4. Przejścia instalacji przez przegrody budowlane należy wykonać w rurach ochronnych.
5. Rysunek należy rozpatrywać łącznie z opisem technicznym.
6. W zakresie obowiązków wykonawcy jednej części instalacji należy wykonać kompletny rozruch przy współpracy z wykonawcami pozostałych części instalacji. Do zakresu prac i materiałów należy również przewidzieć utrzymanie w ruchu instalacji aż do końcowego odbioru, oraz media potrzebne do wykonania wszelkiego rodzaju prób, przepuknięć, napełnień instalacji oraz energię elektryczną potrzebną do utrzymania instalacji w ruchu.
7. Wszystkie zastosowane materiały do wykonania instalacji powinny posiadać aktualne atesty i dopuszczenia.
8. Wszelkie prace w wykonawstwie wszystkich instalacji należy prowadzić przy zachowaniu obowiązujących norm, przepisów oraz zgodnie ze sztuką budowlaną.
9. Wszelkie odstępowstwa od projektu należy uzgodnić z projektantem.
10. W pomieszczeniu przeznaczonym na zbiorowy pobyt dzieci oraz osob niepełnosprawnych na grzejnikach centralnego ogrzewania należy umieszczać osłony, ochraniające od bezpośredniego kontaktu z elementem grzejnika
11. Budynek przywrócić do stanu pierwotnego po bruzdowaniu tj. zakrycie tynkiem, gipsowanie i malowanie; obudowy g-k zakipsować i pomalować

G3D

ARCHITEKTURA

GRZYBUD Paweł Grzybek

ul. Tylna 10/120, 97-500 Radomsko

ul. Aleja Wywolenia 9/51, 42-224 Częstochowa

tel. 508 521 423, biuro@gbda.pl, www.gbda.pl, NIP: 7722256818

Investor:

Urząd Miasta Łuków

Adres:

ul. Piłsudskiego 17, 21-400 Łuków

Przedmiot:

Termomodernizacja budynku Przedszkola Miejskiego nr 2 w Łukowie wraz z jego rozbudową i przebudową

Lokalizacja:

dz. nr ewid. 8453/6, obręb 0003 Łuków, ul. Piłsudskiego 18, 21-400 Łuków

Investycja:

Nazwa rysunku:

RZUT PIĘTRA - instalacja C.O.

Faza:

Projekt wykonawczy

Instalacje Sanitarne

Projektant:

mgr inż. Dariusz Staszczuk

LOD/3461/PWB5/17

Sprawdzający:

mgr inż. Wojciech Jędrzejczyk

LOD/1795/POOS/11

Skala:

1:50

Data:

08.2024

Nr rysunku:

S6