


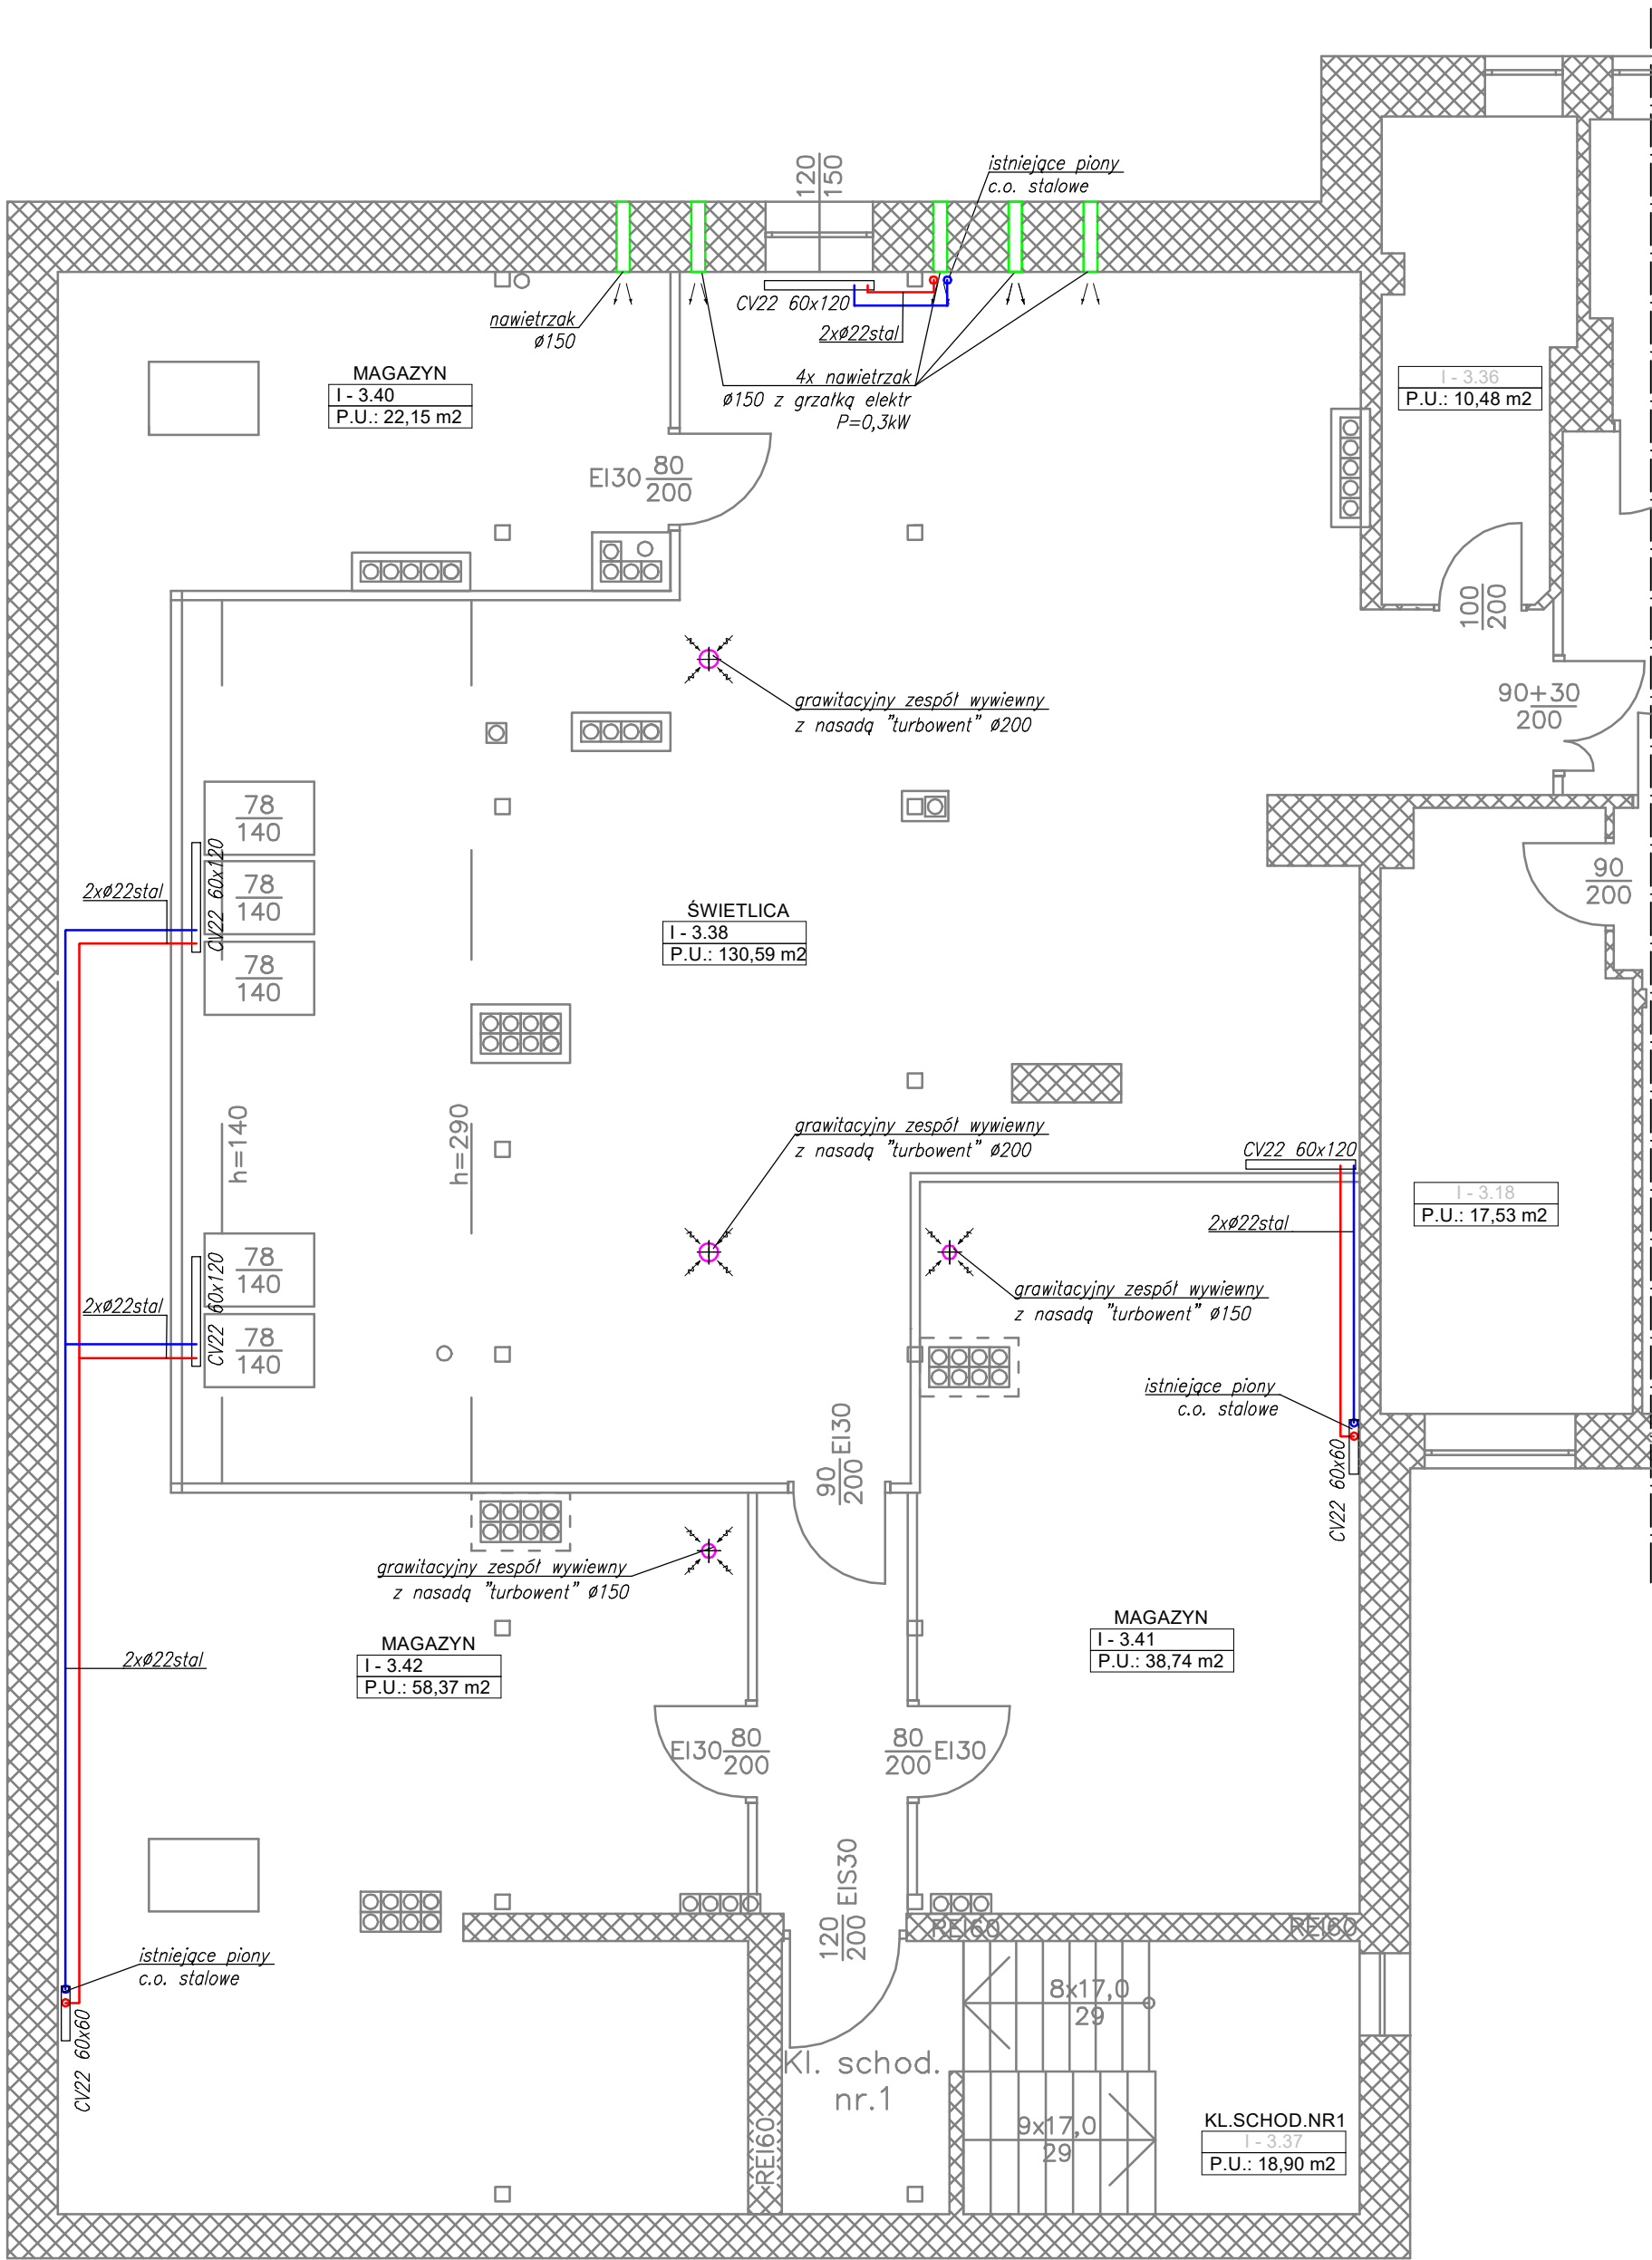

- c.o. zasilanie
— c.o. powrót
— wentylacja nawiew
— wentylacja wywiew

Rurociągi centralnego ogrzewania wykonać z rur stalowych w systemie zaciskowym. Wykonać izolację cieplochronną na rurociągach c.o.
Elementy instalacji wentylacji z materiałów niepalnych.
Podstawy i nasady obrotowe wentylacji wykonać z blachy nierdzewnej. Rury wentylacyjne przechodzące pomiędzy sufitem, a dachem izolować wełną mineralną gr. 80mm w płaszczyźnie folii Al.

BIURO PROJEKTOWE
SANPRO
MGR INŻ. JAROSŁAW CIEĆKA
ul. Dolna 11a
98-432 Wójcin
601 477 219
jcsanpro@gmail.com
NIP 9870061811
REGON 101729970

Nazwa obiektu	Budynek Domu Pomocy Społecznej w Skrzynnie		
Inwestor	Dom Pomocy Społecznej w Skrzynnie Skrzynno 13, 98-311 Ostrówek		
Adres	Dz. nr 1470 obr. Skrzynno, gm. Ostrówek		
Branża	Sanitarna	Nr rys.	
Nazwa rys	Budynek nr 1 - rzut II piętra. Instalacja centralnego ogrzewania i wentylacji	IS-1	
Projektant	mgr inż. Jarosław Ciećka OPL/0963/POOS/13	Skala 1:75	
		Data 06.2024r.	