


POZIOM -1

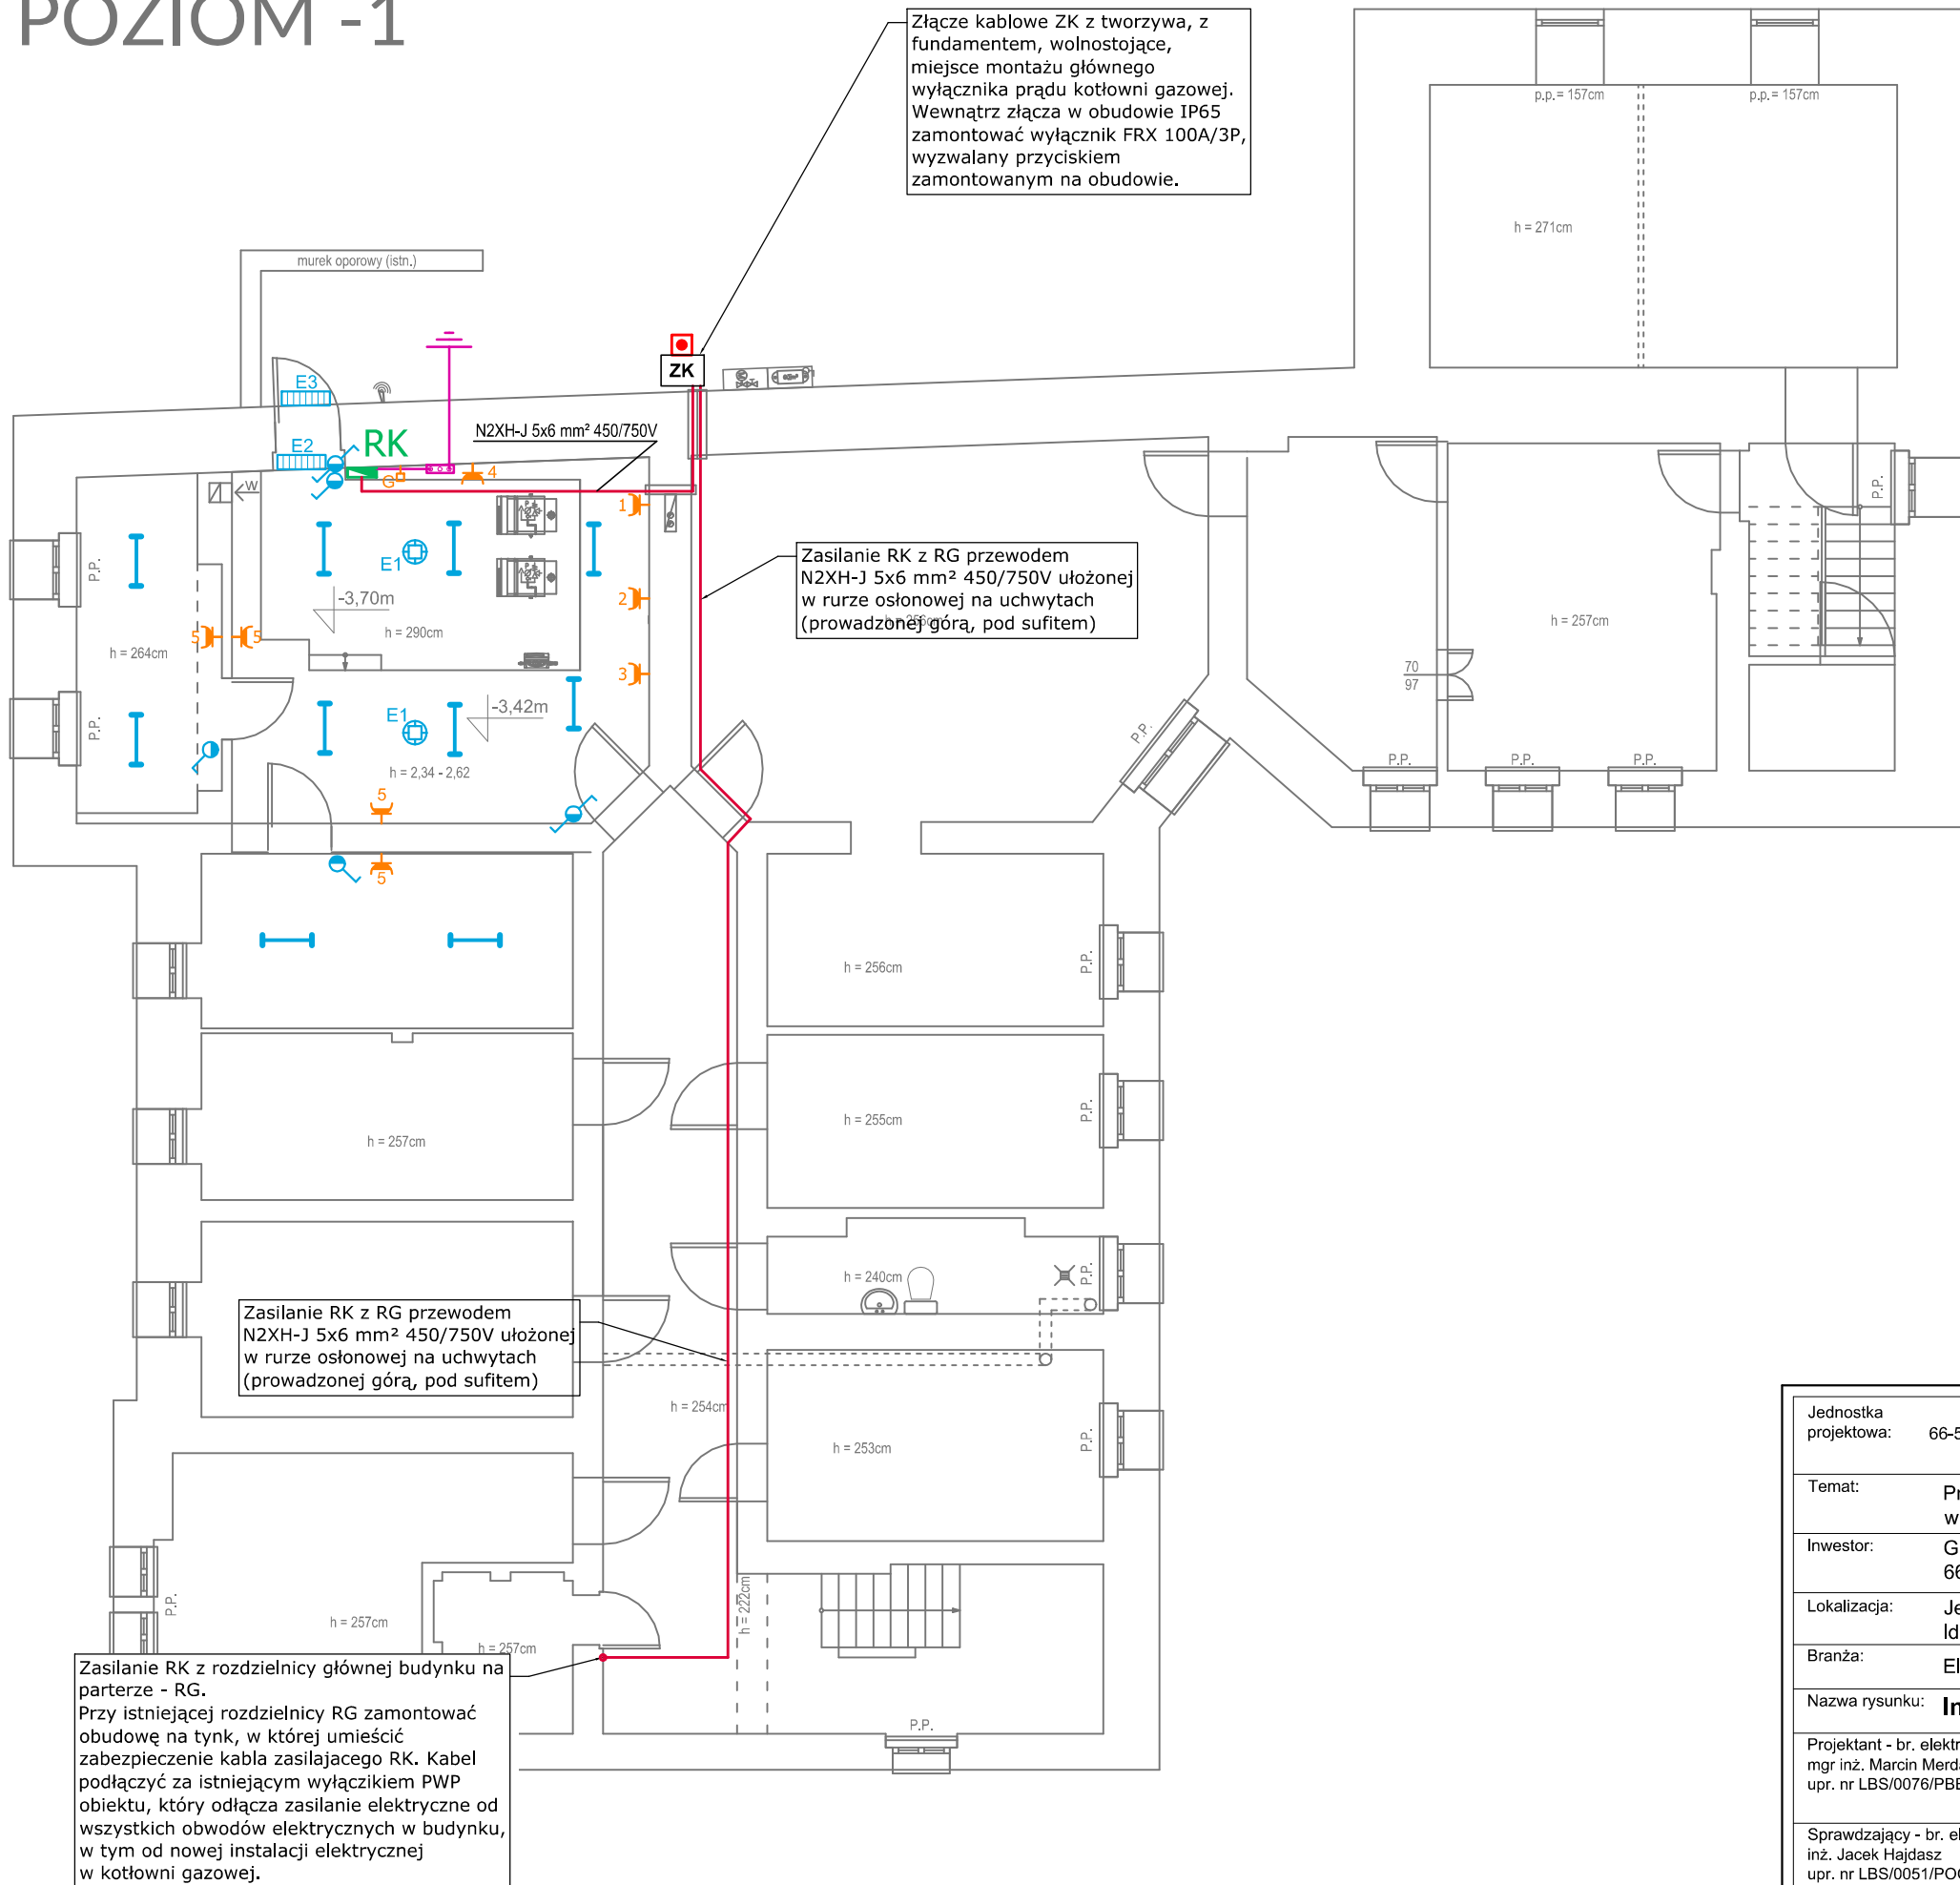

LEGENDA:

-  - przycisk głównego wyłącznika prądu kotłowni gazowej, na tynk, IP 65, NO.
-  - oprawa płytuszczelna IP65, LED 26W, 4000 K, 3900 lm
-  - lokalizacja rozdzielnicy głównej RK, na tynk, IP 65
-  - główna szyna wyrównawcza kotłowni
-  - wypust uziomu wyrównawczego, bednarka Fe/Zn 25x4 mm, uziom wbijany min. h=9m, Ø -16mm, R<10Ω
-  - oprawa awaryjna LED 3W, jednozadaniowa, 1h, IP65, CNBOP
-  - oprawa awaryjna LED 1W, jednozadaniowa, 1h, ze znakiem WYJŚCIE EWAKUACYJNE, CNBOP, IP 65
-  - oprawa awaryjna LED 3W, dwufunkcyjna, 1h, IP 65, CNBOP, montowana za wyjściem ewakuacyjnym
-  - łącznik 1-biegunowy, na tynk, IP 65, 10A
-  - łącznik 1-biegunowy, na tynk, IP 65, 10A
-  - wypust przewodu zasilającego wg rys. E-2 (G - system detekcji gazu)
-  - gniazdo 230V+0+PE podwójne, na tynk, IP65, 16A, nr obwodu

UWAGA!

1. Roboty budowlano-instalacyjne muszą być prowadzone z równoległą koordynacją międzybranżową. Przed przystąpieniem do robót wykonawca powinien zapoznać się z całością dokumentacji branżowej.
2. W sprawach nie określonych dokumentacją obowiązują:
 - warunki techniczne wykonania i odbioru robót budowlano-montażowych
 - normy Polskiego Komitetu Normalizacyjnego,
 - instrukcje, wytyczne, świadectwa dopuszczenia, atesty Instytutu Techniki Budowlanej
 - warunki techniczne producentów i dostawców materiałów budowlano-montażowych.
3. Z uwagi na zabytkowy charakter obiektu, instalacje zasilającą RK i instalacje elektryczne w kotłowni należy prowadzić na tynku, na uchwytach przykręcanych lub w rurach elektroinstalacyjnych. Przewody prowadzić w liniach prostych z zachowaniem wszelkiej staranności, minimalizując możliwość uszkodzeń substancji zabytkowej obiektu.
4. Wszystkie nowe instalacje elektryczne w budynku wykonać przewodami bezhalogenowymi HDHP-J w klasie B2ca.

OCHRONA PRZED PORAŻENIEM
SAMOCZYNNE WYŁĄCZENIE ZASILANIA

Jednostka projektowa:		ARCHISANIT Wojciech Dymek 66-530 Drezdenko, ul. Pomorska 1, adres pracowni: Drezdenko, ul. I Brygady 33/5 tel. 728 910 389 e-mail: archisanit@gmail.com www.archisanit.pl	
Temat:		Przebudowa istniejącej kotłowni węglowej na kotłownię gazową w budynku OPS w Drezdenku wraz z modernizacją instalacji c.o.	
Inwestor:		Gmina Drezdenko 66-530 Drezdenko, ul. Warszawska 1	
Lokalizacja:		Jedn. ewid.: Drezdenko, obręb: Drezdenko, dz. nr 762/2 Id działki: 080602_4.0001.762/2; ul. Marszałkowska 18	
Branża:		Elektryczna	Stadium: P.B.
Nazwa rysunku:		Instalacja elektryczna kotłowni	Skala: 1:100
Projektant - br. elektryczna: mgr inż. Marcin Merdas upr. nr LBS/0076/PBE/23		Podpis:	Data: 15.12.2025 r.
Sprawdzający - br. elektryczna: inż. Jacek Hajdasz upr. nr LBS/0051/POOE/12		Podpis:	Nr ark.: IE 1

ARCHI SANIT