


Aranżacja pomieszczeń sal odpraw na konferencję prasową (36 osób)

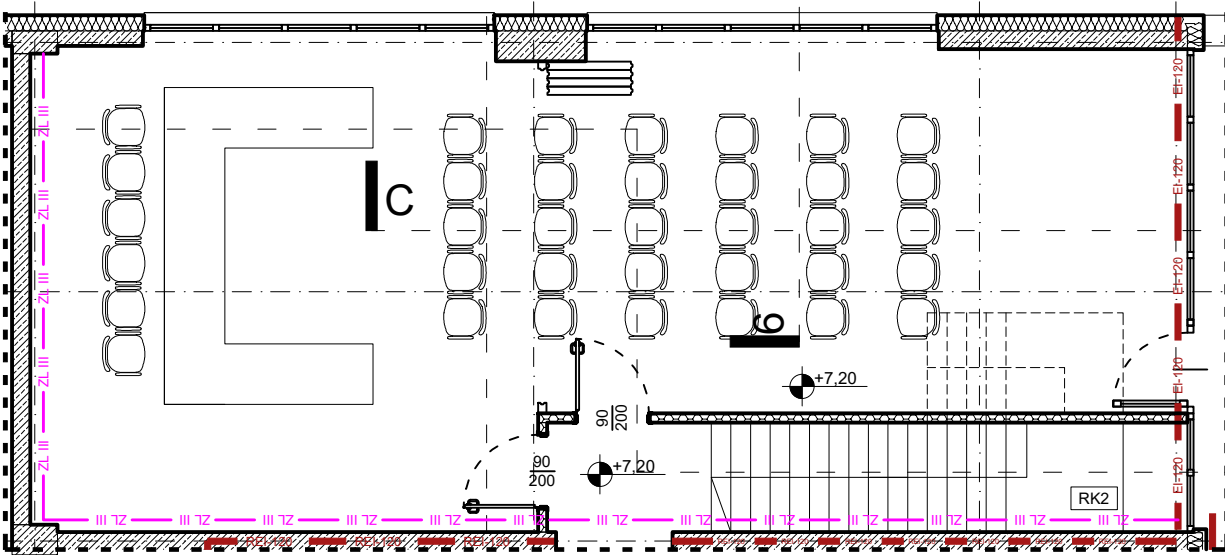

ZESTAWIENIE POMIESZCZEŃ

CZĘŚĆ HALOWA

OZNACZ.	FUNKCJA	POWIERZCHNIA
H.3.01	HALL GŁÓWNY WIDOWNI	392,2
H.3.02	BAREK	35,1
H.3.03	BAREK	35,1
H.3.04	KŁATKA SCHODOWA	27,4
H.3.05	KŁATKA SCHODOWA	27,4
H.3.06	SCHOWEK	6,0
H.3.07	SCHOWEK	6,0
H.3.08	KŁATKA SCHODOWA	37,5

CZĘŚĆ ZAPLECZA SPORTOWEGO I ADMINISTRACJI

OZNACZ.	FUNKCJA	POWIERZCHNIA
Z.3.01	KOMUNIKACJA	92,96
Z.3.02	KŁATKA SCHODOWA	19,4
Z.3.03	DZIAŁ OBSŁUGI KLIENTA	27,4
Z.3.04	DZIAŁ OBSŁUGI KLIENTA	13,4
Z.3.05	DZIAŁ OBSŁUGI KLIENTA	19,3
Z.3.06	MENEDŻER SPORTU	14,4
Z.3.07	PION ORGANIZACJI IMPREZ I SZKOLNICTWA	44,0
Z.3.08	KASRY BHP	26,3
Z.3.09	POKOJ GŁÓWNEJ KSIĘGOWEJ	19,1
Z.3.10	KSIEGOWOŚĆ	26,0
Z.3.11	WENTYLATORNA SALI TRENINGOWEJ	14,5
Z.3.12	POKOJ SOCJALNY	20,8
Z.3.13	KŁATKA SCHODOWA	15,6
Z.3.14	POMIESZCZENIE PORZĄDKOWE	5,2
Z.3.15	WC MĘSKIE	7,7
Z.3.16	WC DAMSKIE	9,9
Z.3.17	ARCHIWUM	27,1
Z.3.18	POMIESZCZENIE TECHNICZNO-MAGAZYNOWE	22,7
Z.3.19	SZATNIA PRACOWNIKÓW TECHNICZNYCH - MĘSKA	6,0
Z.3.20	SZATNIA PRACOWNIKÓW TECHNICZNYCH - DAMSKA	6,0
Z.3.21a	WEZEŁ SANITARNY - MĘSKI	6,2
Z.3.21b	WEZEŁ SANITARNY - DAMSKI	6,2
Z.3.22	POCZEKALNIA	14,85

Nr pom.	Nazwa pomieszczenia	POW. KOMUNIKACJA	POW. OBSŁUGI	POW. WENTYLACJA
R2.01a	WC damski			10,20
R2.01b	Przedpokój WC damski			6,35
R2.02	Pom. do karmienia i przewożenia dzieci			6,00
R2.03a	WC męski			10,60
R2.03b	Przedpokój WC męski			9,12
R2.04	Pomieszczenie gospodarcze			7,40
R2.05	Komunikacja widowni	169,93		63,74
R2.06	Trybuna sala - Sektor A			5,21
R2.07	Trybuna sala - Sektor B			5,21
R2.08	Trybuna sala - Sektor C			5,21
R2.09	Trybuna sala - Sektor D			5,21
R2.10	Trybuna sala - Sektor E			5,21
R2.11	Sala odprawy			43,96
R2.12	Sala odprawy			41,91
RK1	Kłatka schodowa			11,04
RK2	Suma powierzchni roboczych	216,17	0	332,35

Nr pom.	Nazwa pomieszczenia	pow. [m²]
P2.01	Komunikacja	3,91

PRACOWNIA AUTORSKA PAB

Nazwa	Adres	Telefon	Fax	E-mail	Strona internetowa
PRACOWNIA AUTORSKA PAB	00-900 WARSZAWA, PLAC BANKOWY 3/5	22 626 10 10	22 626 10 11	biuro@pab.pl	www.pab.pl
URZĘDNIKOWSKI CENTRUM SPORTU I REKREACJI	02-76 WARSZAWA, UL. WILKOWSKA 122	22 626 10 10	22 626 10 11	biuro@pab.pl	www.pab.pl
OWAS ROZWOJOWA PRZEBUDOWA I HALI WIDOWISKOWO-SPORTOWEJ	02-76 WARSZAWA, UL. WILKOWSKA 122	22 626 10 10	22 626 10 11	biuro@pab.pl	www.pab.pl
"SALINA" URZĘDNIKOWSKI	02-76 WARSZAWA, UL. WILKOWSKA 122	22 626 10 10	22 626 10 11	biuro@pab.pl	www.pab.pl
Tytuł projektu: RZUT B PIĘTRA +1.20 i +4.00					
Prace: ARCHITEKTURA					
PROJEKT WYKONAWCZY					
Skala: 1:100					
Data: MARZEC 2025					
Nr rysunku: AR-2.03					