


RZUT PIWNIC

1:100

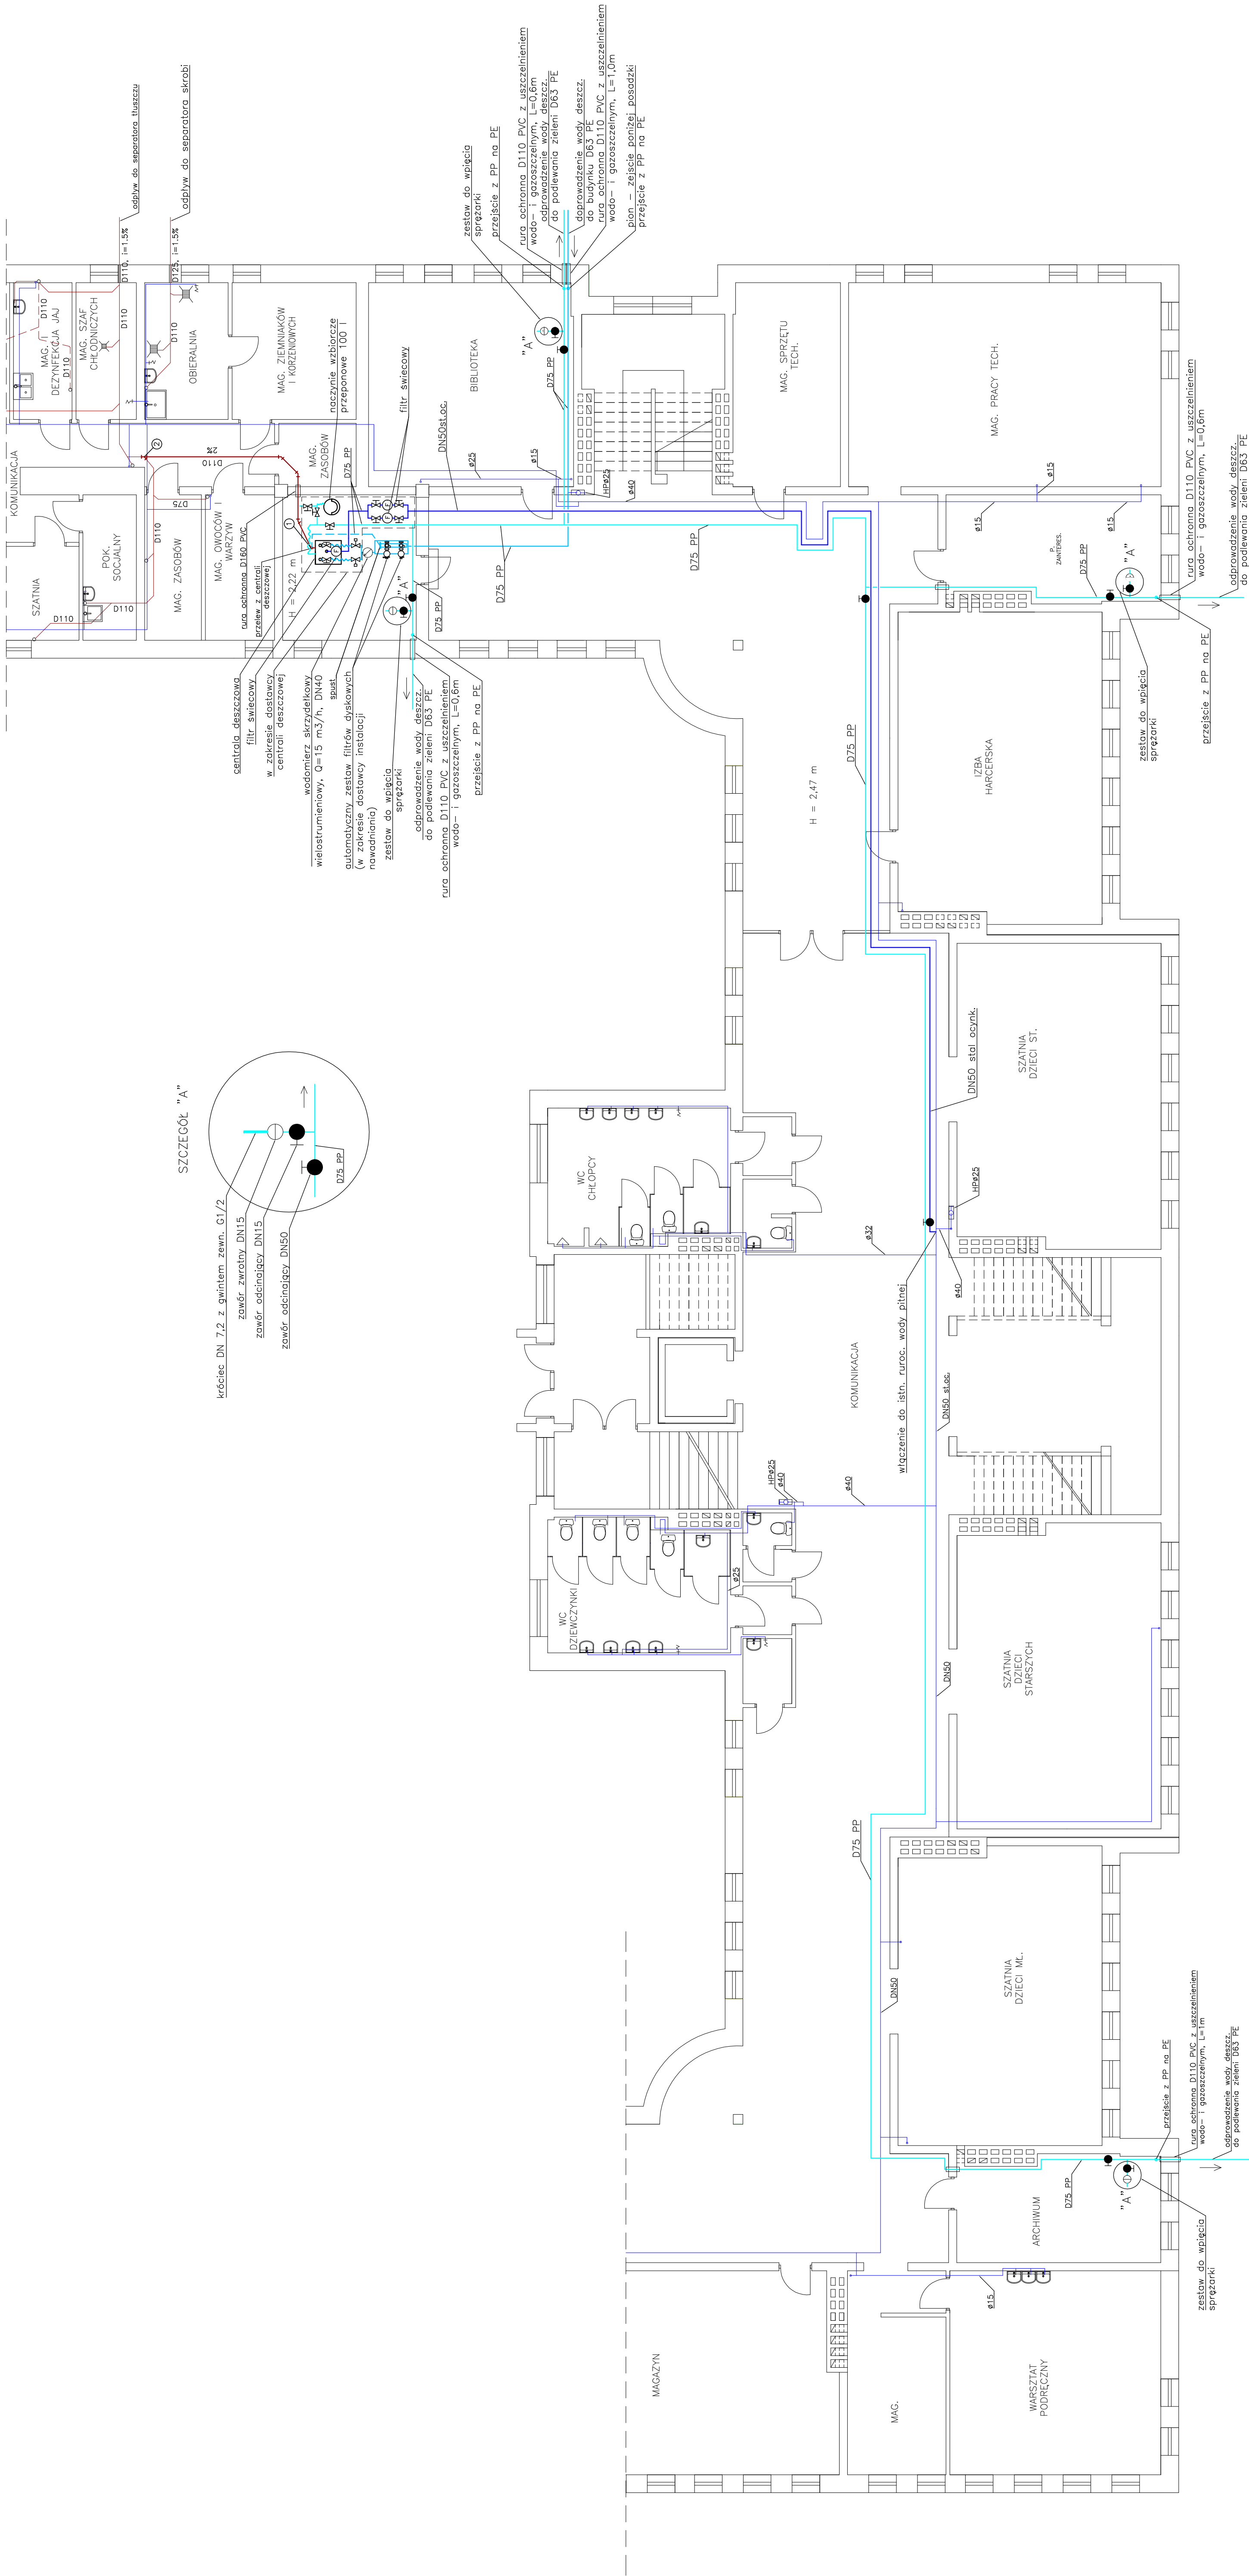

OZNACZENIA:

- rurociąg wody deszczowej do podlewania zieleni
- ruroc. tłoczny wody deszczowej
- rurociąg wody pitnej istn.
- rurociąg wody pitnej proj.
- kanalizacja technol. i stn.
- kanalizacja – przelew wody ze zbiornika centrali
- deszczowej
- spust z płukania filtra dyskowego

UWAGI:

- Rury w budynku: odprowadzenie wody deszcz. do podlewania zieleni oraz doprowadzenie wody deszcz. do budynku, wykonac jako rury PP z wkładką stabilizującą aluminium o średnicach D75 mm, mocowane do sufitu.
- Rurociągi zasilające: płaską elastyczną PE o grubości 10 mm.
- Rurociągi w budynku prowadzić pod sufitem, obok istniejących rurociągów, na wspornikach systemowych mocowanych do sufitu. Wsporniki mocować w odległościach co 1,40 m (obok istniejących).
- Kanal odprowadzający wodę z przelewu centrali deszczowej zasysionawac pod posadzką, przy użyciu 3 kolan 90° i wyprowadzić (w miejscu przelewu stacji deszczowej) nad posadzkę rurą D250 PVC na wys. ok. 50 cm.
- Kanat w punkcie 2 wprowadzić do kanalizacji tłuszczonej.
- Schemat centrali deszczowej wraz z połączeniami na rys. nr S.2 i S.3.
- Zewnętrzne rurociągi do podlewania zieleni D63 PE wykonać na głębokości 40 cm.

Investor:	Gmina i Miasto Nisko, plac Wolności 14, 32-400 Nisko	08-2022
Obiekt	ZAKOSPODAROWANIE WODY DESZCZOWEJ DLA ZESPÓŁU SZKOLNO-PRZEDSZKOLNOGO W NISKU	Nr rys.: S.1
Adres:	Dziaki nr ewid. 2866/12, 2867/1, 2869/1, 2870/1, 2871/1, 2872/4, 2881/3, 2882/1, 2883/1, 2884/1, 2885/3, 2886/1, 2887/3 – obrę 0001 Nisko	Bransza: sanitarna
Rysunek:	RZUT PIWNIC	Skala: 1:100
Projektant:	Imię i nazwisko mgr inż. Piotr Zieliński	Uprawnienia 19/79g/98
Sprawił:	mgr inż. Doroła Zych	PIK/0087/PO02/13
Opracował:	mgr inż. Katarzyna Bielecka	