


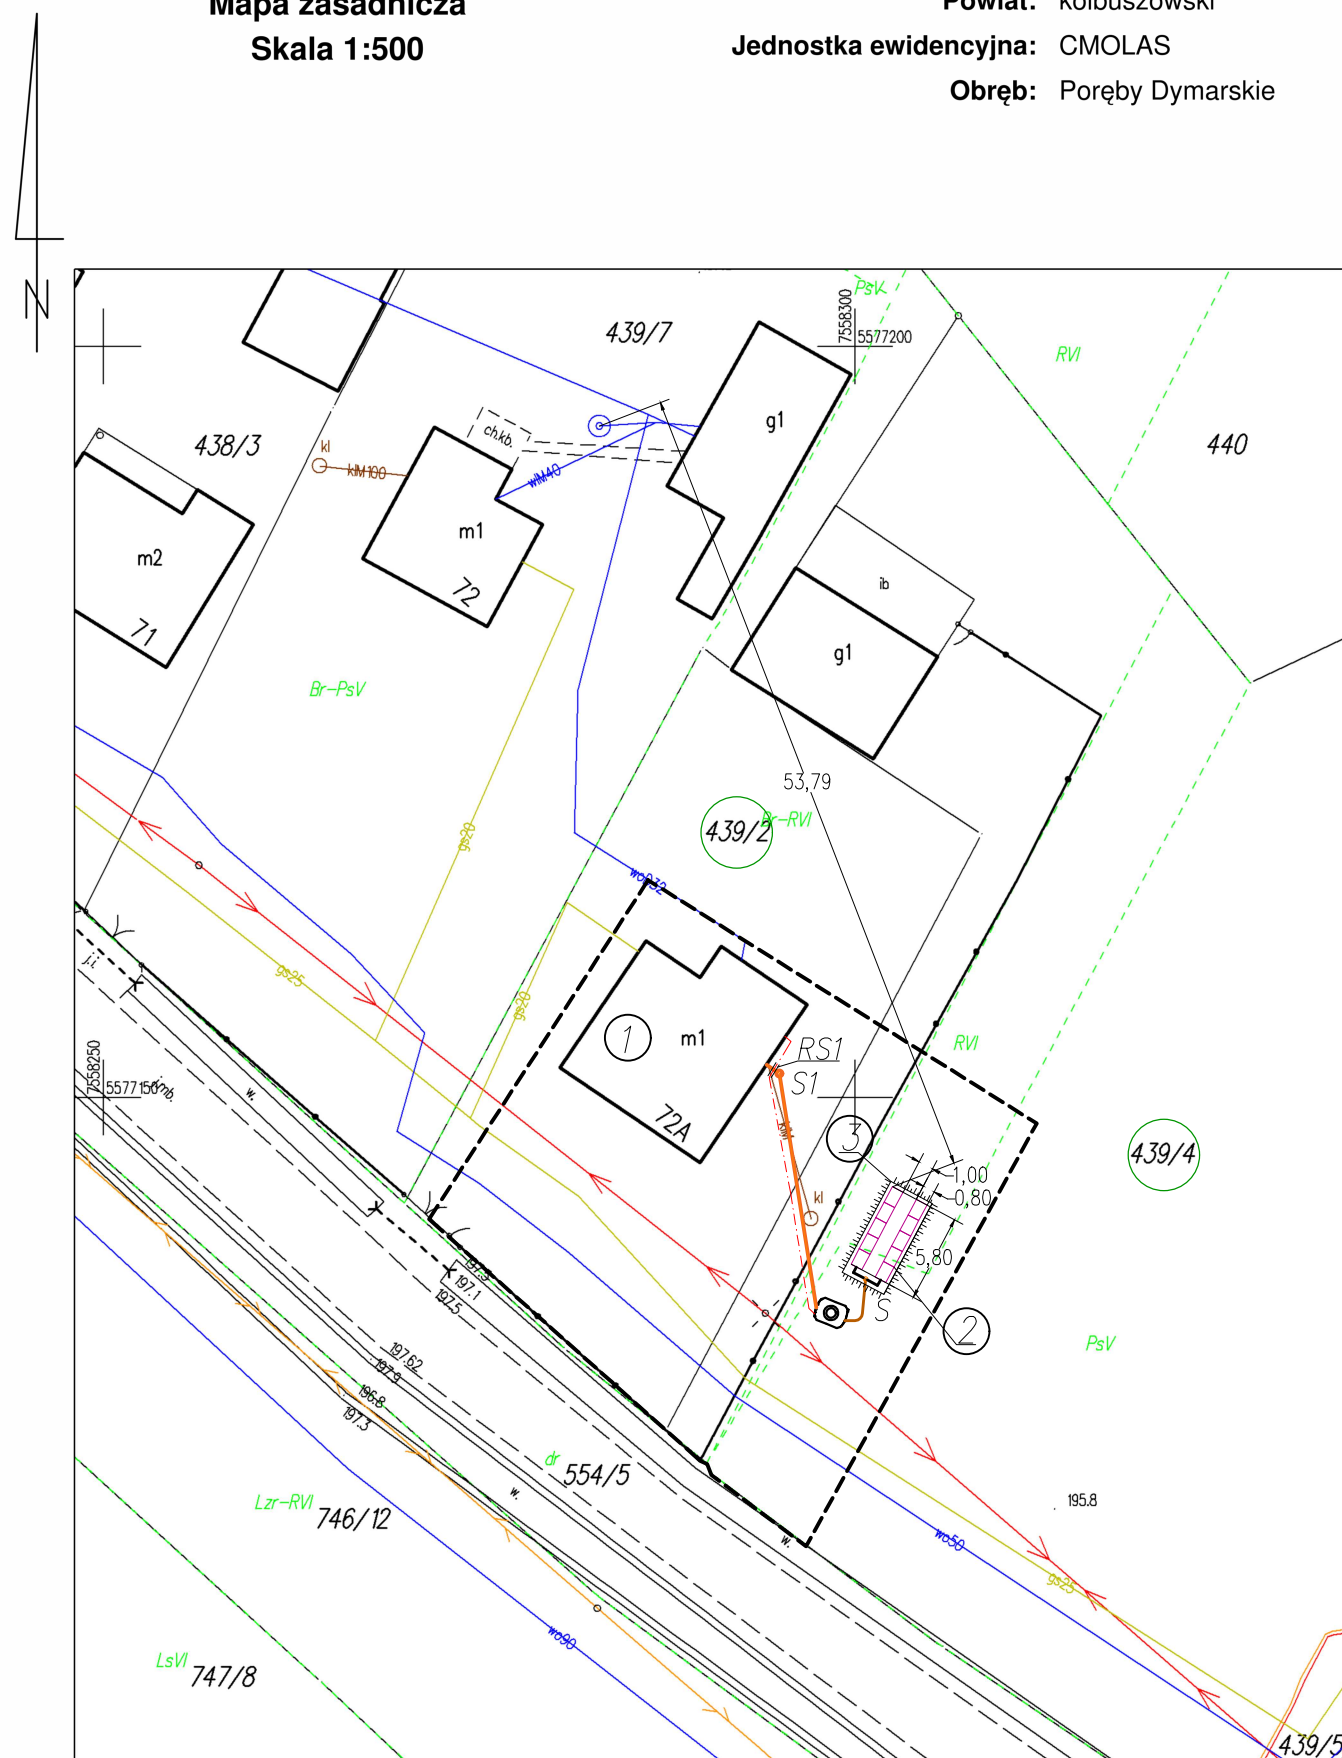

SZKIS SYTUACYJNY
skala 1 : 500
dz. nr ew. dz. 439/2, 439/4
jedn. ew. : 180601_2 Cmolas,
obręb: 0007 Poręby Dymarskie

Inwestor:
Gmina Cmolas
ul. Jana Pawła II 2
36-105 Cmolas

Rodzaj inwestycji:
Budowa przydomowej oczyszczalni ścieków z zewnętrzną instalacją kanalizacji sanitarnej do istniejącego budynku mieszkalnego

Legenda:	
	Istniejący budynek mieszkalny inwestora
	Projektowana przydomowa oczyszczalnia ścieków (RLM 5)
	Projektowane tunele rozszczające – 10 kpl.
	Projektowany kopiec filtracyjny
	Projektowana zewnętrzna instalacja kanalizacji sanitarnej PVC $\varnothing$ 160, L = 17,00 m
	Kanalizacja łącząca projektowaną przydomową oczyszczalnię ścieków ze studnią rozdzielczą, PE $\varnothing$ 40x3,7, L=4,00 m
	Kanalizacja łącząca studnię rozdzielczą z tunelami rozszczającymi, PVC $\varnothing$ 110, L=3,00 m
S1	Projektowana studnia rewizyjna PVC/PE $\varnothing$ 400
S	Projektowana studnia rozdzielcza
	Policznikowa instalacja elektryczna, L = 19,50 m
	Zakres terenu objętego wnioskiem
RS1	Projektowana rura osłonowa A110PS, L=1,00 m

Nazwa rysunku:	SZKIC SYTUACYJNY		
Nazwa obiektu:	Budowa przydomowej oczyszczalni ścieków z zewnętrzną instalacją kanalizacji sanitarnej		
Inwestor:	Gmina Cmolas, ul. Jana Pawła II 2, 36-105 Cmolas		
Adres inwestycji:	Poręby Dymarskie, gm. Cmolas, dz. nr ewid. 439/2, 439/4		
Branża:	Projektant:	Nr uprawnień, zakres/specj.	Data:
Sanitarna	mgr inż. PDK/0193/PWOS/15 ANNA ŁOBODA w specj. instalacyjnej w zakresie sieci, inst. i urządzeń: cieplnych, wentylacyjnych, gazowych, odciągowych i kanalizacyjnych		XII. 2024 r.
Skala: 1:500			Nr rysunku: 1