


Mapa zasadnicza
Skala 1:500

Województwo: podkarpackie
Powiat: kolbuszowski
Jednostka ewidencyjna: CMOLAS
Obręb: Poręby Dymarskie

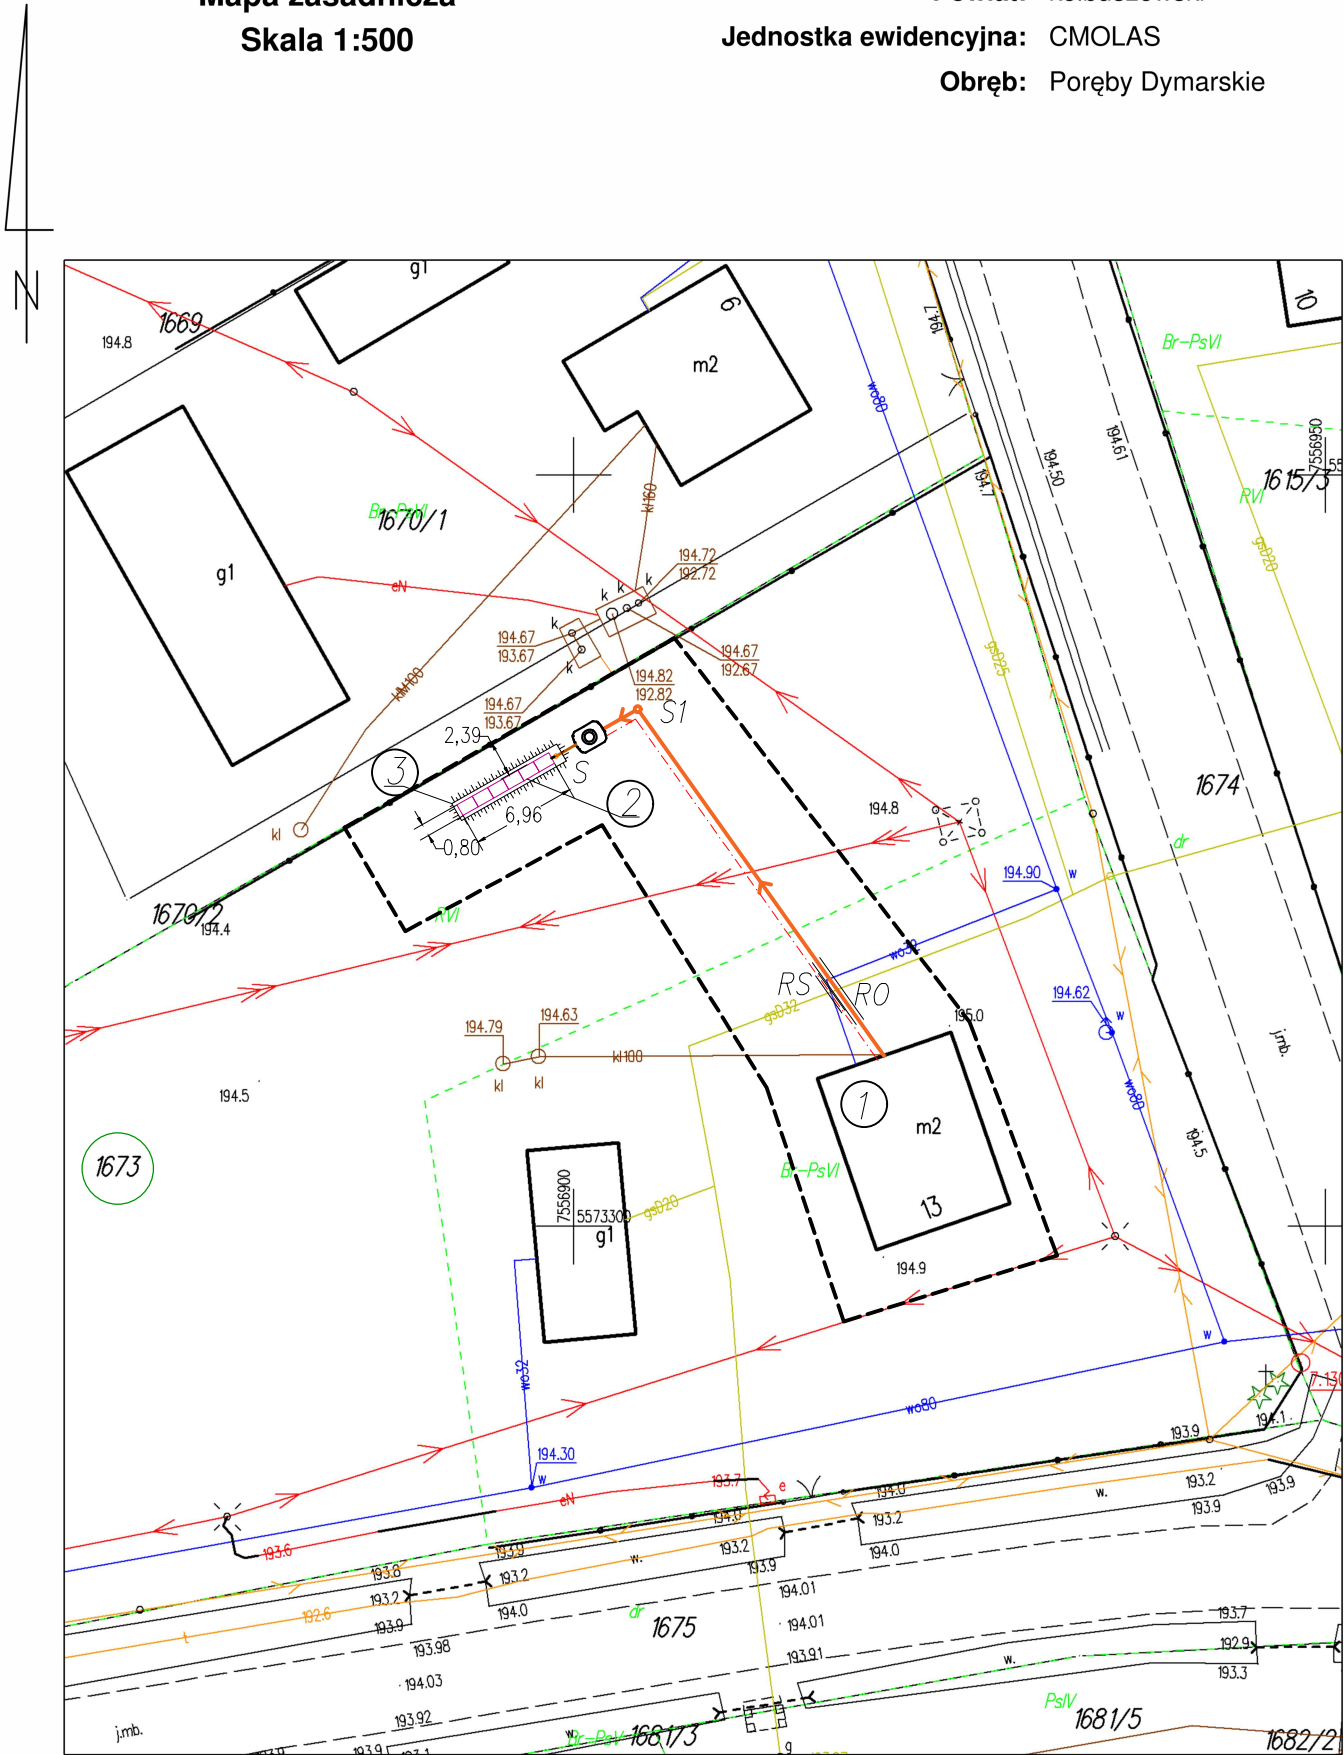

ID weryfikacji: 134941-9389e65e (na stronie: <http://kolbuszowa.geoportal2.pl/map/osrodek/weryfikacja.php>)
Dokument wygenerowany automatycznie dnia: 01.09.2024 r. Wniosek: GK.P.6642.2.2476.2024
Niniejsza mapa nie może służyć do celów projektowych.

SZKIC SYTUACYJNY
skala 1 : 500
dz. nr ew. dz. 1673
jedn. ew. :180601_2 Cmolas,
obręb: 0007 Poręby Dymarskie

Inwestor:
Gmina Cmolas
ul. Jana Pawła II 2
36-105 Cmolas

Rodzaj inwestycji:
Budowa przydomowej oczyszczalni ścieków z zewnętrzną instalacją kanalizacji sanitarnej do istniejącego budynku mieszkalnego

Legenda:	
①	Istniejący budynek mieszkalny
🗿	Projektowana przydomowa oczyszczalnia ścieków (RLM 3)
②	Projektowane tunele rozsączające – 6 kpl.
③	Projektowany kopiec filtracyjny
↔	Projektowana zewnętrzna instalacja kanalizacji sanitarnej PVC Ø 160, L = 31,00 m
—	Kanalizacja łącząca projektowaną przydomową oczyszczalnię ścieków ze studnią rozdzielczą, PE Ø40x3,7, L=2,00 m
—	Kanalizacja łącząca studnię rozdzielczą z tunelami rozsączającymi, PVC Ø110, L=2,00 m
S1	Projektowana studnia rewizyjna PVC/PE Ø400
S	Projektowana studnia rozdzielcza
---	Policznikowa instalacja elektryczna, L = 30,00 m
RO	Projektowana rura ochronna PEØ250, L=5,00 m
RS	Projektowana rura osłonowa A110PS, L=3,00 m

Nazwa rysunku:	SZKIC SYTUACYJNY		
Nazwa obiektu:	Budowa przydomowej oczyszczalni ścieków z zewnętrzną instalacją kanalizacji sanitarnej		
Inwestor:	Gmina Cmolas, ul. Jana Pawła II 2, 36-105 Cmolas		
Adres inwestycji:	Poręby Dymarskie, gm. Cmolas, dz. nr ewid. 1673		
Branża:	Projektant:	Nr uprawnień/zakres/specj.	Data:
Sanitarna	mgr inż. ANNA ŁOBODA	PDK/0193/PWOS/15 w specj. instalacyjnej w zakresie sieci, inst. i urządzeń: ciepłych, wentylacyjnych, gazowych, odciegłowych i kanalizacyjnych	XII. 2024 r.
Skala: 1:500			Nr rysunku: 1