


Mapa zasadnicza  
Skala 1:500

Województwo: podkarpackie  
Powiat: kolbuszowski  
Jednostka ewidencyjna: CMOLAS  
Obręb: Poręby Dymarskie

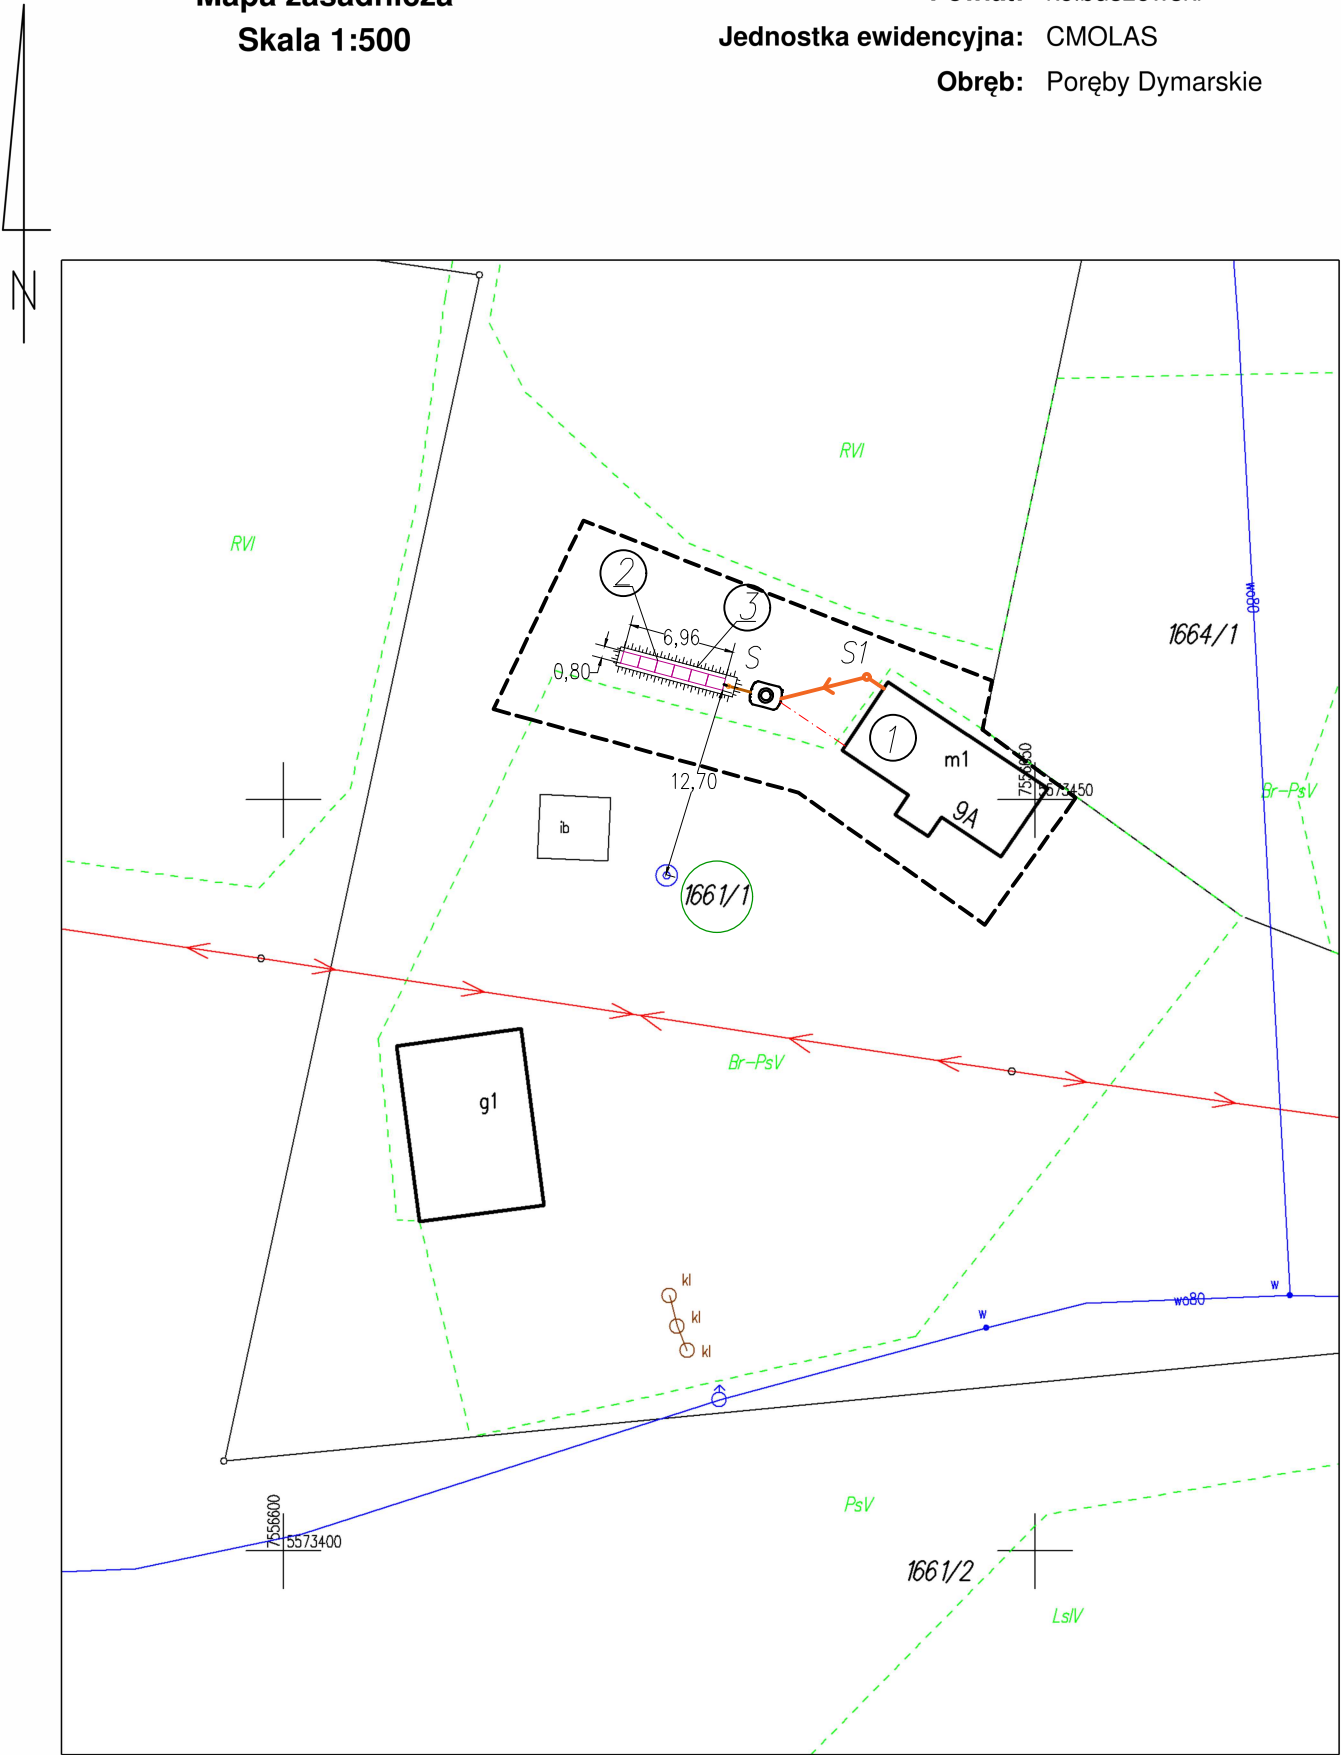

ID weryfikacji: 134953-c6bec855 (na stronie: <http://kolbuszowa.geoportal2.pl/map/osrodek/weryfikacja.php>)  
Dokument wygenerowany automatycznie dnia: 01.09.2024 r. Wniosek: GK.P.6642.2.2484.2024  
Niniejsza mapa nie może służyć do celów projektowych.

SZKIC SYTUACYJNY  
skala 1 : 500  
dz. nr ew. dz. 1661/1  
jedn. ew. :180601\_2 Cmolas  
obręb: 0007 Poręby Dymarskie

Inwestor:  
Gmina Cmolas  
ul. Jana Pawła II 2  
36-105 Cmolas

Rodzaj inwestycji:  
Budowa przydomowej oczyszczalni ścieków z zewnętrzną instalacją kanalizacji sanitarnej do istniejącego budynku mieszkalnego

|          |                                                                                                                |
|----------|----------------------------------------------------------------------------------------------------------------|
| Legenda: |                                                                                                                |
| 1        | Istniejący budynek mieszkalny                                                                                  |
| 2        | Projektowana przydomowa oczyszczalnia ścieków (RLM 2)                                                          |
| 3        | Projektowane tunele rozszczepiające – 6 kpl.                                                                   |
| 4        | Projektowany kopiec filtracyjny                                                                                |
| 5        | Projektowana zewnętrzna instalacja kanalizacji sanitarnej PVC Ø 160, L = 8,00 m                                |
| 6        | Kanalizacja łącząca projektowaną przydomową oczyszczalnię ścieków ze studnią rozdzielczą, PE Ø40x3,7, L=2,00 m |
| 7        | Kanalizacja łącząca studnię rozdzielczą z tunelami rozszczepiającymi, PVC Ø110, L=2,00 m                       |
| 8        | Projektowana studnia rewizyjna PVC/PE Ø400                                                                     |
| 9        | Projektowana studnia rozdzielcza                                                                               |
| 10       | Policznikowa instalacja elektryczna, L = 5,00 m                                                                |
| 11       | Zakres terenu objętego wnioskiem                                                                               |

|                   |                                                                                        |                                                                                                                                               |              |
|-------------------|----------------------------------------------------------------------------------------|-----------------------------------------------------------------------------------------------------------------------------------------------|--------------|
| Nazwa rysunku:    | SZKIC SYTUACYJNY                                                                       |                                                                                                                                               |              |
| Nazwa obiektu:    | Budowa przydomowej oczyszczalni ścieków z zewnętrzną instalacją kanalizacji sanitarnej |                                                                                                                                               |              |
| Inwestor:         | Gmina Cmolas, ul. Jana Pawła II 2, 36-105 Cmolas                                       |                                                                                                                                               |              |
| Adres inwestycji: | Poręby Dymarskie, dz. nr ewid. 1661/1                                                  |                                                                                                                                               |              |
| Branża:           | Projektant:                                                                            | Nr uprawnień/zakres/specj.                                                                                                                    | Data:        |
| Sanitarna         | mgr inż. ANNA ŁOBODA                                                                   | PDK/0193/PWOS/15 w specj. instalacyjnej w zakresie sieci, inst. i urządzeń: ciepłych, wentylacyjnych, gazowych, odciągowych i kanalizacyjnych | XII. 2024 r. |
| Skala:            | 1:500                                                                                  | Nr rysunku:                                                                                                                                   | 1            |