


Mapa zasadnicza
Skala 1:500

Województwo: podkarpackie
Powiat: kolbuszowski
Jednostka ewidencyjna: CMOLAS
Obręb: Poręby Dymarskie

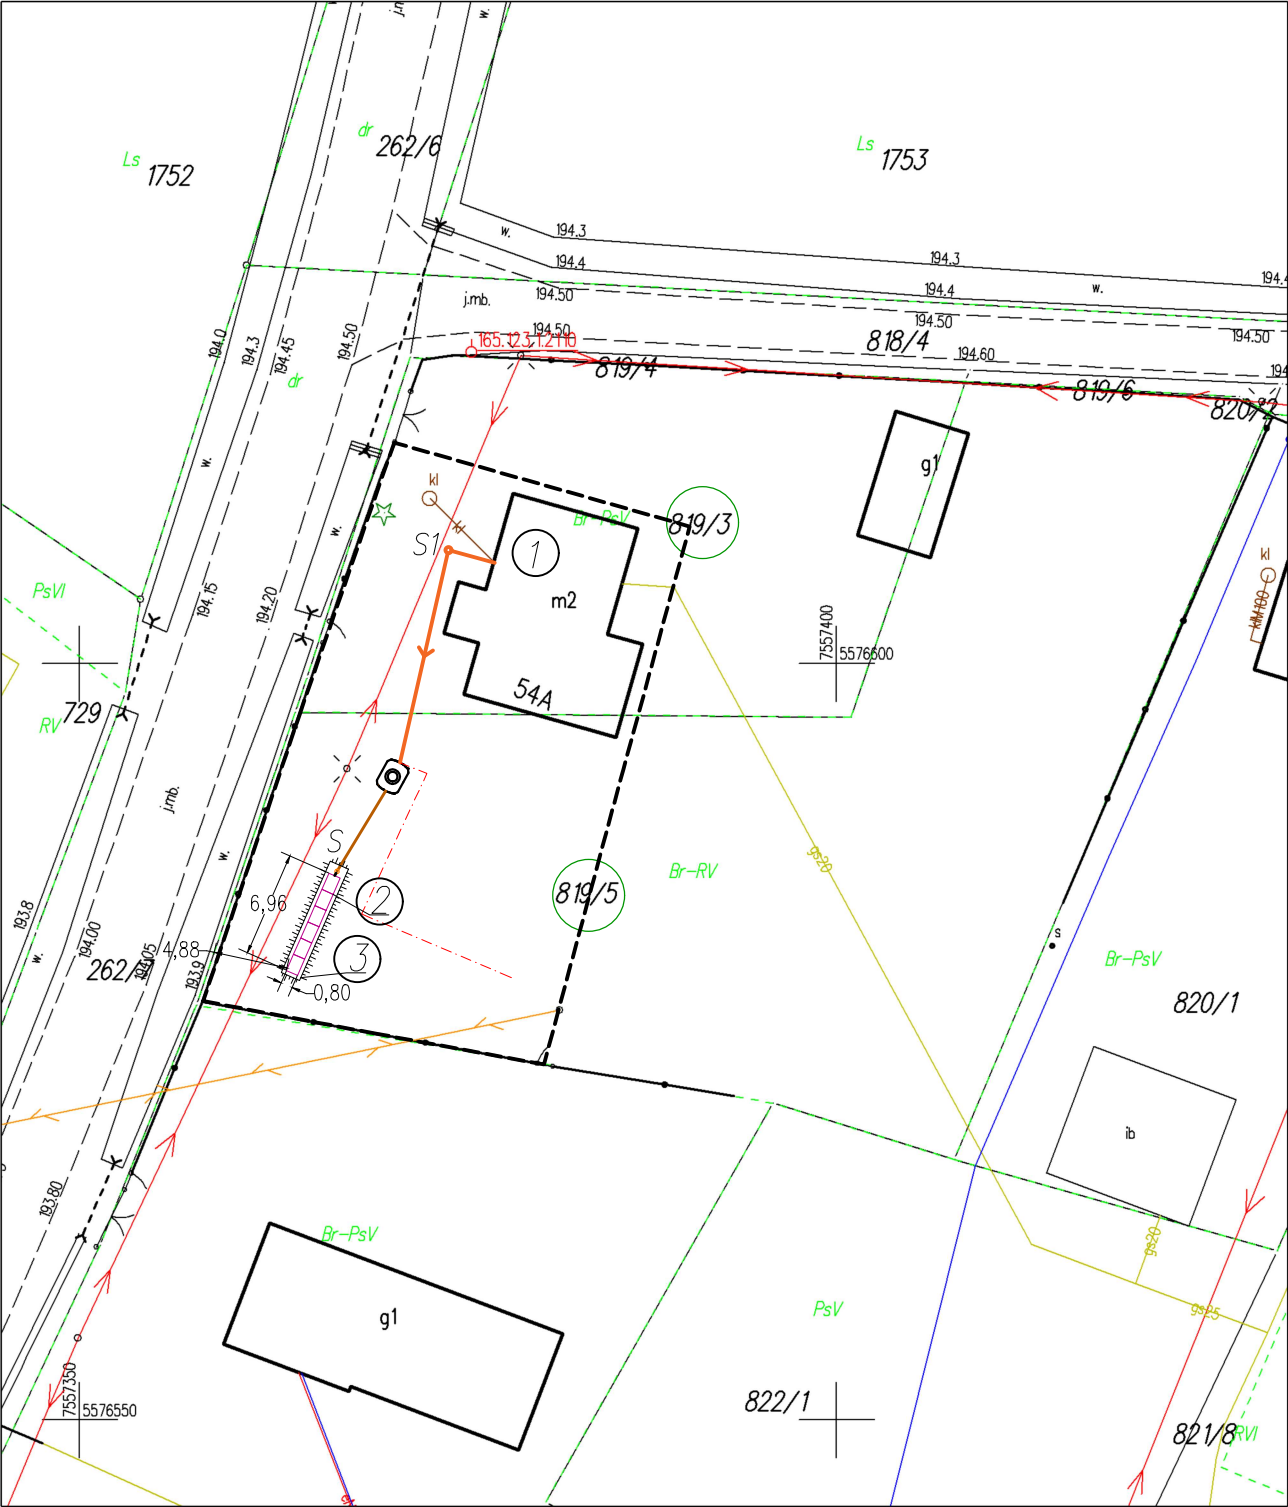

SZKIC SYTUACYJNY
skala 1 : 500
dz. nr ew. dz. 819/3, 819/5
jedn. ew. :180601_2 Cmolas
obręb: 0007 Poręby Dymarskie

Inwestor:
Gmina Cmolas
ul. Jana Pawła II 2
36-105 Cmolas

Rodzaj inwestycji:
Budowa przydomowej oczyszczalni ścieków z zewnętrzną instalacją kanalizacji sanitarnej do istniejącego budynku mieszkalnego

Legenda:	
①	Istniejący budynek mieszkalny
🗿	Projektowana przydomowa oczyszczalnia ścieków (RLM 2)
②	Projektowane tunele rozsączające – 6 kpl.
③	Projektowany kopiec filtracyjny
↔	Projektowana zewnętrzna instalacja kanalizacji sanitarnej PVC Ø 160, L = 15,50 m
—	Kanalizacja łącząca projektowaną przydomową oczyszczalnię ścieków ze studnią rozdzielczą, PE Ø40x3,7, L=6,00 m
—	Kanalizacja łącząca studnię rozdzielczą z tunelami rozsączającymi, PVC Ø110, L=2,00 m
S1	Projektowana studnia rewizyjna PVC/PE Ø400
S	Projektowana studnia rozdzielcza
---	Policznikowa instalacja elektryczna, L=23,00 m
----	Zakres terenu objętego wnioskiem

Nazwa rysunku:	SZKIC SYTUACYJNY		
Nazwa obiektu:	Budowa przydomowej oczyszczalni ścieków z zewnętrzną instalacją kanalizacji sanitarnej		
Inwestor:	Gmina Cmolas, ul. Jana Pawła II 2, 36-105 Cmolas		
Adres inwestycji:	Poręby Dymarskie, dz. nr ewid. 819/3, 819/5		
Branża:	Projektant:	Nr uprawnień/zakres/specj.	Data:
Sanitarna	mgr inż. ANNA ŁOBODA	PDK/0193/PWOS/15 w specj. instalacyjnej w zakresie sieci, inst. i urządzeń: ciepłych, wentylacyjnych, gazowych, odciągowych i kanalizacyjnych	XII. 2024 r.
Skala: 1:500			Nr rysunku: 1