


Mapa zasadnicza
Skala 1:500

Województwo: podkarpackie
Powiat: kolbuszowski
Jednostka ewidencyjna: CMOLAS
Obręb: Poręby Dymarskie

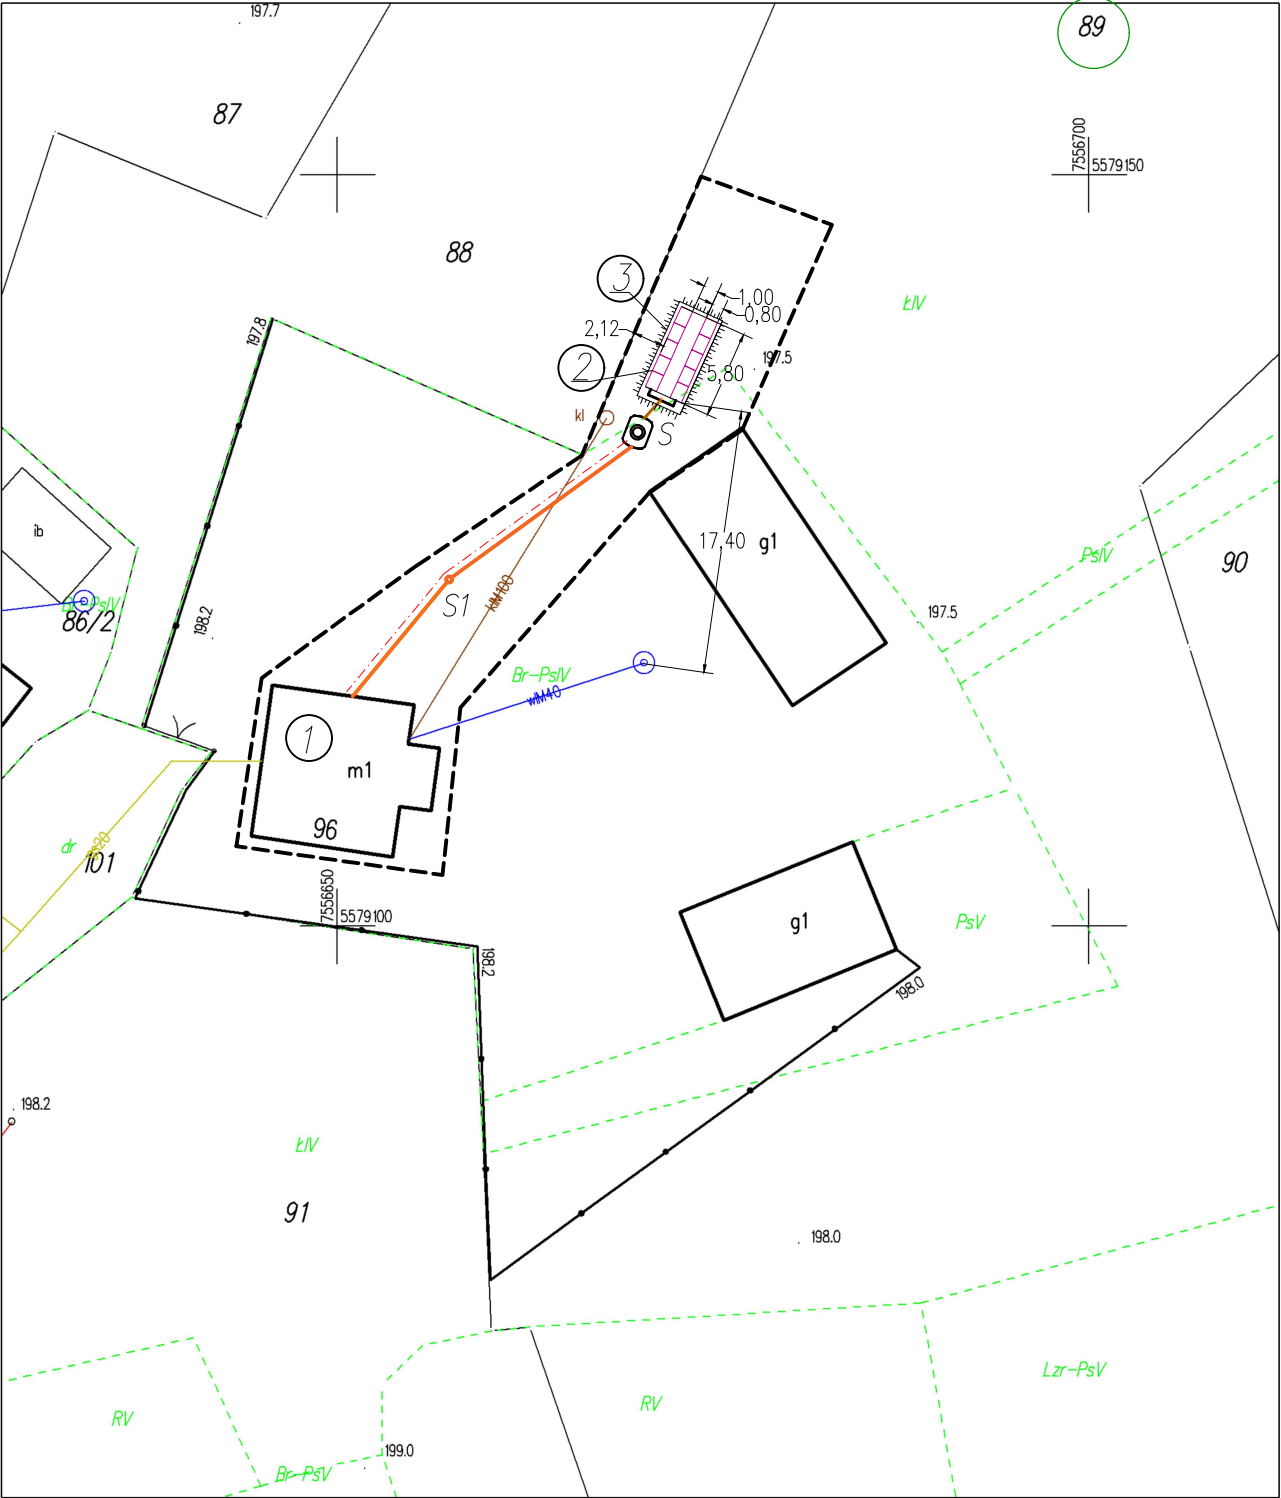

ID weryfikacji: 135105-df4c33f5 (na stronie: <http://kolbuszowa.geoportal2.pl/map/osrodek/weryfikacja.php>)
Dokument wygenerowany automatycznie dnia: 03.09.2024 r. Wniosek: GK.P.6642.2.2492.2024
Niniejsza mapa nie może służyć do celów projektowych.

SZKIC SYTUACYJNY
skala 1 : 500
dz. nr ew. dz. 89
jedn. ew. :180601_2 Cmolos
obręb: 0007 Poręby Dymarskie

Inwestor:
Gmina Cmolos
ul. Jana Pawła II 2
36-105 Cmolos

Rodzaj inwestycji:
Budowa przydomowej oczyszczalni ścieków z zewnętrzną instalacją kanalizacji sanitarnej do istniejącego budynku mieszkalnego

Legenda:	
①	Istniejący budynek mieszkalny
🗿	Projektowana przydomowa oczyszczalnia ścieków (RLM 4)
②	Projektowane tunele rozszczepiające – 10 kpl.
③	Projektowany kopiec filtracyjny
←	Projektowana zewnętrzna instalacja kanalizacji sanitarnej PVC Ø 160, L = 25,00 m
—	Kanalizacja łącząca projektowaną przydomową oczyszczalnię ścieków ze studnią rozdzielczą, PE Ø40x3,7, L=2,00 m
—	Kanalizacja łącząca studnię rozdzielczą z tunelami rozszczepiającymi, PVC Ø110, L=3,00 m
S1	Projektowana studnia rewizyjna PVC/PE Ø400
S	Projektowana studnia rozdzielcza
---	Policznikowa instalacja elektryczna, L = 25,00 m
---	Zakres terenu objętego wnioskiem

Nazwa rysunku:	SZKIC SYTUACYJNY		
Nazwa obiektu:	Budowa przydomowej oczyszczalni ścieków z zewnętrzną instalacją kanalizacji sanitarnej		
Inwestor:	Gmina Cmolos, ul. Jana Pawła II 2, 36-105 Cmolos		
Adres inwestycji:	Poręby Dymarskie, dz. nr ewid. 89		
Branża:	Projektant:	Nr uprawnień/zakres/specj.	Data:
Sanitarna	mgr inż. ANNA ŁOBODA	PDK/0193/PWOS/15 w specj. instalacyjnej w zakresie sieci, inst. i urządzeń: ciepłych, wentylacyjnych, gazowych, odociągających i kanalizacyjnych	XII. 2024 r.
Skala:	1:500	Nr rysunku:	1